


PROJEKT ZAGOSPODAROWANIA TERENU
 BUDOWA SIECI KANALIZACJI SANITARNEJ I GRAWIATYJNO-TŁOCZNEJ
 Z ODGAŁĘZIENIAMI PRZYŁĄCZAMI ORAZ PRZEPOMPOWNIAMI ŚCIEKÓW
 SZTUMSKA WIEŚ, GMINA SZTUM
 SKALA 1:500

ETAP I

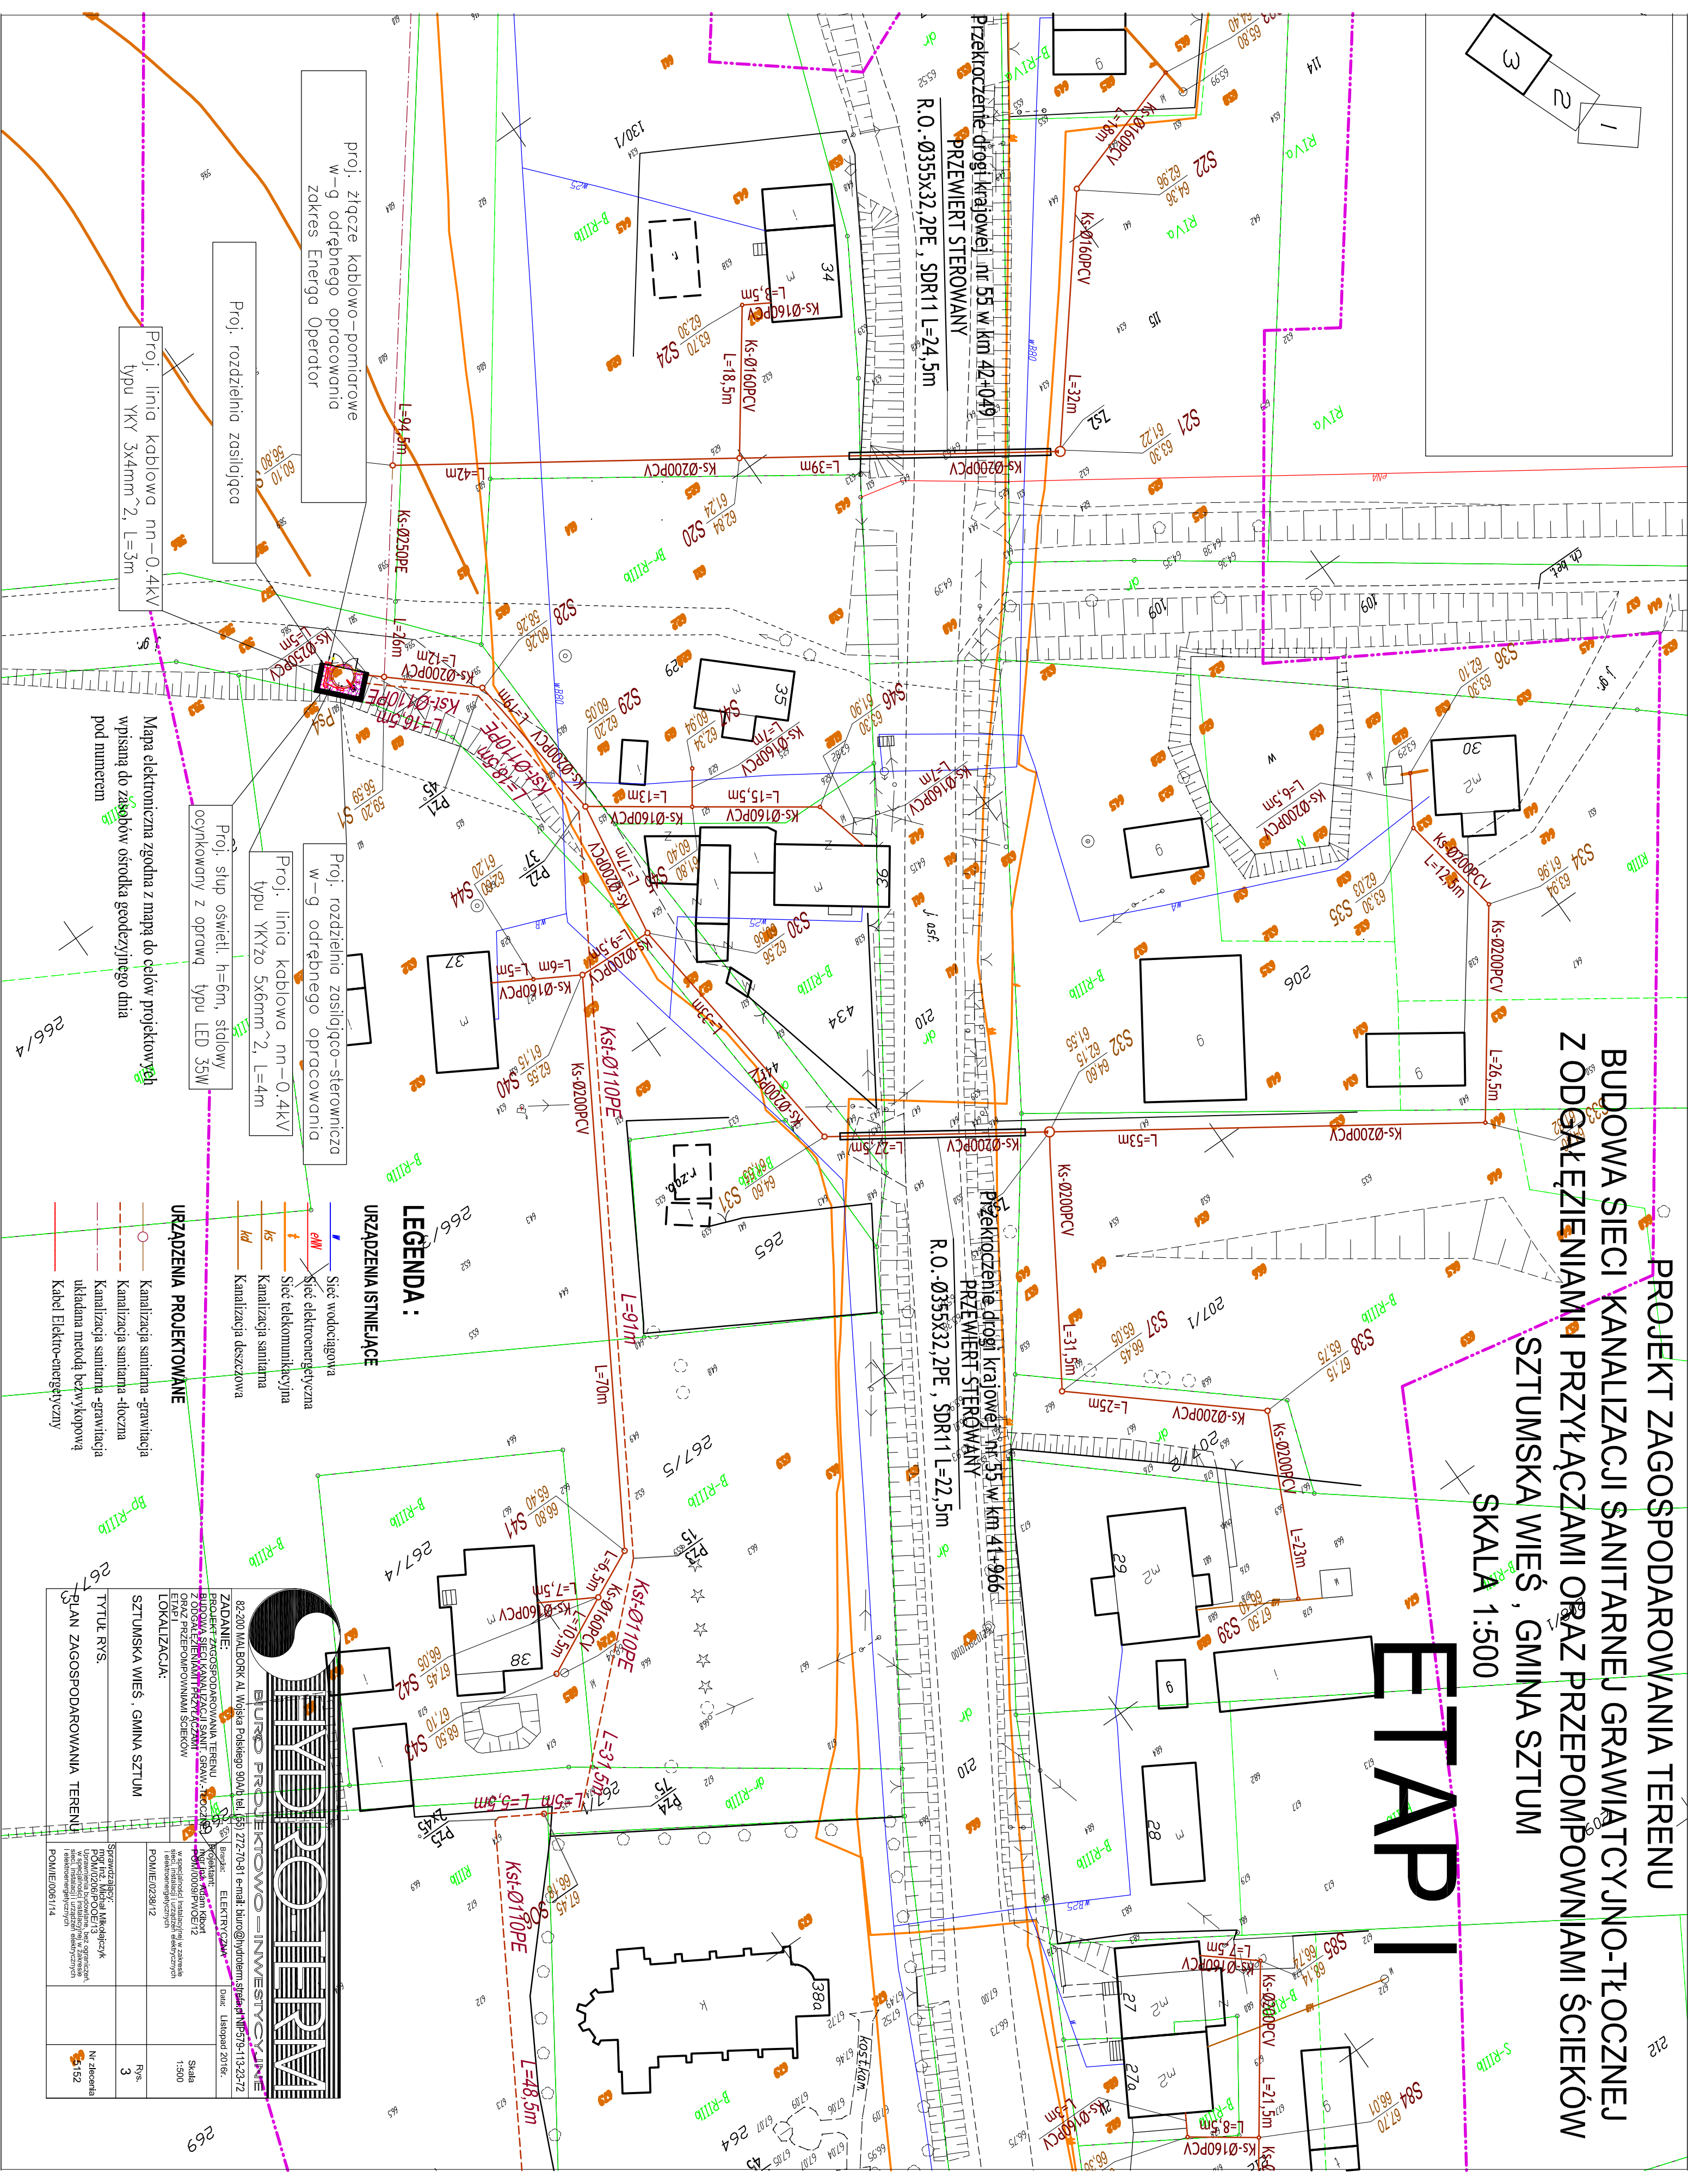


LEGENDA:

URZĄDZENIA ISTNIEJĄCE

- Sieć wodociągowa
- Sieć elektroenergetyczna
- Sieć telekomunikacyjna
- Kanalizacja sanitarna
- Kanalizacja deszczowa

URZĄDZENIA PROJEKTOWANE

- Kanalizacja sanitarna -grawitacja
- Kanalizacja sanitarna -tłoczna
- Kanalizacja sanitarna -grawitacja
- ukladana metoda bezwykopową
- Kabel Elektro-energetyczny

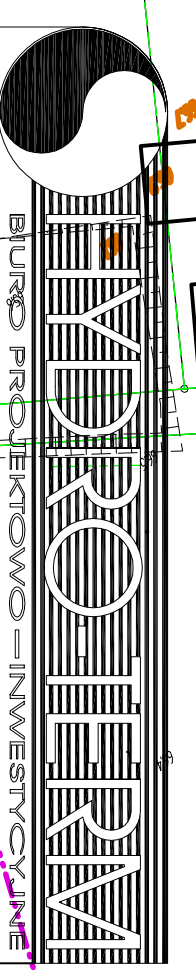

BUDPROJEKT
 INWESTYCJE

82-200 WAJBOREK AL. Wojska Polskiego 90/41 tel. (57) 272-70-81 e-mail: biuro@budprojekt.pl
 ZADANIE: PROJEKT ZAGOSPODAROWANIA TERENU
 BUDOWA SIECI KANALIZACJI SANITARNEJ I GRAWIATYJNO-TŁOCZNEJ
 Z ODGAŁĘZIENIAMI PRZYŁĄCZAMI ORAZ PRZEPOMPOWNIAMI ŚCIEKÓW
 SZTUMSKA WIEŚ, GMINA SZTUM
 LOKALIZACJA: SZTUMSKA WIEŚ, GMINA SZTUM

TYTUŁ RYS.: PLAN ZAGOSPODAROWANIA TERENU

Strawczyński Mikolajczyk
 P.O.M. 0208/POC/13
 Nr zaliczenia 5152

Strawczyński Mikolajczyk
 P.O.M. 0208/POC/13
 Nr zaliczenia 5152