



PROFIL SIECI KANALIZACJI SANITARNEJ-GRAWITACYJNEJ
 Sztumska Wieś, Nowa Wieś, Zajezerze gm. Sztum
 Skala 1:100
 odcinek: S4 - S3

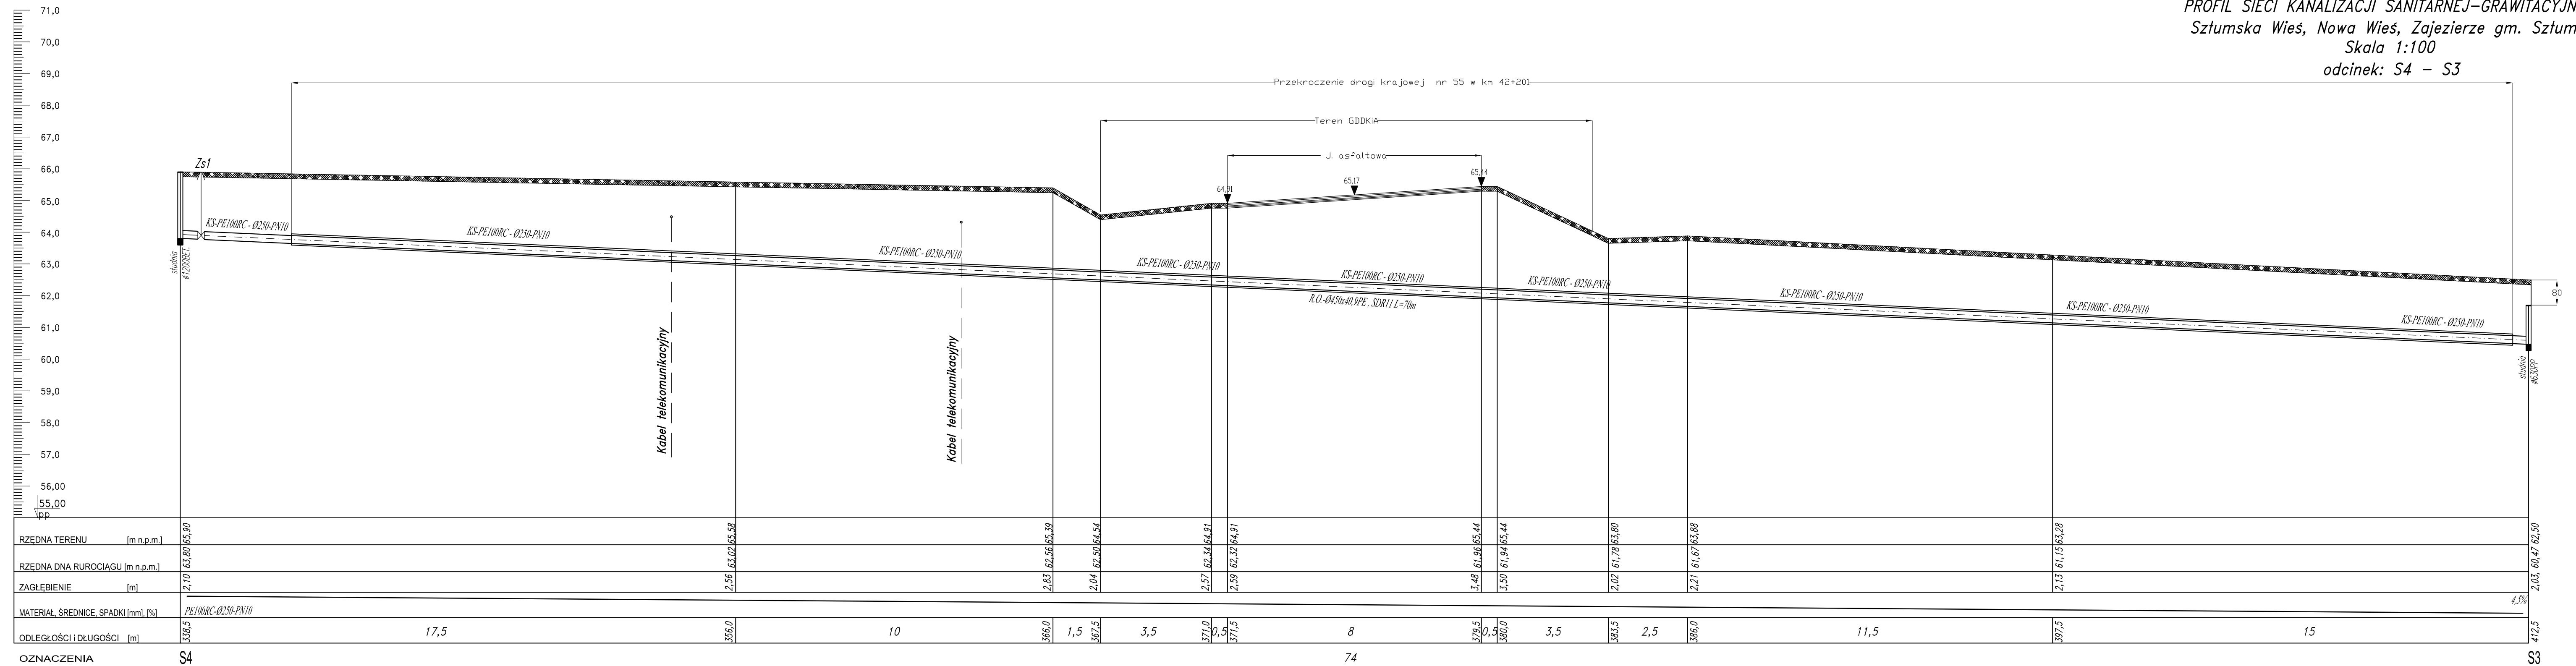

OZNACZENIA S4 74 S3

- OZNACZENIA:
 B - Blok oporowy
 1. Tuleja kolnierzowa PE- 250 SDR11 z pierścieniem dociskowym żel.
 2. Zasuwa żel. ciśnie. kolnie. DN250 z uszczelnieniem miękkim, obudowa i skrzynka.

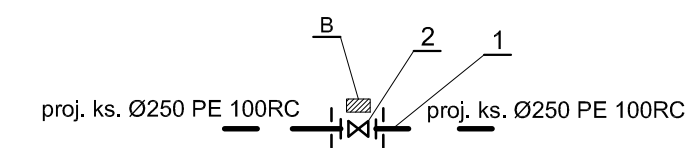

HYDROTERM
 BIURO PROJEKTOWO-INWESTYCYJNE
 82-200 MALBORK Al. Wojska Polskiego 90A/b tel. (55) 272-70-81 e-mail: biuro@hydroterm.strefa.pl NIP579-113-23-72

ZADANIE:
 PROJEKT ZAGOSPODAROWANIA TERENU BUDOWA SIECI KANALIZACJI SANITARNEJ W OBRĘBIE MIEJSCOWOŚCI SZTUMSKA WIEŚ NOWA WIEŚ I ZAJEZIERZE ETAP I

LOKALIZACJA:
 SZTUMSKA WIEŚ - GMINA SZTUM

TYTUŁ: RYS. PROFIL SIECI KANALIZACJI SANITARNEJ - GRAWITACYJNEJ odcinek: S4-S3

Projektant:
 mgr inż. Adam Papaj 1529/EL90
 Uprawnienia zawodowe w specjalności Projektowanie Instalacji Sanitarnych
 POMIS/5649/01

Asystent:
 B. Głab

Sprawdzający:
 mgr inż. Jacek Podgawski POMIS/58P000/S04
 Uprawnienia zawodowe bez ograniczeń w specjalności Instalacyjnej
 POMIS/0213/05

data: Styczeń 2017r.

Skala: 1:100/100

Rys. 9

Nr zlecenia: 5152