


PROFIL SIECI KANALIZACJI SANITARNEJ-GRAWITACYJNEJ
Sztumska Wieś, Nowa Wieś, Zajezerze gm. Sztum

Skala 1:100/100
odcinek: S21-S20

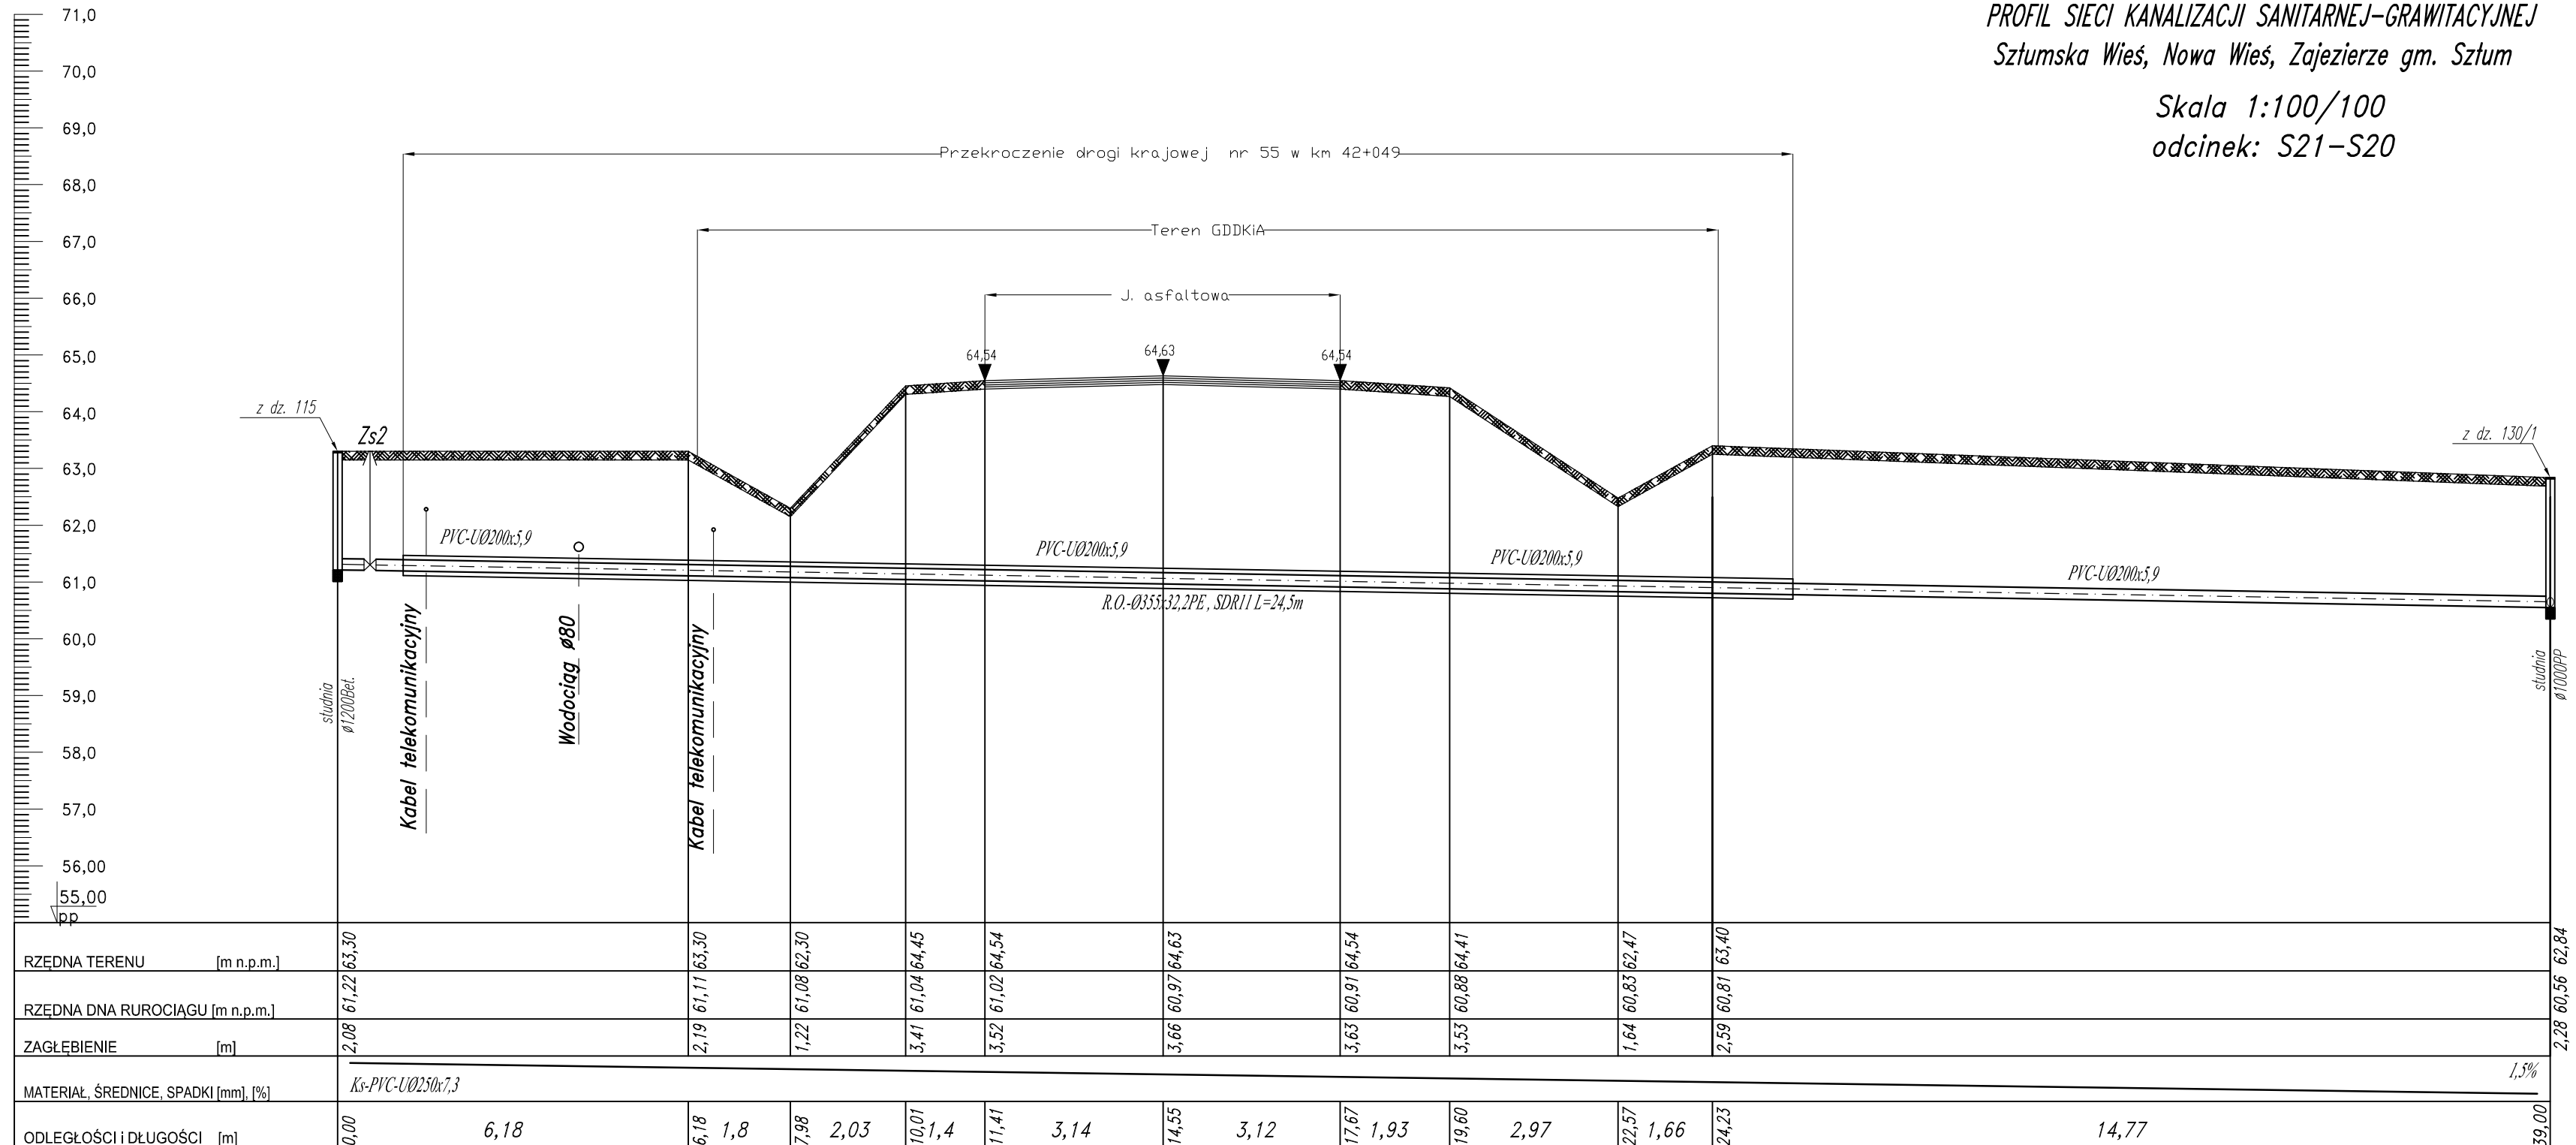

OZNACZENIA S21


39

S20

OZNACZENIA:

B - Blok oporowy

1. Łącznik żeliwny ciśnieniowy kołnierzowy typ FW DN200
2. Zasuwa żel. ciśnie. kołnie. nożowa DN200
3. Łącznik rurowy PVC dwukielichowy R-R Ø200

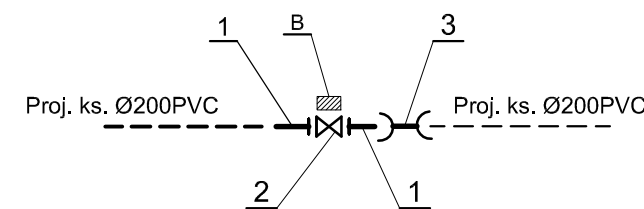

HYDRO-TERM
BIURO PROJEKTOWO-INWESTYCYJNE

82-200 MALBORK Al. Wojska Polskiego 90A/b tel. (55) 272-70-81 e-mail: biuro@hydroterm.strefa.pl NIP579-113-23-72

ZADANIE: PROJEKT ZAGOSPODAROWANIA TERENU BUDOWA SIECI KANALIZACJI SANITARNEJ W OBRĘBIE MIEJSCOWOŚCI SANITARNEJ NOWA WIEŚ I ZAJEZIERZE ETAP I

LOKALIZACJA: SZTUMSKA WIEŚ - GMINA SZTUM

TYTUŁ RYS. PROFIL SIECI KANALIZACJI SANITARNEJ - TŁOCZNEJ odcinek: S21-S20

Brzoza: SANITARNA
Data: Styczeń 2017r.

Projektant: mgr inż. Adam Papaj 1529/EL/90
Uprawnienia budowlane w specjalności instalacyjno-inżynierskiej

Asystent: B. Głęb
Sprawdzający: mgr inż. Jacek Popławski POMI/138/POOS/04
Uprawnienia budowlane bez ograniczeń w specjalności instalacyjnej

Skala 1:100/100

Rys. 13

Nr zlecenia 5152