


PROFIL SIECI KANALIZACJI SANITARNEJ-GRAWITACYJNEJ
Szlumska Wieś, Nowa Wieś, Zajezerze gm. Szłum
Skala 1:100
odcinek: S83 - S82

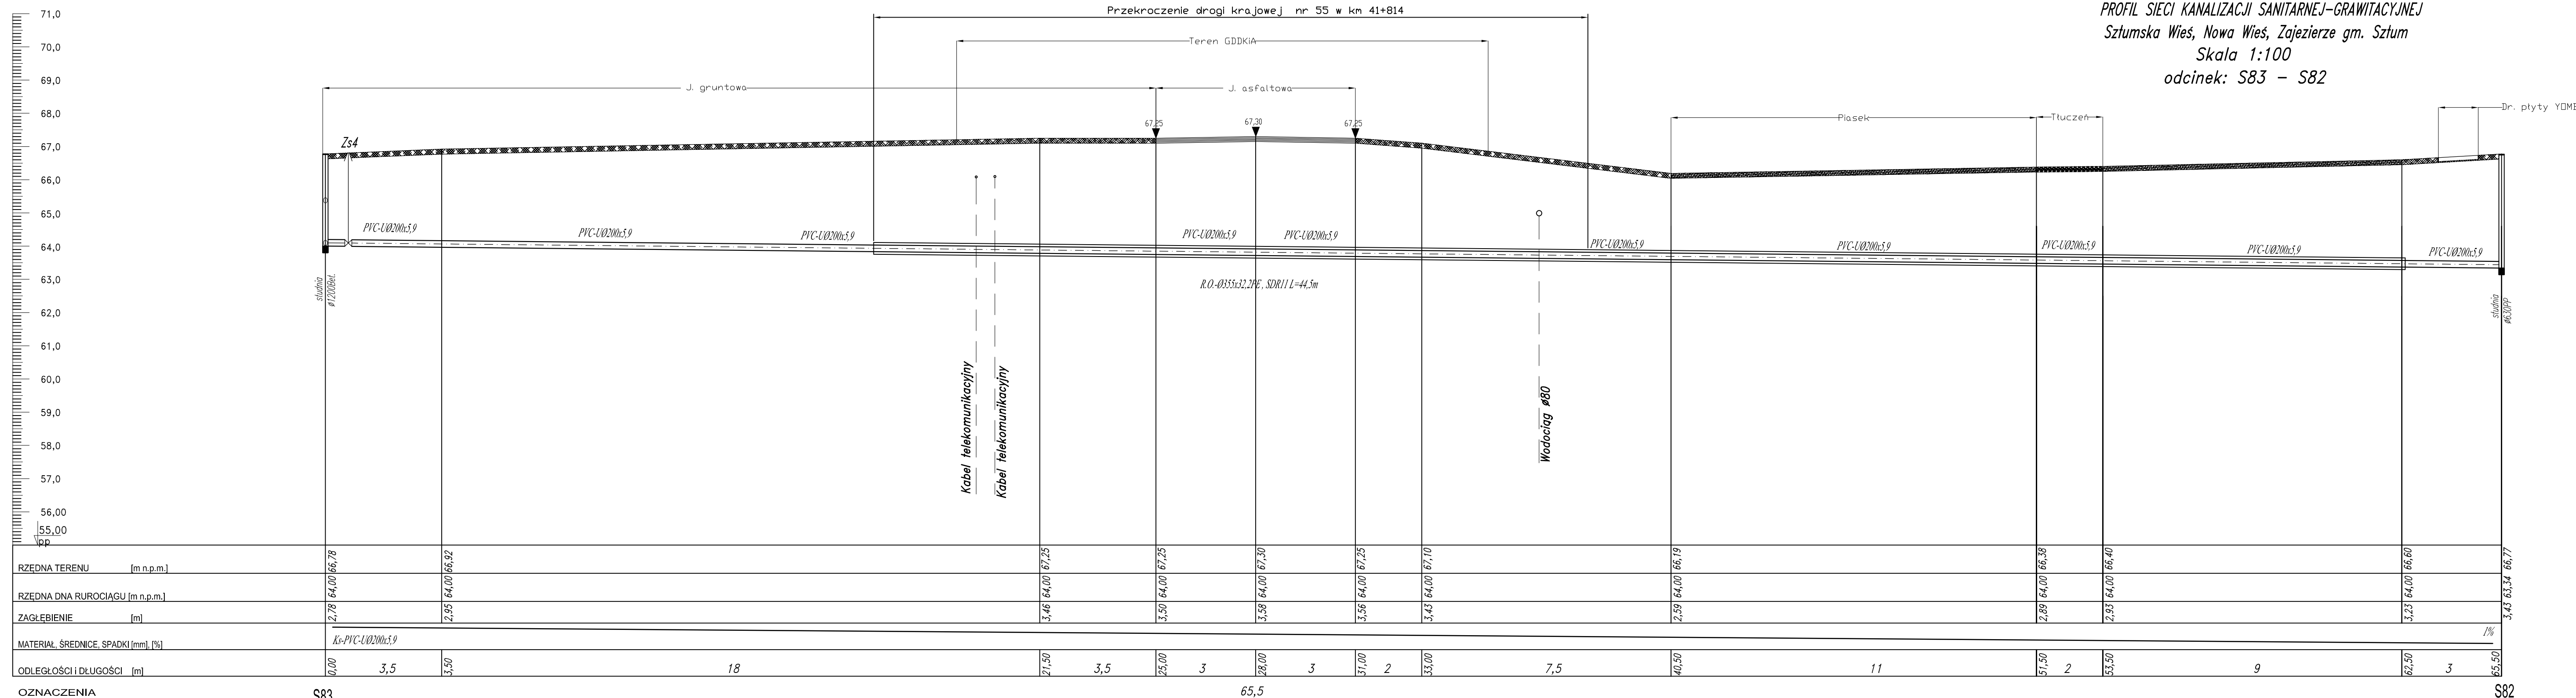

OZNACZENIA S83


65,5

S82

OZNACZENIA:

B - Blok опорowy

1. Łącznik żelwny ciśnieniowy kołnierzowy typ FW DN200
2. Zasuwa żel. ciśnie. kolnie. nożowa DN200
3. Łącznik rurowy PVC dwukielichowy R-R Ø200

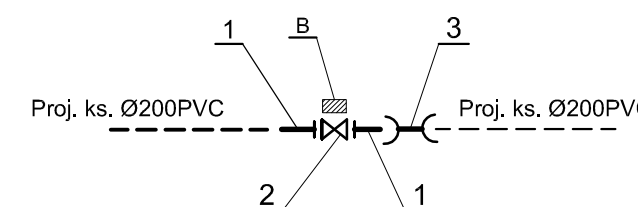

HYDROTERM
BIURO PROJEKTOWO-INWESTYCYJNE

82-200 MALBORK Al. Wojska Polskiego 90A/b tel. (55) 272-70-81 e-mail: biuro@hydroterm.strefa.pl NIP:579-113-23-72

ZADANIE:
PROJEKT ZAGOSPODAROWANIA TERENU
BUDOWA SIECI KANALIZACJI SANITARNEJ
W OBRĘBIE MIEJSCOWOŚCI SZLUMSKA WIEŚ
NOWA WIEŚ I ZAJEZIERZE
ETAP I

LOKALIZACJA:
SZLUMSKA WIEŚ - GMINA SZTUM

TYTUŁ RYS.
PROFIL SIECI KANALIZACJI SANITARNEJ - TŁOCZNEJ
odcinek: S83 - S82

Brand: SANITARNA
mgr inż. Adam Papaj
1529/EL/90
Uprawnienie budowlane w specjalności
Instalacyjno-Instalacyjnej

POMS/3649/01
Asystent:
B. Głab

Sprawdzający:
mgr inż. Jacek Pogodał
POM/139/POOS/04
Uprawnienie budowlane bez ograniczeń
w specjalności Instalacyjnej

POMS/0213/05

Data: Styczeń 2017r.
Skala: 1:100
Rys.: 17
Nr zlecenia: 5152