


PROFIL SIĘCI KANALIZACJI SANITARNEJ-GRAWITACYJNEJ
Sztumska Wieś, Nowa Wieś, Zajezerze gm. Sztum
Skala 1:100/100
odcinek: S96 - S95

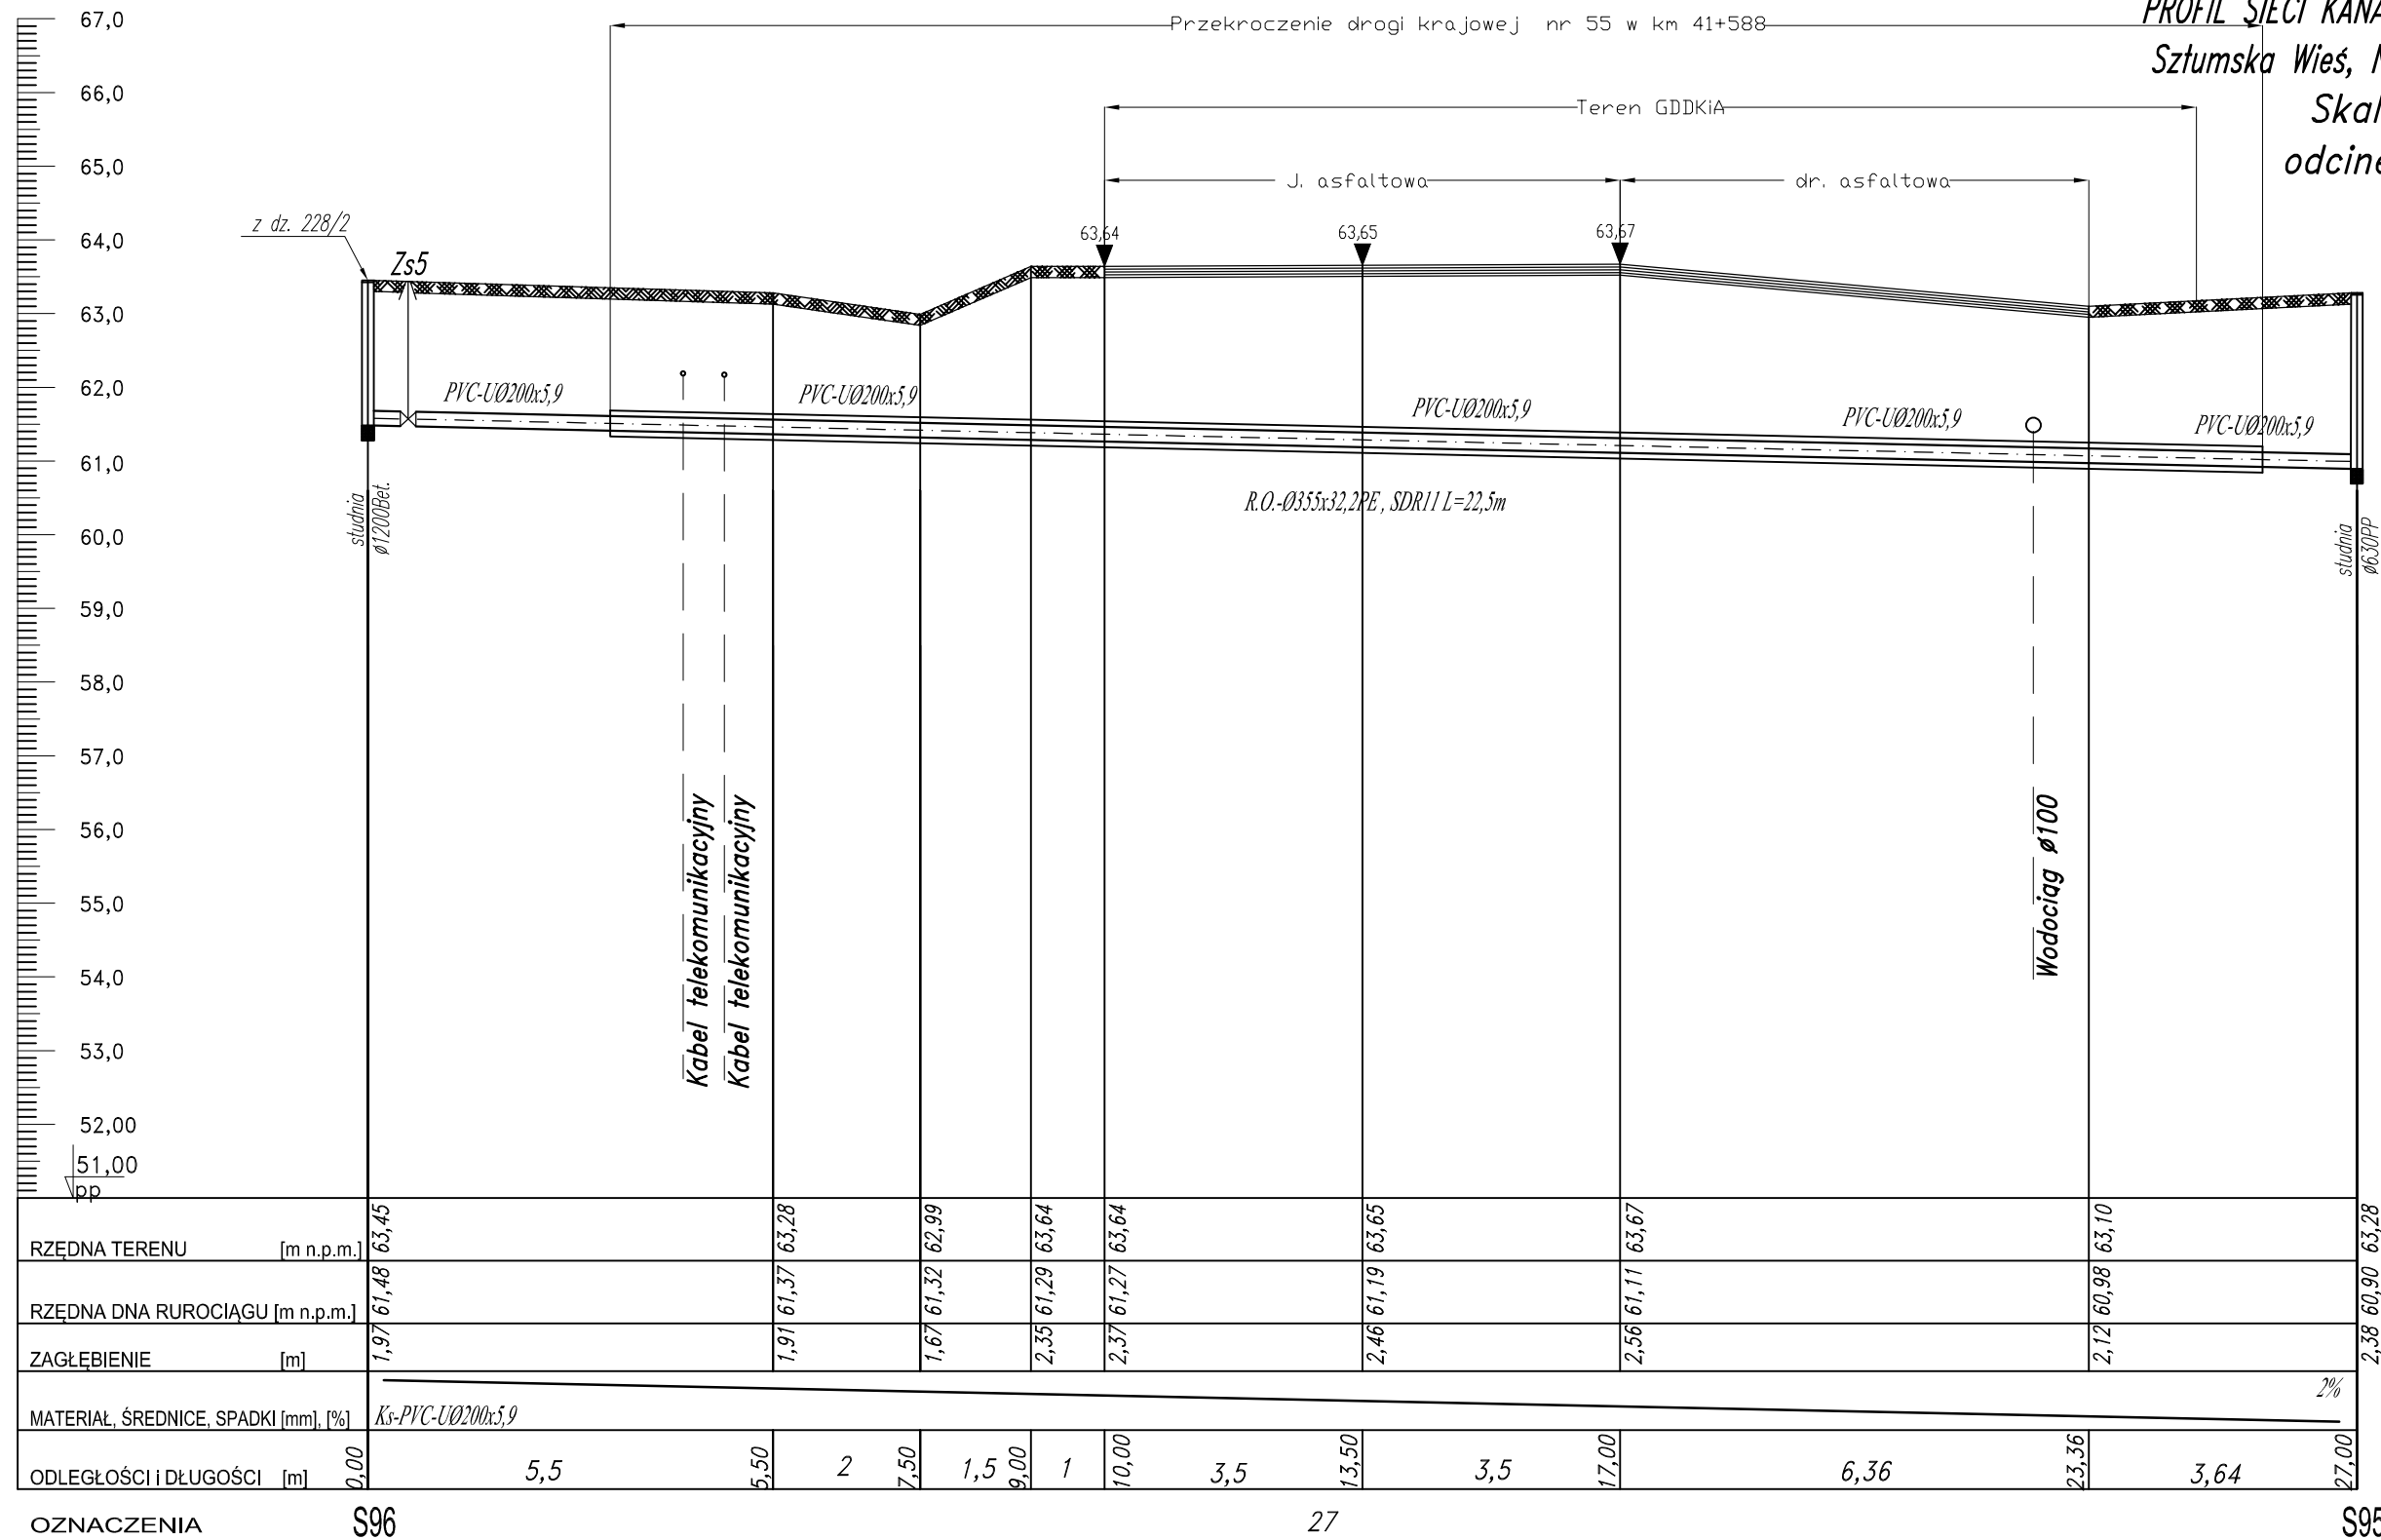

OZNACZENIA

S96


27

S95

OZNACZENIA:

B - Blok oporowy

1. Łącznik żeliwny ciśnieniowy kołnierzyowy typ FW DN200
2. Zasuwa żel. ciśn. kołn. nożowa DN200
3. Łącznik rurowy PVC dwukielichowy R-R Ø200

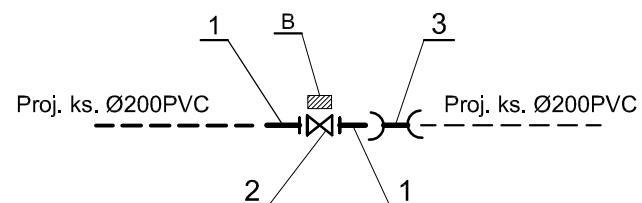

82-200 MALBORK Al. Wojska Polskiego 90A/b tel. (55) 272-70-81 e-mail: biuro@hydroterm.strefa.pl NIP579-113-23-72

ZADANIE: PROJEKT ZAGOSPODAROWANIA TERENU BUDOWA SIĘCI KANALIZACJI SANITARNEJ W OBRĘBIE MIEJSCOWOŚCI SZTUMSKA WIEŚ NOWA WIEŚ I ZAJEZIERZE ETAP I	Branża: SANITARNA Projektant: mgr inż. Adam Papaj 1529/EL/90 Uprawnienia budowlane w specjalności Instalacyjno-Inżynierskiej	Data: Styczeń 2017r.	Skala 1:100/100
LOKALIZACJA: SZTUMSKA WIEŚ - GMINA SZTUM	POM/IS/3649/01 Asystent: B. Głęb		Rys. 20
TYTUŁ RYS. PROFIL SIĘCI KANALIZACJI SANITARNEJ - TŁOCZNEJ odcinek: S96 - S95	Sprawdzający: mgr inż. Jacek Popławski POM/0139/POOS/04 Uprawnienia budowlane bez ograniczeń w specjalności Instalacyjnej POM/IS/0213/05		Nr zlecenia 5152