


PROFIL SIECI KANALIZACJI SANITARNEJ-GRAWITACYJNEJ
Sztumska Wieś, Nowa Wieś, Zajezierze gm. Sztum

Skala 1:100/100
odcinek: S21-S20

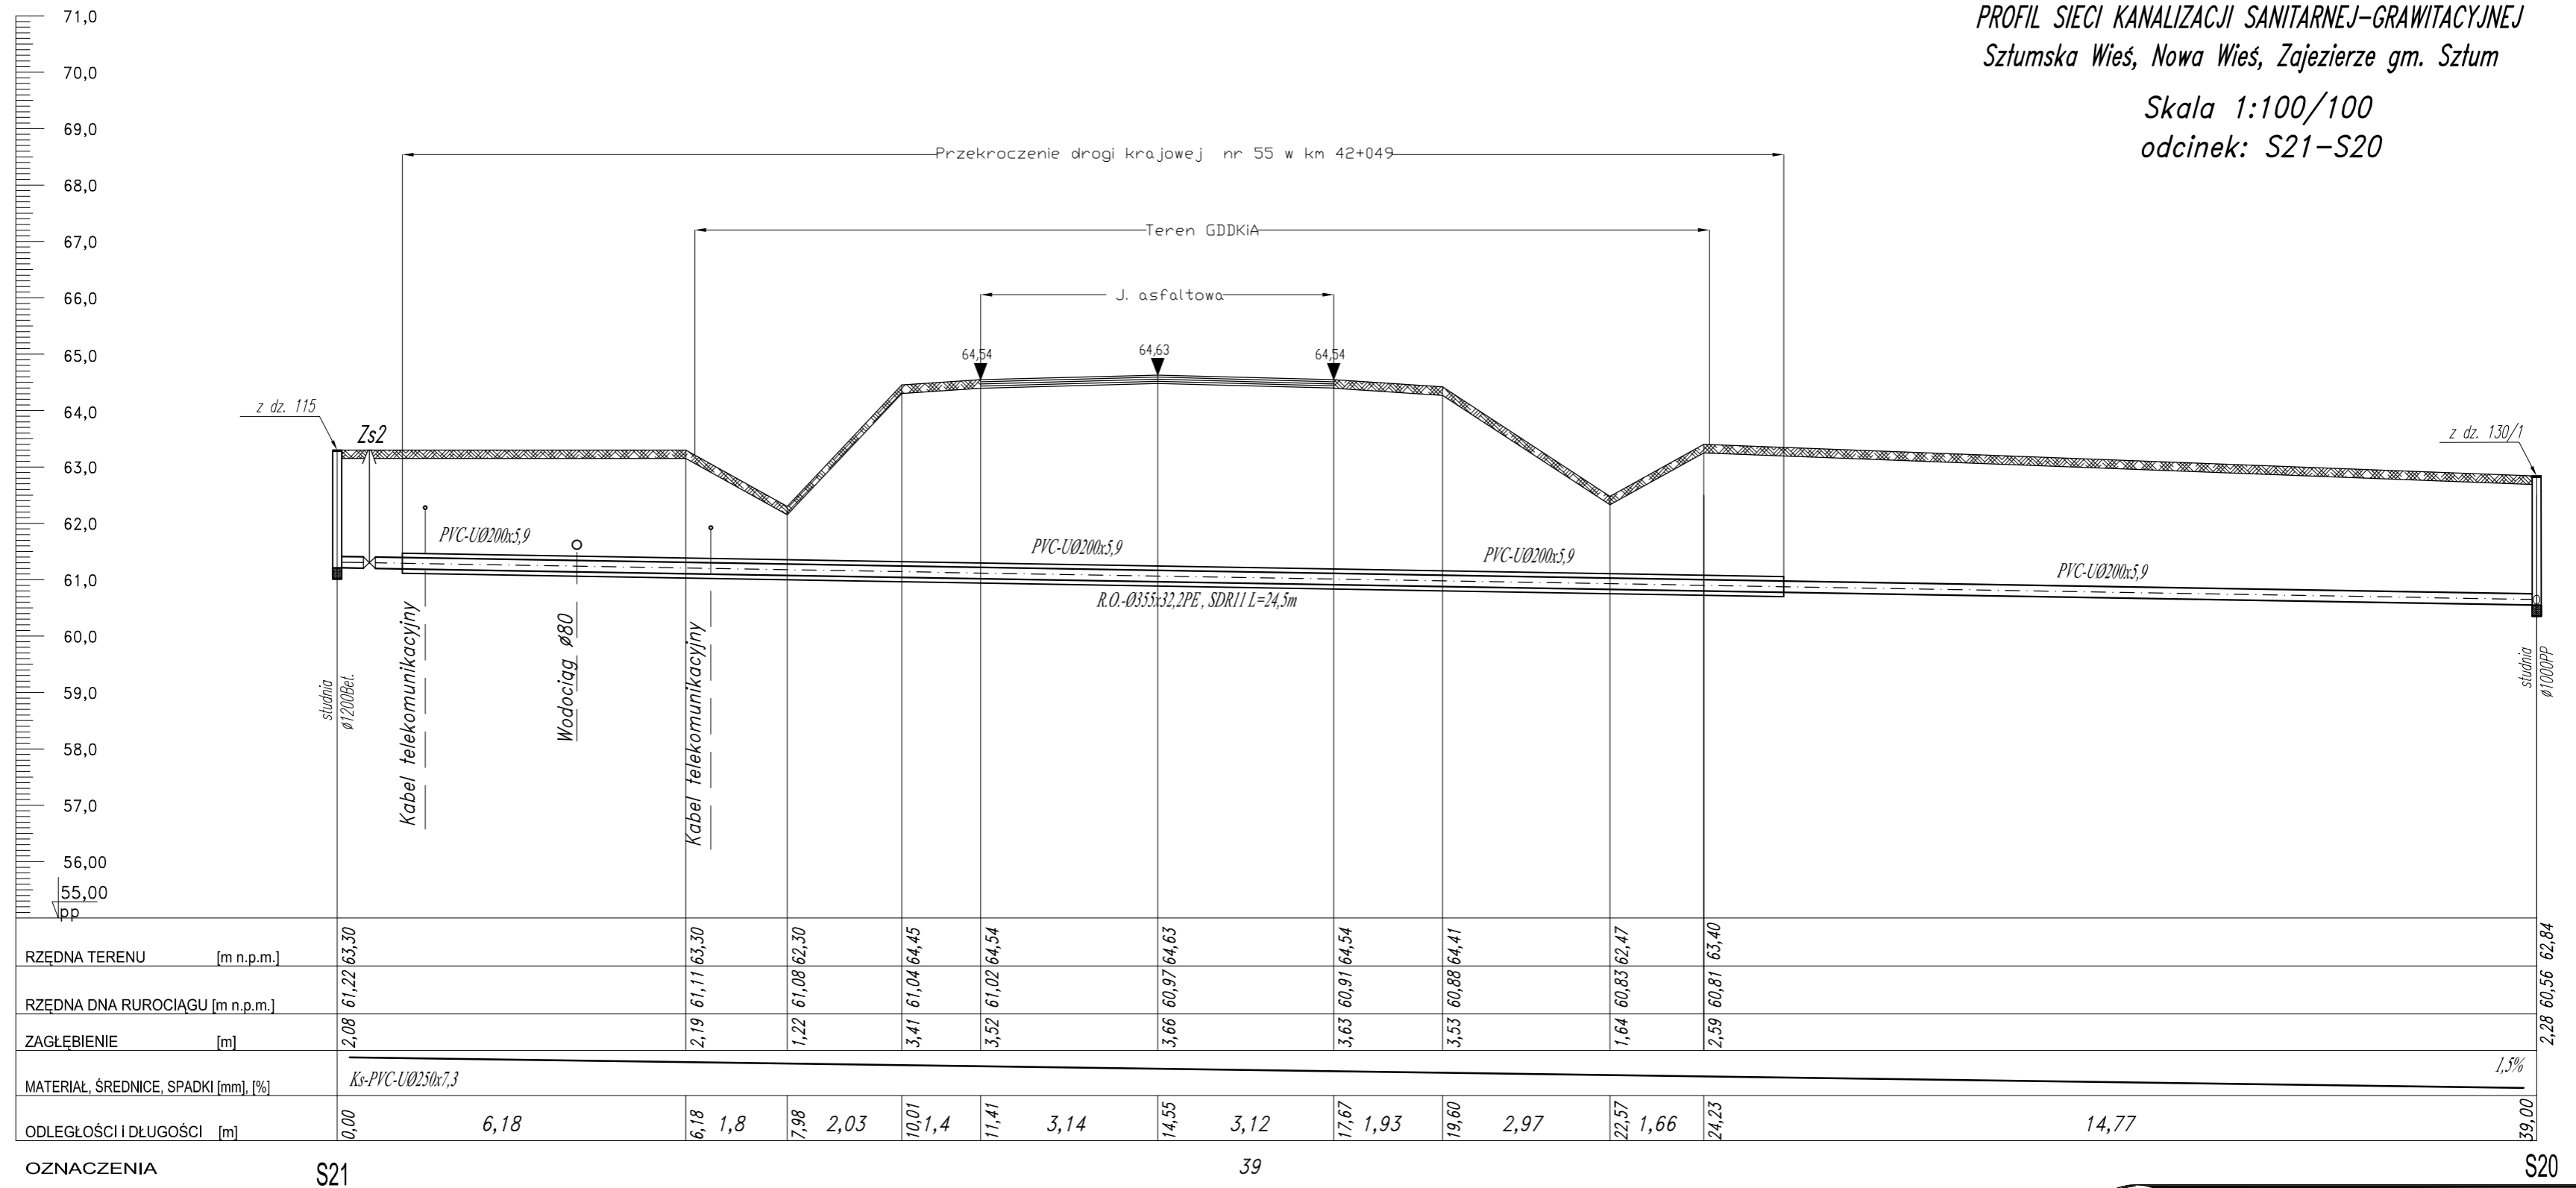

OZNACZENIA

S21


39

S20

OZNACZENIA:

B - Blok oporowy

1. Łącznik żeliwny ciśnieniowy kolnierzowy typ FW DN200
2. Zasuwa żel. ciśnie. kolnie. nożowa DN200
3. Łącznik rurowy PVC dwukielichowy R-R Ø200

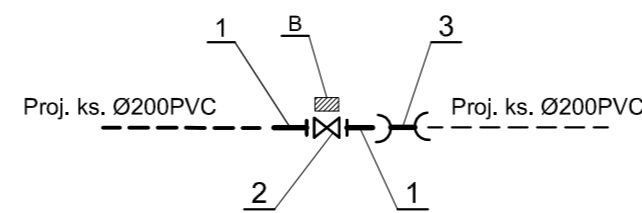

HYDRO-TERM
BIURO PROJEKTOWO-INWESTYCYJNE

82-200 MALBORK Al. Wojska Polskiego 90A/b tel. (55) 272-70-81 e-mail: biuro@hydroterm.strefa.pl NIP579-113-23-72

ZADANIE:
PROJEKT ZAGOSPODAROWANIA TERENU
BUDOWA SIECI KANALIZACJI SANITARNEJ
W OBRĘBIE MIEJSCOWOŚCI SZTUMSKA WIEŚ
NOWA WIEŚ I ZAJEZIERZE
ETAP I

LOKALIZACJA:
Sztumska Wieś - Gmina Sztum

TYTUŁ RYS.
PROFIL SIECI KANALIZACJI SANITARNEJ - TŁOCZNEJ
odcinek: S21-S20

Branża: SANITARNA
Data: Styczeń 2017r.

Projektant:
mgr inż. Adam Papaj
1529/EL/90
Uprawnienia budowlane w specjalności
Instalacyjno-Instalacyjnej

Asystent:
B. Głab

Sprawdzający:
mgr inż. Jacek Popławski
POM/0139/POOS/04
Uprawnienia budowlane bez ograniczeń
w specjalności Instalacyjnej

Skala
1:100/100

Rys.
12

Nr zlecenia
5152

POMIS/3649/01

POMIS/0213/05