


PROFIL SIECI KANALIZACJI SANITARNEJ-TŁOCZNEJ
Sztumska Wieś, Nowa Wieś, Zajezierze gm. Sztum
Skala 1:100/500
odcinek: Pz22-Pz26

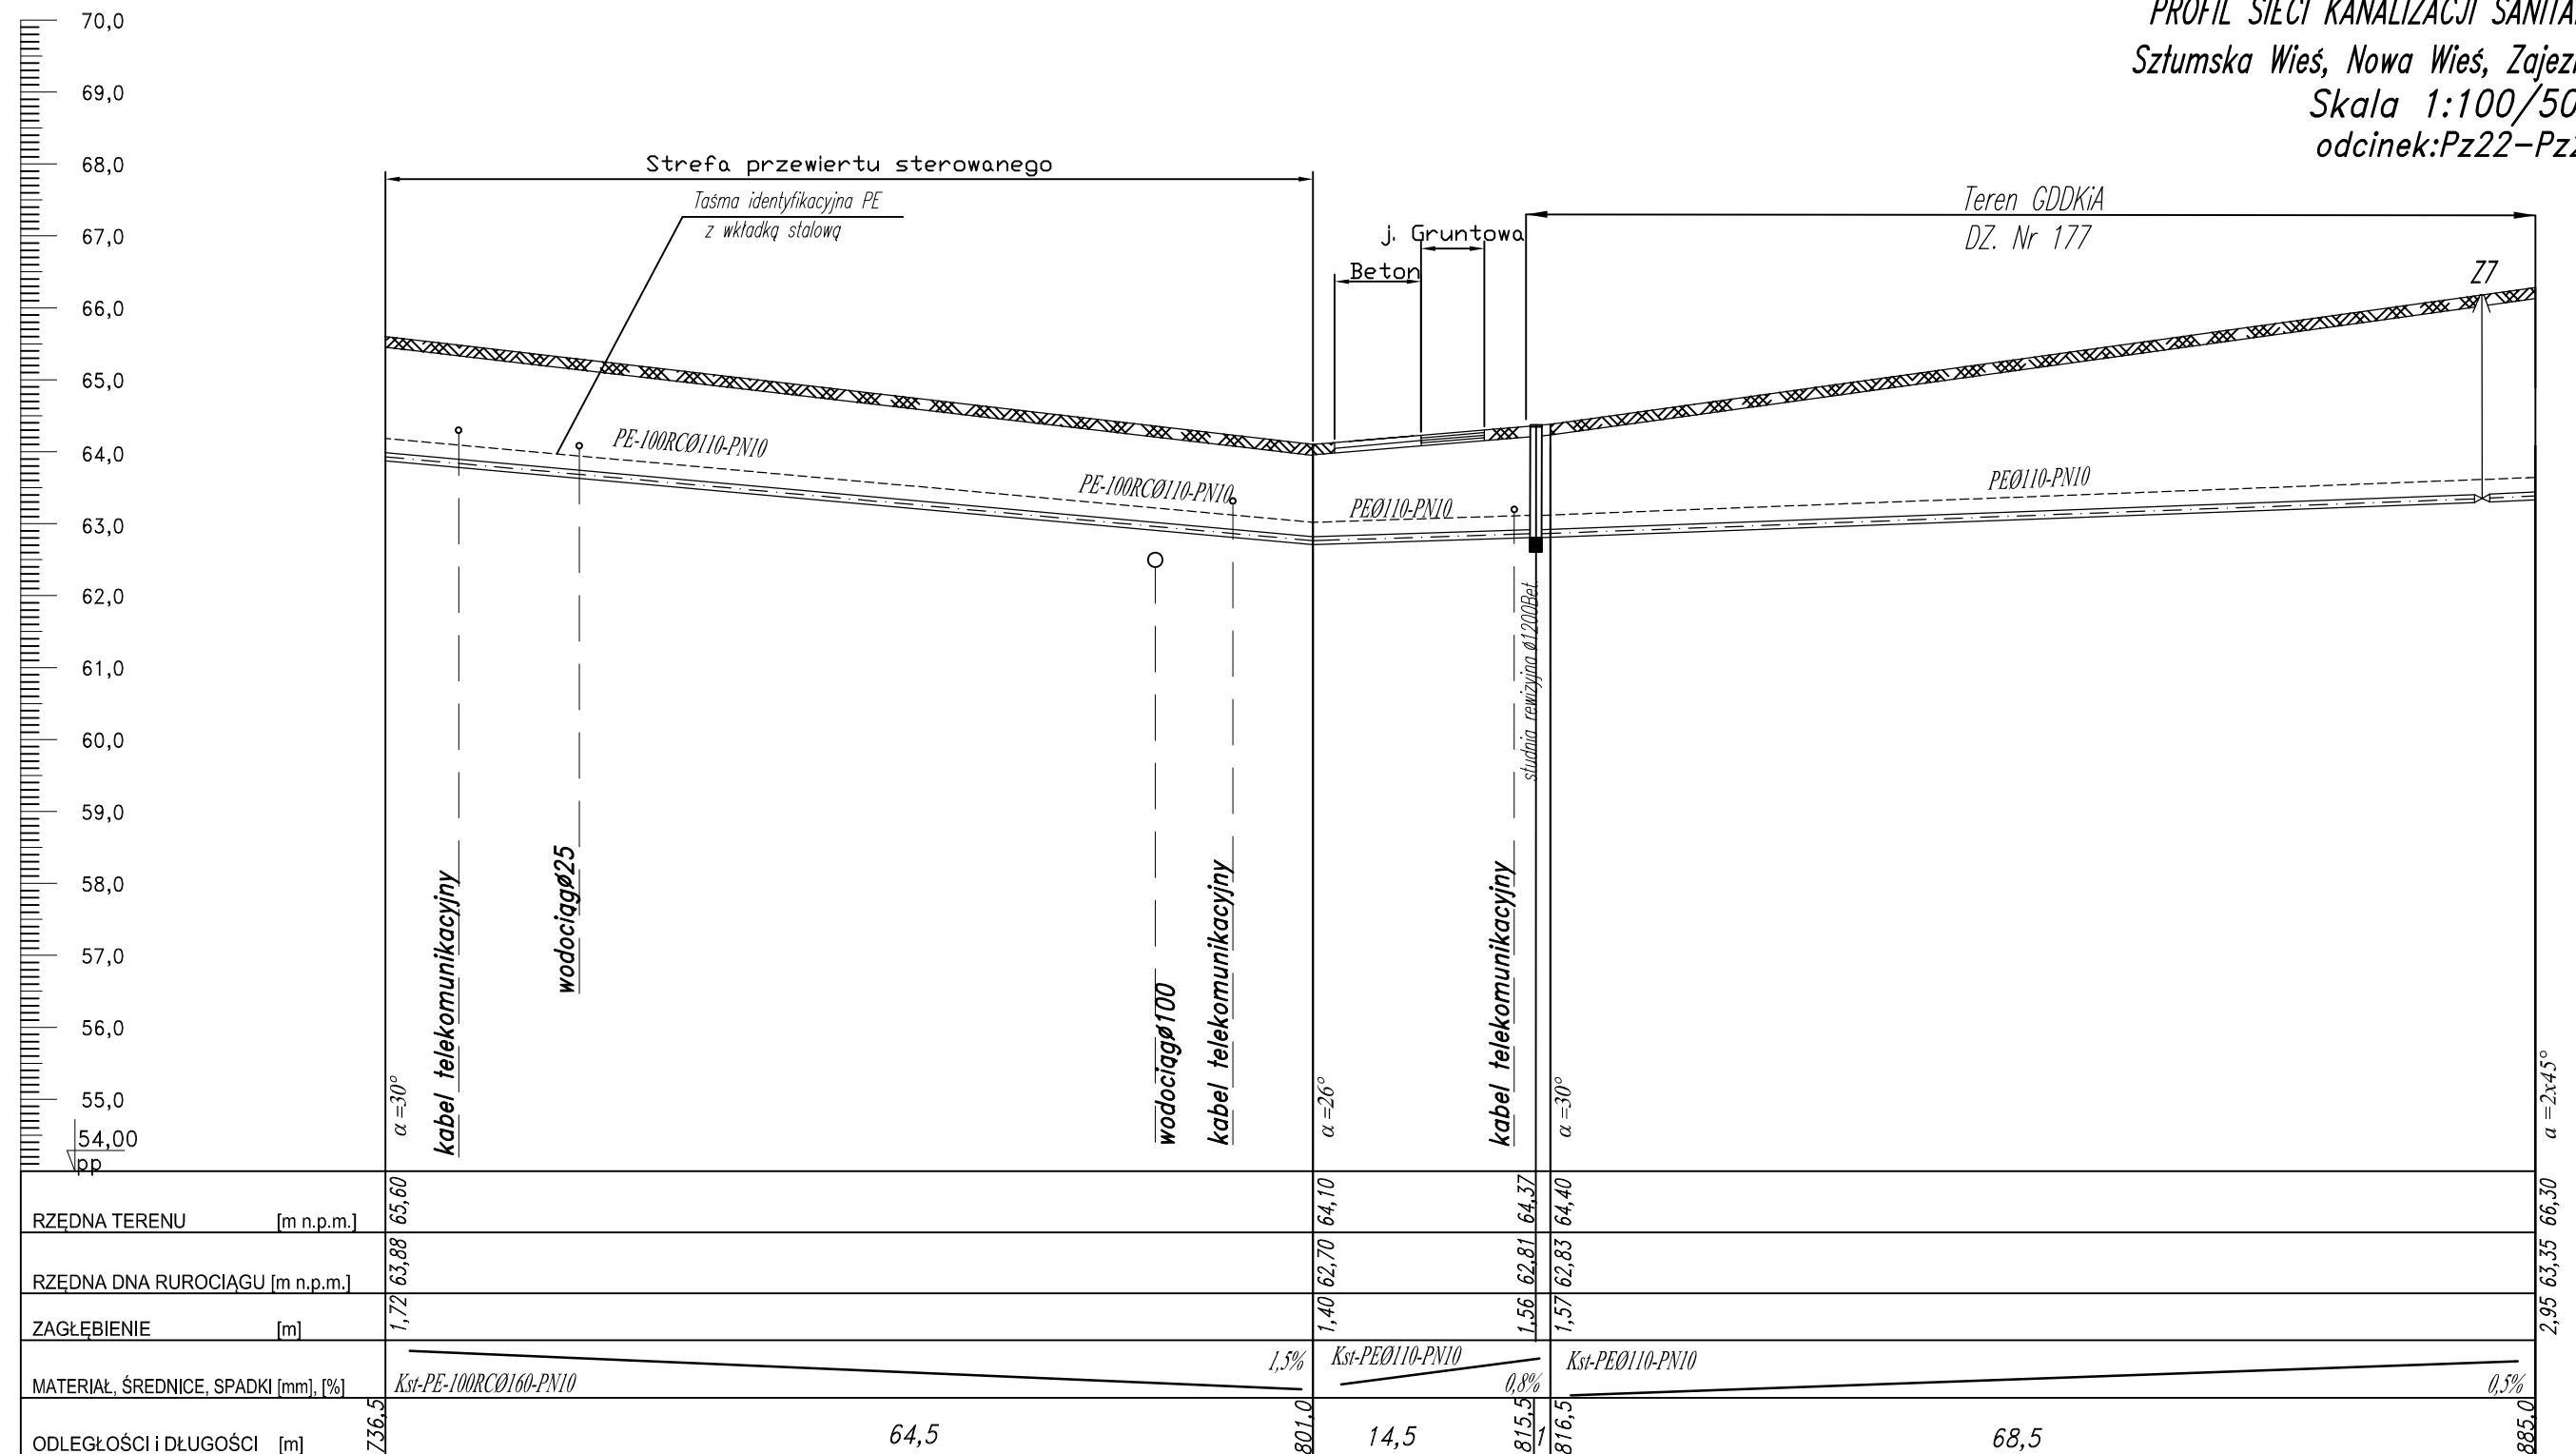

OZNACZENIA Pz22 Pz24 Sr4 Pz25 Pz26



82-200 MALBORK Al. Wojska Polskiego 90A/b tel. (55) 272-70-81 e-mail: biuro@hydroterm.strefa.pl NIP579-113-23-72

ZADANIE: PROJEKT ZAGOSPODAROWANIA TERENU BUDOWA SIECI KANALIZACJI SANITARNEJ W OBRĘBIE MIEJSCOWOŚCI SZTUMSKA WIEŚ NOWA WIEŚ I ZAJEZIERZE ETAP I	Branża: SANITARNA Projektant: mgr inż. Adam Papaj 1529/EL/90 Uprawnienia budowlane w specjalności instalacyjno-inżynierskiej	Data: Lipiec 2016r.	Skala 1:100/500
LOKALIZACJA: Sztumska Wieś, Nowa Wieś, Zajezierze gm. Sztum SZTUMSKA WIEŚ - GMINA SZTUM	POMIS/3649/01 Asystent: B. Głąb		Rys. 26
TYTUŁ RYS. PROFIL SIECI KANALIZACJI SANITARNEJ - TŁOCZNEJ odcinek: Pz22-Pz26	Sprawdzający: mgr inż. Jacek Popławski POM/0139/POOS/04 Uprawnienia budowlane bez ograniczeń w specjalności instalacyjnej		Nr zlecenia 5152
	POMIS/0213/05		