



PROFIL SIECI KANALIZACJI SANITARNEJ-GRAWITACYJNEJ  
 Sztumska Wieś, Nowa Wieś, Zajezerze gm. Sztum  
 Skala 1:100/500  
 odcinek: S20 - S2

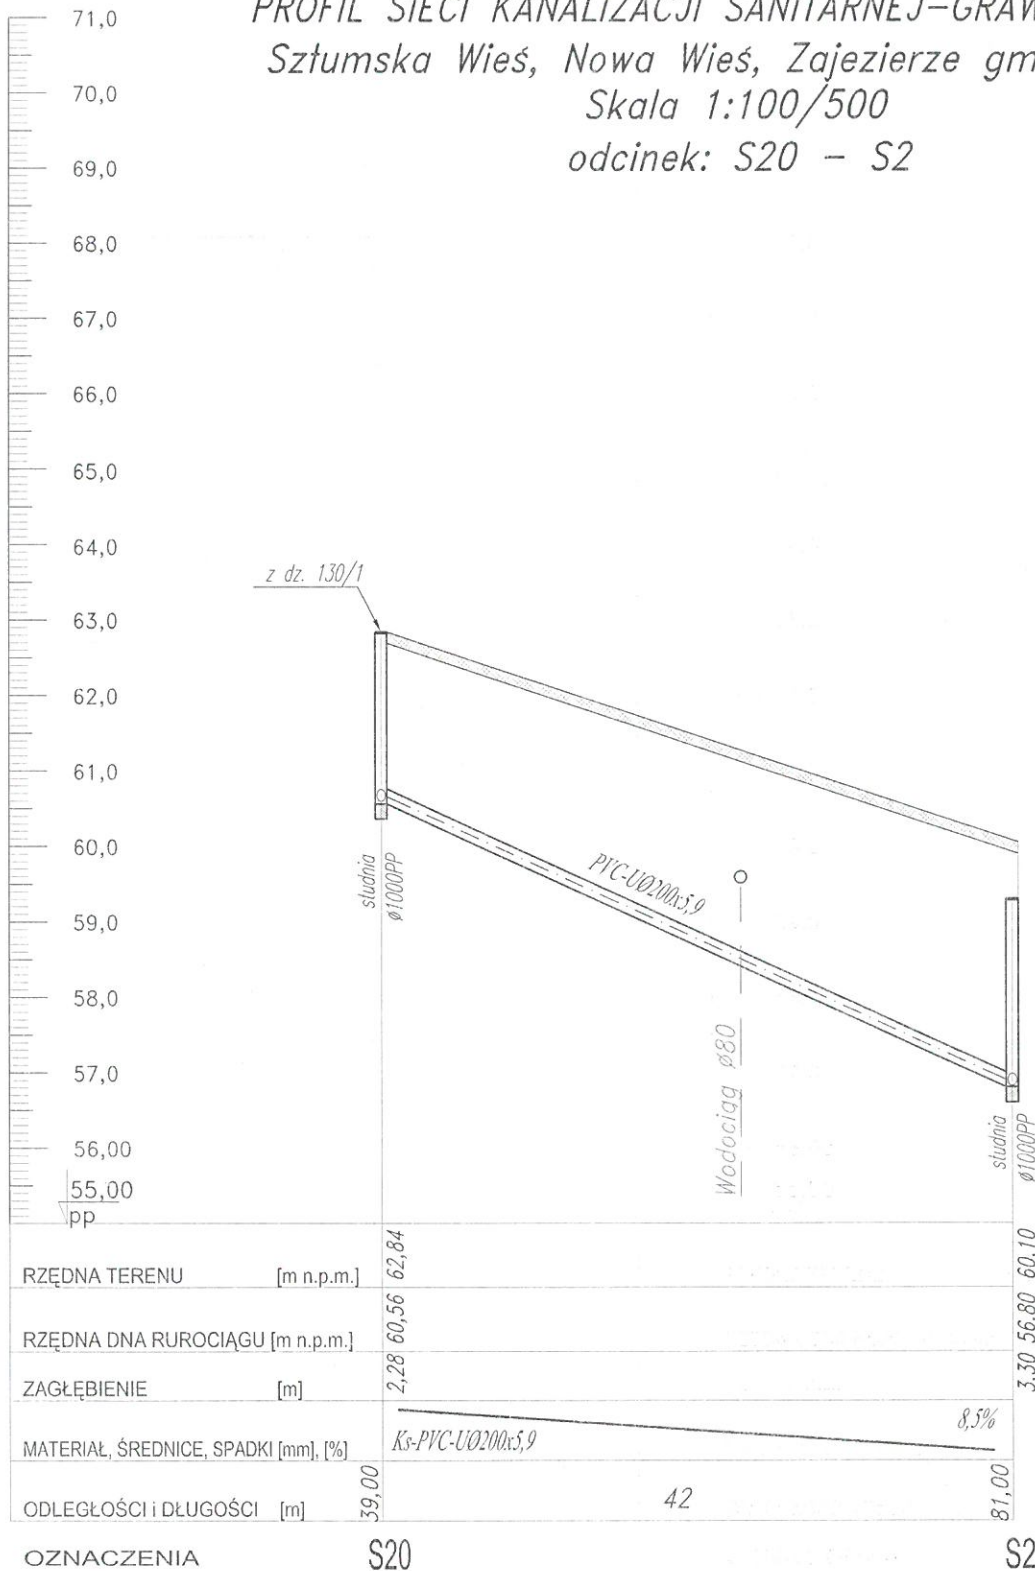

OZNACZENIA

S20

S2

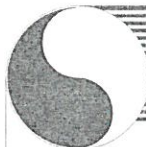

**HYDRO-TERM**  
 BIURO PROJEKTOWO-INWESTYCYJNE

82-200 MALBORK Al. Wojska Polskiego 90A/b tel. (55) 272-70-81 e-mail: biuro@hydroterm.strefa.pl NIP579-113-23-72

ZADANIE: PROJEKT ZAGOSPODAROWANIA TERENU BUDOWA SIECI KANALIZACJI SANITARNEJ W OBRĘBIE MIEJSCOWOŚCI SZTUMSKA WIEŚ NOWA WIEŚ I ZAJEZIERZE ETAP I	Branża: SANITARNA	Data: Syczeń 2017r.	Skala 1:100/500
	Projektant: mgr inż. Adam Papaj 1529/EL/90 Uprawnienia budowlane w specjalności instalacyjno-inżynierskiej		
LOKALIZACJA:  SZTUMSKA WIEŚ - GMINA SZTUM	POMIS/3649/01		Rys. 13
TYTUŁ RYS. PROFIL SIECI KANALIZACJI SANITARNEJ - GRAWITACYJNEJ odcinek: S20 - S2	Asystent: B. Głąb	Sprawdzający: mgr inż. Jacek Popławski POM/0139/POOOS/04 Uprawnienia budowlane bez ograniczeń w specjalności instalacyjnej	Nr zlecenia 5152
		POMIS/0213/05	