


PRZEKROCZENIE DROGI KRAJOWEJ NR 55
w km 41+186

PROFIL SIECI KANALIZACJI SANITARNEJ-TŁOCZNEJ
Sztumska Wieś, Nowa Wieś, Zajezerze gm. Sztum
Skala 1:100
odcinek: Pz26-Pz29

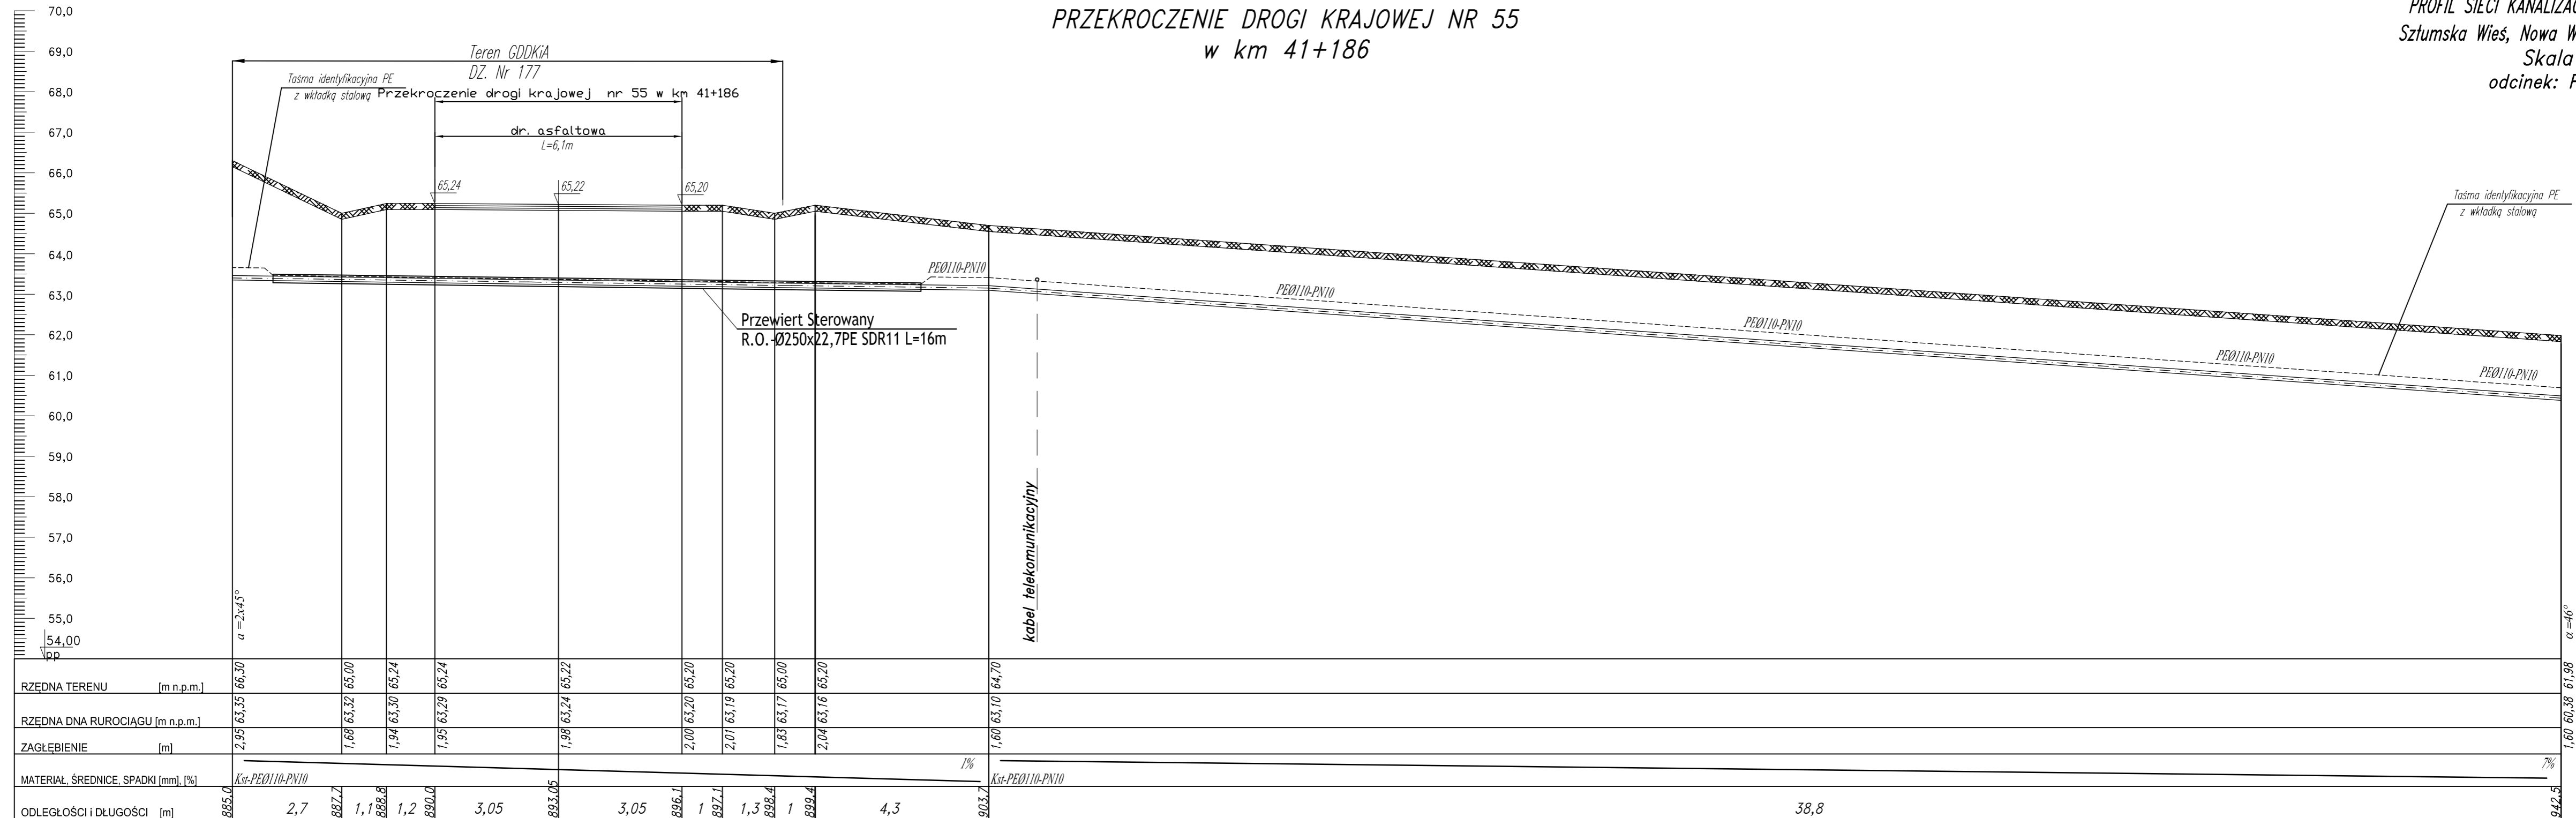

RZEDNA TERENU [m n.p.m.]	66,30	65,00	65,24	65,24	65,22	65,20	65,20	65,00	65,20	64,70											
RZEDNA DNA RUROCIAGU [m n.p.m.]	63,55	63,32	63,30	63,29	63,24	63,20	63,19	63,17	63,16	63,10											
ZAGŁĘBIENIE [m]	2,95	1,68	1,94	1,95	1,98	2,00	2,01	1,83	2,04	1,60											
MATERIAL, ŚREDNICE, SPADKI [mm], [%]	Kst-PE0110-PN10 1%																				
ODLEGŁOŚCI I DŁUGOŚCI [m]	885,0	2,7	887,7	1,1	888,8	1,2	890,0	3,05	893,05	3,05	896,1	1	897,1	1,3	898,4	1	899,4	4,3	903,7	38,8	912,5

OZNACZENIA Pz26

57,5

Pz29

HYDRO TERM
BIURO PROJEKTOWO-INWESTYCYJNE

82-200 MALBORK Al. Wojska Polskiego 90A/b tel. (55) 272-70-81 e-mail: biuro@hydroterm.strefa.pl NIP579-113-23-72

ZADANIE: PROJEKT ZAGOSPODAROWANIA TERENU BUDOWA SIECI KANALIZACJI SANITARNEJ W OBRĘBIE MIEJSCOWOŚCI SZTUMSKA WIEŚ NOWA WIEŚ I ZAJEZIERZE ETAP I	Brand: SANITARNA Projektant: mgr inż. Adam Papaj 1529/EL/90 Uprawnienia budowlane w specjalności instalacyjno-rymowej	Data: Lipiec 2016r.	Skala: 1:100
LOKALIZACJA: Sztumska Wieś, Nowa Wieś, Zajezerze gm. Sztum SZTUMSKA WIEŚ - GMINA SZTUM	POMIS/3649/01 Asystent: B. Głęb		Rys. 27
TYTUŁ RYS. PROFIL SIECI KANALIZACJI SANITARNEJ - TŁOCZNEJ odcinek: Pz26-Pz29	mgr inż. Jacek Popławski POM/0139/POOOS/04 Uprawnienia budowlane bez ograniczeń w specjalności instalacyjnej		Nr zlecenia 5152

POMIS/0213/05