



PROFIL SIECI KANALIZACJI SANITARNEJ-GRAWITACYJNEJ  
Sztumska Wieś, Nowa Wieś, Zajezierze gm. Sztum  
Skala 1:100  
odcinek: S32 - S31

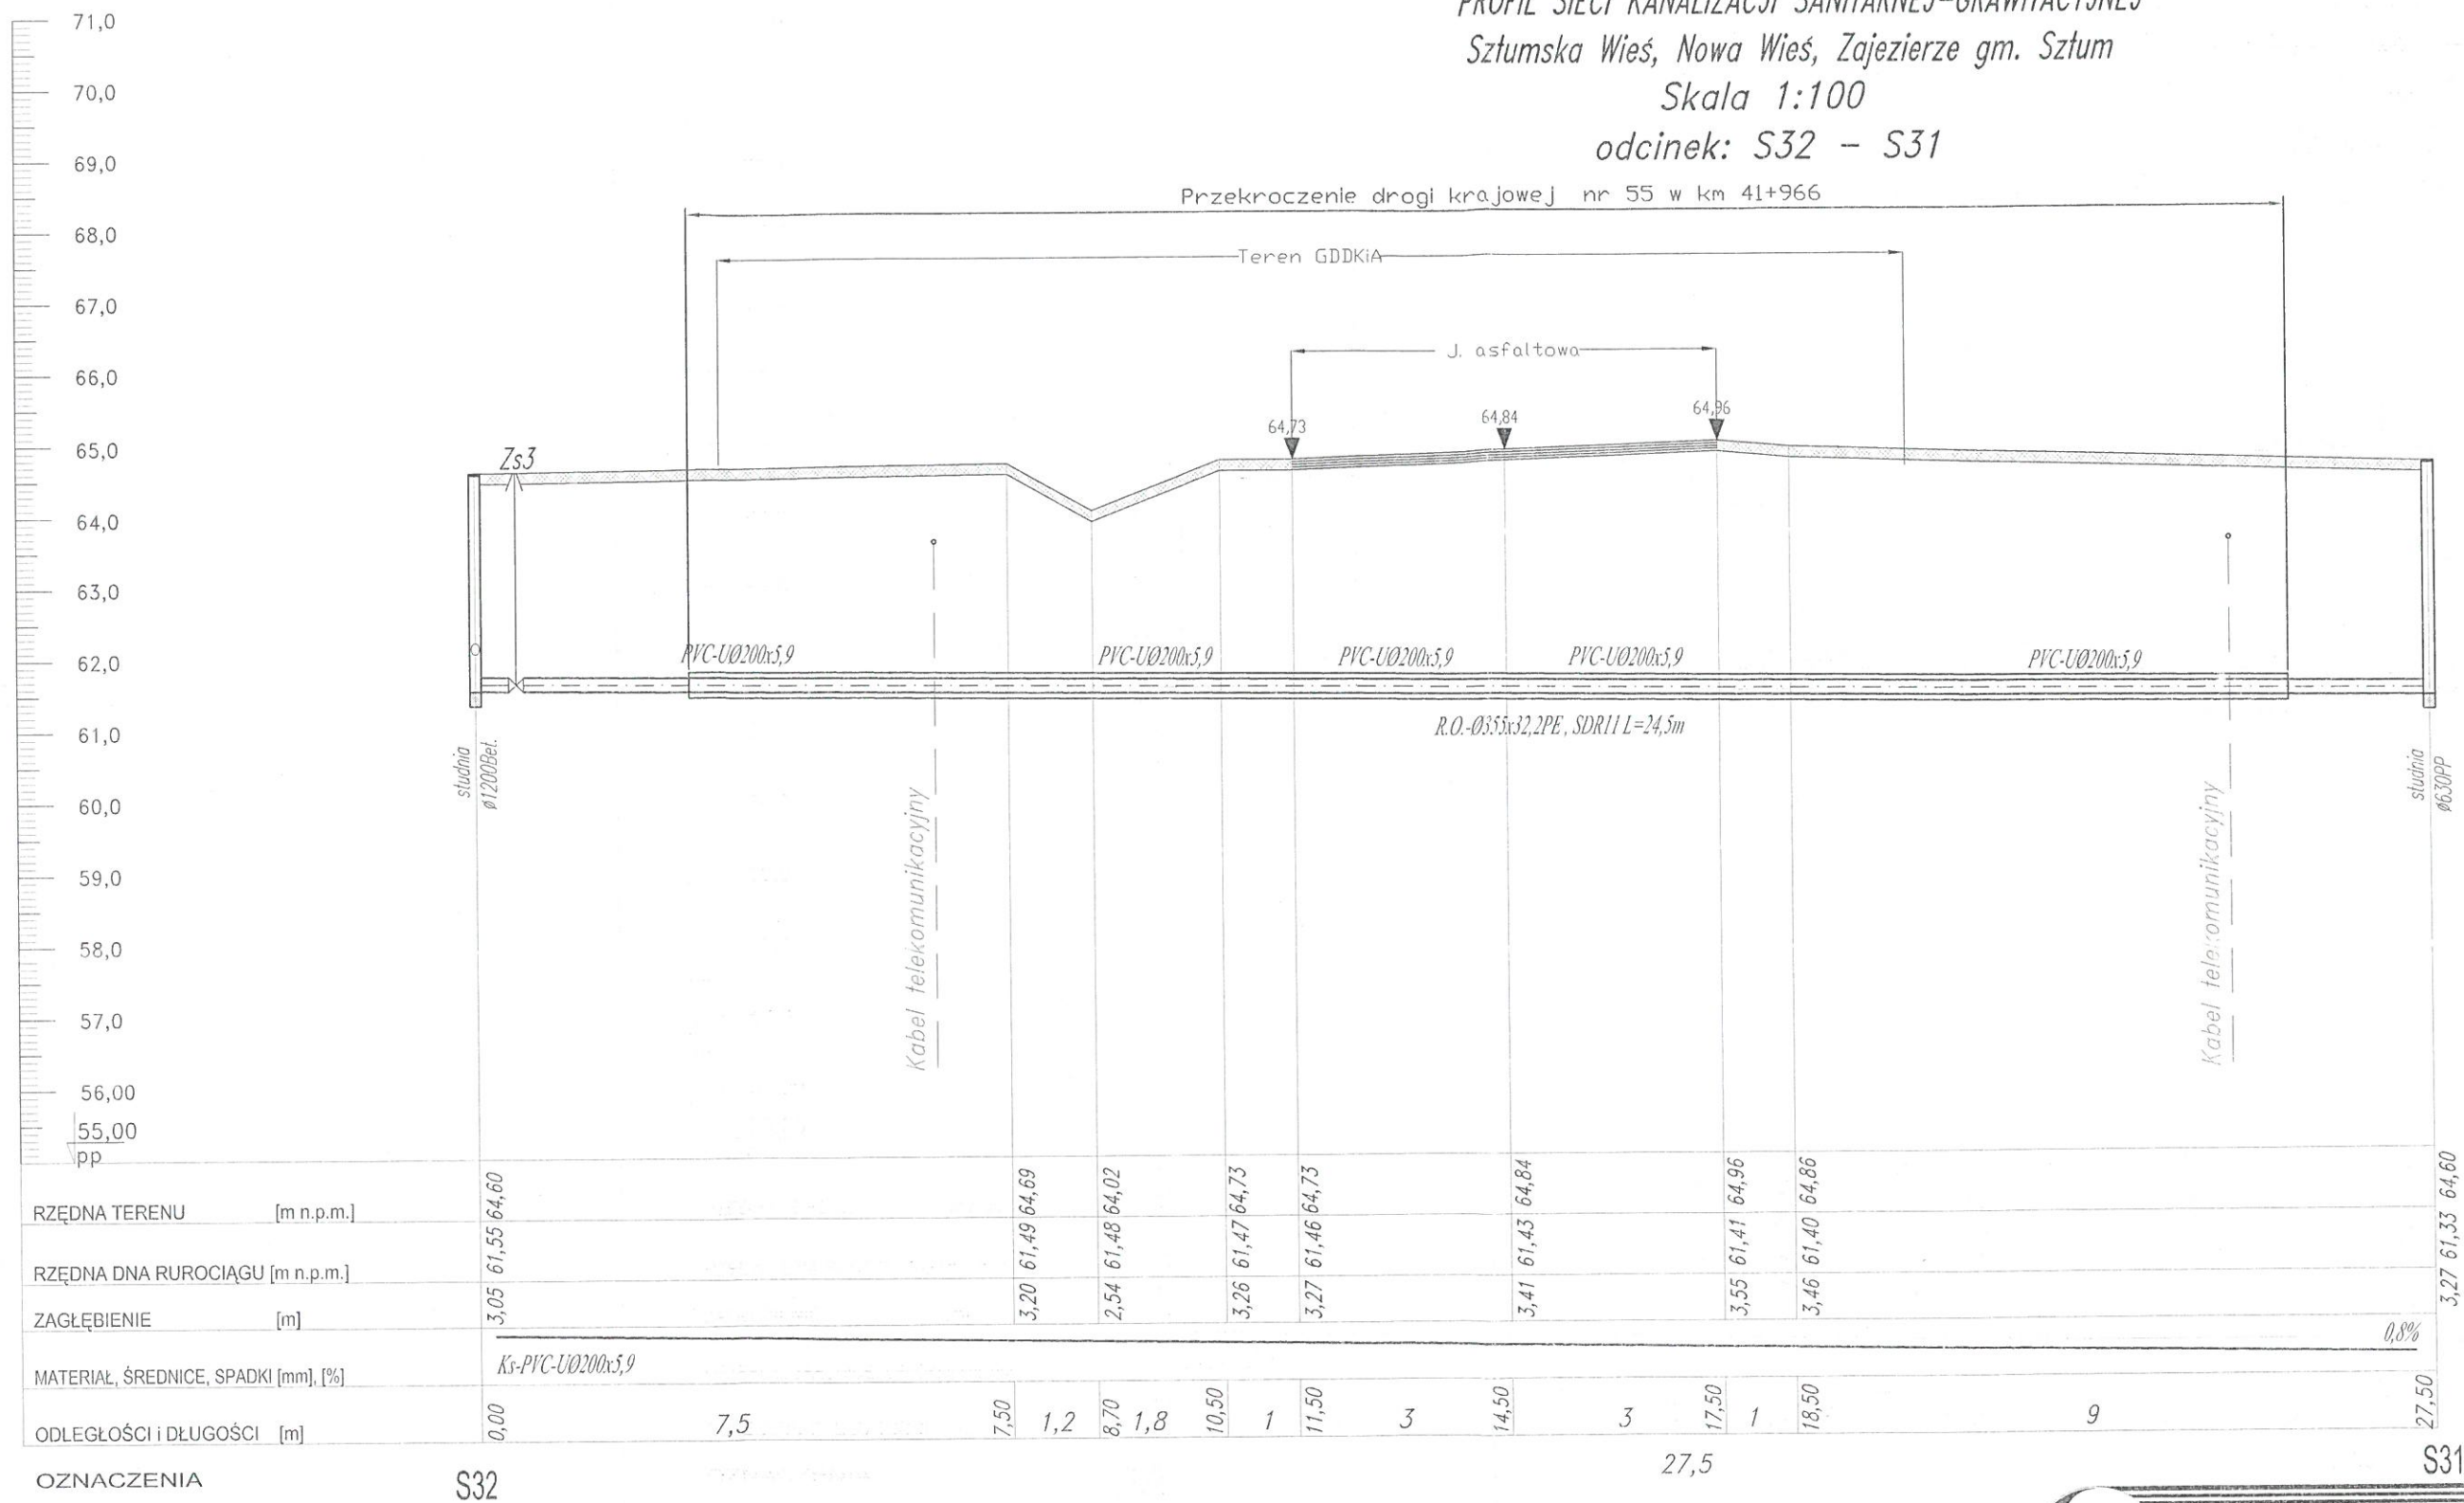

OZNACZENIA:

B - Blok oporowy

1. Łącznik żeliwny ciśnieniowy kołnierzowy typ FW DN200
2. Zasuwa żel. ciśnie. kołnie. nożowa DN200
3. Łącznik rurowy PVC dwukielichowy R-R Ø200

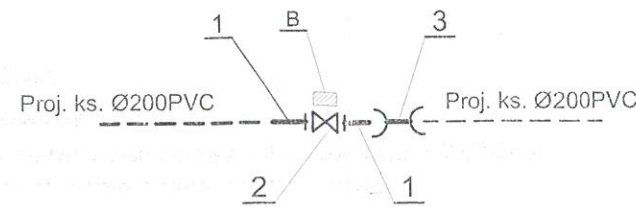

**HYDROTERM**  
BIURO PROJEKTOWO-INWESTYCYJNE

82-200 MALBORK Al. Wojska Polskiego 90A/b tel. (55) 272-70-81 e-mail: biuro@hydroterm.strefa.pl NIP579-113-23-72

ZADANIE:  
PROJEKT ZAGOSPODAROWANIA TERENU  
BUDOWA SIECI KANALIZACJI SANITARNEJ  
W OBRĘBIE MIEJSCOWOŚCI SZTUMSKA WIEŚ  
NOWA WIEŚ I ZAJEZIERZE  
ETAP I

LOKALIZACJA:  
SZTUMSKA WIEŚ - GMINA SZTUM

TYTUŁ RYS.  
PROFIL SIECI KANALIZACJI SANITARNEJ - TŁOCZNEJ  
odcinek: S32 - S31

Brana: SANITARNA  
Projektant:  
mgr inż. Adam Papaj  
1529/EL/90  
Uprawnienia budowlane w specjalności  
Instalacyjno-Inżynieryjnej

POMIS/3649/01  
Asystent:  
B. Głęb

Sprawdzający:  
mgr inż. Jacek Popławski  
POM/0139/POOOS/04  
Uprawnienia budowlane bez ograniczeń  
w specjalności instalacyjnej

Data: Styczeń 2017r.

Skala: 1:100  
Rys. 14  
Nr zlecenia: 5152