


PROFIL SIECI KANALIZACJI SANITARNEJ-TŁOCZNEJ
 Sztumska Wieś, Nowa Wieś, Zajezerze gm. Sztum
 Skala 1:100
 odcinek: Ps6 - SR3

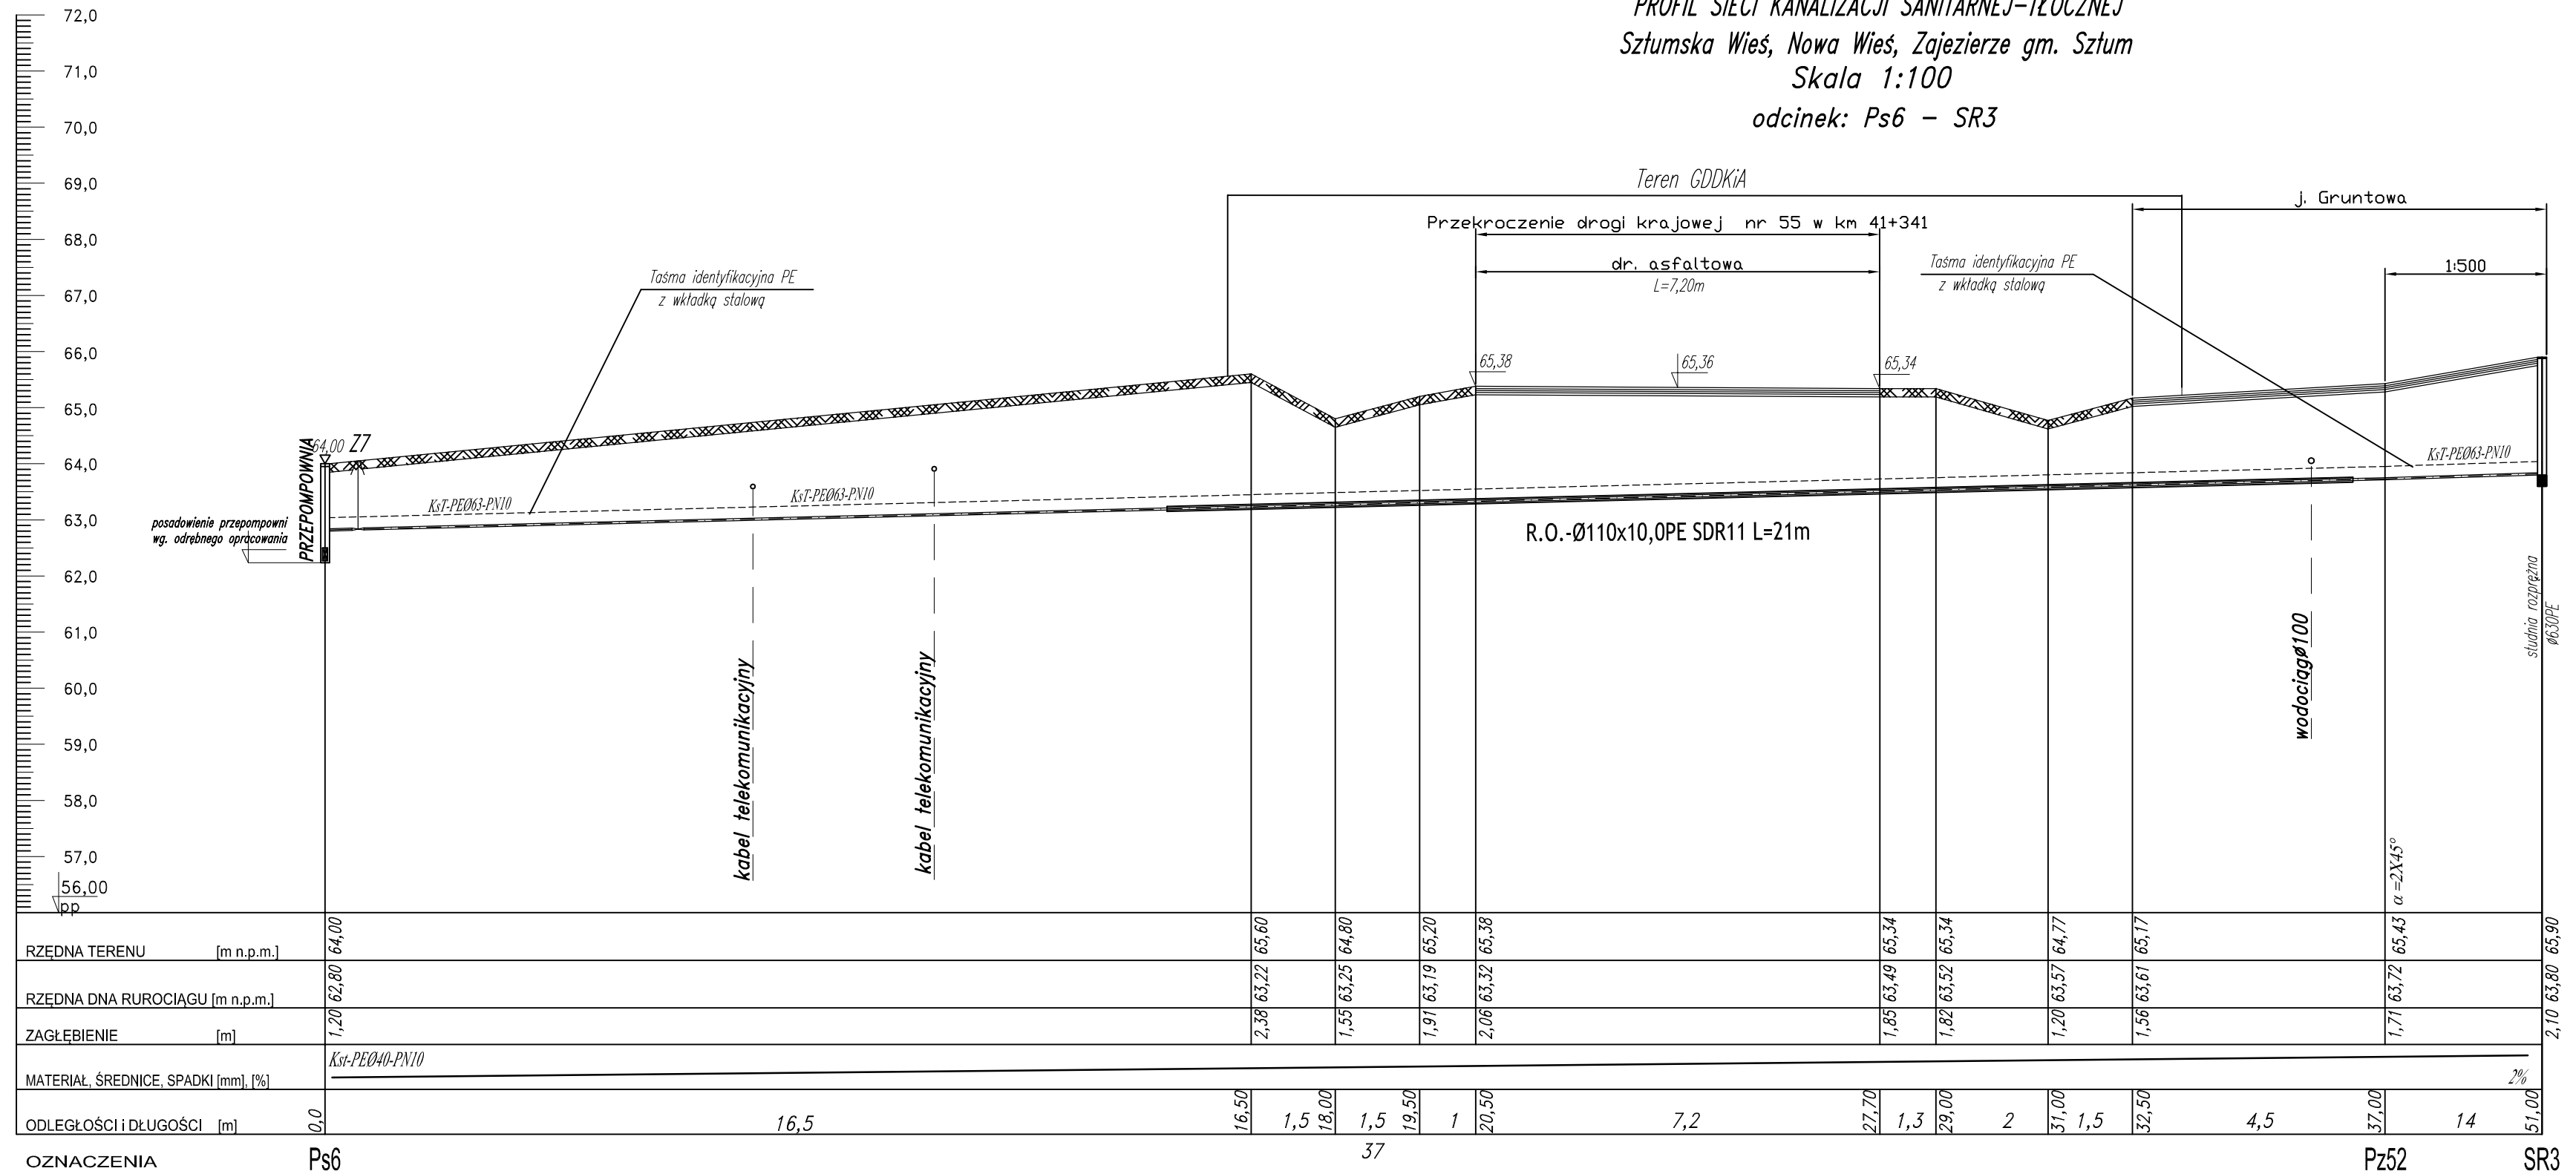

MATERIAL, ŚREDNICE, SPADKI [mm], [%]	Kst-PEØ110-PN10											2%								
ODLEGŁOŚCI I DŁUGOŚCI [m]	0,0	16,5	1,5	1,5	1,9	1	20,5	7,2	27,7	1,3	29,0	2	31,0	1,5	32,5	4,5	37,0	14	51,0	
OZNACZENIA	Ps6																		Pz52	SR3

HYDRO-TERM
 BIURO PROJEKTOWO-INWESTYCYJNE
 82-200 MALBORK Al. Wojska Polskiego 90A/b tel. (55) 272-70-81 e-mail: biuro@hydroterm.strefa.pl NIP579-113-23-72

ZADANIE: PROJEKT ZAGOSPODAROWANIA TERENU BUDOWA SIECI KANALIZACJI SANITARNEJ W OBRĘBIE MIEJSCOWOŚCI SZTUMSKA WIEŚ NOWA WIEŚ I ZAJEZIERZE ETAP I LOKALIZACJA: SZTUMSKA WIEŚ - GMINA SZTUM	Branża: SANITARNA Projektant: mgr inż. Adam Papaj 1529/EL/90 Uprawnienia budowlane w specjalności instalacyjno-inżynierskiej POMIS/3649/01 Asystent: B. Głęb Sprawdzający: mgr inż. Jacek Poniński POM/1339/P/OO/S/04	Data: Lipiec 2016r. Skala 1:100/100 Rys. 33 Nr zlecenia 5152
TYTUŁ RYS. PROFIL SIECI KANALIZACJI SANITARNEJ - TŁOCZNEJ odcinek: Ps6 - SR3	Uprawnienia budowlane bez ograniczeń w specjalności Instalacyjnej POMIS/0213/05	