



PROFIL SIECI KANALIZACJI SANITARNEJ-GRAWITACYJNEJ
Sztumska Wieś, Nowa Wieś, Zajezerze gm. Sztum
Skala 1:100
odcinek: S83 - S82

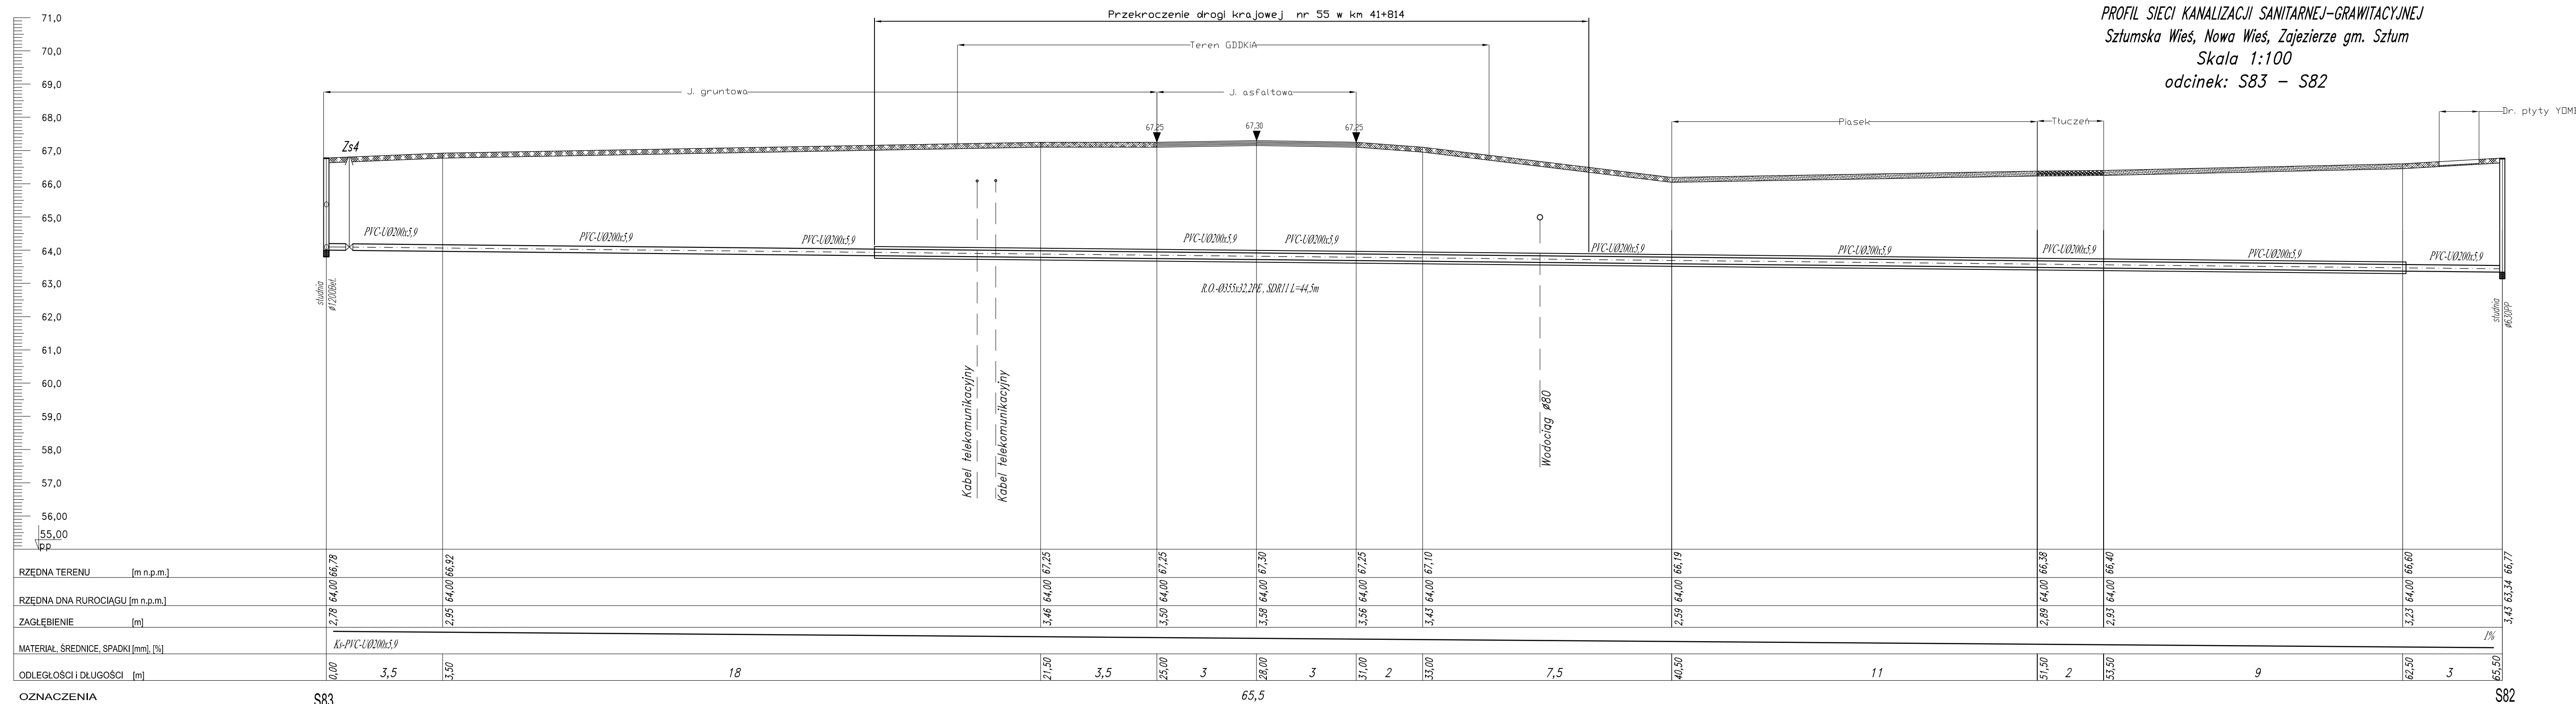

- OZNACZENIA:
B - Blok oporowy
1. Łącznik żeliwny ciśnieniowy kołnierzowy typ FW DN200
2. Zasuwa żel. ciśnie. kołnie. nożowa DN200
3. Łącznik rurowy PVC dwukielichowy R-R Ø200

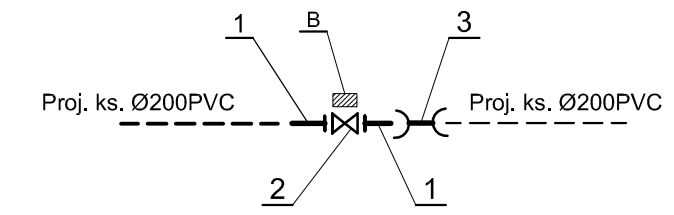

HYDRO-TERM
BIURO PROJEKTOWO-INWESTYCYJNE

82-200 MALBORK Al. Wojska Polskiego 90A/b tel. (55) 272-70-81 e-mail: biuro@hydroterm.strefa.pl NIP579-113-23-72

ZADANIE: PROJEKT ZAGOSPODAROWANIA TERENU BUDOWA SIECI KANALIZACJI SANITARNEJ W OBRĘBIE MIEJSCOWOŚCI SZTUMSKA WIEŚ NOWA WIEŚ I ZAJEZIERZE ETAP I

LOKALIZACJA: SZTUMSKA WIEŚ - GMINA SZTUM

TYTUŁ RYS. PROFIL SIECI KANALIZACJI SANITARNEJ - TŁOCZNEJ odcinek S83 - S82

Branch: SANITARNA
Projektant: mgr inż. Adam Papaj 1529/EL/90
Instalator: mgr inż. Jacek Pogłowski POMO/139/POOOS/04

Data: Styczeń 2017r.
Skala: 1:100
Rys.: 16
Nr zlecenia: 5152