


PROFIL SIECI KANALIZACJI SANITARNEJ-GRAWITACYJNEJ
 Sztumska Wieś, Nowa Wieś, Zajezierze gm. Sztum
 Skala 1:100/100
 odcinek: S48 - Ps5

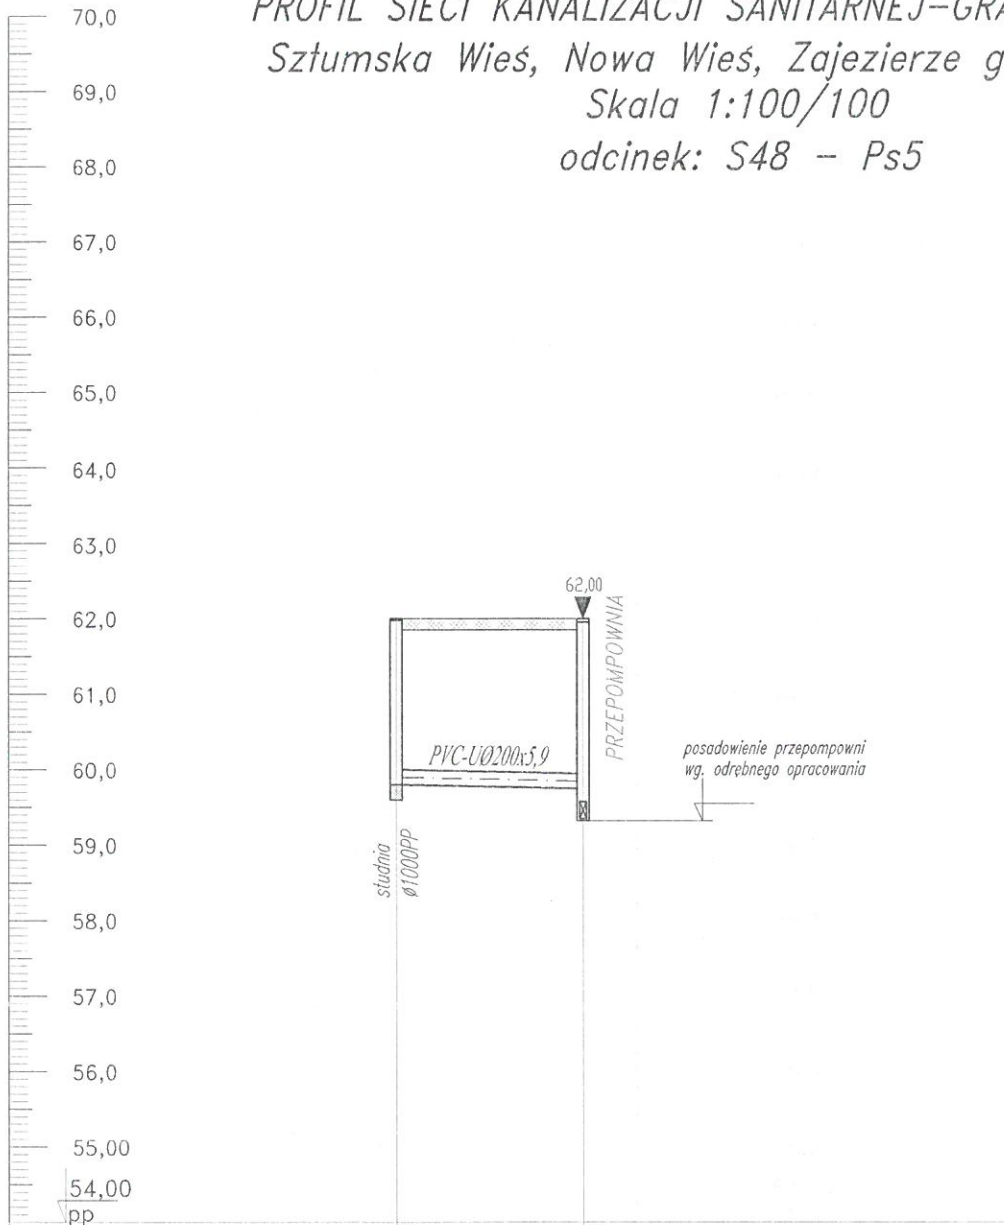

RZĘDNA TERENU [m n.p.m.]		62,00	62,00
RZĘDNA DNA RUROCIĄGU [m n.p.m.]		59,80	59,75
ZAGŁĘBIENIE [m]		2,20	2,00
MATERIAŁ, ŚREDNICE, SPADKI [mm], [%]		Ks-PVC-U Ø200x5,9 / 2%	
ODLEGŁOŚCI I DŁUGOŚCI [m]		265,0	267,5

OZNACZENIA

S48

PS5



82-200 MALBORK Al. Wojska Polskiego 90A/b tel. (55) 272-70-81 e-mail: biuro@hydroterm.strefa.pl NIP579-113-23-72

ZADANIE: PROJEKT ZAGOSPODAROWANIA TERENU BUDOWA SIECI KANALIZACJI SANITARNEJ W OBRĘBIE MIEJSCOWOŚCI SZTUMSKA WIEŚ NOWA WIEŚ I ZAJEZIERZE ETAP I	Branda: SANITARNA Projektant: mgr inż. Adam Papaj 1529/EL/90 Uprawnienia budowlane w specjalności instalacyjno-inżynieryjnej	Data: Styczeń 2017r.	Skala 1:100/500
LOKALIZACJA: SZTUMSKA WIEŚ - GMINA SZTUM	POM/IS/3649/01 Asystent: B. Głąb		Rys. 18
TYTUŁ RYS. PROFIL SIECI KANALIZACJI SANITARNEJ - GRAWITACYJNEJ odcinek: S7-S4	Sprawdzający: mgr inż. Jacek Popławski POM/0139/POOOS/04 Uprawnienia budowlane bez ograniczeń w specjalności instalacyjnej		Nr zlecenia 5152

POM/IS/0213/05