


PROFIL SIECI KANALIZACJI SANITARNEJ-GRAWITACYJNEJ  
 Sztumska Wieś, Nowa Wieś, Zajezierze gm. Sztum  
 Skala 1:100/500  
 odcinek: SR3 - S49

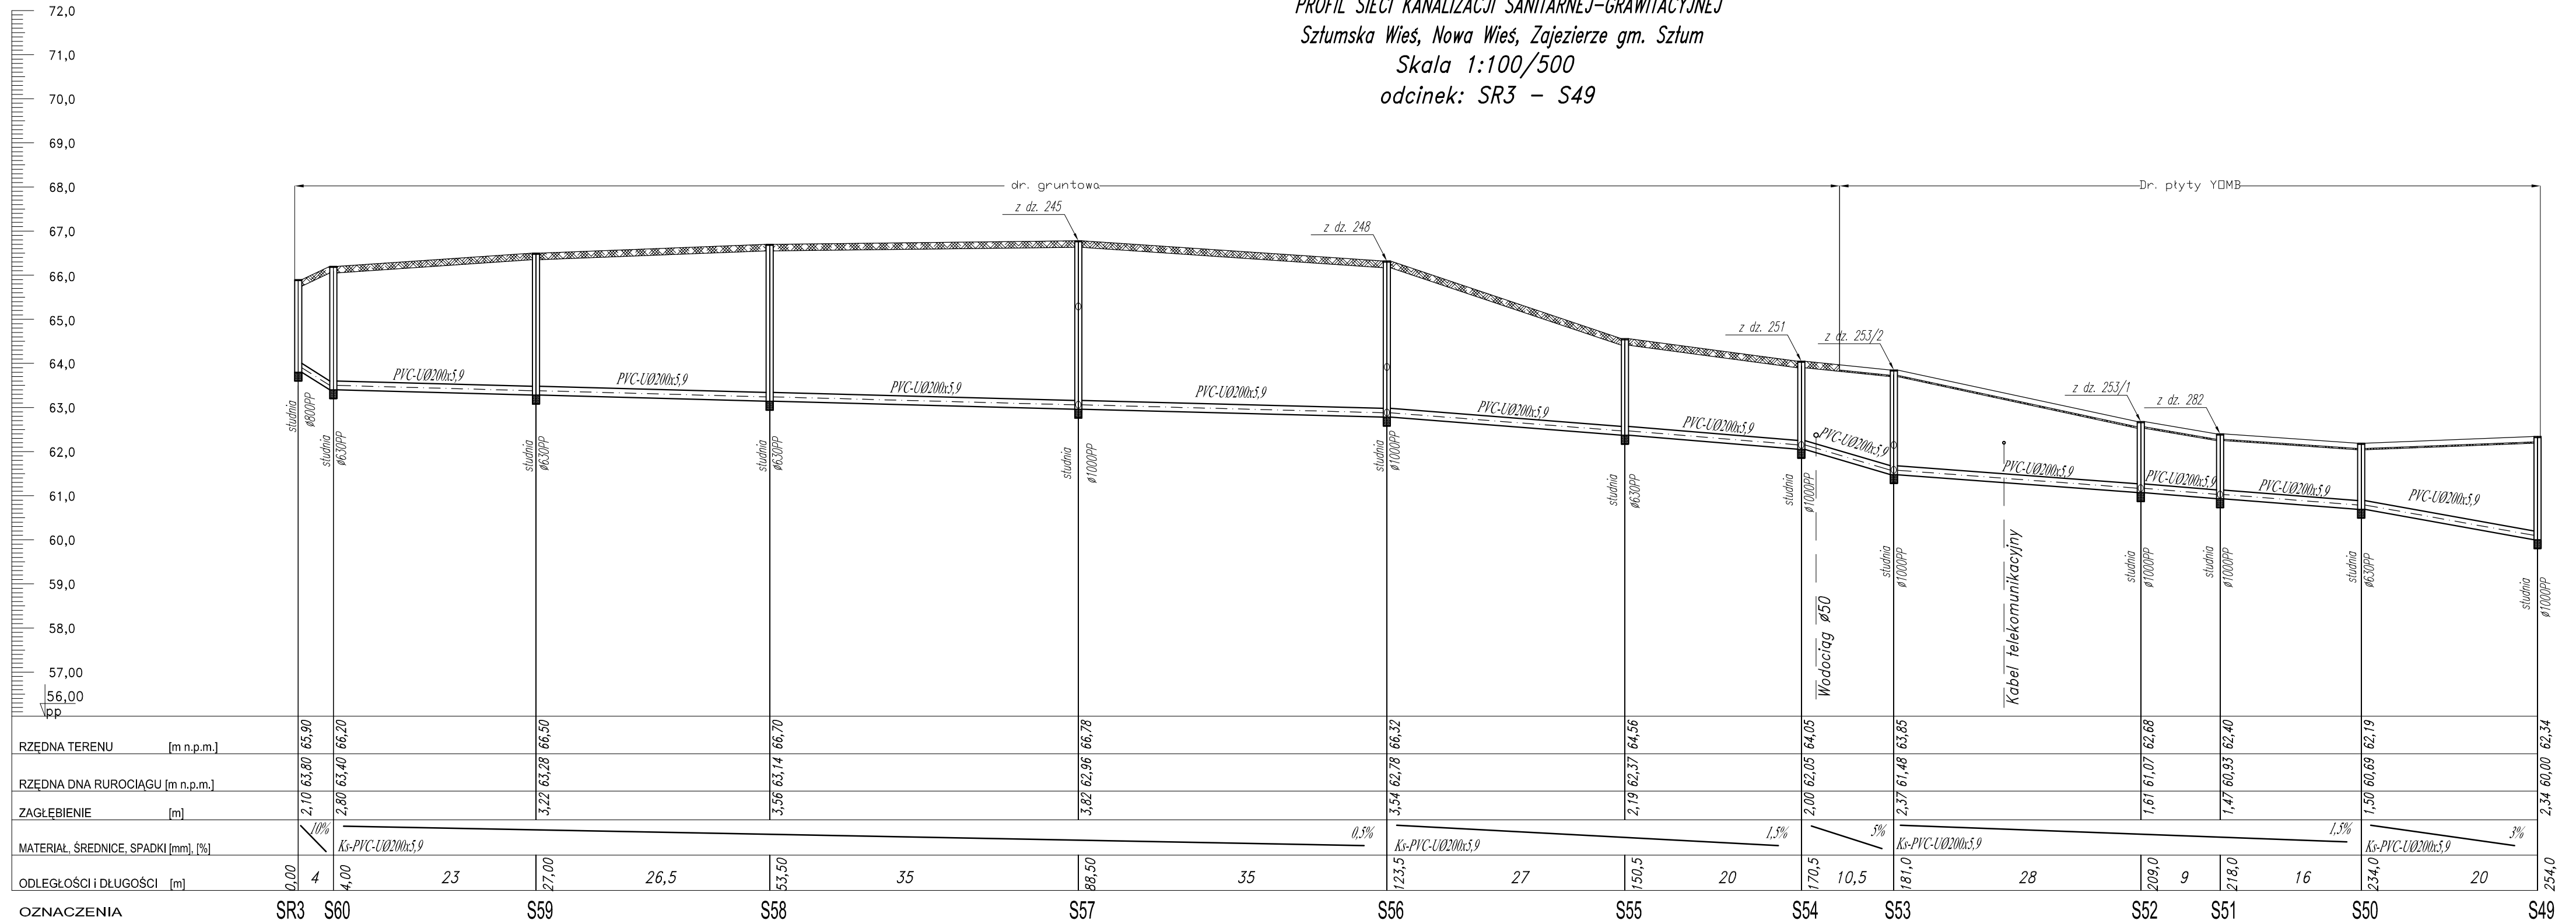

**HYDRO-TERM**  
 BIURO PROJEKTOWO-INWESTYCYJNE

82-200 MALBORK Al. Wojska Polskiego 90A/b tel. (55) 272-70-81 e-mail: biuro@hydroterm.strefa.pl NIP579-113-23-72

ZADANIE:  
 PROJEKT ZAGOSPODAROWANIA TERENU  
 BUDOWA SIECI KANALIZACJI SANITARNEJ  
 W OBRĘBIE MIEJSCOWOŚCI SZTUMSKA WIEŚ  
 NOWA WIEŚ I ZAJEZIERZE  
 ETAP I

LOKALIZACJA:  
 SZTUMSKA WIEŚ - GMINA SZTUM

TYTUŁ RYS.  
 PROFIL SIECI KANALIZACJI SANITARNEJ - TŁOCZNEJ  
 odcinek: SR3 - S49

Bransz: SANITARNA  
 Projektant:  
 mgr inż. Adam Papaj  
 1529/EL/90  
 Uprawnienia budowlane w specjalności  
 instalacyjno-energetycznej

POMIS/3649/01  
 Asystent:  
 B. Głęb

Sprawdzający:  
 mgr inż. Jacek Fogląwski  
 P.0401/38/P.O.003/04  
 Uprawnienia budowlane bez ograniczeń  
 w specjalności instalacyjnej

POMIS/0213/05

Data: Styczeń 2017r.

Skala  
 1:100/500

Rys.  
 22

Nr zlecenia  
 5152