


PROFIL SIECI KANALIZACJI SANITARNEJ-TŁOCZNEJ
 Sztumska Wieś, Nowa Wieś, Zajezierze gm. Sztum
 Skala 1:100/500
 odcinek: Ps4-Pz9

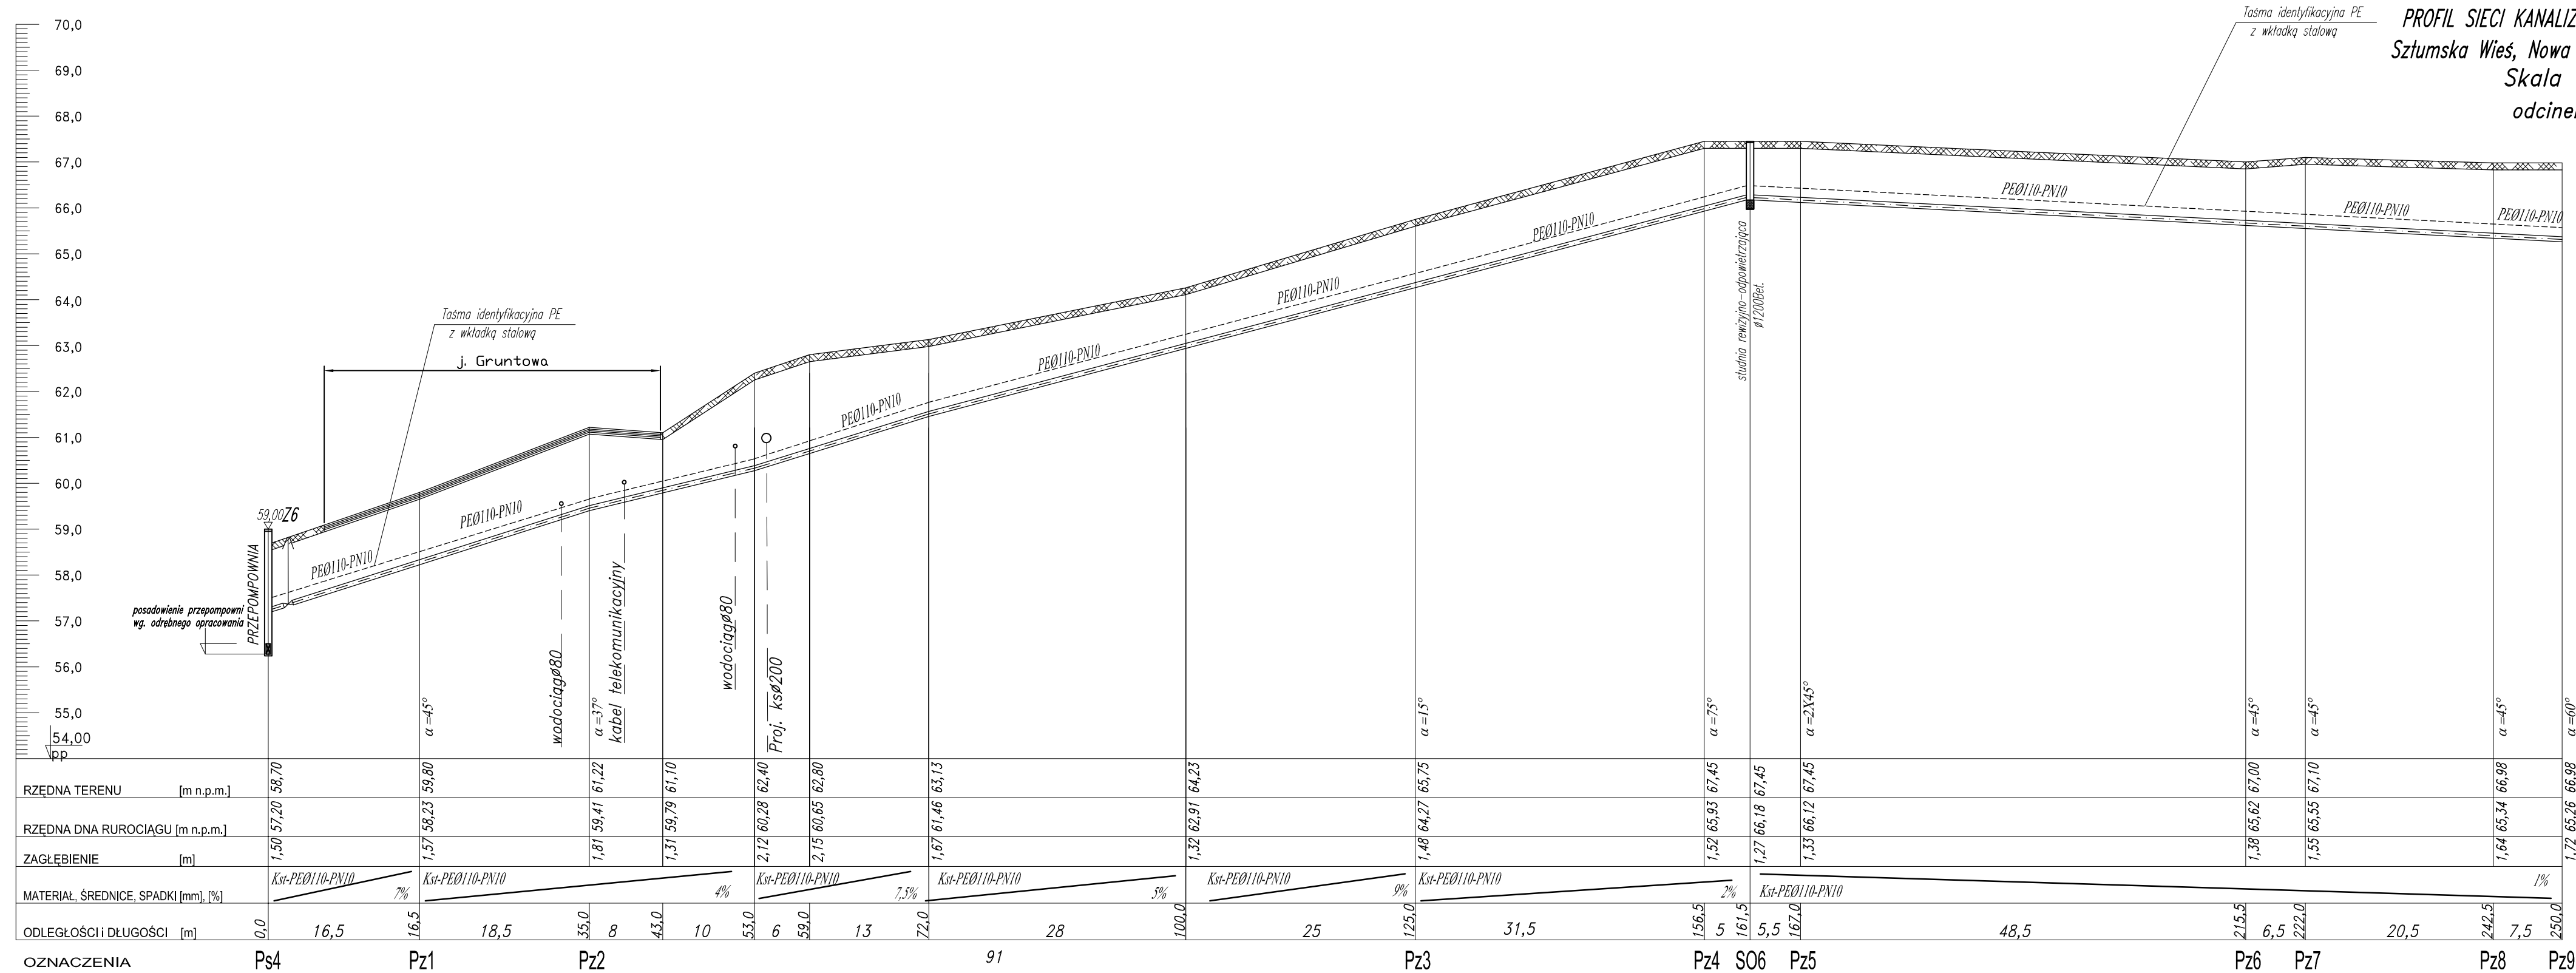

HYDRO-TERM
 BIURO PROJEKTOWO-INWESTYCYJNE
 82-200 MALBORK Al. Wojska Polskiego 90A/b tel. (55) 272-70-81 e-mail: biuro@hydroterm.strefa.pl NIP579-113-23-72

ZADANIE: PROJEKT ZAGOSPODAROWANIA TERENU BUDOWA SIECI KANALIZACJI SANITARNEJ W OBRĘBIE MIEJSCOWOŚCI SZTUMSKA WIEŚ NOWA WIEŚ I ZAJEZIERZE ETAP I	Branda: SANITARNA Projektant: mgr inż. Adam Papaj 15241EL190 Uprawnienia budowlane w specjalności instalacyjno-ryzymeryjnej	Data: Lipiec 2016r.	Skala: 1:100/500
LOKALIZACJA: Sztumska Wieś - Gmina Sztum	POMIS/3649/01 Asystent: B. Głęb		Rys. 23
TYTUŁ RYS.: PROFIL SIECI KANALIZACJI SANITARNEJ - TŁOCZNEJ odcinek: Ps4-Pz9	Sprawdzający: mgr inż. Jacek Pogłowski POMI0138/POOS/04 Uprawnienia budowlane bez ograniczeń w specjalności instalacyjnej		Nr zlecenia: 5152

POMIS/0213/05