


PROFIL SIECI KANALIZACJI SANITARNEJ-TŁOCZNEJ
 Sztumska Wieś, Nowa Wieś, Zajezerze gm. Sztum
 Skala 1:100/500
 odcinek: Pz9-TKS2

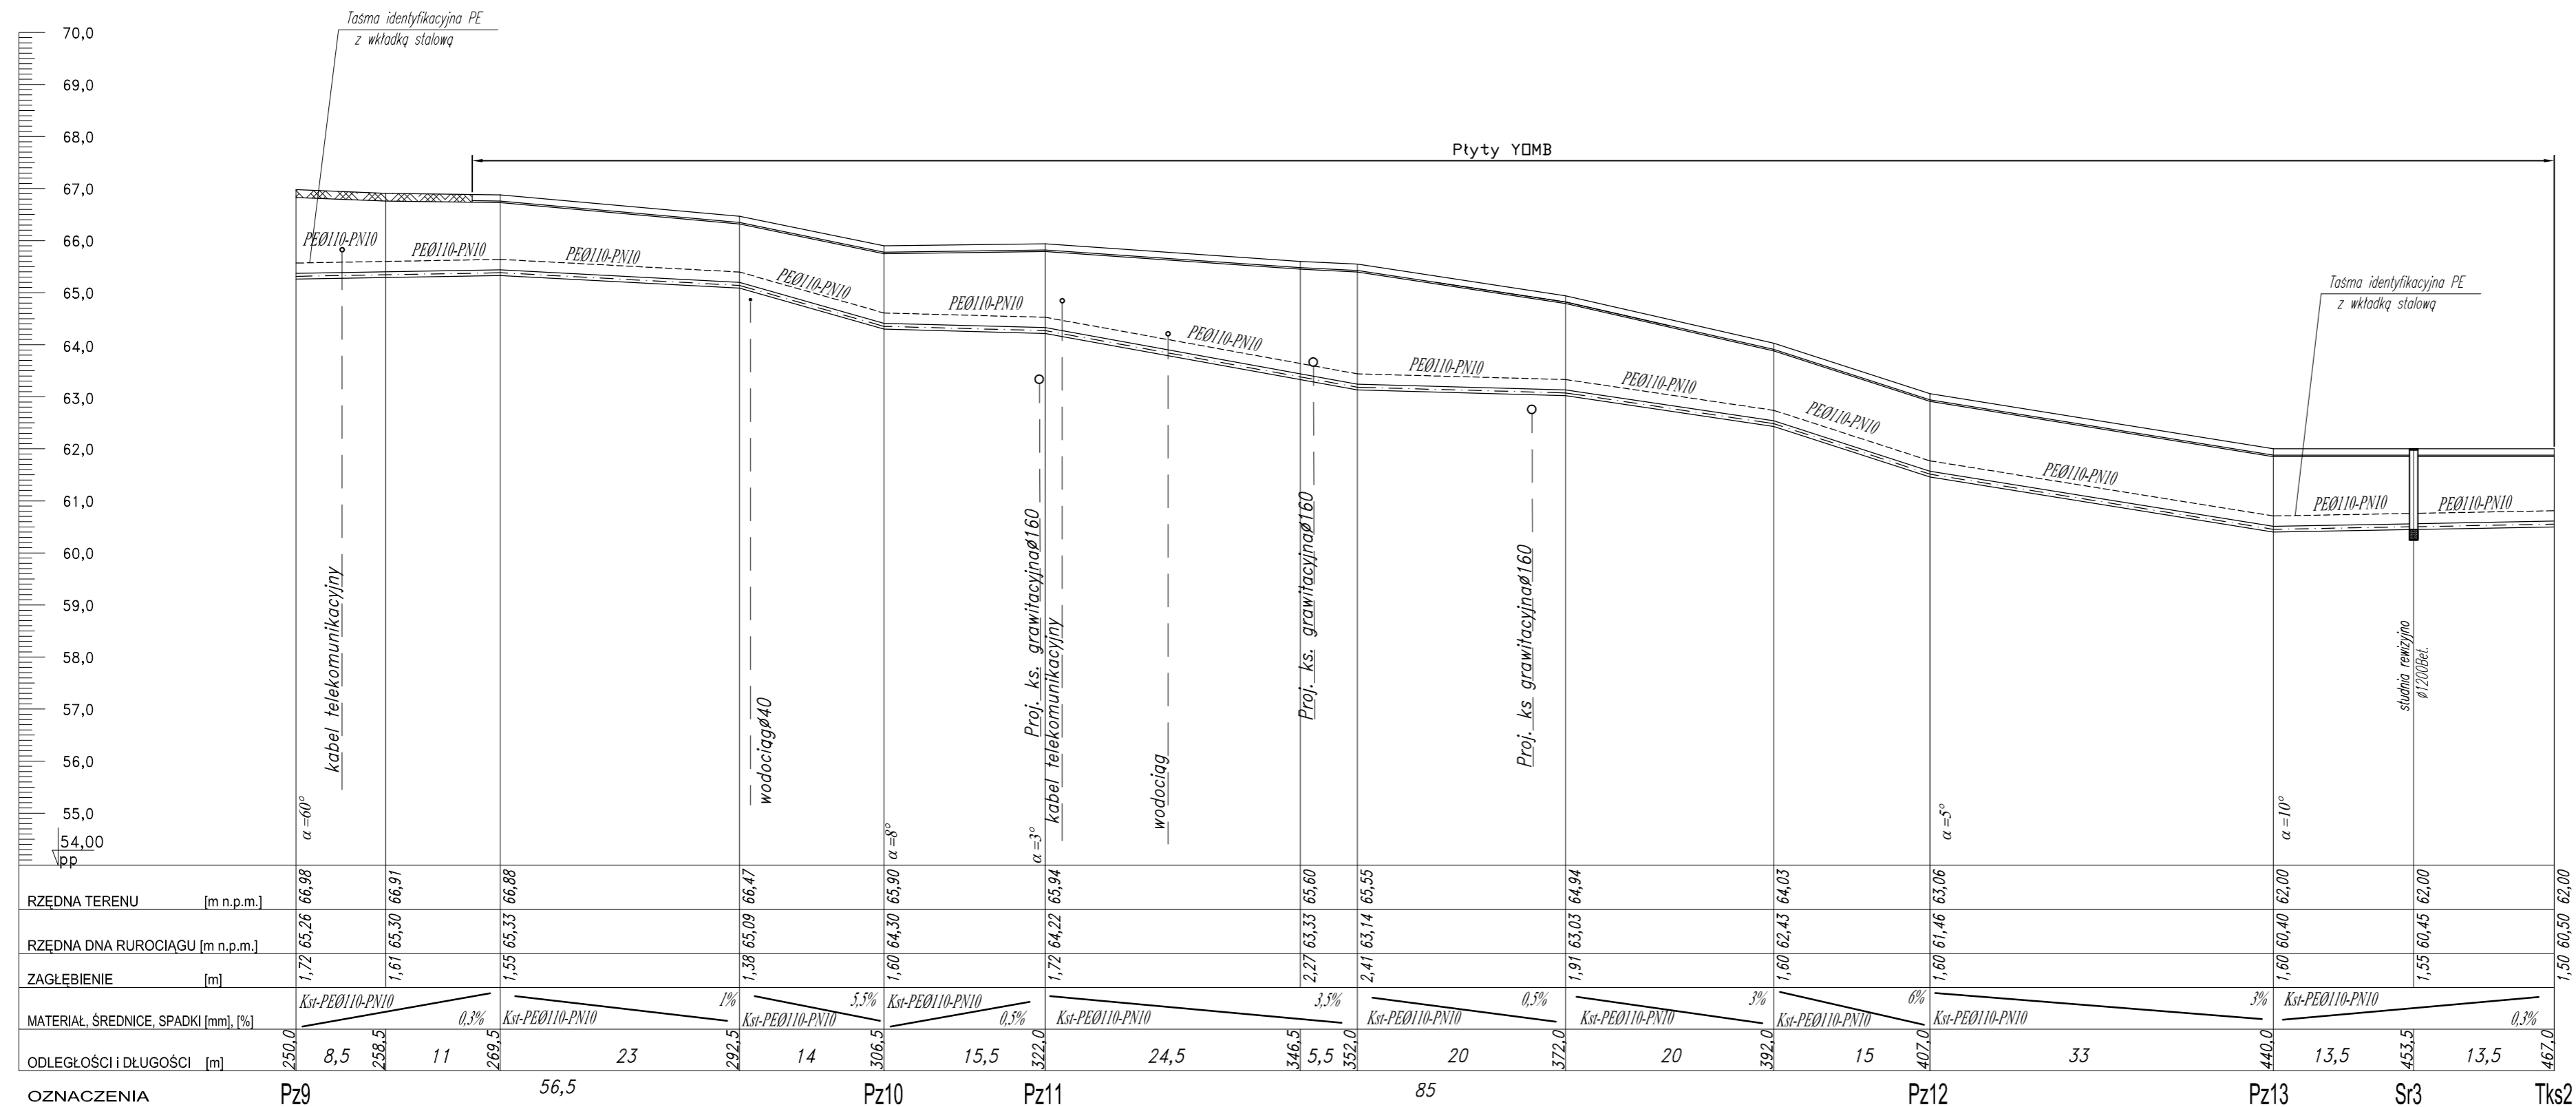

RZĘDNA TERENU [m n.p.m.]	66,98	66,91	66,88	66,47	65,90	65,94	65,60	65,55	64,94	64,03	63,06	62,00	62,00	62,00												
RZĘDNA DNA RUROCIĄGU [m n.p.m.]	65,26	65,30	65,33	65,09	64,30	64,22	63,33	63,14	63,03	62,43	61,46	60,40	60,45	60,50												
ZAGŁĘBIENIE [m]	1,72	1,61	1,55	1,38	1,60	1,72	2,27	2,41	1,91	1,60	1,60	1,60	1,55	1,50												
MATERIAŁ, ŚREDNICE, SPADKI [mm], [%]	Kst-PE0110-PN10 0,3%		Kst-PE0110-PN10 1%		Kst-PE0110-PN10 5,5%		Kst-PE0110-PN10 0,5%		Kst-PE0110-PN10 3,5%		Kst-PE0110-PN10 0,5%		Kst-PE0110-PN10 3%													
ODLEGŁOŚCI I DŁUGOŚCI [m]	250,0	8,5	258,5	11	269,5	292,5	14	306,5	15,5	322,0	24,5	346,5	5,5	352,0	20	372,0	20	392,0	15	407,0	33	440,0	13,5	453,5	13,5	467,0
OZNACZENIA	Pz9		56,5		Pz10	Pz11		85		Pz12		Pz13	Sr3	Tks2												

HYDRO-TERM
 BIURO PROJEKTOWO-INWESTYCYJNE

82-200 MALBORK Al. Wojska Polskiego 90A/b tel. (55) 272-70-81 e-mail: biuro@hydroterm.strefa.pl NIP 579-113-23-72

ZADANIE: PROJEKT ZAGOSPODAROWANIA TERENU BUDOWA SIECI KANALIZACJI SANITARNEJ W OBRĘBIE MIEJSCOWOŚCI SZTUMSKA WIEŚ NOWA WIEŚ I ZAJEZIERZE ETAP I	Brand: SANITARNA Projektant: mgr inż. Adam Papaj 1529/EL/90 Uprawnienia budowlane w specjalności instalacyjnej (Sanitarna)	Data: Lipiec 2016r.	Skala: 1:100/500
LOKALIZACJA: SZTUMSKA WIEŚ - GMINA SZTUM	Asystent: B. Głęb		Rys. 24
TYTUŁ RYS. PROFIL SIECI KANALIZACJI SANITARNEJ - TŁOCZNEJ odcinek: Pz9-TKS2	Sprawdzający: mgr inż. Jacek Popławski POM/0139/POOOS/04 Uprawnienia budowlane bez ograniczeń w specjalności Instalacyjnej		Nr zlecenia 5152