


PROFIL SIECI KANALIZACJI SANITARNEJ-TŁOCZNEJ
 Sztumska Wieś, Nowa Wieś, Zajezierze gm. Sztum
 Skala 1:100/500
 odcinek:Tks2-Pz22

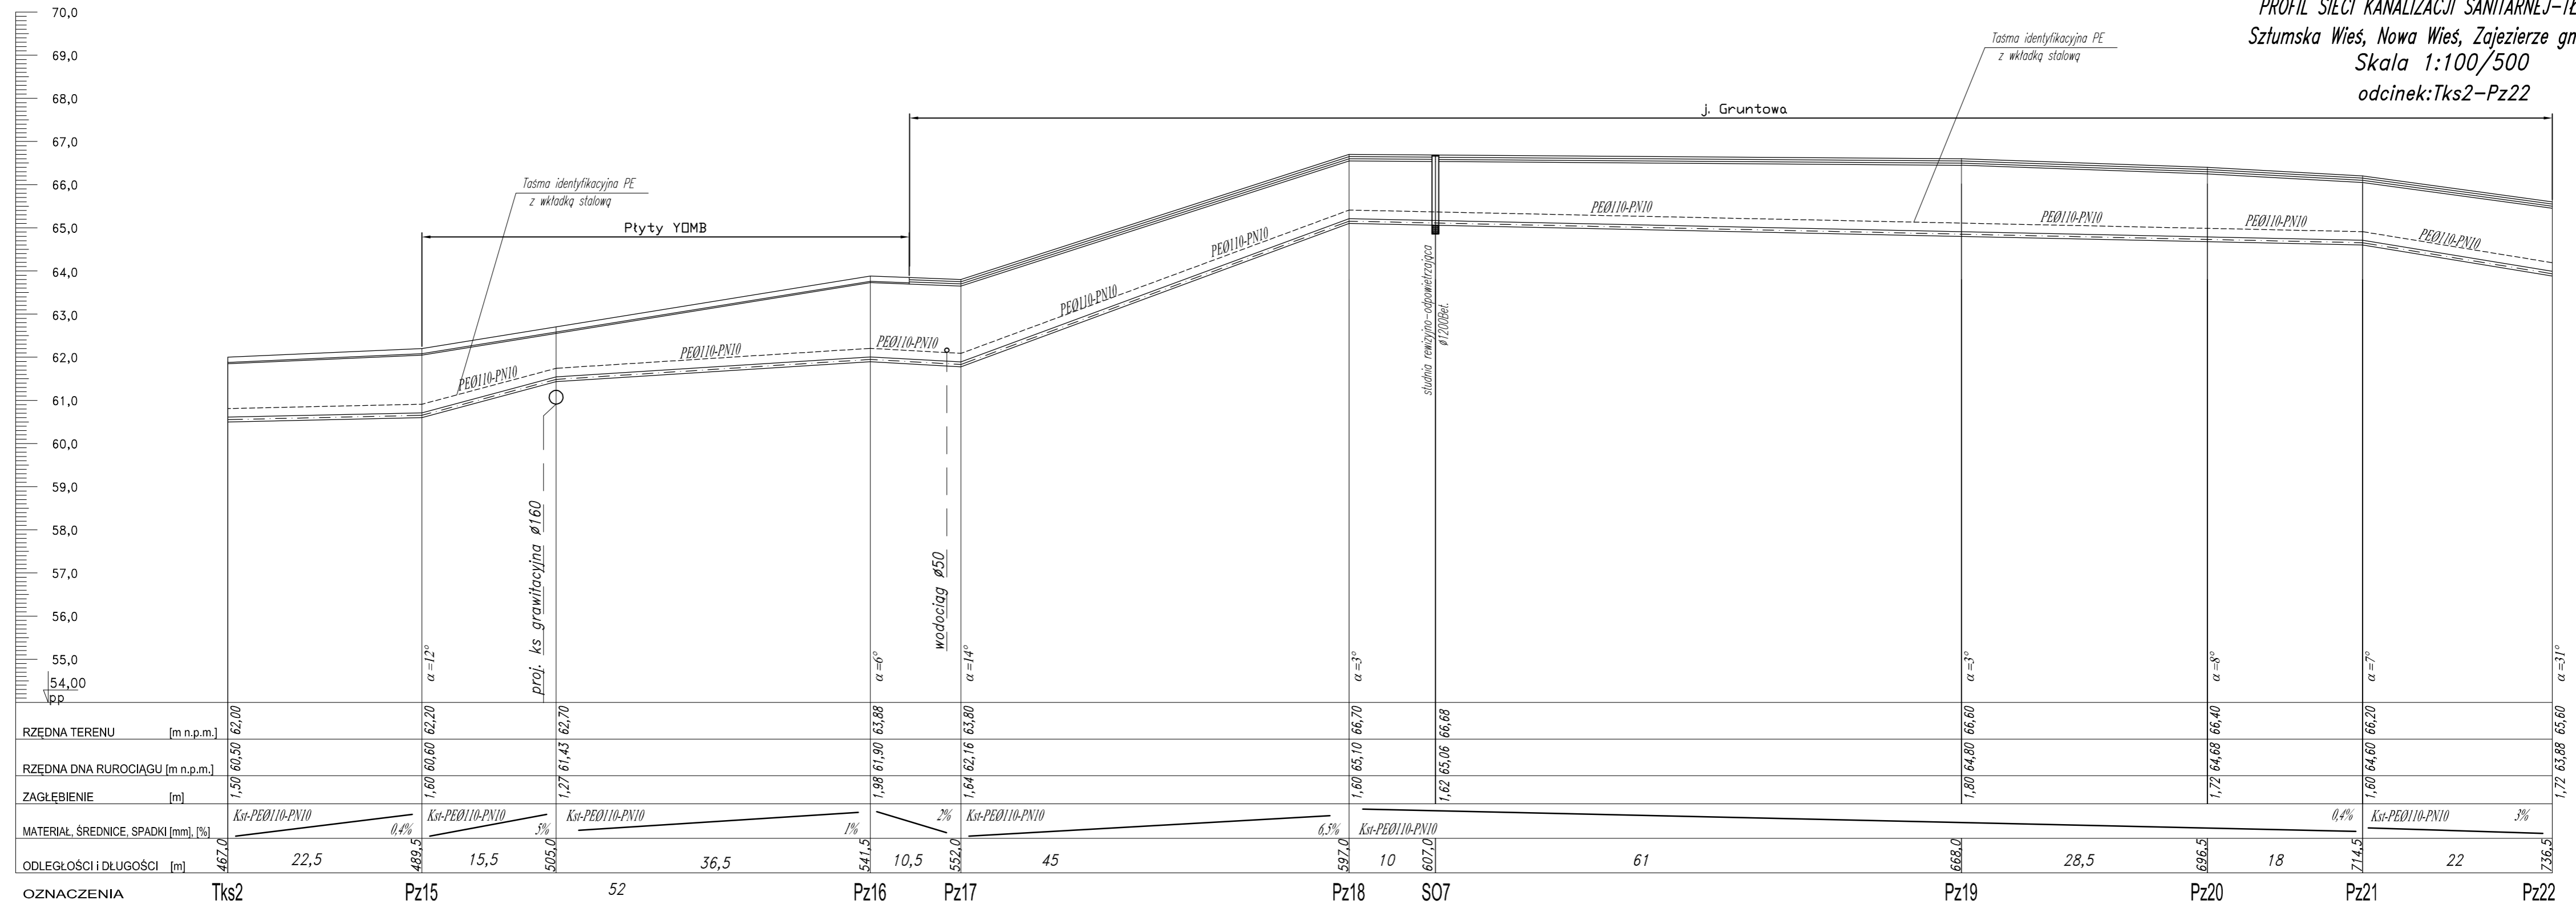

RZĘDNA TERENU [m n.p.m.]	62,00	62,20	62,70	63,88	63,80	66,70	66,68	66,60	66,40	66,20	65,60										
RZĘDNA DNA RUROCIĄGU [m n.p.m.]	60,50	60,60	61,43	61,90	62,16	65,10	65,06	64,80	64,68	64,60	63,88										
ZAGŁĘBIENIE [m]	1,50	1,60	1,27	1,98	1,64	1,60	1,62	1,80	1,72	1,60	1,72										
MATERIAŁ, ŚREDNICE, SPADKI [mm], [%]	Kst-PE0110-PN10 0,4%		Kst-PE0110-PN10 3%		Kst-PE0110-PN10 1%		Kst-PE0110-PN10 2%		Kst-PE0110-PN10 6,5%		Kst-PE0110-PN10 0,4%		Kst-PE0110-PN10 3%								
ODLEGŁOŚCI I DŁUGOŚCI [m]	467,0	22,5	489,5	15,5	505,0	36,5	541,5	10,5	552,0	45	597,0	10	607,0	61	688,0	28,5	696,5	18	714,5	22	736,5
OZNACZENIA	Tks2	Pz15	52	Pz16	Pz17	Pz18	S07	Pz19	Pz20	Pz21	Pz22										



BIURO PROJEKTOWO-INWESTYCYJNE
 82-200 MALBORK Al. Wojska Polskiego 90A/b tel. (55) 272-70-81 e-mail: biuro@hydroterm.strefa.pl NIP579-113-23-72

ZADANIE: PROJEKT ZAGOSPODAROWANIA TERENU BUDOWA SIECI KANALIZACJI SANITARNEJ W OBRĘBIE MIEJSCOWOŚCI SZTUMSKA WIEŚ NOWA WIEŚ I ZAJEZIERZE ETAP I LOKALIZACJA:	Projektant: mgr inż. Adam Papaj 15021EUB Uprawnienia budowlane w specjalności instalacyjno-rzemieślniczej POM/IS/3649/01	Skala 1:100/500
SZTUMSKA WIEŚ - GMINA SZTUM	Asystent: B. Głąb	Rys. 25
TYTUŁ RYS. PROFIL SIECI KANALIZACJI SANITARNEJ - TŁOCZNEJ odcinek:Tks2-Pz22	Sprawdzający: mgr inż. Jacek Pogłowski POM/0138/POC/S/04 Uprawnienia budowlane bez ograniczeń w specjalności instalacyjnej POM/IS/0213/05	Nr zlecenia 5152