


PRZEKROCZENIE DROGI KRAJOWEJ NR 55  
w km 41+186

PROFIL SIECI KANALIZACJI SANITARNEJ-TŁOCZNEJ  
Sztumska Wieś, Nowa Wieś, Zajezierze gm. Sztum  
Skala 1:100  
odcinek: Pz26-Pz29

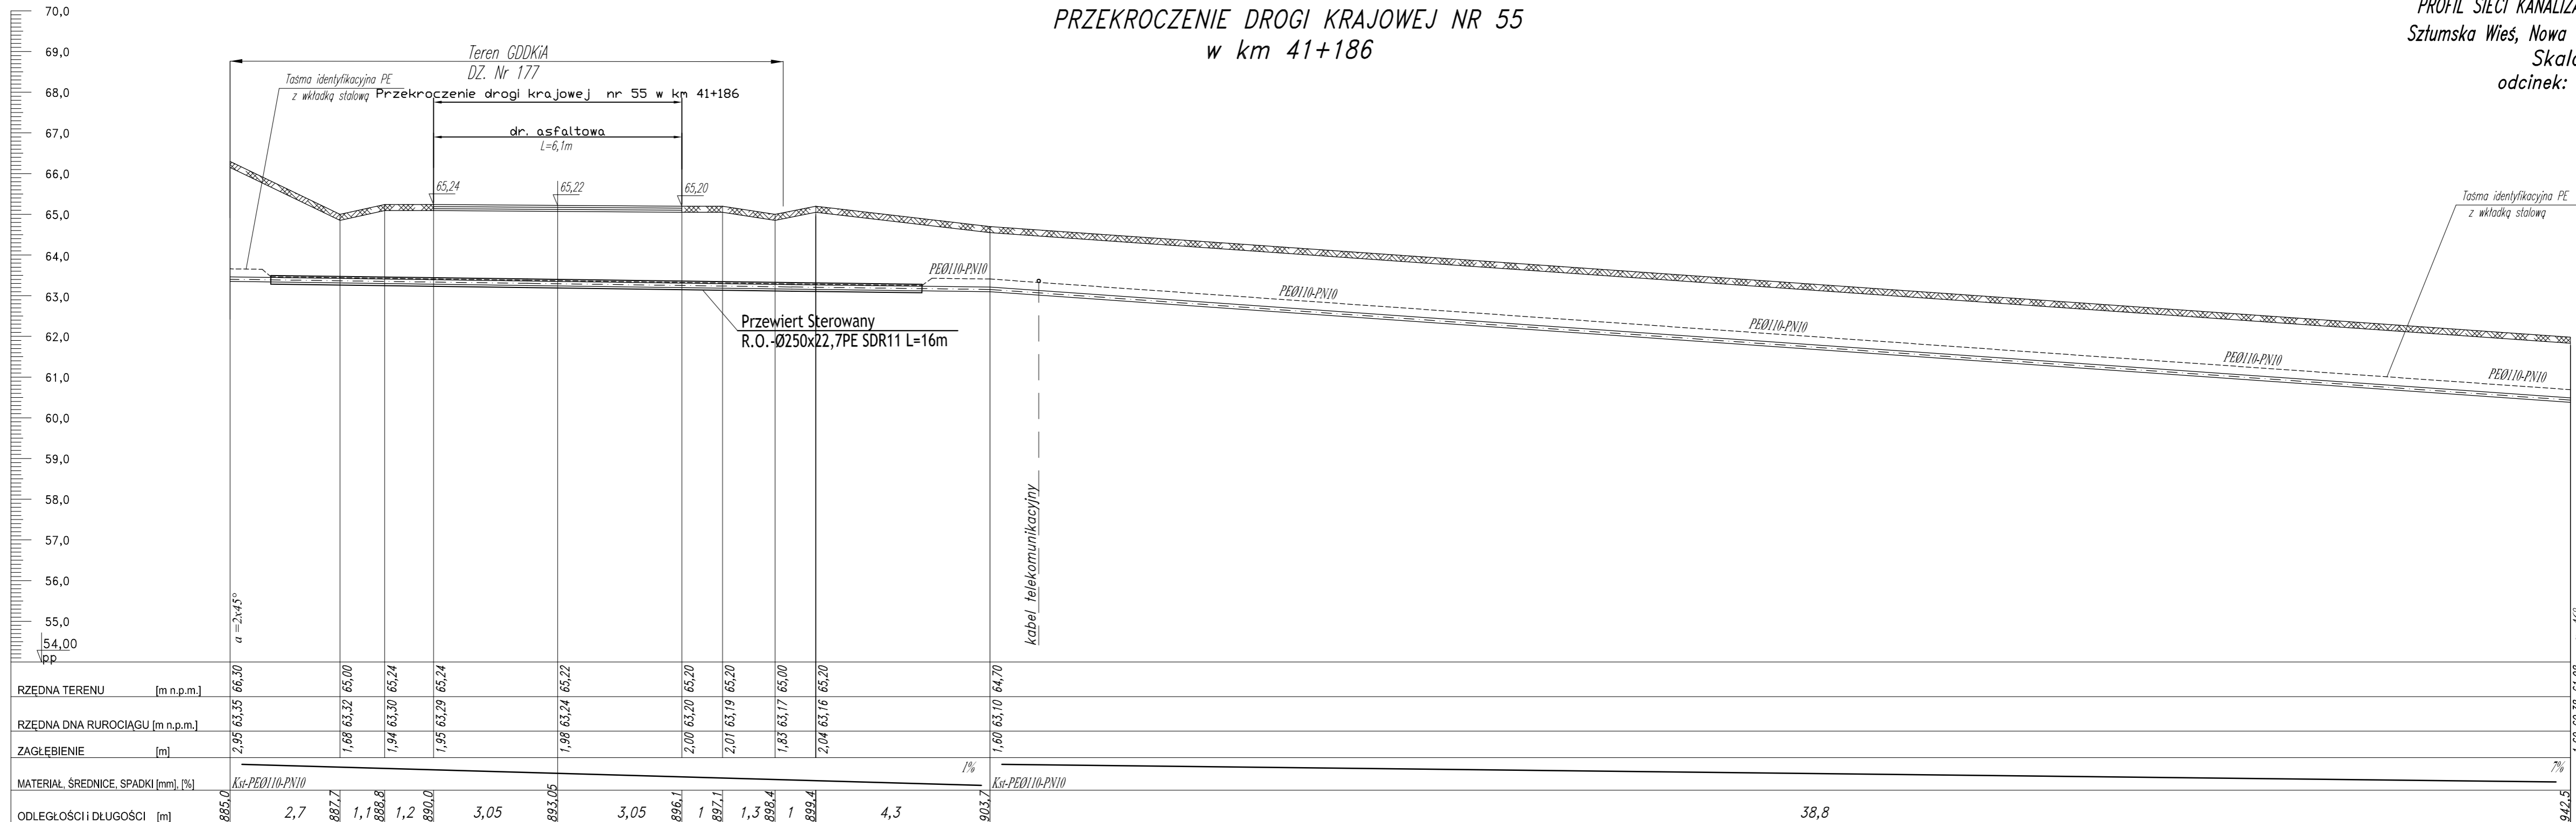

|                                      |                    |--------------------------------------|--------------------|-------|-------|-------|-------|-------|-------|-------|--------|-------|-------|---|-------|-----|-------|---|-------|-----|-------|------|-------|
| RZĘDNA TERENU [m n.p.m.]             | 66,30              | 65,00 | 65,24 | 65,24 | 65,22 | 65,20 | 65,20 | 65,00 | 65,20  | 64,70 |       |   |       |     |       |   |       |     |       |      |       |
| RZĘDNA DNA RUROCIAGU [m n.p.m.]      | 63,35              | 63,32 | 63,30 | 63,29 | 63,24 | 63,20 | 63,19 | 63,17 | 63,16  | 63,10 |       |   |       |     |       |   |       |     |       |      |       |
| ZAGŁĘBIENIE [m]                      | 2,95               | 1,68  | 1,94  | 1,95  | 1,98  | 2,00  | 2,01  | 1,83  | 2,04   | 1,60  |       |   |       |     |       |   |       |     |       |      |       |
| MATERIAŁ, ŚREDNICE, SPADKI [mm], [%] | Kst-PE0110-PN10 7% |       |       | ODLEGŁOŚCI I DŁUGOŚCI [m]            | 885,0              | 2,7   | 887,7 | 1,1   | 888,8 | 1,2   | 890,0 | 3,05  | 893,05 | 3,05  | 896,1 | 1 | 897,1 | 1,3 | 898,4 | 1 | 899,4 | 4,3 | 903,7 | 38,8 | 942,5 |

OZNACZENIA Pz26 57,5 Pz29

**HYDRO-TERM**  
BIURO PROJEKTOWO-INWESTYCYJNE

82-200 MALBORK Al. Wojska Polskiego 90A/b tel. (55) 272-70-81 e-mail: biuro@hydroterm.strefa.pl NIP579-113-23-72

|  |  |                     |                      |
|--|--|---------------------|----------------------|
| ZADANIE:<br>PROJEKT ZAGOSPODAROWANIA TERENU<br>BUDOWA SIECI KANALIZACJI SANITARNEJ<br>W OBRĘBIE MIEJSCOWOŚCI SZTUMSKA WIEŚ<br>NOWA WIEŚ I ZAJEZIERZE<br>ETAP I | Branta: SANITARNA<br>Projektant:<br>mgr inż. Adam Papaj<br>1529/EL/90<br>Uprawnienia budowlane w specjalności<br>projektowania hydraulicznego<br>POMIS/3649/01 | Data: Lipiec 2016r. | Skala:<br>1:100      |
| LOKALIZACJA:<br>Sztumska Wieś, Nowa Wieś, Zajezierze gm. Sztum<br>SZTUMSKA WIEŚ - GMIŃA SZTUM  | Asystent:<br>B. Głęb   |                     | Rys.<br>27           |
| TYTUŁ RYS.<br>PROFIL SIECI KANALIZACJI SANITARNEJ - TŁOCZNEJ<br>odcinek: Pz26-Pz29   | Sprawdzający:<br>mgr inż. Jacek Popławski<br>POM/0139/POOOS/04<br>Uprawnienia budowlane bez ograniczeń<br>w specjalności instalacyjnej<br>POMIS/0213/05        |                     | Nr zlecenia:<br>5152 |