


PROFIL SIECI KANALIZACJI SANITARNEJ-TŁOCZNEJ
 Sztumska Wieś, Nowa Wieś, Zajezierze gm. Sztum
 Skala 1:100/500
 odcinek: Pz29-Pz39

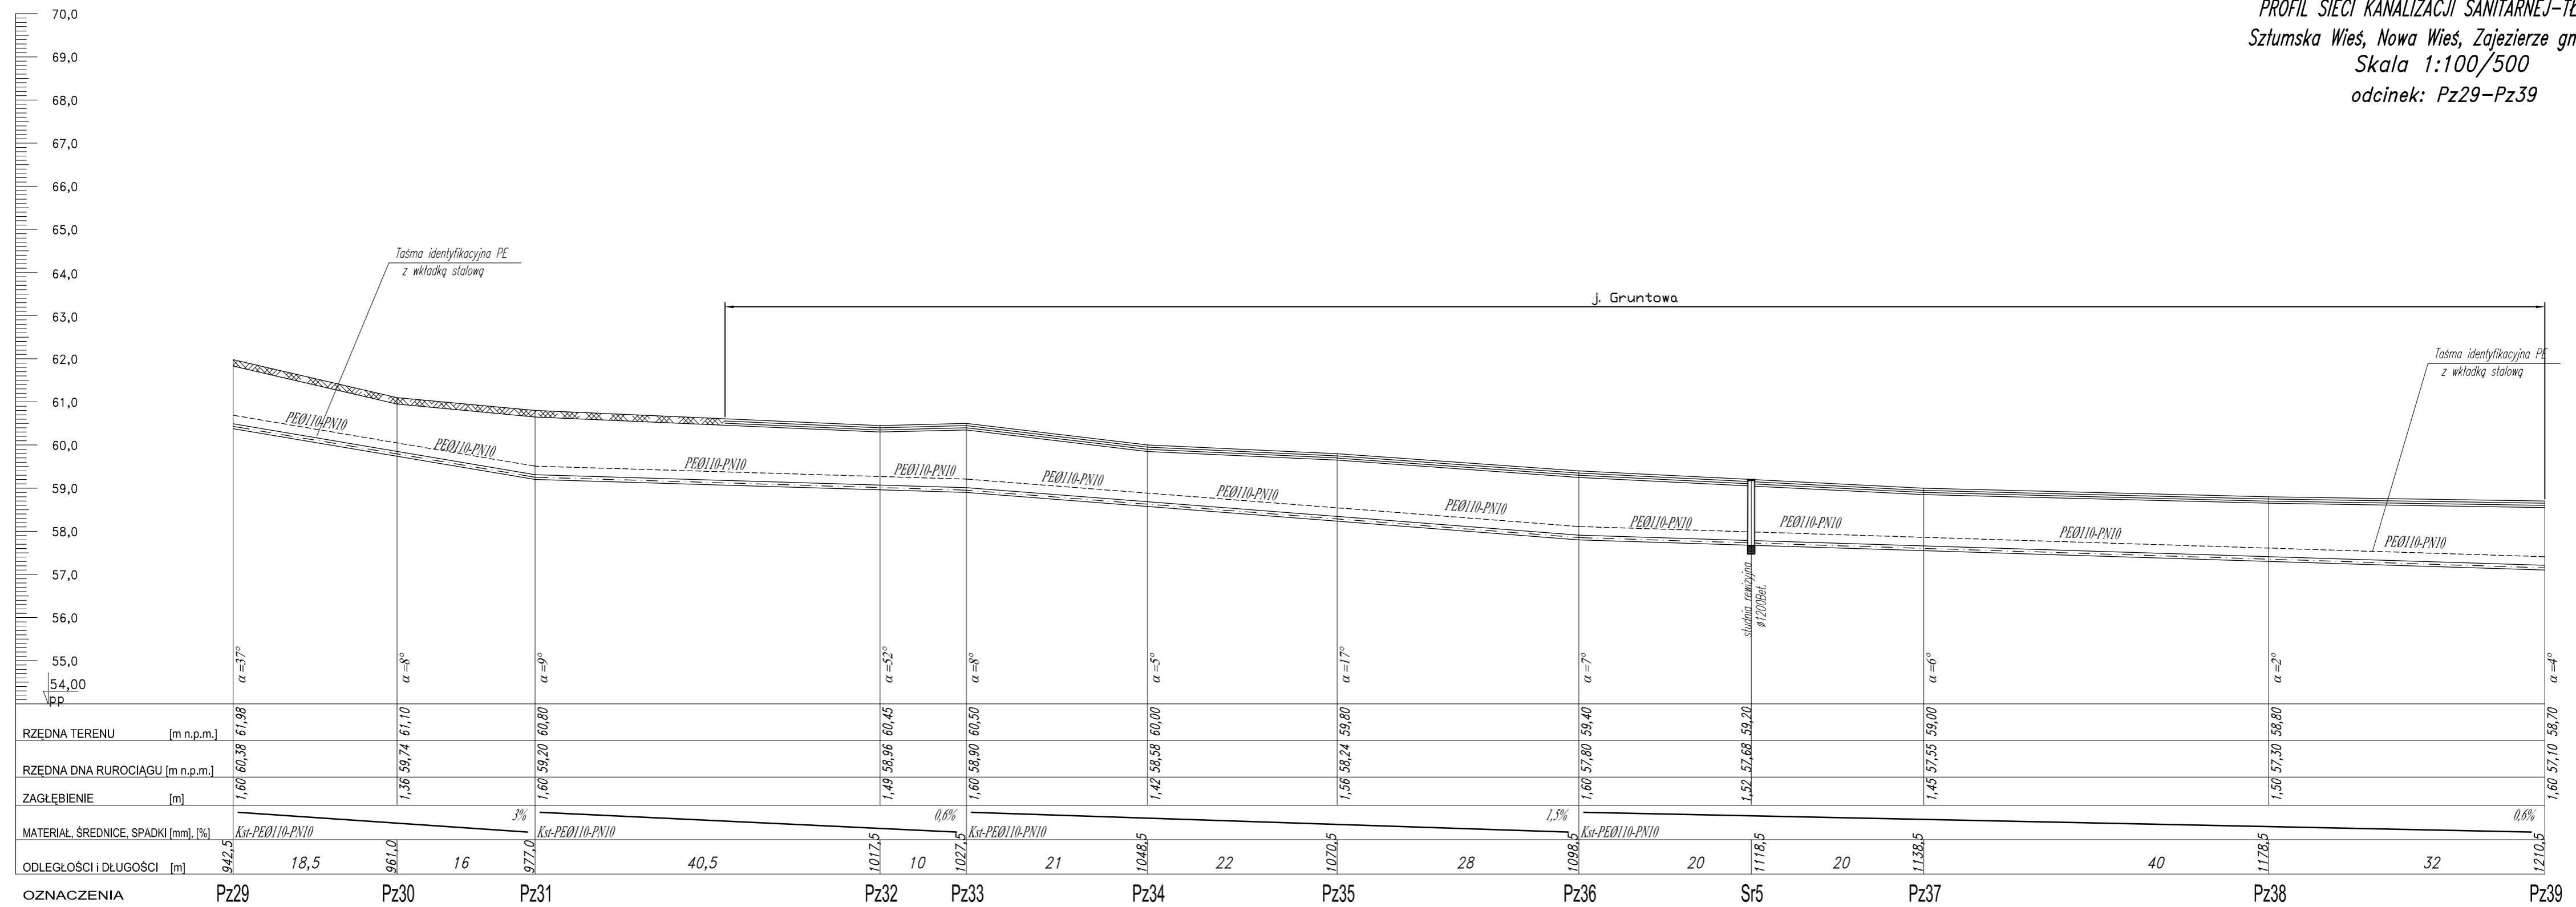

HYDRO-TERM
 BIURO PROJEKTOWO-INWESTYCYJNE

82-200 MALBORK Al. Wojska Polskiego 90A/b tel. (55) 272-70-81 e-mail: biuro@hydroterm.strefa.pl NIP579-113-23-72

ZADANIE: PROJEKT ZAGOSPODAROWANIA TERENU BUDOWA SIECI KANALIZACJI SANITARNEJ W OBRĘBIE MIEJSCOWOŚCI SZTUMSKA WIEŚ NOWA WIEŚ I ZAJEZIERZE ETAP I

LOKALIZACJA: SZTUMSKA WIEŚ - GMINA SZTUM

TYTUŁ RYS.: PROFIL SIECI KANALIZACJI SANITARNEJ - TŁOCZNEJ odcinek: Pz29-Pz39

Brandz: SANITARNA
 Projektant: mgr inż. Adam Papej 1529/EU/90
 Uprawnienia budowlane w specjalności instalacyjno-inżynierskiej
 POM/IS/3649/01
 Asystent: B. Głęb
 Sprawdzający: mgr inż. Jacek Pogłowski POM/IS/381/POC/Si04
 Uprawnienia budowlane bez ograniczeń w specjalności instalacyjnej
 POM/IS/0213/05

Data: Lipiec 2016r.

Skala: 1:100/500

Rys.: 28

Nr zlecenia: 5152