


PROFIL SIECI KANALIZACJI SANITARNEJ-TŁOCZNEJ
 Sztumska Wieś, Nowa Wieś, Zajezerze gm. Sztum
 Skala 1:100/500
 odcinek: Pz39-Pz48

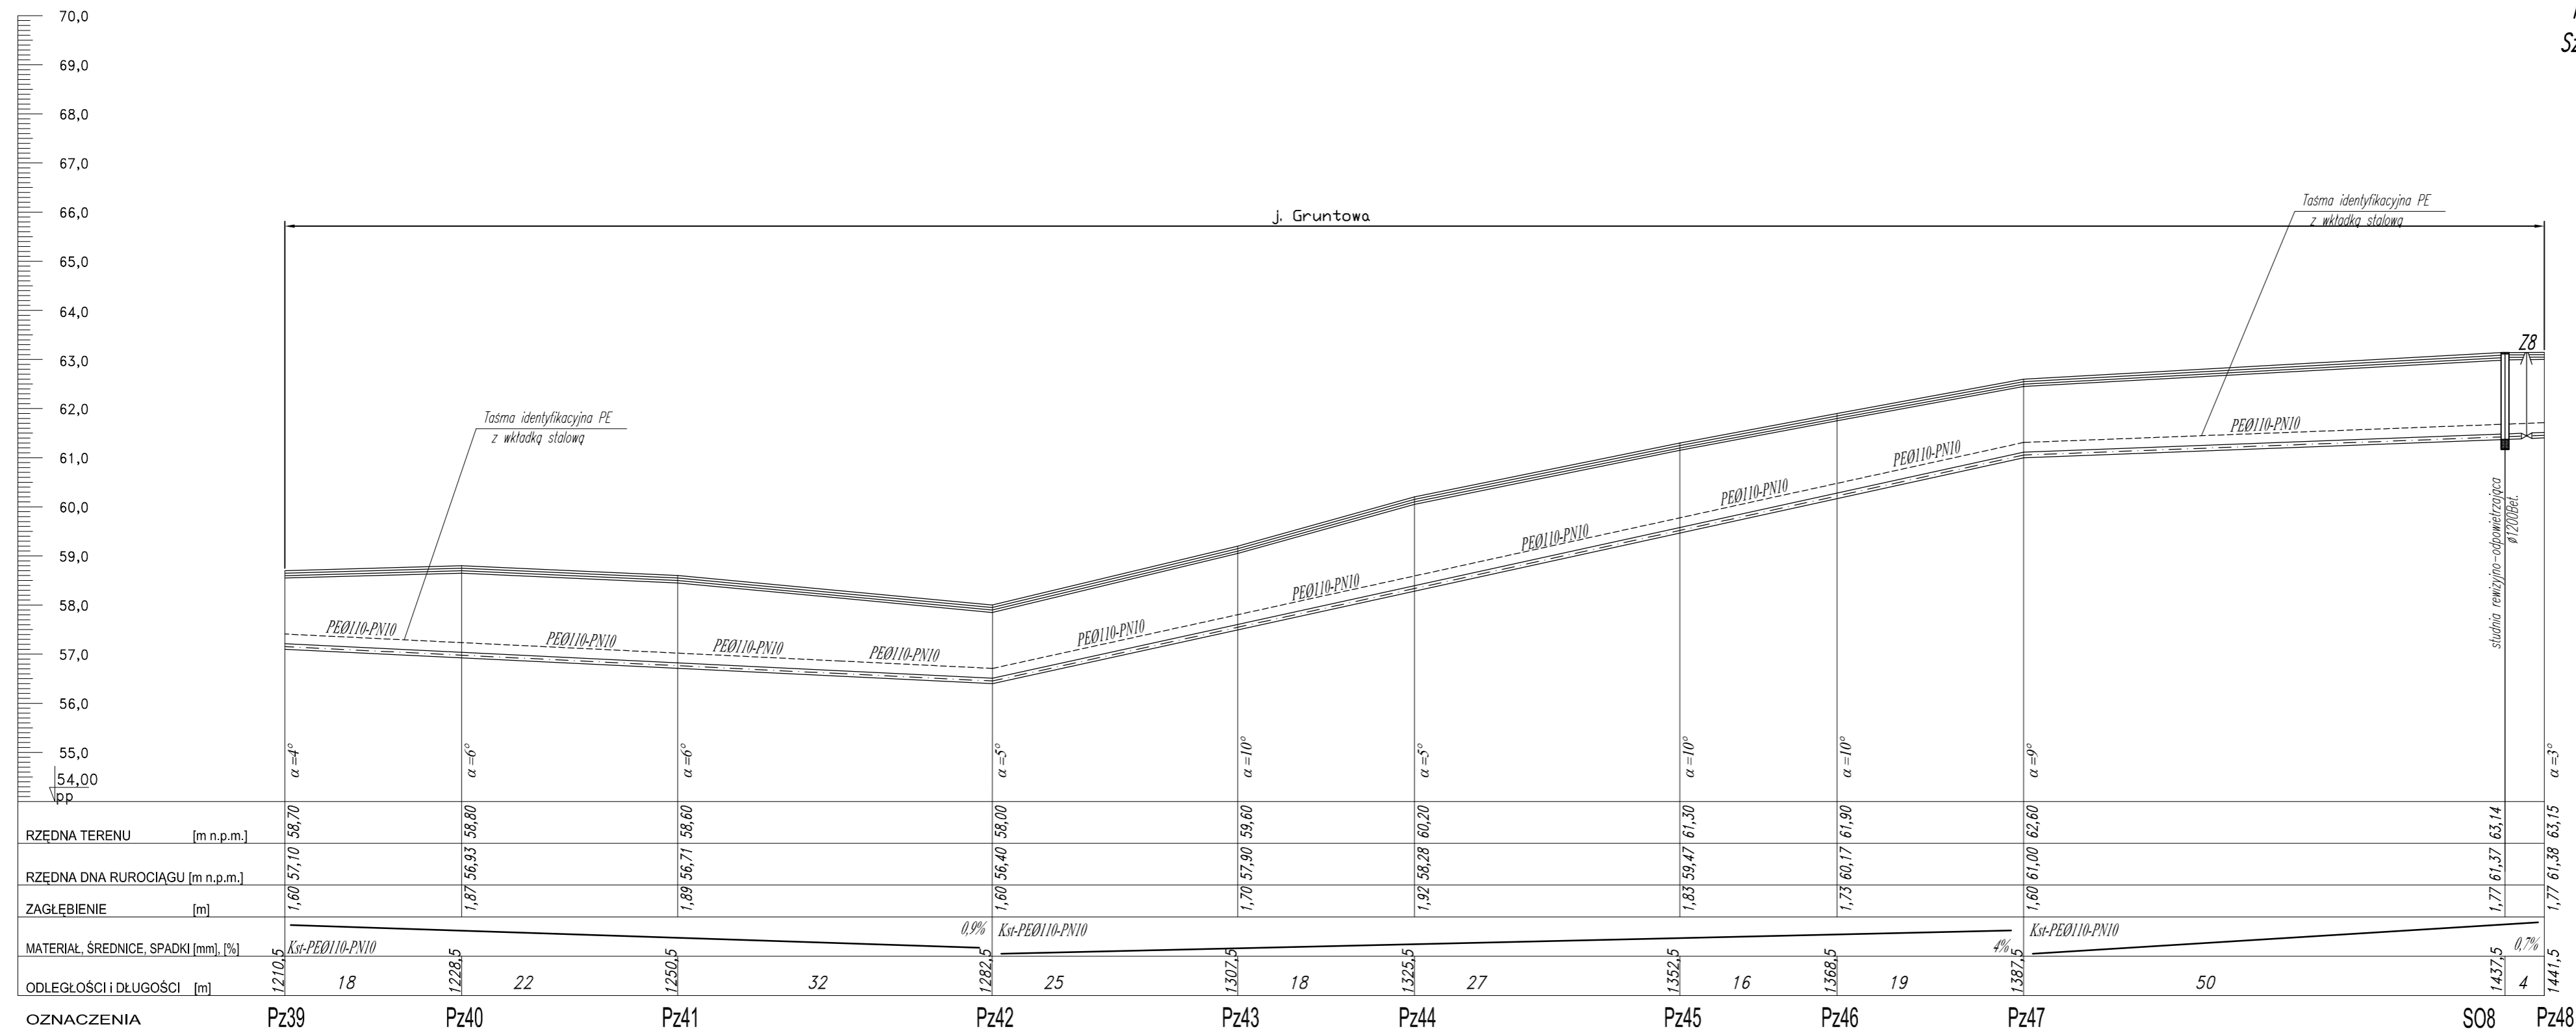

HYDRO-TERM
 BIURO PROJEKTOWO-INWESTYCYJNE
 82-200 MALBORK Al. Wojska Polskiego 90A/b tel. (55) 272-70-81 e-mail: biuro@hydroterm.strefa.pl NIP579-113-23-72

ZADANIE: PROJEKT ZAGOSPODAROWANIA TERENU BUDOWA SIECI KANALIZACJI SANITARNEJ W OBRĘBIE MIEJSCOWOŚCI SZTUMSKA WIEŚ NOWA WIEŚ I ZAJEZIERZE ETAP I		Branża: SANITARNA Data: Lipiec 2016r.	
LOKALIZACJA: SZTUMSKA WIEŚ - GMINA SZTUM		Projektant: mgr inż. Adam Papaj 15291EJ/16 Uprawnienia budowlane w specjalności instalacyjno-rzemieślniczej	Skala 1:100/500
TYTUŁ RYS. PROFIL SIECI KANALIZACJI SANITARNEJ - TŁOCZNEJ odcinek: Pz39-Pz48		Asystent: B. Głęb Sprawdzający: mgr inż. Jacek Pogłowski POM/0158/POCS/04 Uprawnienia budowlane bez ograniczeń w specjalności instalacyjnej	Rys. 29 Nr zlecenia 5152
		POM/IS/3649/01	
		POM/IS/0213/05	