



PROFIL SIECI KANALIZACJI SANITARNEJ-TŁOCZNEJ
Sztumska Wieś, Nowa Wieś, Zajezerze gm. Sztum
Skala 1:100/500
odcinek:Pz49-Tks1

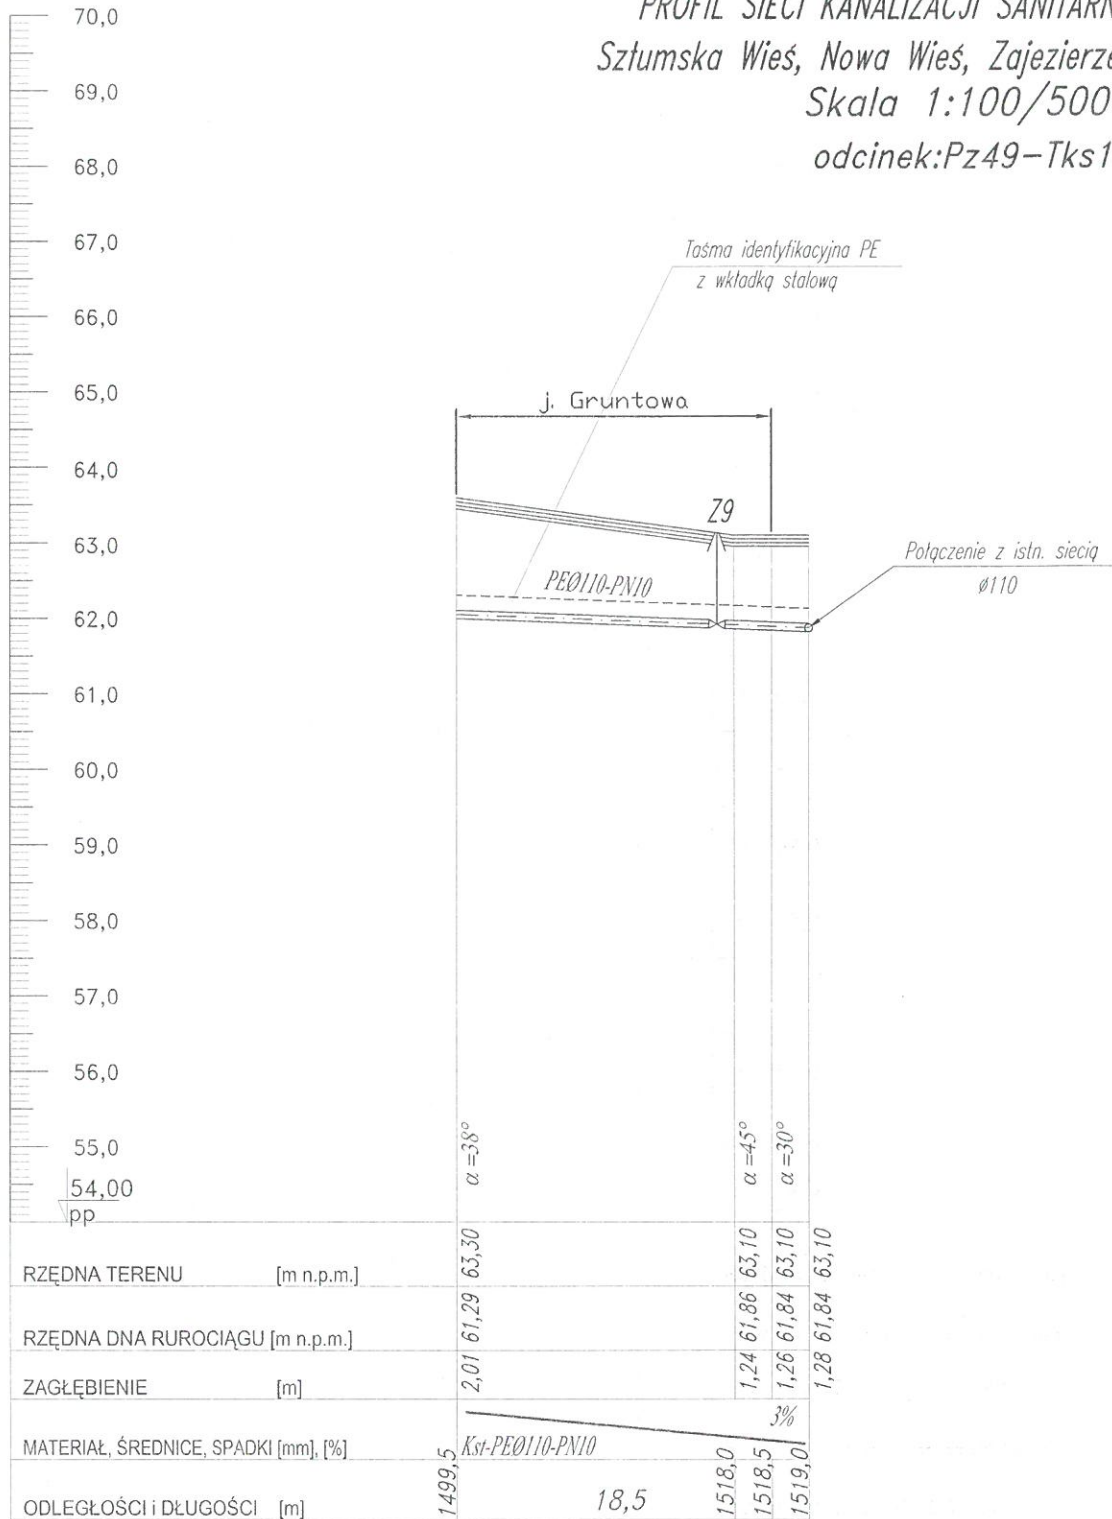

OZNACZENIA

Pz49

Pz50Pz51 Tks1

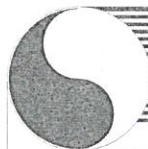

HYDRO-TERM

BIURO PROJEKTOWO-INWESTYCYJNE

82-200 MALBORK Al. Wojska Polskiego 90A/b tel. (55) 272-70-81 e-mail: biuro@hydroterm.strefa.pl NIP579-113-23-72

ZADANIE: PROJEKT ZAGOSPODAROWANIA TERENU BUDOWA SIECI KANALIZACJI SANITARNEJ W OBRĘBIE MIEJSCOWOŚCI SZTUMSKA WIEŚ NOWA WIEŚ I ZAJEZIERZE ETAP I	Branża: SANITARNA	Data: Lipiec 2016r.	
LOKALIZACJA: SZTUMSKA WIEŚ - GMINA SZTUM	Projektant: mgr inż. Adam Papaj 1529/EL/90 Uprawnienia budowlane w specjalności instalacyjno-inżynieryjnej		Skala 1:100/500
TYTUŁ RYS. PROFIL SIECI KANALIZACJI SANITARNEJ - TŁOCZNEJ odcinek:Pz49-Tks1	Asystent: B. Głąb		Rys. 31
	Sprawdzający: mgr inż. Jacek Popławski POM/0139/POOOS/04 Uprawnienia budowlane bez ograniczeń w specjalności instalacyjnej		Nr zlecenia 5152
	POM/IS/0213/05		