


PROFIL SIECI KANALIZACJI SANITARNEJ-TŁOCZNEJ
Sztumska Wieś, Nowa Wieś, Zajezerze gm. Sztum
 Skala 1:100/100
 odcinek: Ps5 - Tks2

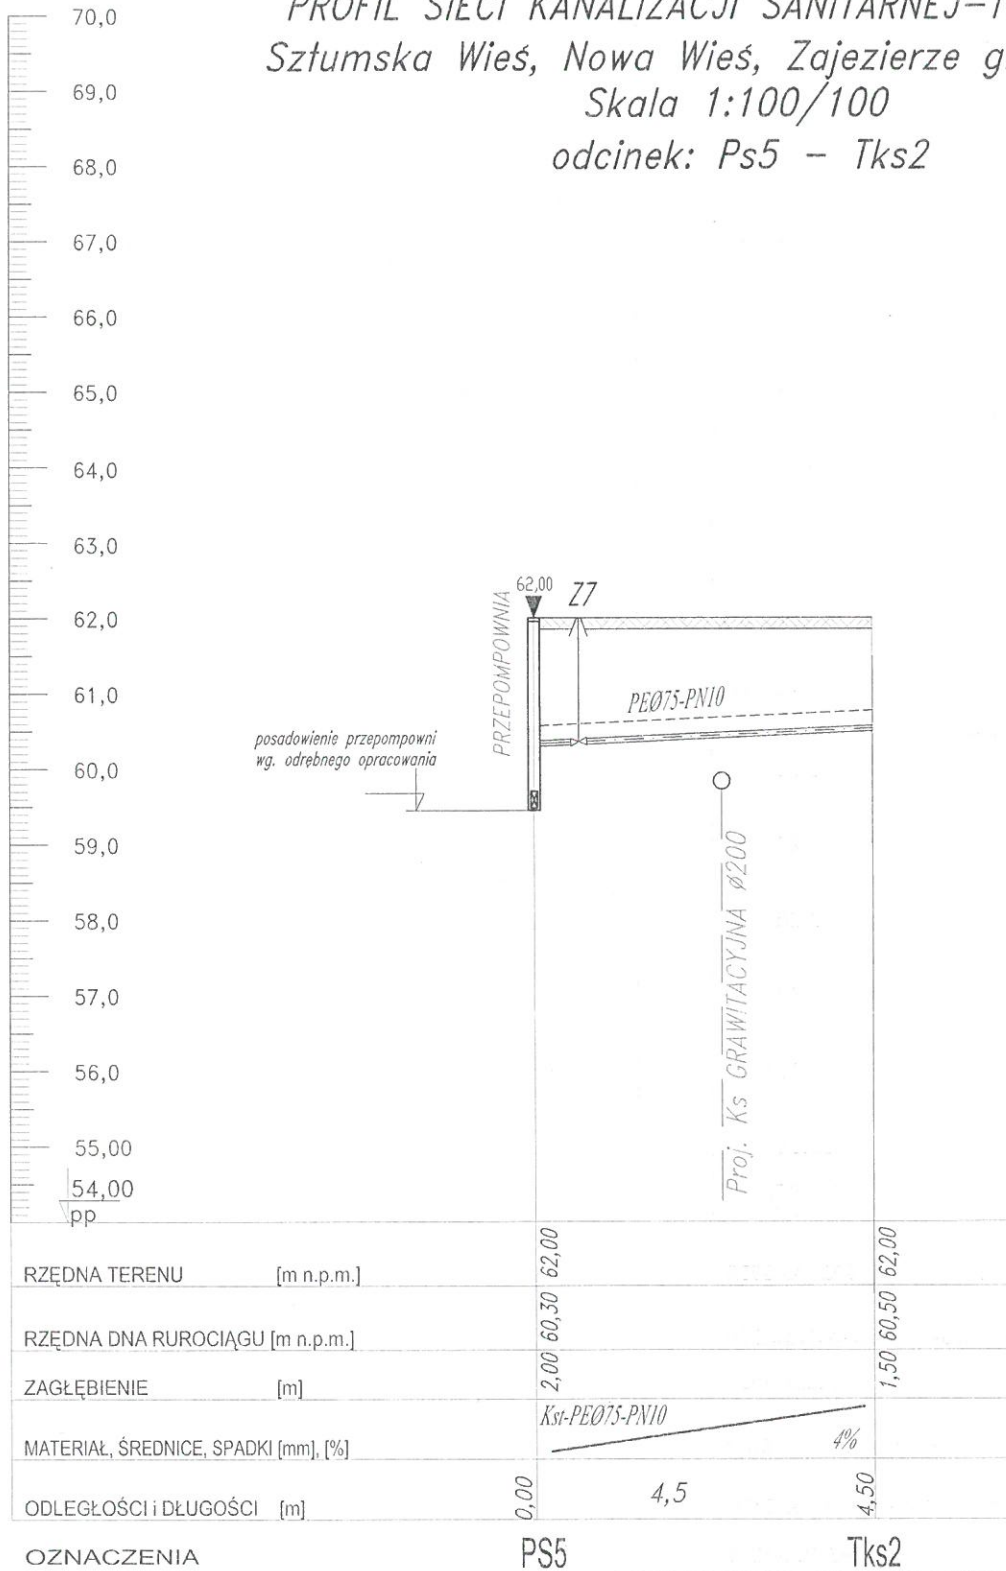

OZNACZENIA

PS5

Tks2



HYDRO-TERM
 BIURO PROJEKTOWO-INWESTYCYJNE

82-200 MALBORK Al. Wojska Polskiego 90A/b tel. (55) 272-70-81 e-mail: biuro@hydroterm.strefa.pl NIP579-113-23-72

ZADANIE: PROJEKT ZAGOSPODAROWANIA TERENU BUDOWA SIECI KANALIZACJI SANITARNEJ W OBRĘBIE MIEJSCOWOŚCI SZTUMSKA WIEŚ NOWA WIEŚ I ZAJEZIERZE ETAP I	Branża: SANITARNA	Data: Styczeń 2017r.
LOKALIZACJA: SZTUMSKA WIEŚ - GMINA SZTUM	Projektant: mgr inż. Adam Papej 1529/EL/90 Uprawnienia budowlane w specjalności instalacyjno-inżynieryjnej	 Skala 1:100/100
TYTUŁ RYS. PROFIL SIECI KANALIZACJI SANITARNEJ - TŁOCZNEJ odcinek: Ps5 - Tks2	POM/IS/3649/01 Asystent: B. Głęb Sprawdzający: mgr inż. Jacek Popławski POM/0 139/POOOS/04 Uprawnienia budowlane bez ograniczeń w specjalności instalacyjnej	
	POM/IS/0213/05	 Rys. 32 Nr zlecenia 5152