


PROFIL SIECI KANALIZACJI SANITARNEJ-TŁOCZNEJ
 Sztumska Wieś, Nowa Wieś, Zajezerze gm. Sztum
 Skala 1:100
 odcinek: Ps6 – SR3

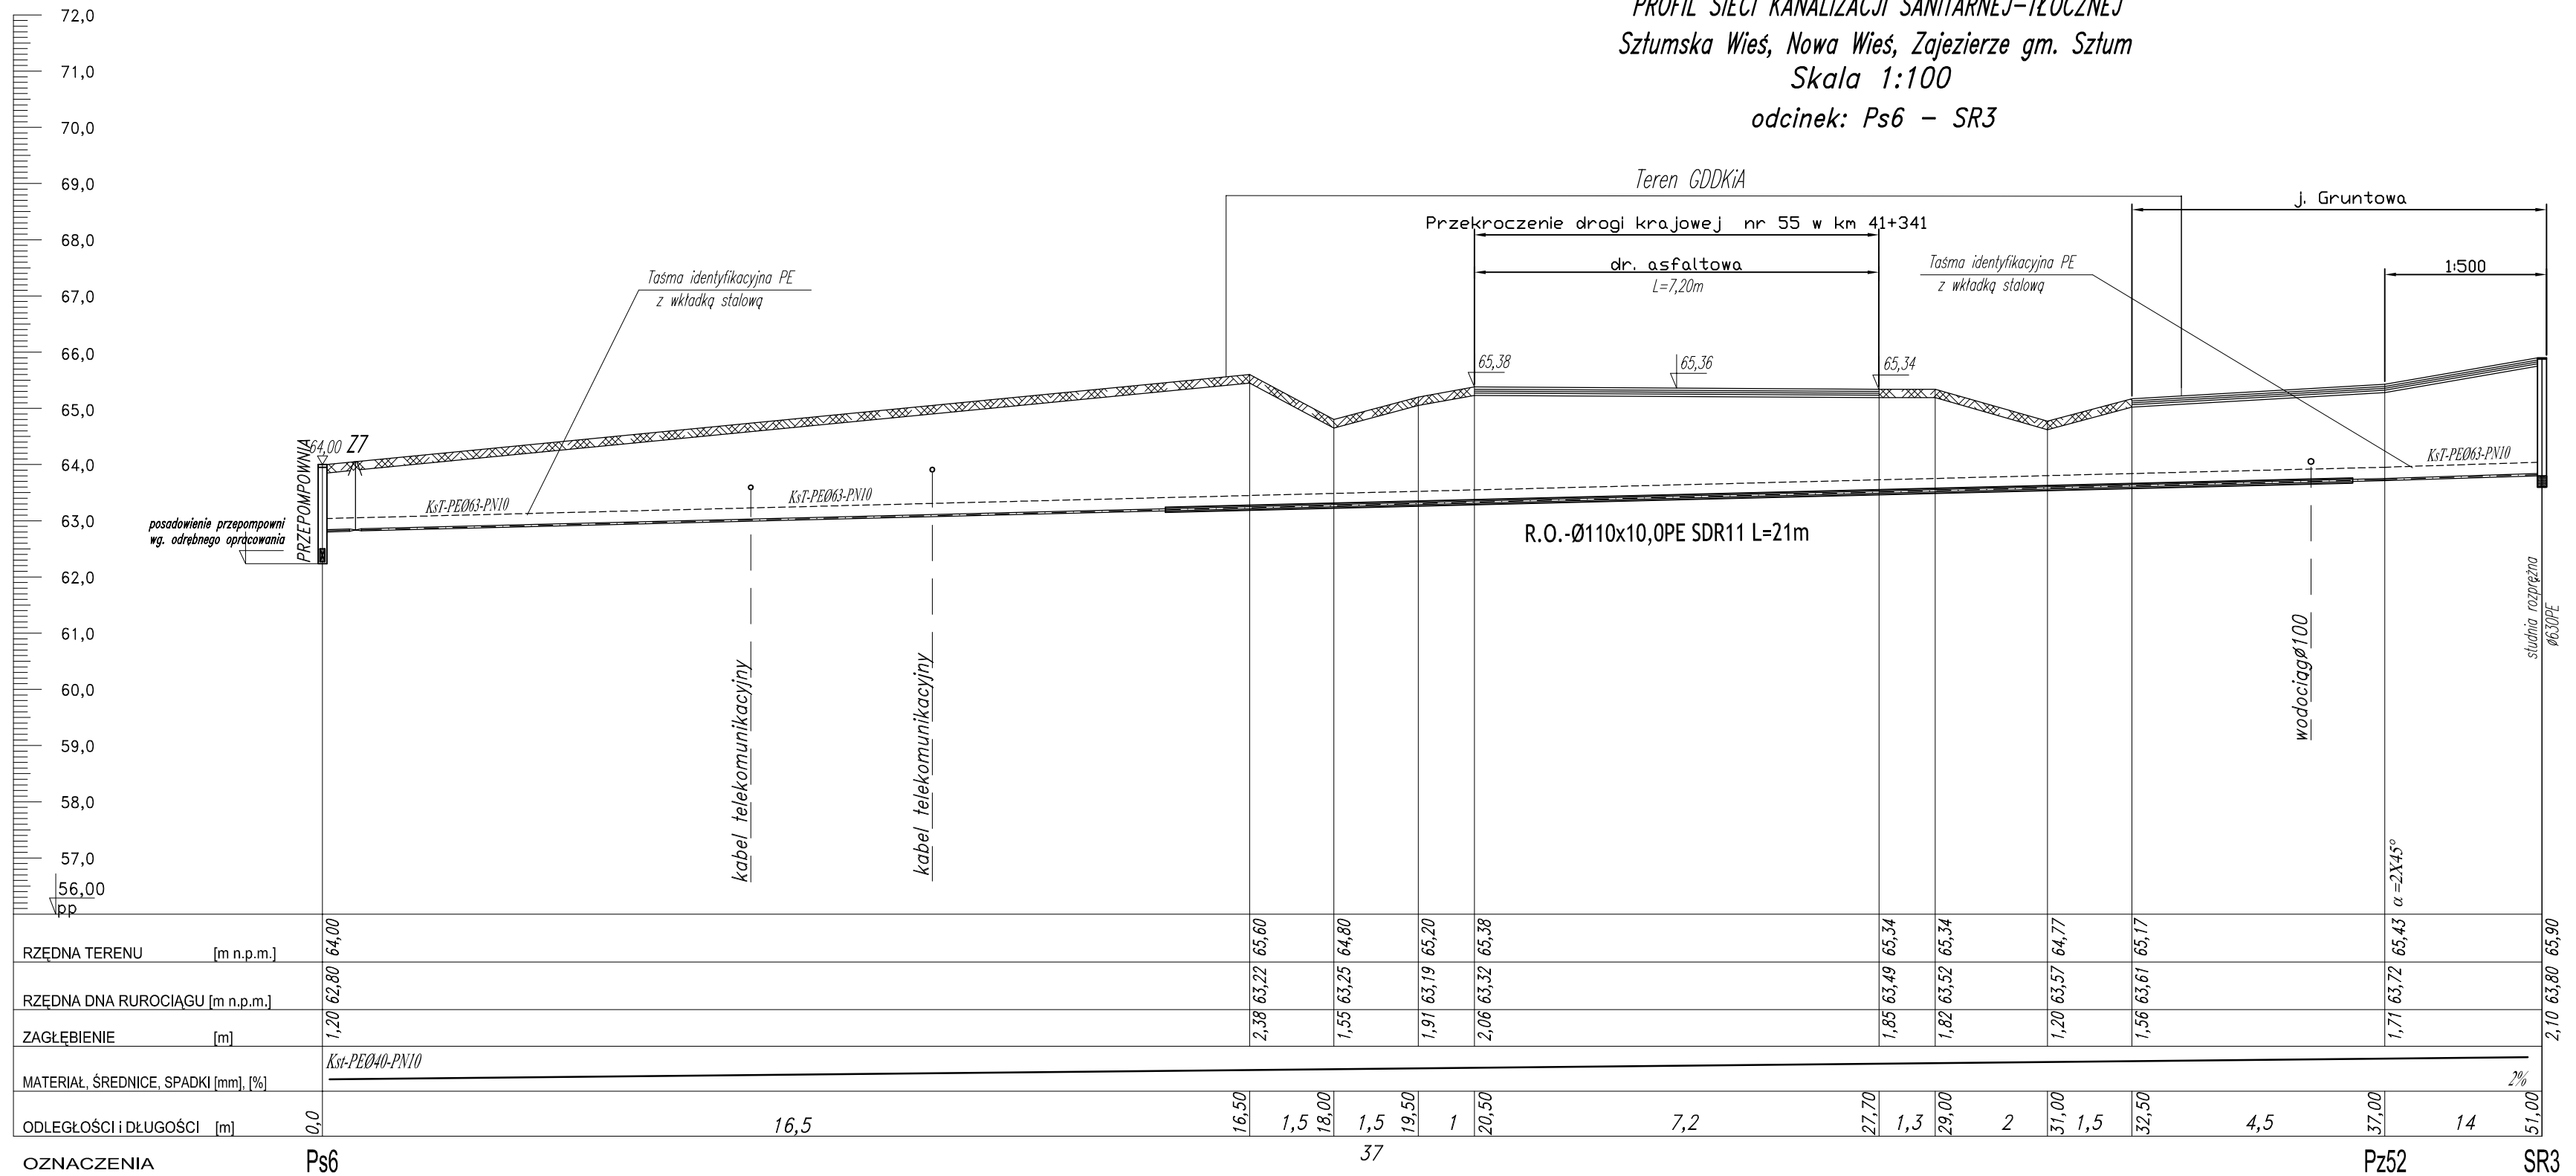

RZĘDNA TERENU [m n.p.m.]	64,00	65,60	64,80	65,20	65,38	65,34	65,34	64,77	65,17	65,43	65,80		
RZĘDNA DNA RUROCIAGU [m n.p.m.]	62,80	63,22	63,25	63,19	63,32	63,49	63,52	63,57	63,61	63,72	63,80		
ZAGŁĘBIENIE [m]	1,20	2,38	1,55	1,91	2,06	1,85	1,82	1,20	1,56	1,71	2,10		
MATERIAŁ, ŚREDNICE, SPADKI [mm], [%]	Kst-PEØ110-PN10 2%												
ODLEGŁOŚCI I DŁUGOŚCI [m]	0,0	16,5	1,5	1,5	1,5	1,3	29,00	2	31,00	1,5	37,00	14	51,00
OZNACZENIA	Ps6											Pz52	SR3

HYDRO-TERM
 BIURO PROJEKTOWO-INWESTYCYJNE
 82-200 MALBORK Al. Wojska Polskiego 90A/b tel. (55) 272-70-81 e-mail: biuro@hydroterm.strefa.pl NIP579-113-23-72

ZADANIE: PROJEKT ZAGOSPODAROWANIA TERENU BUDOWA SIECI KANALIZACJI SANITARNEJ W OBRĘBIE MIEJSCOWOŚCI SZTUMSKA WIEŚ NOWA WIEŚ I ZAJEZIERZE ETAP I LOKALIZACJA: SZTUMSKA WIEŚ - GMINA SZTUM	Projektant: mgr inż. Adam Papaj 1529/EL/90 Uprawnienia budowlane w specjalności instalacyjno-inżynierskiej POMIS/3649/01 Asystent: B. Głab	Data: Lipiec 2016r.	Skala 1:100/100
TYTUŁ RYS. PROFIL SIECI KANALIZACJI SANITARNEJ - TŁOCZNEJ odcinek: Ps6 - SR3	Sprawdzający: mgr inż. Jacek Ponjowski POM/1339/P/0005/04 Uprawnienia budowlane bez ograniczeń w specjalności Instalacyjnej POMIS/0213/05	Rys. 33	Nr zlecenia 5152