


PROFIL PRZYŁĄCZY KANALIZACJI SANITARNEJ-GRAWITACYJNEJ
 Sztumska Wieś, Nowa Wieś, Zajezerze gm. Sztum
 Skala 1:100/100
 odcinek: S12-bud.dz.nr59/5

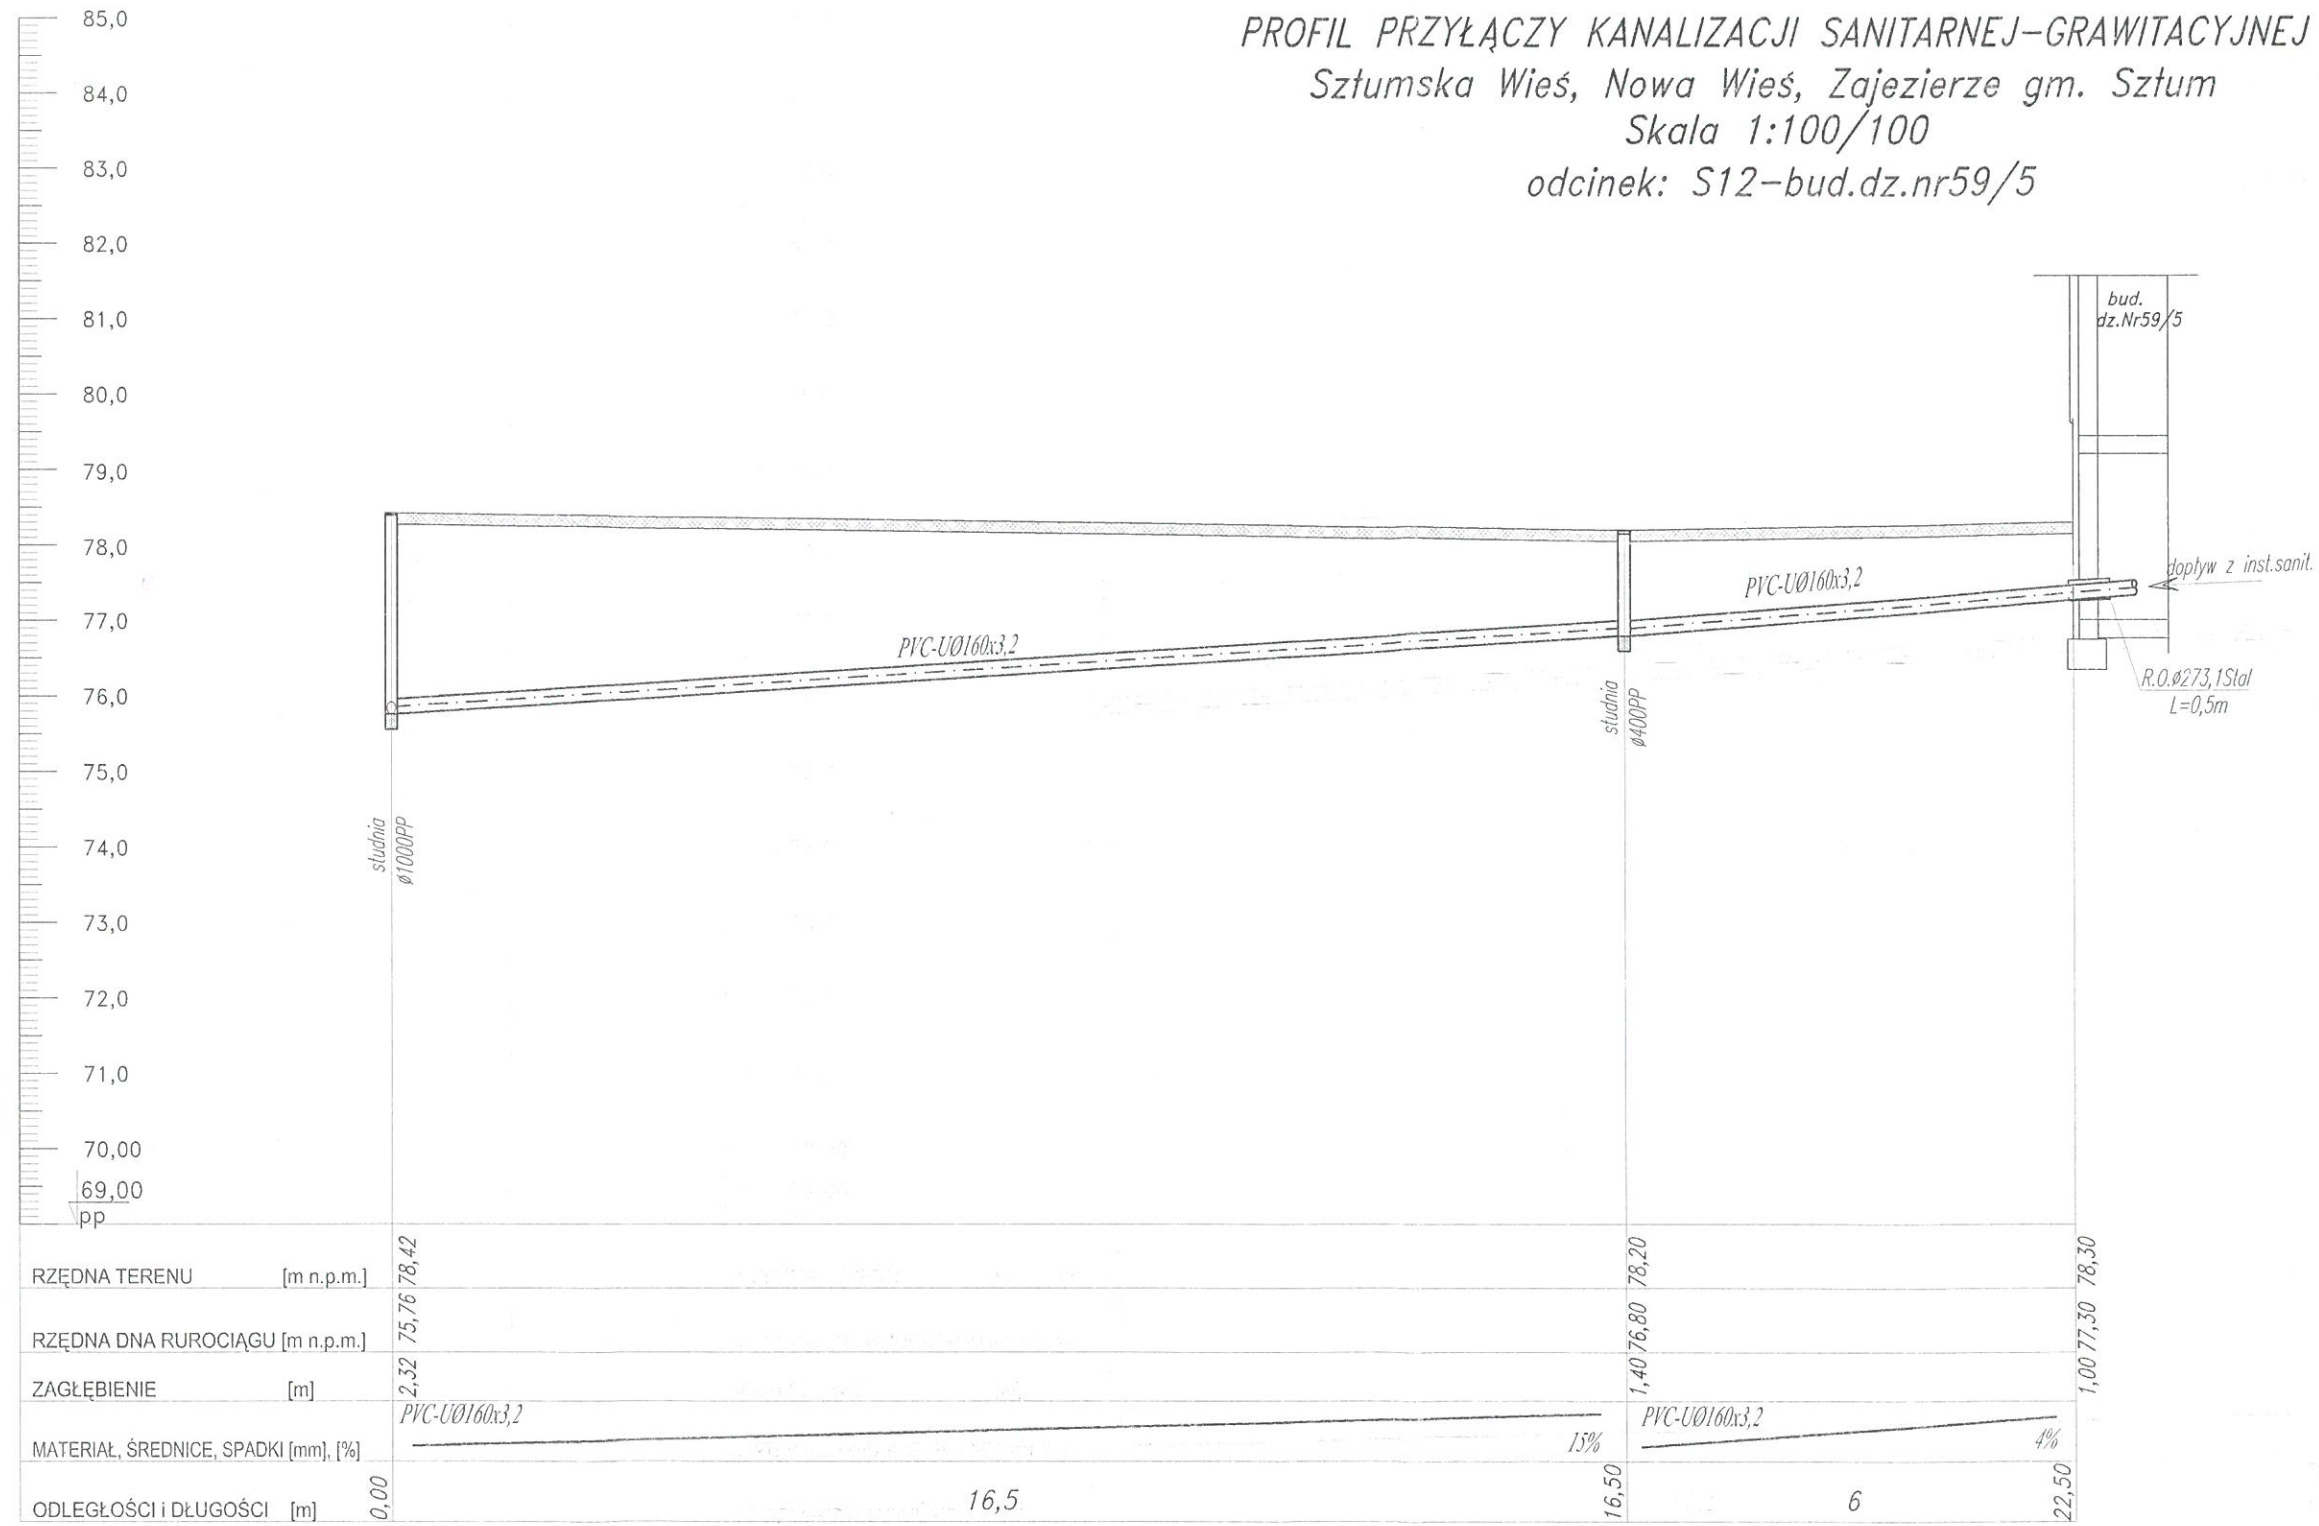


RZĘDNA TERENU [m n.p.m.]	78,42	78,20	78,30
RZĘDNA DNA RUROCIĄGU [m n.p.m.]	75,76	76,80	77,30
ZAGŁĘBIENIE [m]	2,32	1,40	1,00
MATERIAŁ, ŚREDNICE, SPADKI [mm], [%]	PVC-U Ø160x3,2 15% 4%		
ODLEGŁOŚCI I DŁUGOŚCI [m]	0,00	16,50	6,00

S12

S14

bud. dz. nr 59/5

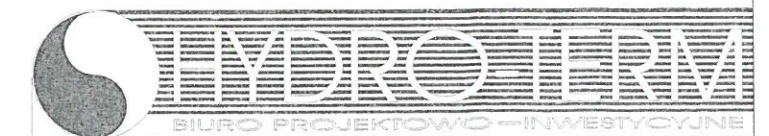

82-200 MALBORK Al. Wojska Polskiego 90A/b tel. (55) 272-70-81 e-mail: biuro@hydroterm.strefa.pl NIP579-113-23-72	
ZADANIE: PROJEKT ZAGOSPODAROWANIA TERENU BUDOWA SIECI KANALIZACJI SANITARNEJ W OBRĘBIE MIEJSCOWOŚCI SZTUMSKA WIEŚ NOWA WIEŚ I ZAJEZIERZE ETAP I	Brzozowa SANITARNA Data: Styczeń 2017r.
LOKALIZACJA: Dz. nr	Projektant: mgr inż. Adam Papaj 1529/EL/90 Uprawnienia budowlane w specjalności instalacyjno-inżynierskiej POMIS/3649/01
SZTUMSKA WIEŚ - GMINA SZTUM	Asystent: B. Ciąb
TYTUŁ RYS.: PROFIL SIECI KANALIZACJI GRAWITACYJNEJ odcinek: S12-bud.dz.nr59/5	Sprawdzający: mgr inż. Jacek Popławski POM/0139/POO05/04 Uprawnienia budowlane bez ograniczeń w specjalności Instalacyjno-Instalacyjnej POMIS/0213/05
	Nr zlecenia 6092