


PROFIL PRZYŁĄCZY KANALIZACJI SANITARNEJ-GRAWITACYJNEJ
 Sztumska Wieś, Nowa Wieś, Zajezierze gm. Sztum
 Skala 1:100/100
 odcinek: S11-bud.dz.nr117/2

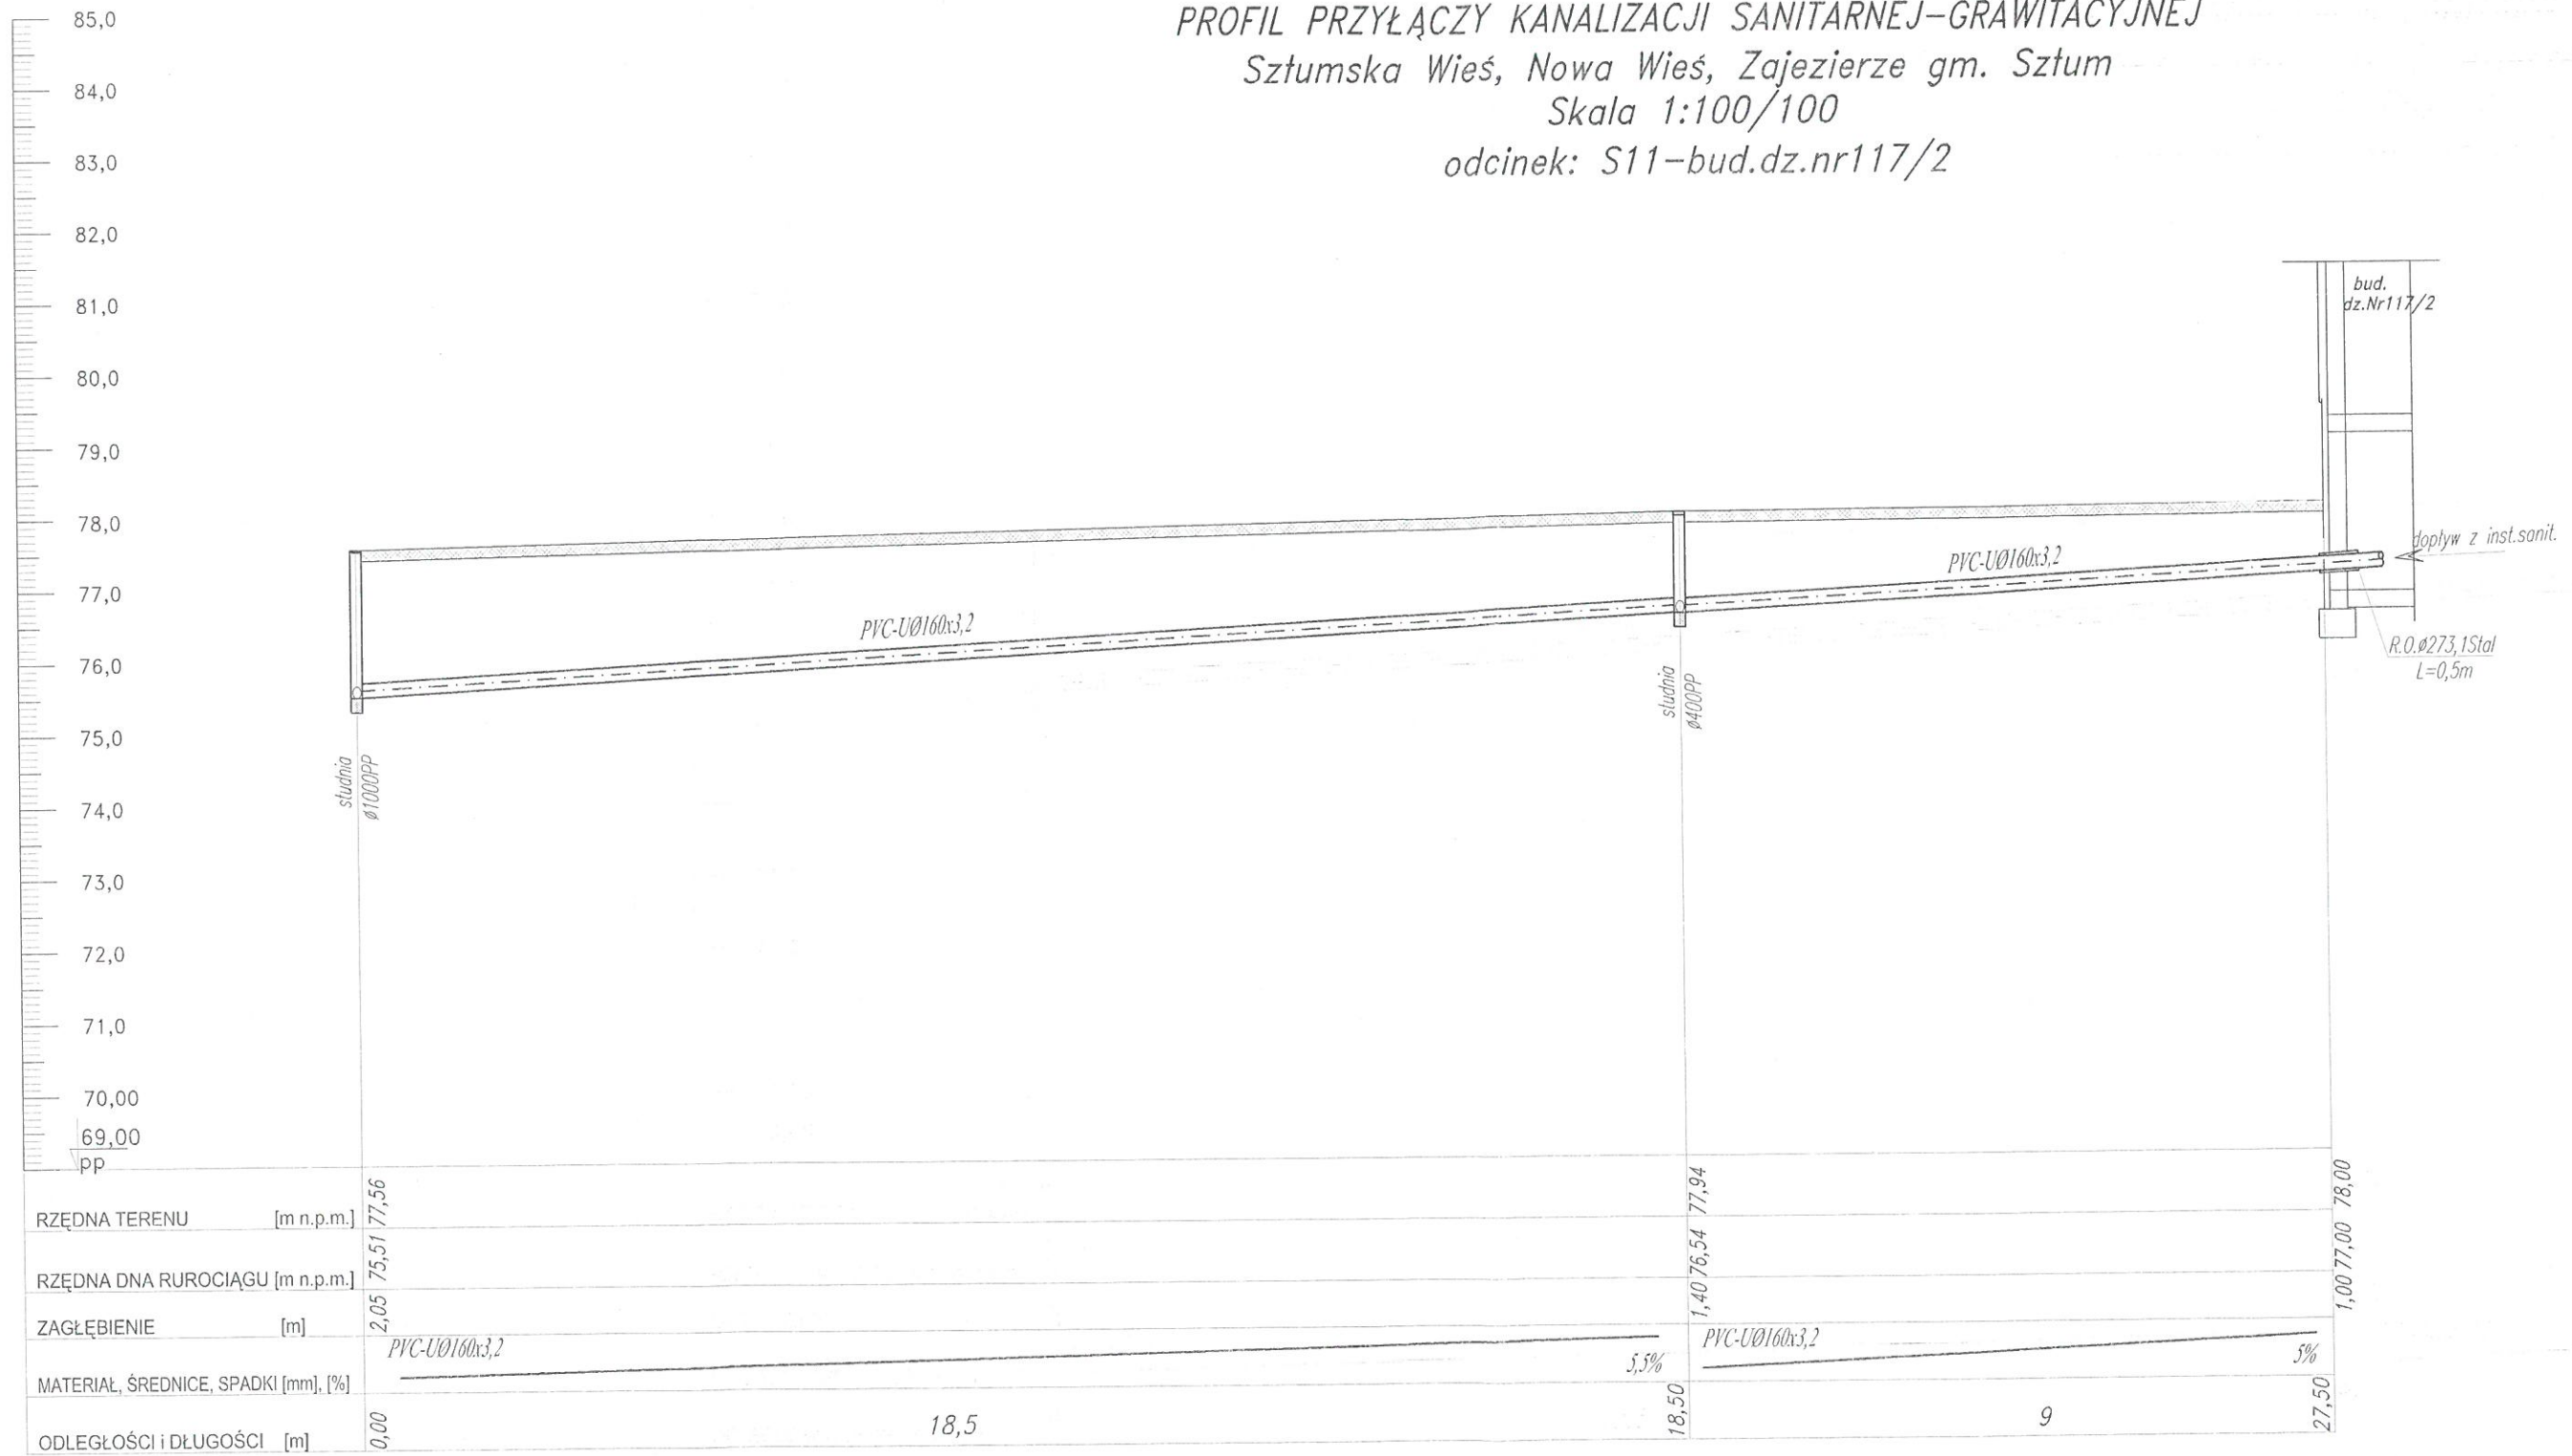

| | | | |
|--------------------------------------|------------------------|-------|-------|
| RZĘDNA TERENU [m n.p.m.] | 0,00 | 18,5 | 27,50 |
| RZĘDNA DNA RUROCIĄGU [m n.p.m.] | 75,51 | 76,54 | 78,00 |
| ZAGŁĘBIENIE [m] | 2,05 | 1,40 | 1,00 |
| MATERIAŁ, ŚREDNICE, SPADKI [mm], [%] | PVC-U Ø160x3,2 5,5% 5% | | |
| ODLEGŁOŚCI I DŁUGOŚCI [m] | 0,00 | 18,5 | 9 |

S11

S15

bud. dz. nr 117/2

HYDRO-TERM
 BIURO PROJEKTYWNO-INWESTYCYJNE

82-200 MALBORK Al. Wojska Polskiego 90A/b tel. (55) 272-70-81 e-mail: biuro@hydroterm.stefa.pl NIP579-113-23-72

| | | | |
|--|---|----------------------|---------------------|
| ZADANIE: PROJEKT ZAGOSPODAROWANIA TERENU BUDOWA SIECI KANALIZACJI SANITARNEJ W OBRĘBIE MIEJSCOWOŚCI SZTUMSKA WIEŚ NOWA WIEŚ I ZAJEZIERZE ETAP I LOKALIZACJA: dz. nr | branża: SANITARNA Projektant: mgr inż. Adam Papaj 1529/EL/90 Uprawnienia budowlane w specjalności instalacyjno-inżynierskiej POM/IS/3649/01 | Data: Styczeń 2017r. | Skala: 1:100 |
| SZTUMSKA WIEŚ - GMINA SZTUM | Asystent: B.Głęb | | Rys. 36 |
| TYTUŁ RYS.: PROFIL SIECI KANALIZACJI GRAWITACYJNEJ odcinek: S11-bud.dz.nr117/2 | Sprawdzający: mgr inż. Jacek Proglowski POM/138/POOŚ/04 Uprawnienia budowlane bez ograniczeń w specjalności instalacyjnej | | Nr zlecenia 6092 |