


PROFIL PRZYŁĄCZY KANALIZACJI SANITARNEJ-GRAWITACYJNEJ
 Sztumska Wieś, Nowa Wieś, Zajezerze gm. Sztum
 Skala 1:100/100
 odcinek: S17-bud.dz.nr414

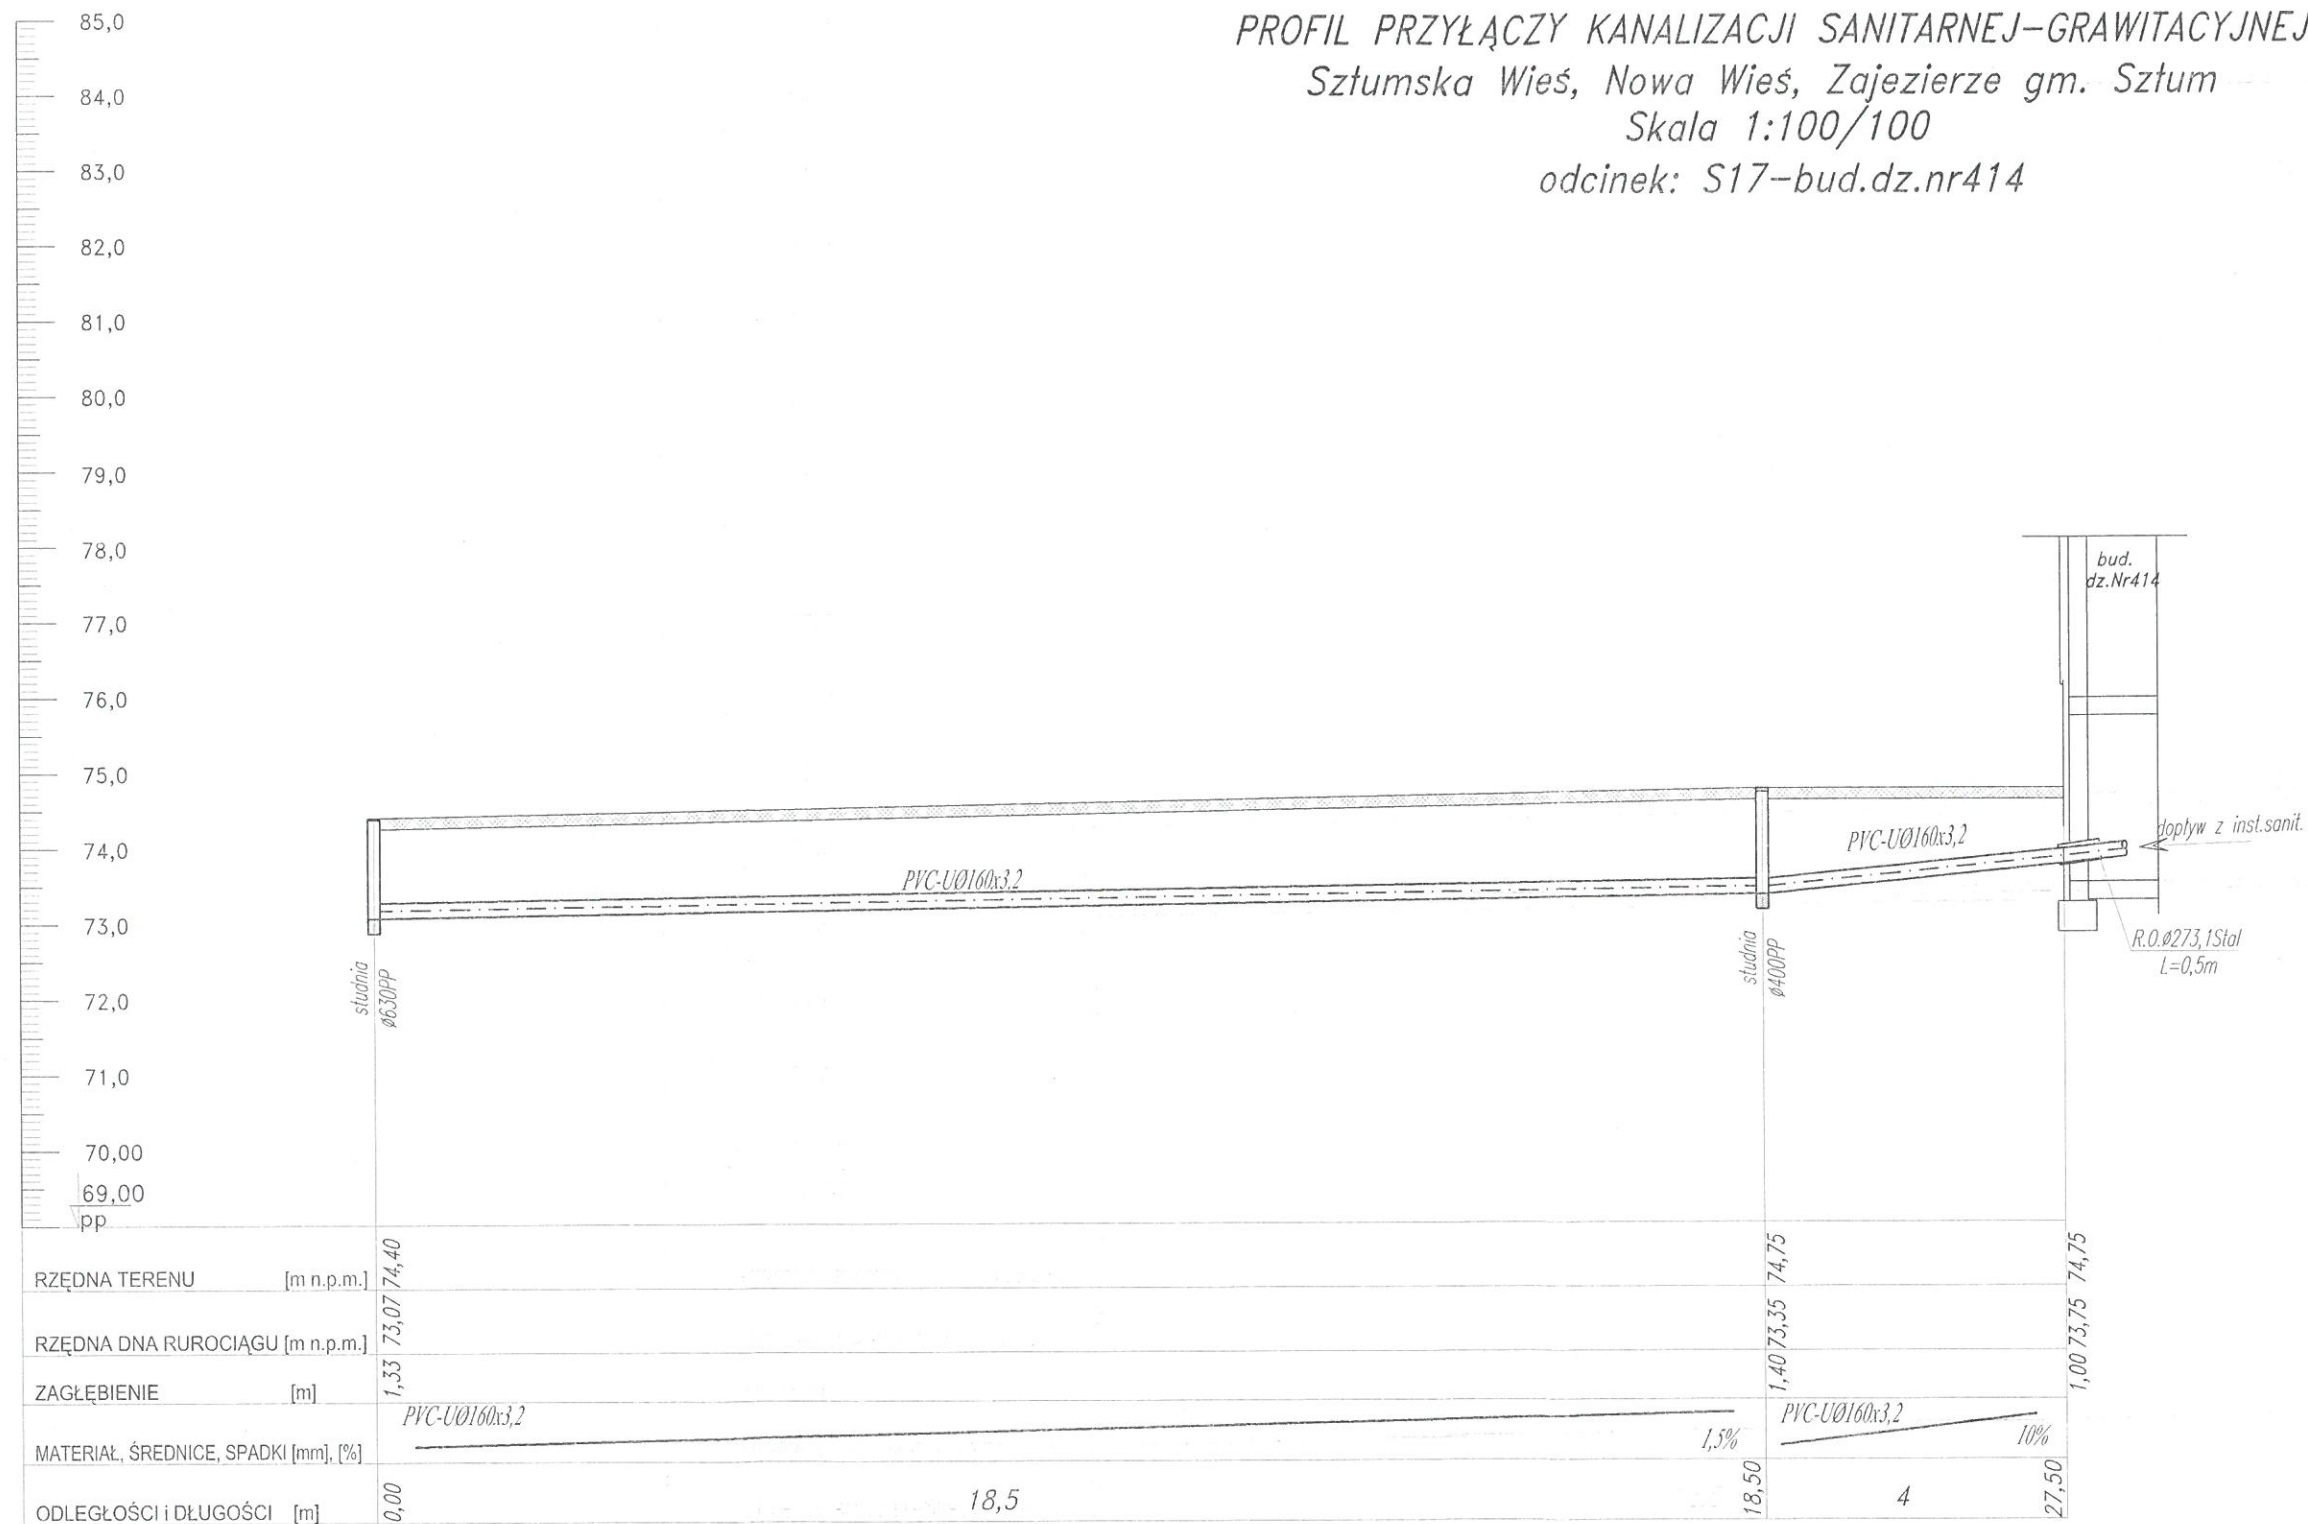

RZĘDNA TERENU [m n.p.m.]	74,40	74,75	74,75
RZĘDNA DNA RUROCIĄGU [m n.p.m.]	73,07	73,35	73,75
ZAGŁĘBIENIE [m]	1,33	1,40	1,00
MATERIAŁ, ŚREDNICE, SPADKI [mm], [%]	PVC-U Ø160x3,2 1,5% 10%		
ODLEGŁOŚCI I DŁUGOŚCI [m]	0,00	18,5	4

S17

S18

bud. dz. nr 414

HYDRO-TERM
 BIURO PROJEKTOWO-INWESTYCYJNE
 82-200 MALBORK Al. Wojska Polskiego 90A/b tel. (55) 272-70-81 e-mail: biuro@hydroterm.strefa.pl NIP579-113-23-72

ZADANIE: PROJEKT ZAGOSPODAROWANIA TERENU BUDOWA SIECI KANALIZACJI SANITARNEJ W OBRĘBIE MIEJSCOWOŚCI SZTUMSKA WIEŚ NOWA WIEŚ I ZAJEZIERZE ETAP I	Branża: SANITARNA Projektant: mgr inż. Adam Papaj 1529/EL/790 Uprawnienia budowlane w specjalności instalacji gno-zbiorniczych POM/IS/3649/01	Data: Styczeń 2017r.	Skala: 1:100
LOKALIZACJA: Dz. nr	Asystent: B.Giąb		Rys. 37
SZTUMSKA WIEŚ - GMINA SZTUM	Sprawdzający: mgr inż. Jacek Popławski POM/0139/POOS/04 Uprawnienia budowlane bez ograniczeń w specjalności instalacyjnej POM/IS/0213/05		Nr zlecenia 6092
TYTUŁ RYS.: PROFIL SIECI KANALIZACJI GRAWITACYJNEJ odcinek: S17-bud.dz.nr414			