


PROFIL SIECI KANALIZACJI SANITARNEJ-GRAWITACYJNEJ  
 Sztumska Wieś, Nowa Wieś, Zajezerze gm. Sztum  
 Skala 1:100/100  
 odcinek: S16-S17

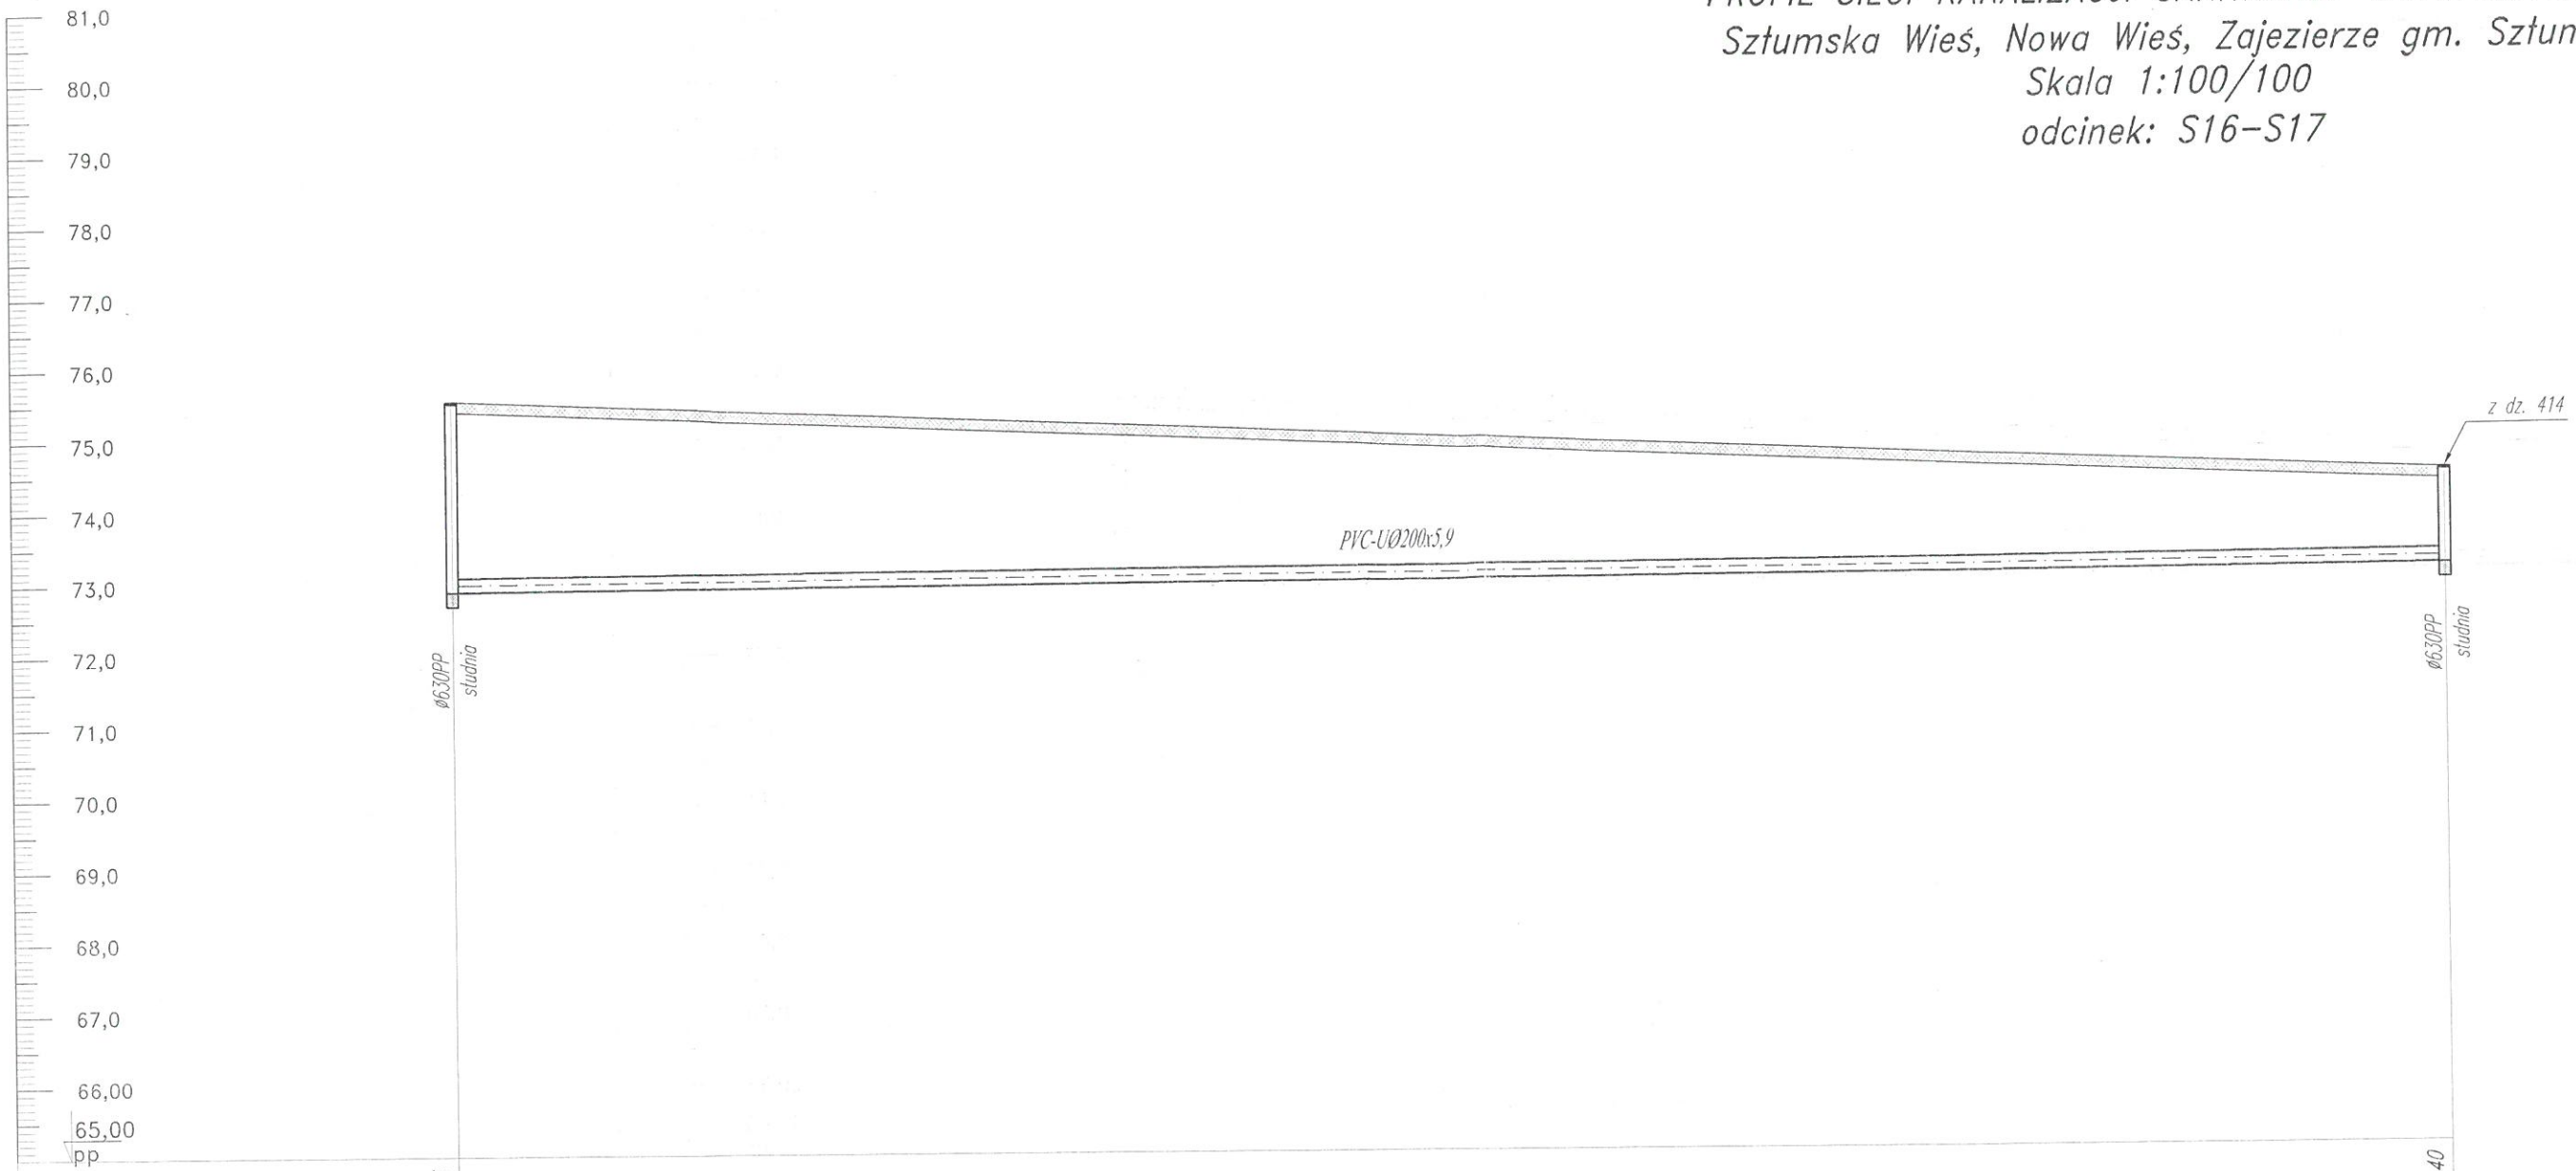

RZĘDNA TERENU [m n.p.m.]	2,66	72,89	75,55	1,33	73,07	74,40
RZĘDNA DNA RUROCIĄGU [m n.p.m.]						
ZAGŁĘBIENIE [m]						
MATERIAŁ, ŚREDNICE, SPADKI [mm], [%]		Ks-PVC-U Ø200x5,9				0,6%
ODLEGŁOŚCI I DŁUGOŚCI [m]	0,00	28				28,00

OZNACZENIA S16 S17



82-200 MALBORK Al. Wojska Polskiego 90A/b tel. (55) 272-70-81 e-mail: biuro@hydroterm.strefa.pl NIP579-113-23-72	
ZADANIE: PROJEKT ZAGOSPODAROWANIA TERENU BUDOWA SIECI KANALIZACJI SANITARNEJ W OBRĘBIE MIEJSCOWOŚCI SZTUMSKA WIEŚ NOWA WIEŚ I ZAJEZIERZE ETAP I	Branża: SANITARNA Projektant: mgr inż. Adam Papaj 1529/EL/50 Uprawnienia budowlane w specjalności instalacyjno-inżynierskiej
LOKALIZACJA: SZTUMSKA WIEŚ - GMINA SZTUM	Data: Styczeń 2017r. POM/IS/3849/01 Asystent: B. Głąb
TYTUŁ RYS. PROFIL SIECI KANALIZACJI SANITARNEJ - GRAWITACYJNEJ odcinek: S16 - S17	Sprawdzający: mgr inż. Jacek Popławyński POM/0139/POOOS/04 Uprawnienia budowlane bez ograniczeń w specjalności instalacyjnej
	Nr zlecenia 5152