


PROFIL PRZYŁĄCZY KANALIZACJI SANITARNEJ-GRAWITACYJNEJ
 Sztumska Wieś, Nowa Wieś, Zajezerze gm. Sztum
 Skala 1:100/100
 odcinek: S17-S16

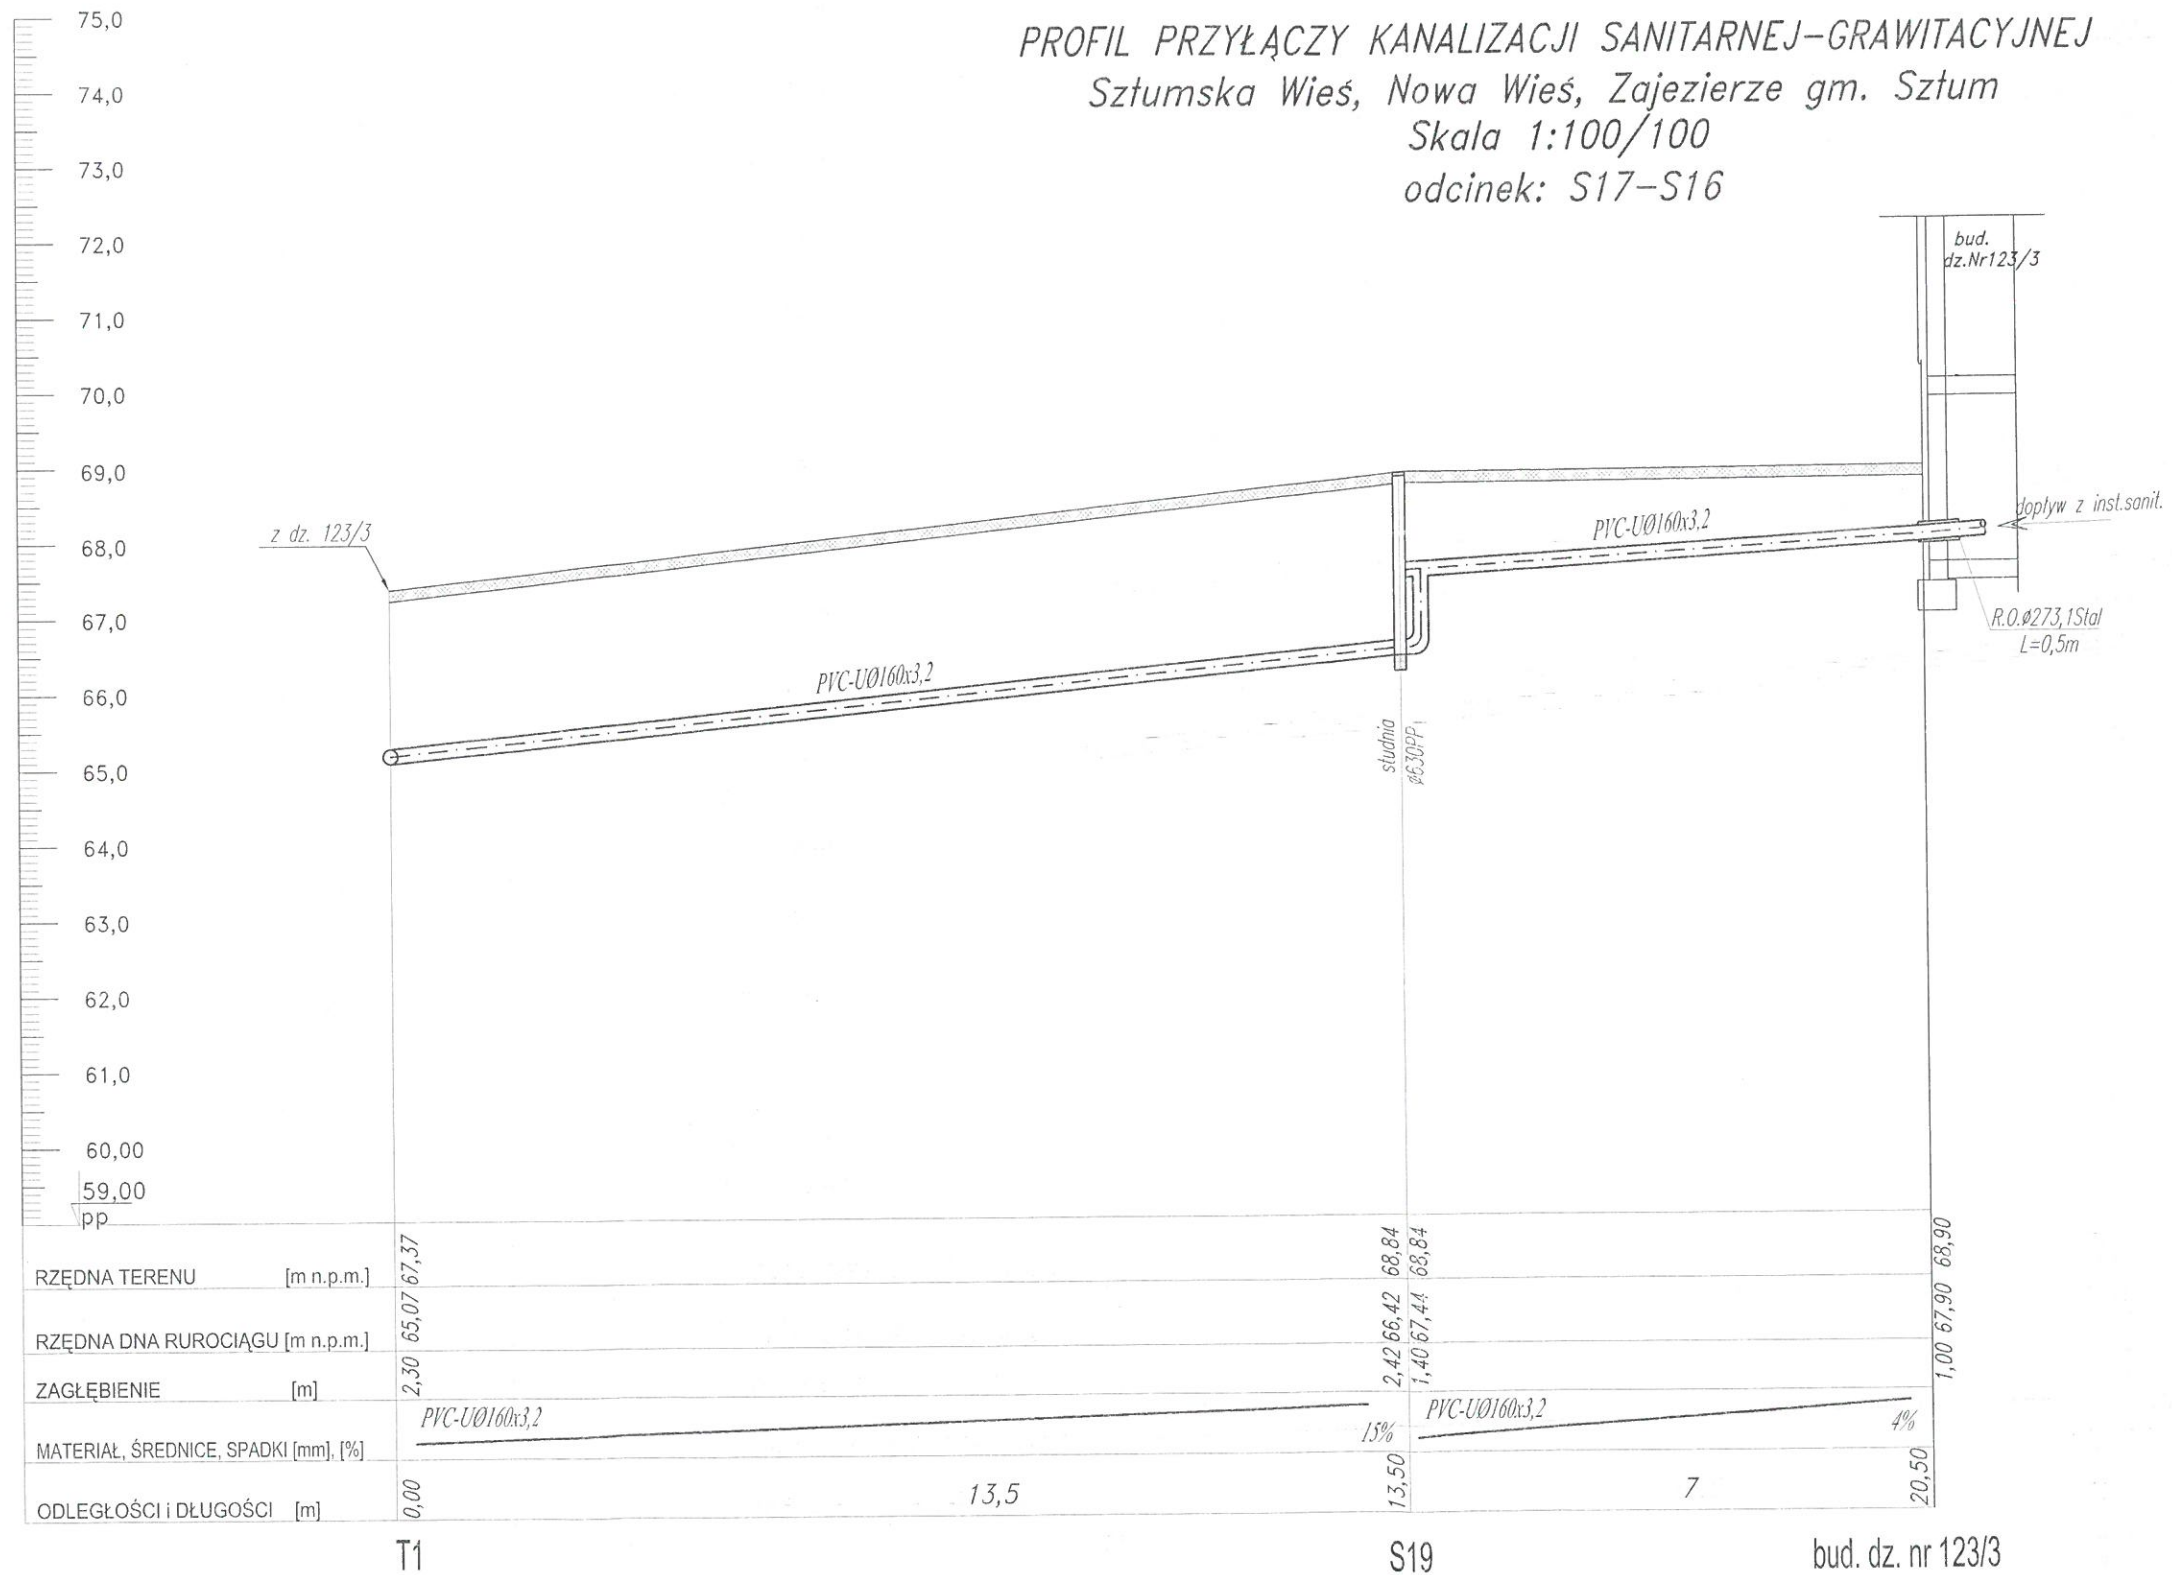

HYDRO TERM
 BIURO PROJEKTOWO-INWESTYCYJNE
 82-200 MALBORK Al. Wojska Polskiego 90A/b tel. (55) 272-70-81 e-mail: biuro@hydroterm.strefa.pl NIP579-113-23-72

ZADANIE: PROJEKT ZAGOSPODAROWANIA TERENU BUDOWA SIECI KANALIZACJI SANITARNEJ W OBRĘBIE MIEJSCOWOŚCI SZTUMSKA WIEŚ NOWA WIEŚ I ZAJEZIERZE ETAP I LOKALIZACJA:	Dranta: SANITARNA Projektant: mgr inż. Adam Papaj 1529/EL/90 Uprawnienia budowlane w specjalności instalacyjno-inżynierskiej POM/IS/3649/01	Data: Styczeń 2017r.	Skala: 1:100
SZTUMSKA WIEŚ - GMINA SZTUM	Asystent: B. Głęb		Rys. 39
TYTUŁ RYS.: PROFIL SIECI KANALIZACJI GRAWITACYJNEJ odcinek: T1-bud.dz.nr 123/3	Sprawdzający: mgr inż. Jacek Popławecki POM/139/POOOS/04 Uprawnienia budowlane bez ograniczeń w specjalności instalacyjnej		Nr zlecenia 6092