


PROFIL PRZYŁĄCZY KANALIZACJI SANITARNEJ-GRAWITACYJNEJ

Sztumska Wieś, Nowa Wieś, Zajezerze gm. Sztum

Skala 1:100/100

odcinek: S21-S23

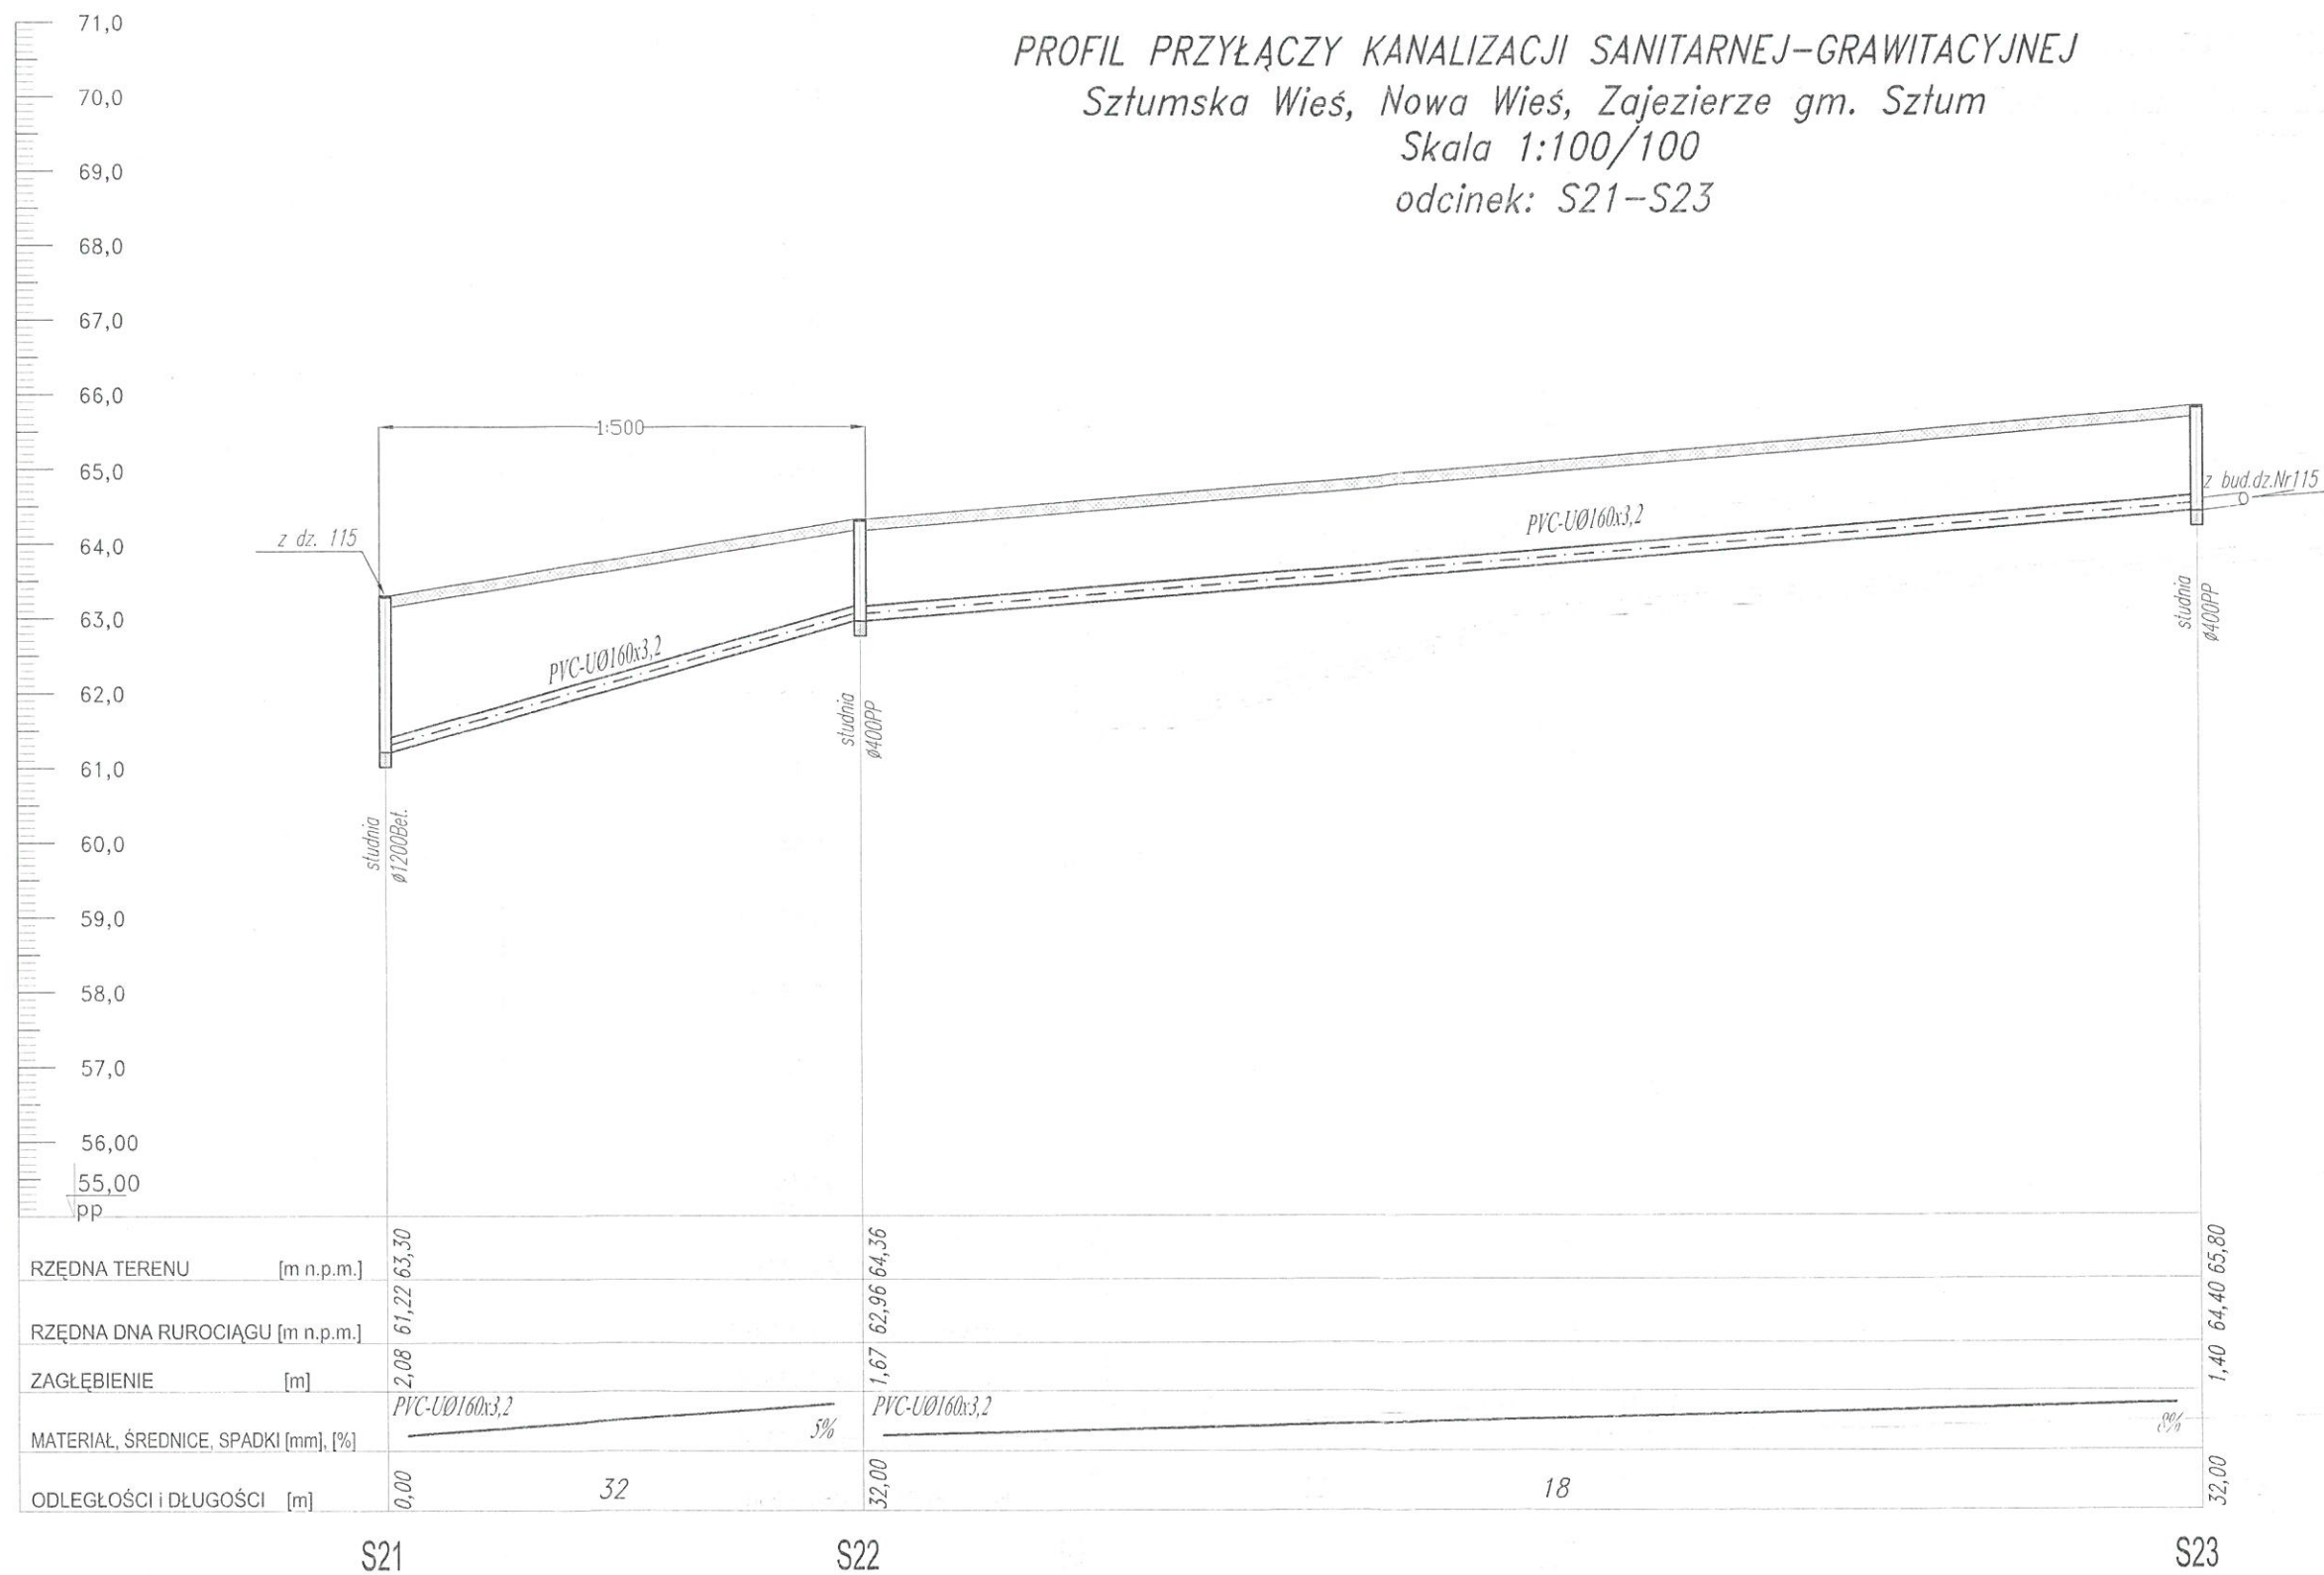

82-200 MALBORK Al. Wojska Polskiego 90A/b tel. (55) 272-70-81 e-mail: biuro@hydroterm.stefa.pl NIP579-113-23-72

ZADANIE: PROJEKT ZAGOSPODAROWANIA TERENU BUDOWA SIECI KANALIZACJI SANITARNEJ W OBRĘBIE MIEJSCOWOŚCI SZTUMSKA WIEŚ NOWA WIEŚ I ZAJEZIERZE ETAP I	Branka: SANITARNA Projektant: mgr inż. Adam Papaj 15204EL/04 Uprawnienia budowlane w specjalności instalacyjno-ścisłymierniczej POMIS/3649/01	Data: Styczeń 2017r.	Skala: 1:100
LOKALIZACJA: Dz. nr	Asystent: B. Głąb		Rys. 40
SZTUMSKA WIEŚ - GMINA SZTUM	Sprawdzający: mgr inż. Jacek Popławski POM/0139/POCO/S/04 Uprawnienia budowlane bez ograniczeń w specjalności instalacyjnej POMIS/0213/05		Nr zlecenia 6092
TYTUŁ RYS.: PROFIL SIECI KANALIZACJI GRAWITACYJNEJ odcinek: S21-S23			