


PROJEKT ZAGOSPODAROWANIA TERENU
 BUDOWA SIECI KANALIZACJI SANITARNEJ GRAWIATCYJNO-TŁOCZNEJ
 Z ODGAŁĘZIENIAMI I PRZYŁĄCZAMI ORAZ PRZEPOMPNIAMI ŚCIEKÓW
 SZTUMSKA WIEŚ, GMINA SZTUM
 SKALA 1:500

ETAP I

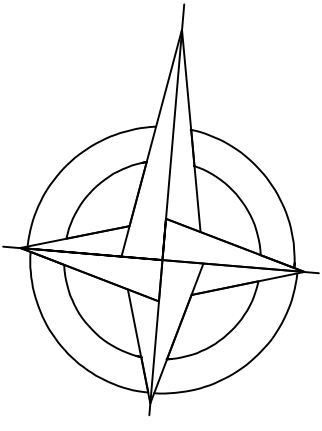

LEGENDA :


- URZĄDZENIA ISTNIEJĄCE**
- Sieć wodociągowa
 - Sieć elektroenergetyczna
 - Sieć telekomunikacyjna
 - Kanalizacja sanitarne

- URZĄDZENIA PROJEKTOWANE**
- Kanalizacja sanitarne-grawitacyjna
 - Kanalizacja sanitarne-tłoczna
 - Kanalizacja sanitarne-grawitacyjna, przyłącza niewalifikowane

MAPA DO CELÓW PROJEKTOWYCH ARKUSZ 4 SKALA 1:500

Woj. Pomorskie
 gm. Sztum
 os. Nowa Wieś
 osiedle - os. Sztum
 ul. 60/4 475/2016
 Sztum, dnia 29.11.2016 r.

Wzrost: 1,70m
 Data: 2016-11-29
 Skala: 1:500
 Projektant: Sztum, dnia 29.11.2016 r.

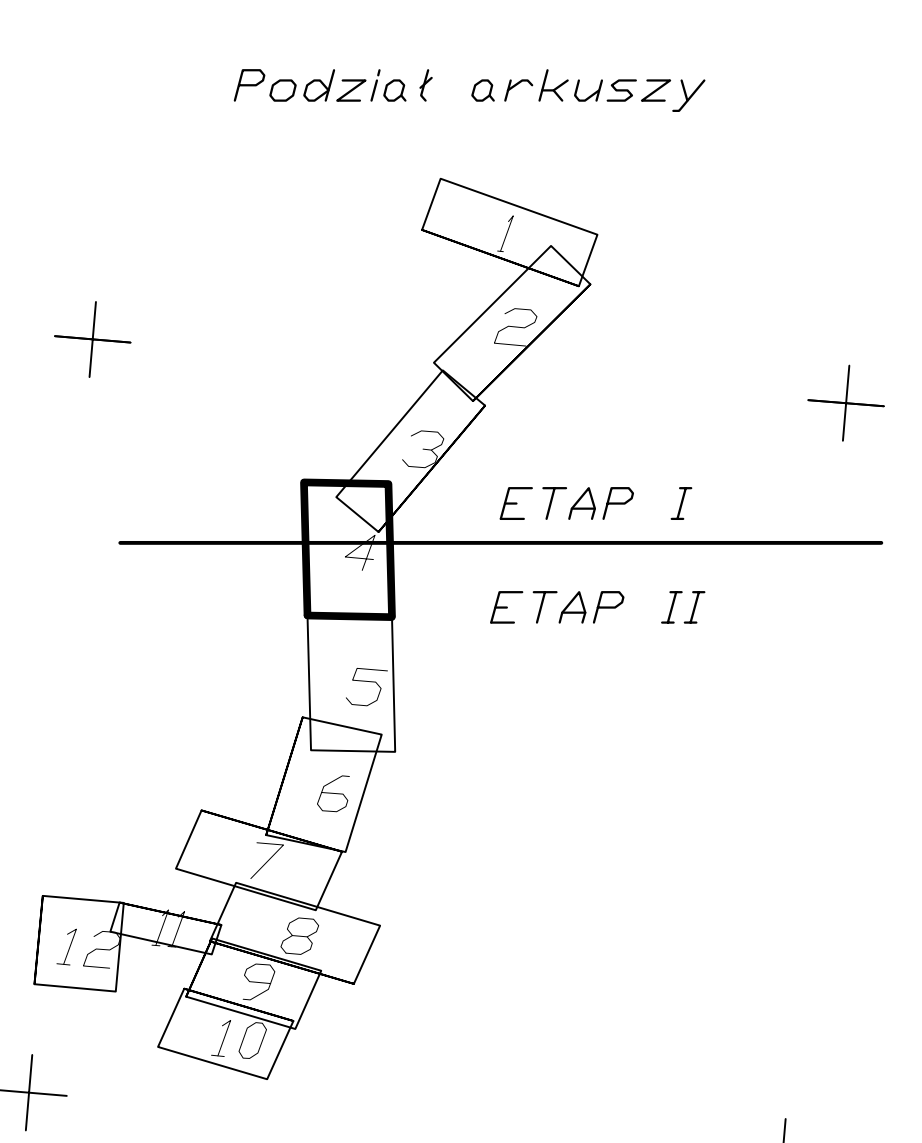

Mapa elektroniczna zgodna z mapą do celów projektowych
 wpisaną do zasobów ośrodka geodezyjnego dnia
 pod numerem

HYDROTERM
 BIURO PROJEKOWO-INWESTYCYJNE

82-200 MAŁBORK Al. Wolności 60-62 tel. (52) 272-70-81 e-mail: biuro@hydroterm.pl NIP: 579-113-23-72

ZADANIE: PROJEKT ZAGOSPODAROWANIA TERENU BUDOWA SIECI KANALIZACJI SANIT. GRAWIATCYJNO-TŁOCZNEJ Z ODGAŁĘZIENIAMI I PRZYŁĄCZAMI

LOKALIZACJA: SZTUMSKA WIEŚ, GMINA SZTUM

TYTUŁ RYS.: PLAN ZAGOSPODAROWANIA TERENU

Skala: 1:500
 Rys.: 4
 Nr arkusza: 5102