


PROFIL PRZYŁĄCZY KANALIZACJI SANITARNEJ-GRAWITACYJNEJ  
 Sztumska Wieś, Nowa Wieś, Zajezerze gm. Sztum  
 Skala 1:100/100  
 odcinek: S20-bud.dz.nr130/1

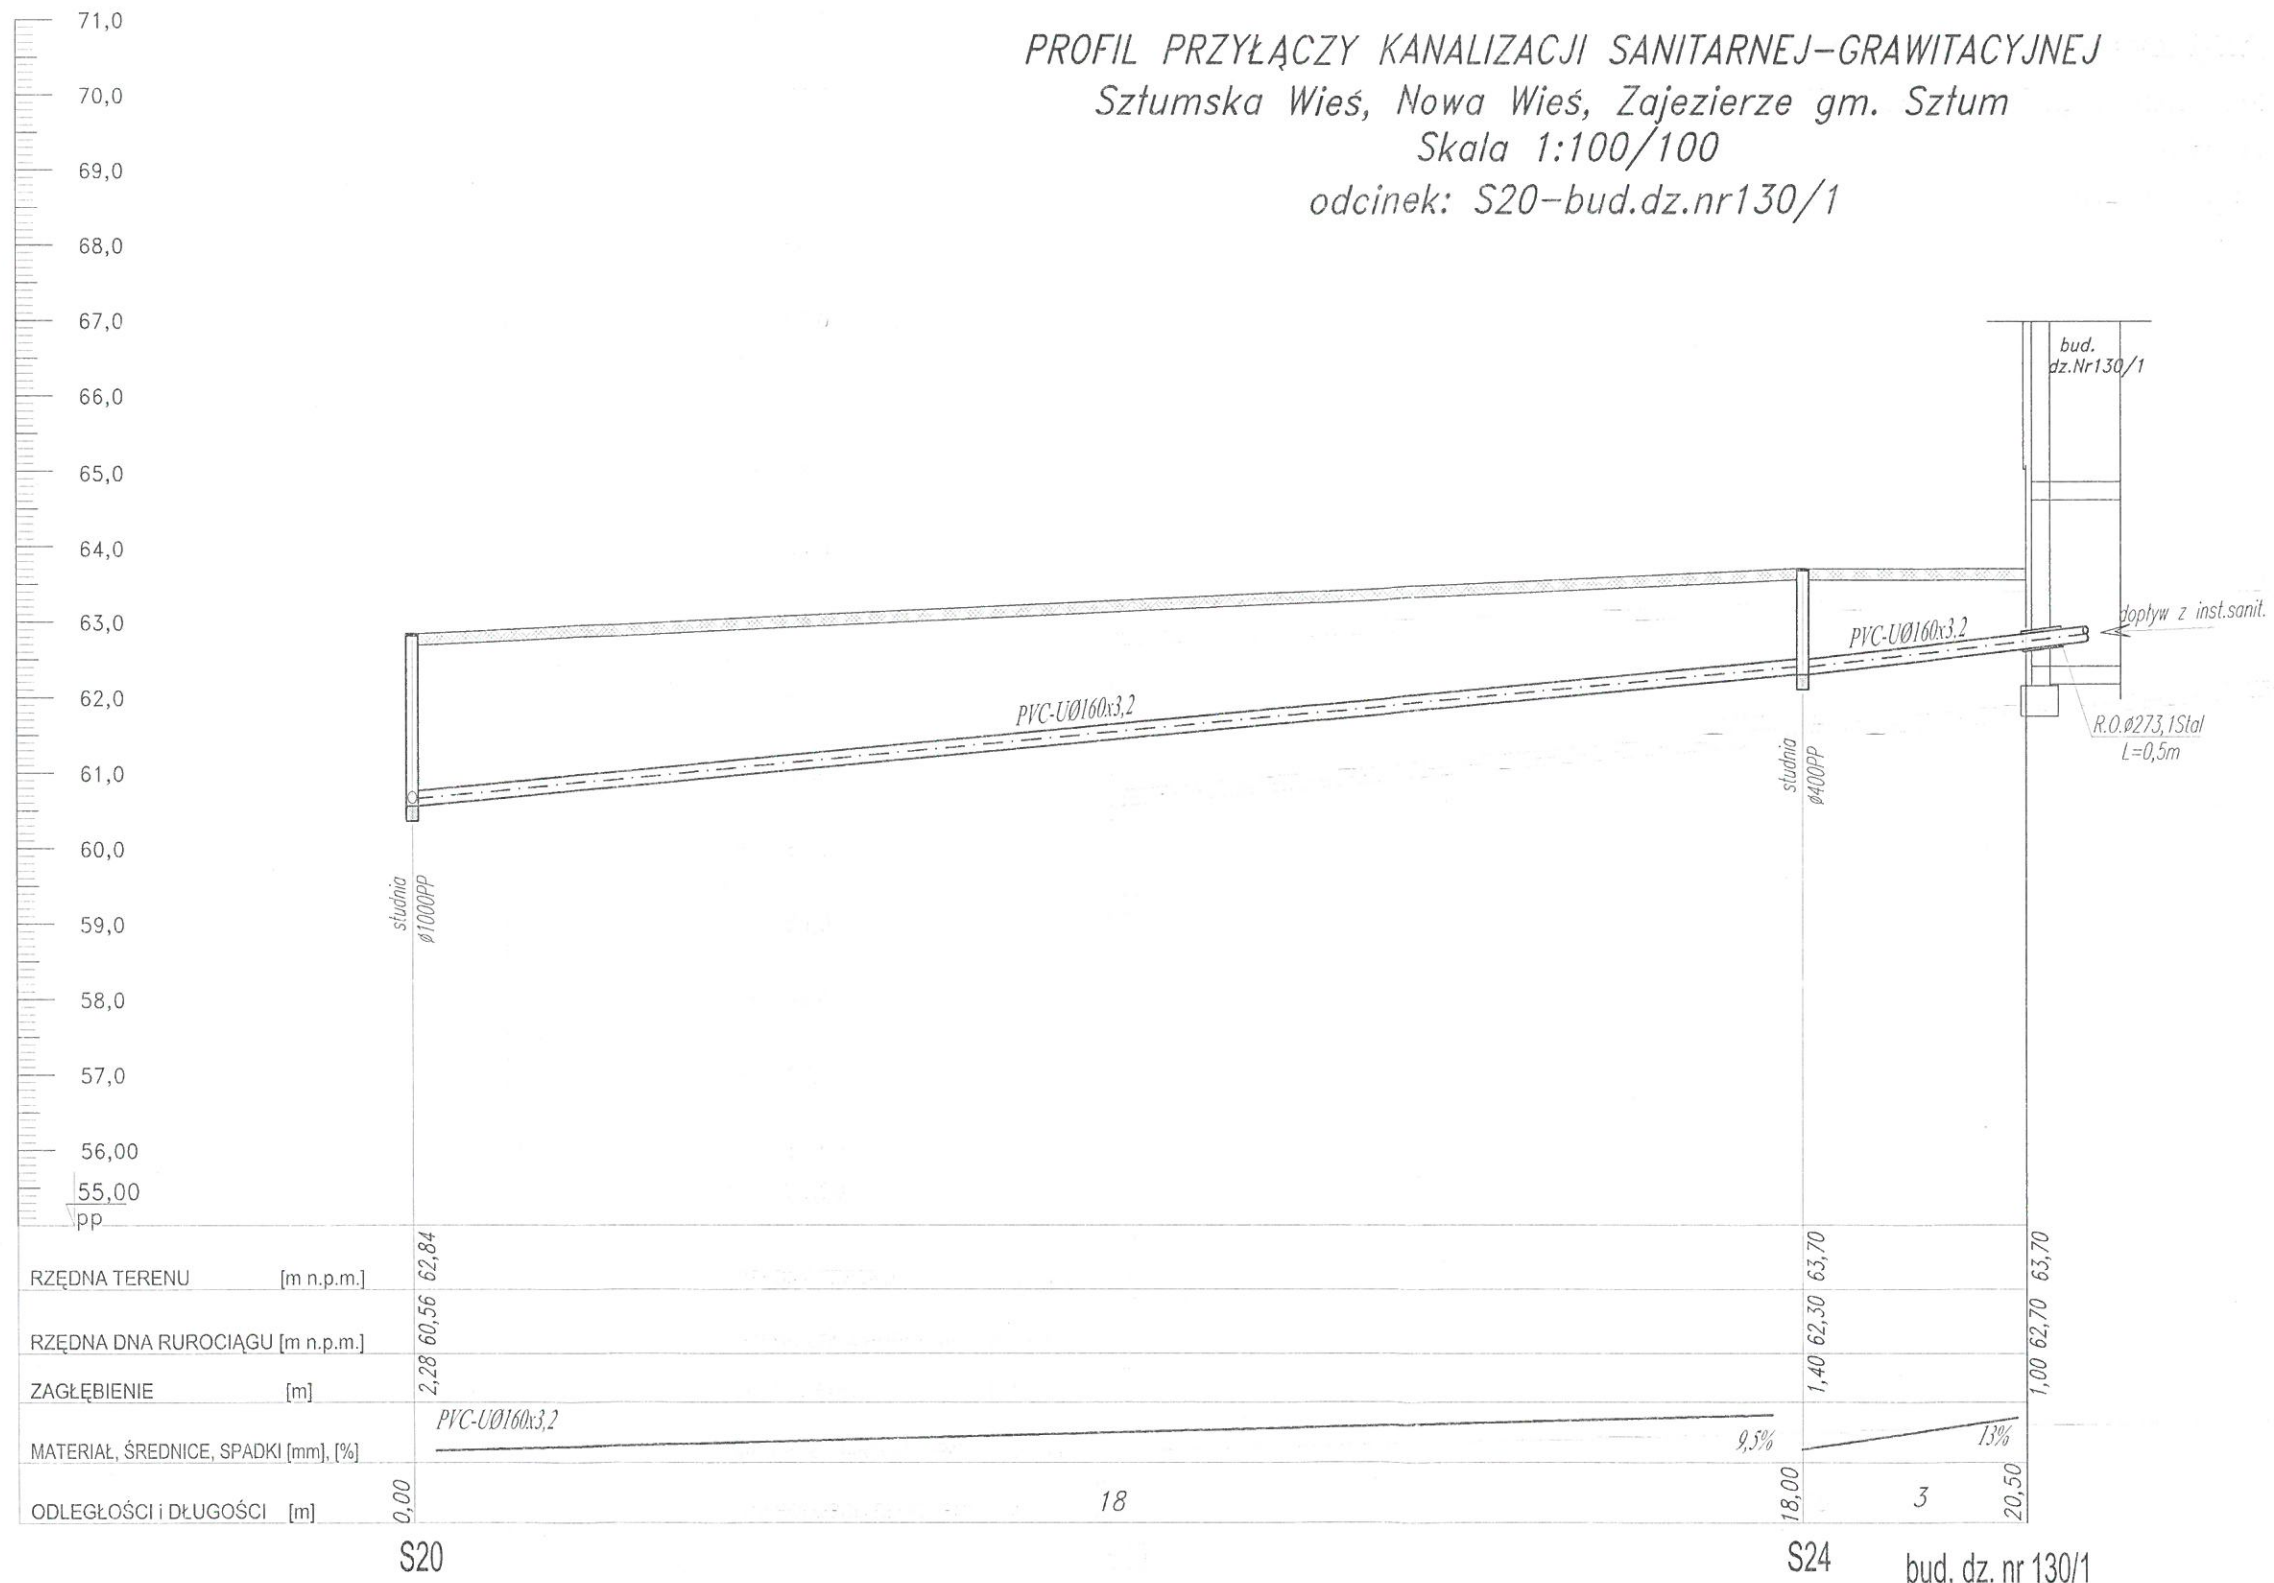

82-200 MALBORK Al. Wojska Polskiego 90A/b tel. (55) 272-70-81 e-mail: biuro@hydroterm.strefa.pl NIP579-113-23-72

ZADANIE: PROJEKT ZAGOSPODAROWANIA TERENU BUDOWA SIECI KANALIZACJI SANITARNEJ W OBRĘBIE MIEJSCOWOŚCI SZTUMSKA WIEŚ NOWA WIEŚ I ZAJEZIERZE ETAP I	Branża: SANITARNA Projektant: mgr inż. Adam Papaj 1529/EL/90 Uprawnienia budowlane w specjalności Instalacyjno-izometryjnej POM/IS/3649/01	Data: Styczeń 2017r.	Skala: 1:100
LOKALIZACJA: Dz. nr	Asystent: B. Giąb		Rys.: 41
SZTUMSKA WIEŚ - GMINA SZTUM	Sprawdzający: mgr inż. Jacek Popławski POM/0138/POC/05/04 Uprawnienia budowlane bez ograniczeń w specjalności instalacyjnej POM/IS/0213/05		Nr zlecenia: 6092
TYTUŁ RYS.: PROFIL SIECI KANALIZACJI GRAWITACYJNEJ odcinek: S20-bud.dz.nr130/1			