


PROFIL PRZYŁĄCZY KANALIZACJI SANITARNEJ-GRAWITACYJNEJ

Sztumska Wieś, Nowa Wieś, Zajezierze gm. Sztum

Skala 1:100/100

odcinek: S46 - bud.dz.nr434

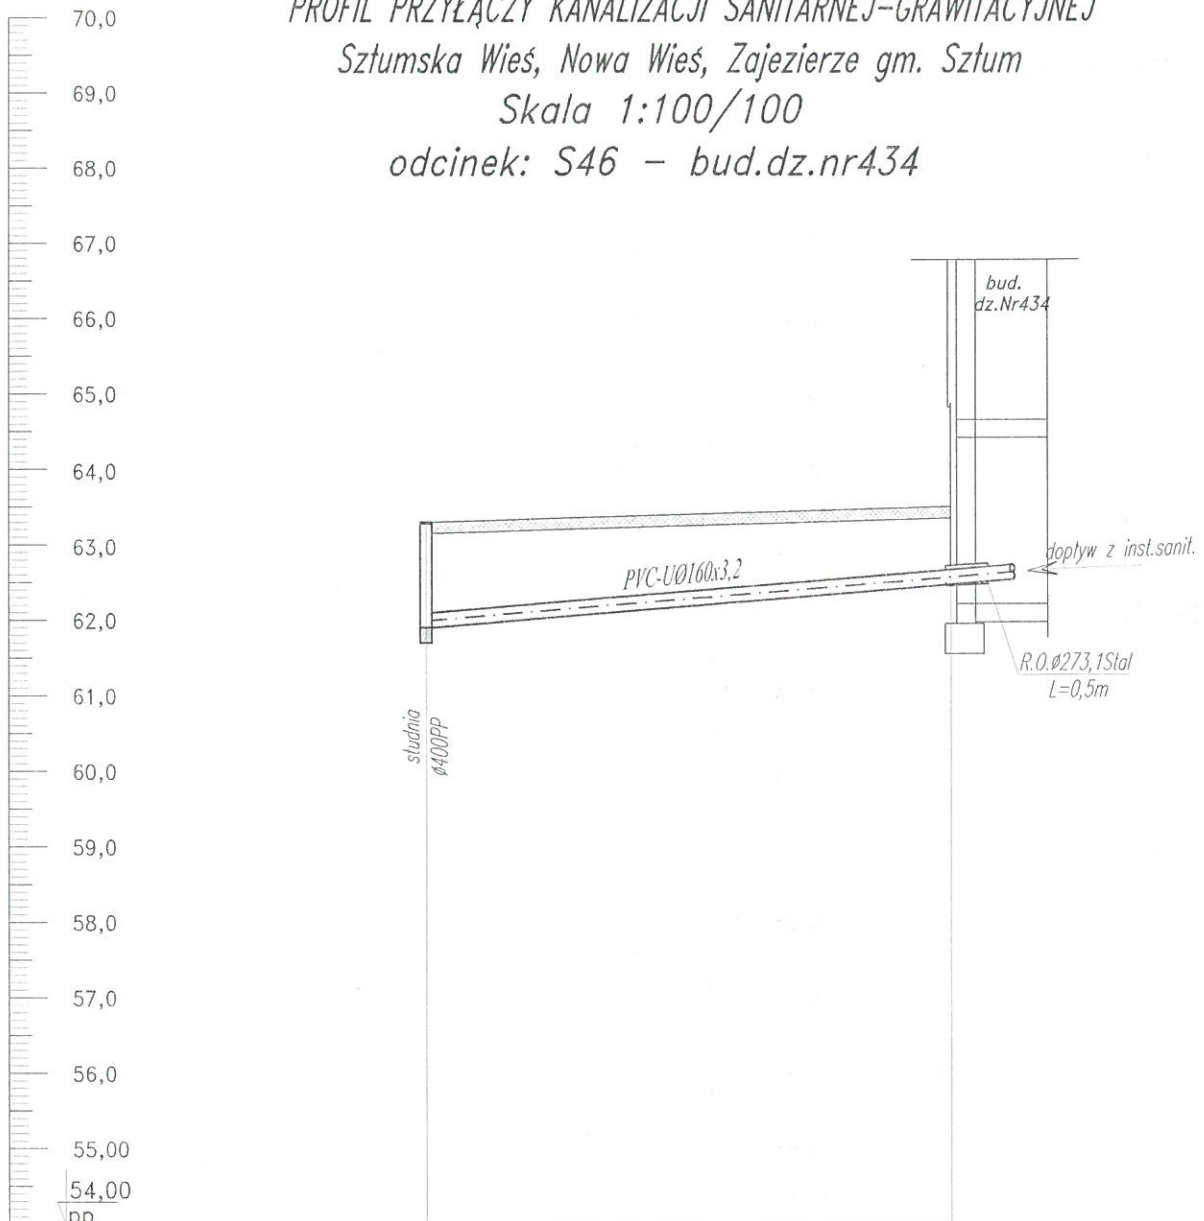


RZĘDNA TERENU [m n.p.m.]	63,30	63,50
RZĘDNA DNA RUROCIĄGU [m n.p.m.]	61,90	62,50
ZAGŁĘBIENIE [m]	1,40	1,00
MATERIAŁ, ŚREDNICE, SPADKI [mm], [%]	Ks-PVC-U Ø160x3,2 7%	
ODLEGŁOŚCI I DŁUGOŚCI [m]	0,00	7,00

OZNACZENIA

S46

bud. dz. nr 434

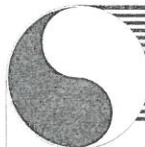

HYDRO-TERM

BIURO PROJEKTOWO-INWESTYCYJNE

82-200 MALBORK Al. Wojska Polskiego 90A/b tel. (55) 272-70-81 e-mail: biuro@hydroterm.strefa.pl NIP579-113-23-72

ZADANIE: PROJEKT ZAGOSPODAROWANIA TERENU BUDOWA SIECI KANALIZACJI SANITARNEJ W OBRĘBIE MIEJSCOWOŚCI SZTUMSKA WIEŚ NOWA WIEŚ I ZAJEZIERZE ETAP I	Branża: SANITARNA Projektant: mgr inż. Artam Papaj 1529/EL/90 Uprawnienia budowlane w specjalności instalacyjno-inżynierskiej	Data: Styczeń 2017r.	Skala 1:100/100
LOKALIZACJA: SZTUMSKA WIEŚ - GMINA SZTUM	POM/IS/3649/01 Asystent: B. Głab		Rys. 43
TYTUŁ RYS. PROFIL SIECI KANALIZACJI SANITARNEJ - TŁOCZNEJ odcinek: S46 - bud.dz.nr434	Sprawdzający: mgr inż. Jacek Popławski POM/0139/POOOS/04 Uprawnienia budowlane bez ograniczeń w specjalności instalacyjnej		Nr zlecenia 5152
	POM/IS/0213/05		