


PROFIL PRZYŁĄCZY KANALIZACJI SANITARNEJ-GRAWITACYJNEJ

Sztumska Wieś, Nowa Wieś, Zajezerze gm. Sztum

Skala 1:100/100

odcinek: S42 - S43

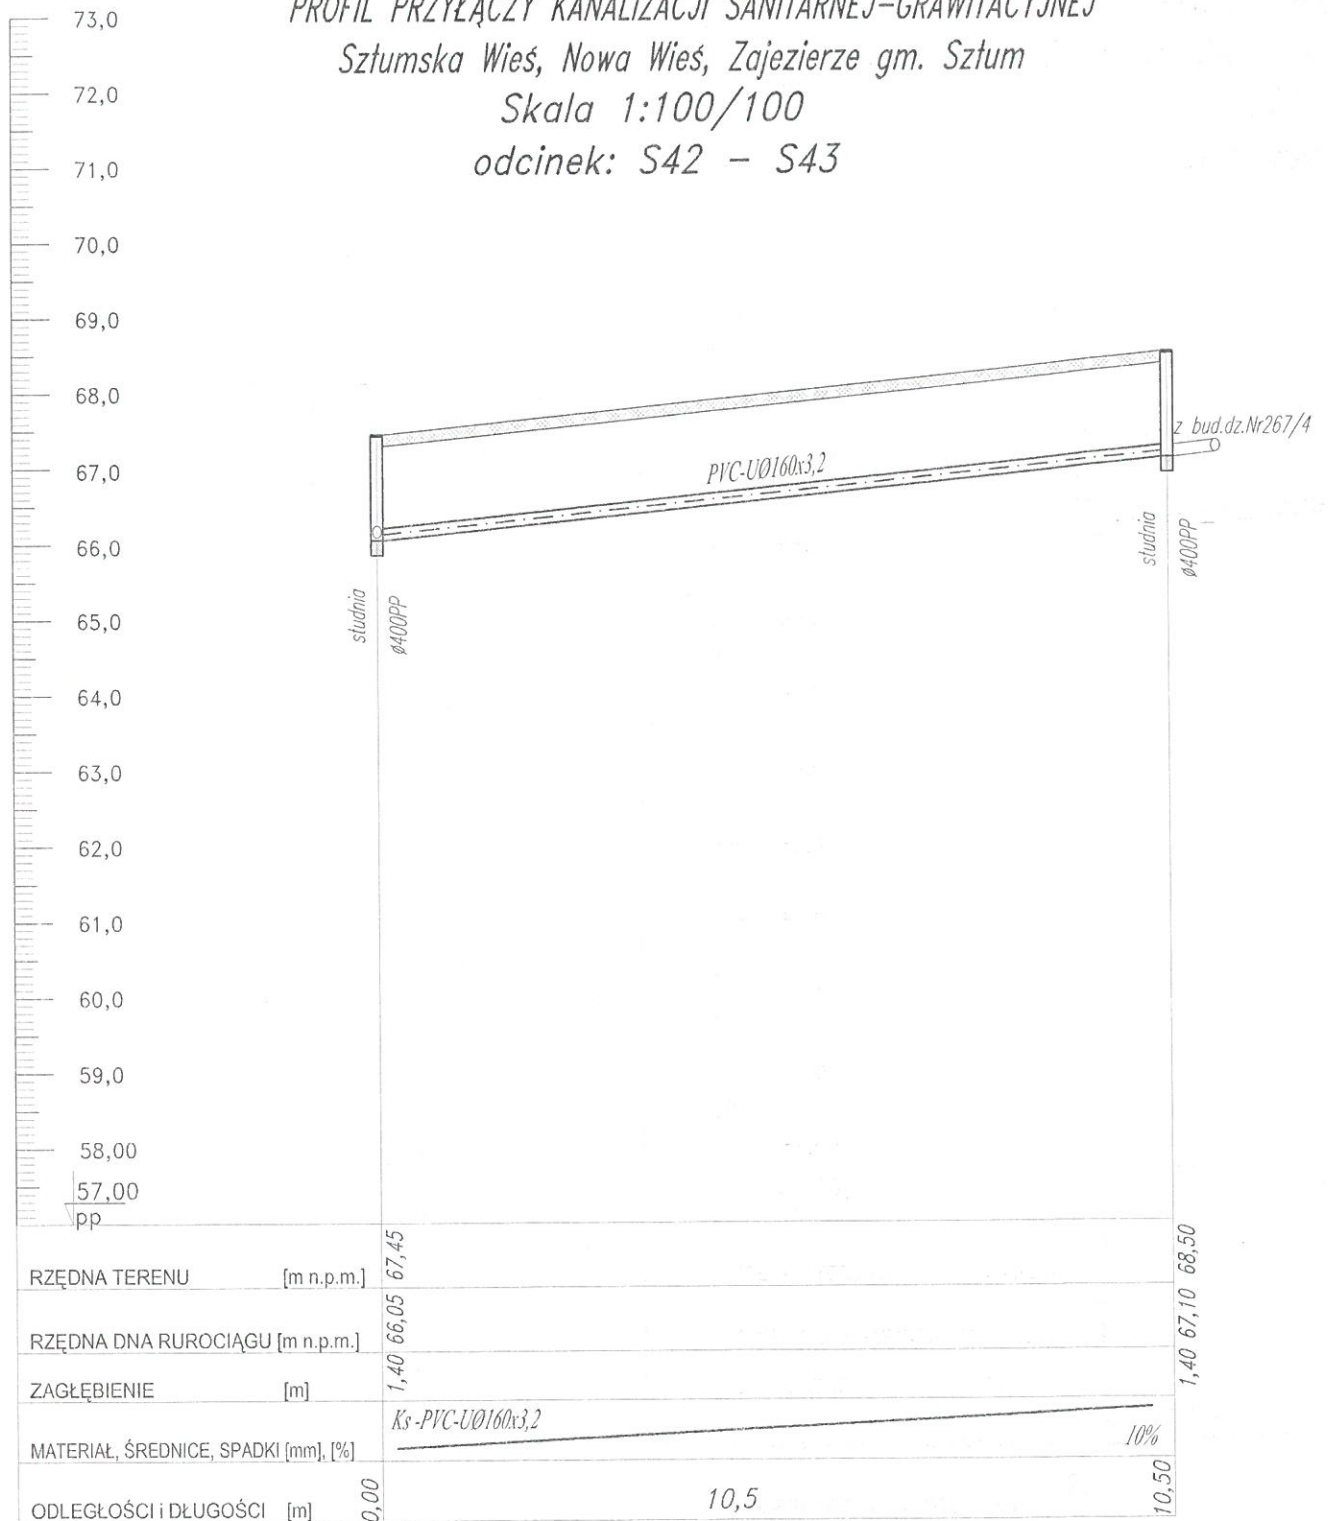

RZĘDNA TERENU [m n.p.m.]	67,45	68,50
RZĘDNA DNA RUROCIĄGU [m n.p.m.]	66,05	67,10
ZAGŁĘBIENIE [m]	1,40	1,40
MATERIAŁ, ŚREDNICE, SPADKI [mm], [%]	Ks-PVC-UØ160x3,2 10%	
ODLEGŁOŚCI I DŁUGOŚCI [m]	0,00	10,50
OZNACZENIA	S42	S43



82-200 MALBORK Al. Wojska Polskiego 90A/b tel. (55) 272-70-81 e-mail: biuro@hydroterm.strefa.pl NIP579-113-23-72

ZADANIE: PROJEKT ZAGOSPODAROWANIA TERENU BUDOWA SIECI KANALIZACJI SANITARNEJ W OBRĘBIE MIEJSCOWOŚCI SZTUMSKA WIEŚ NOWA WIEŚ I ZAJEZIERZE ETAP I	Branża: SANITARNA Projektant: mgr inż. Adam Papaj 1529/EL/90 Uprawnienia budowlane w specjalności instalacyjno-inżynierskiej	Data: Styczeń 2017r.	Skala 1:100/100
LOKALIZACJA: SZTUMSKA WIEŚ - GMINA SZTUM	POMIS/3649/01 Asystent: B. Głąb		Rys. 46
TYTUŁ RYS. PROFIL SIECI KANALIZACJI SANITARNEJ - TŁOCZNEJ odcinek: S42 - S43	Sprawdzający: mgr inż. Jacek Popławski POM/0139/POOŚ/04 Uprawnienia budowlane bez ograniczeń w specjalności instalacyjnej		Nr zlecenia 5152
	POMIS/0213/05		