


PROFIL PRZYŁĄCZY KANALIZACJI SANITARNEJ-GRAWITACYJNEJ  
 Sztumska Wieś, Nowa Wieś, Zajezierze gm. Sztum  
 Skala 1:100/100  
 odcinek: S42 - bud.dz.nr267/4

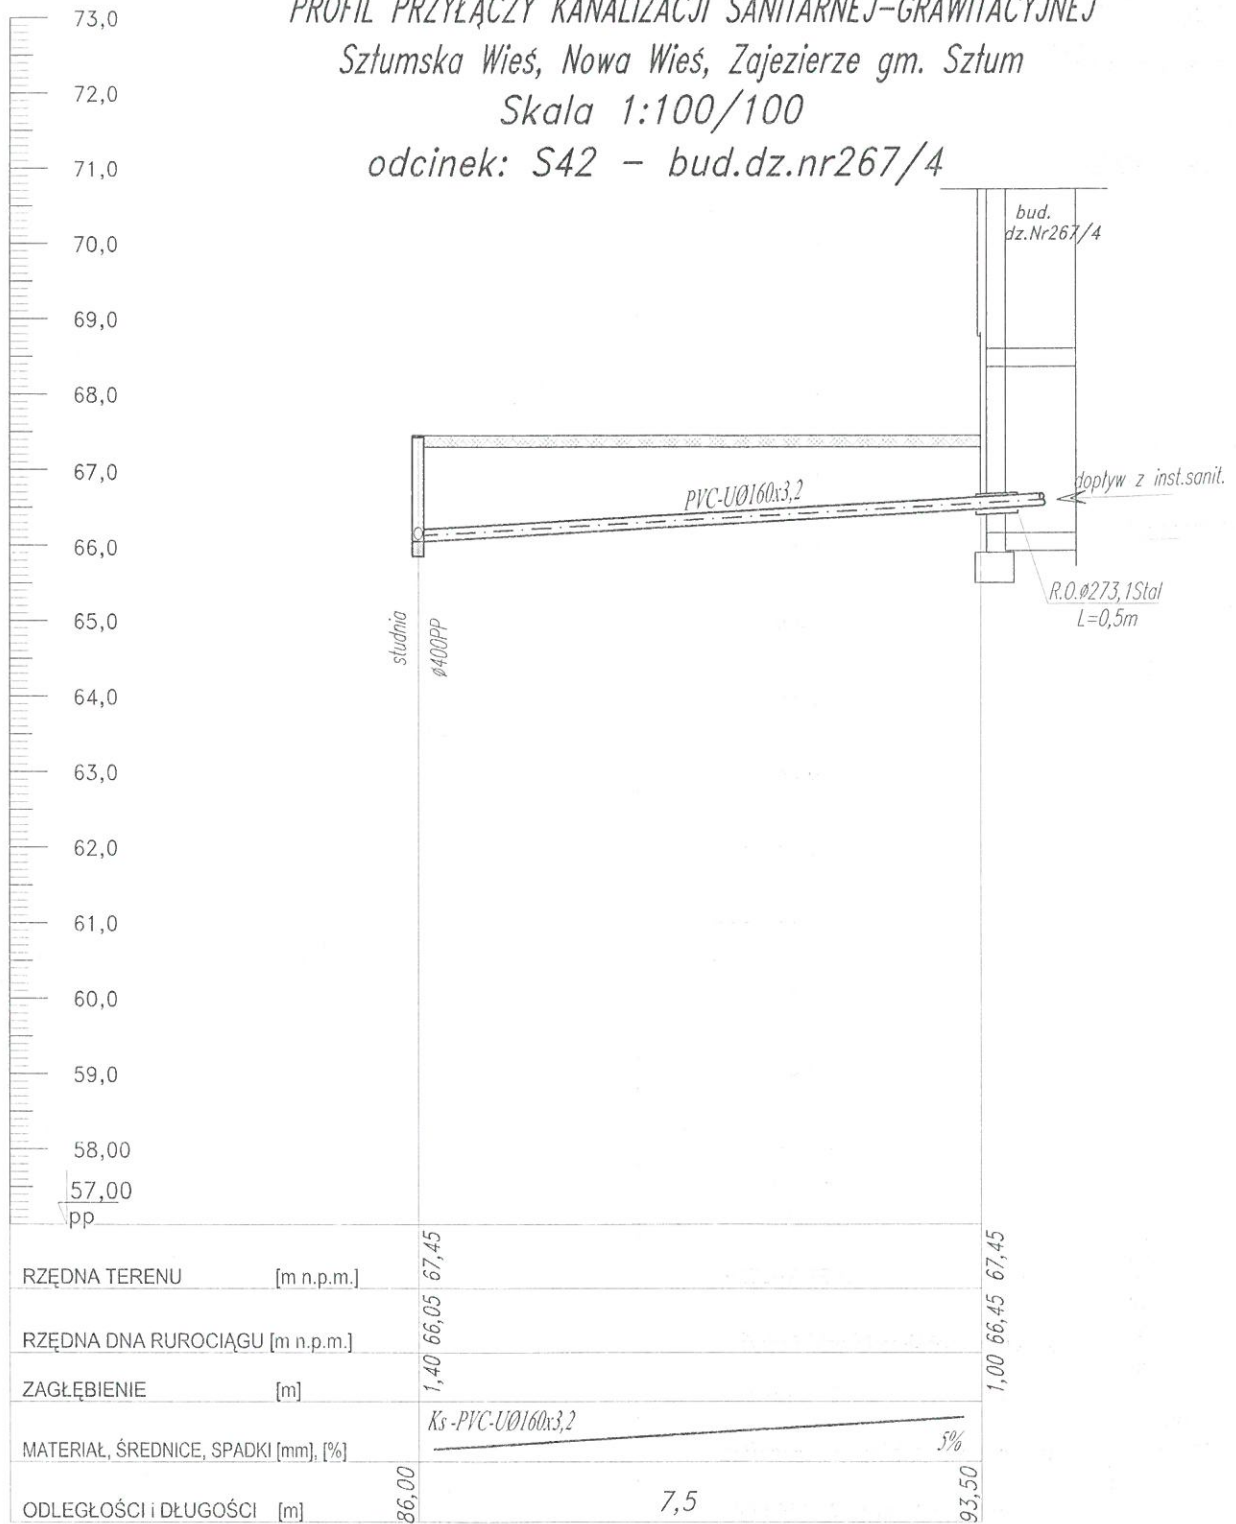

RZĘDNA TERENU [m n.p.m.]	67,45
RZĘDNA DNA RUROCIĄGU [m n.p.m.]	66,05
ZAGŁĘBIENIE [m]	1,40
MATERIAŁ, ŚREDNICE, SPADKI [mm], [%]	Ks-PVC-U Ø160x3,2 5%
ODLEGŁOŚCI I DŁUGOŚCI [m]	86,00 7,5 93,50

OZNACZENIA

S42

bud. dz. nr 267/4



82-200 MALBORK Al. Wojska Polskiego 90A/b tel. (55) 272-70-81 e-mail: biuro@hydroterm.strefa.pl NIP579-113-23-72

ZADANIE: PROJEKT ZAGOSPODAROWANIA TERENU BUDOWA SIECI KANALIZACJI SANITARNEJ W OBRĘBIE MIEJSCOWOŚCI SZTUMSKA WIEŚ NOWA WIEŚ I ZAJEZIERZE ETAP I	Branża: SANITARNA Projektant: mgr inż. Adam Papaj 1529/EL/90 Uprawnienia budowlane w specjalności instalacyjno-inżynierskiej	Data: Styczeń 2017r.	Skala 1:100/100
LOKALIZACJA: SZTUMSKA WIEŚ - GMINA SZTUM	POM/IS/3649/01 Asystent: B. Głąb		Rys. 47
TYTUŁ RYS. PROFIL SIECI KANALIZACJI SANITARNEJ - TŁOCZNEJ odcinek: S42 - bud.dz.nr267/4	Sprawdzający: mgr inż. Jacek Popławski POM/IO139/POOOS/04 Uprawnienia budowlane bez ograniczeń w specjalności instalacyjnej		Nr zlecenia 5152
	POM/IS/0213/05		