


PROFIL PRZYŁĄCZY KANALIZACJI SANITARNEJ-GRAWITACYJNEJ  
 Sztumska Wieś, Nowa Wieś, Zajezierze gm. Sztum  
 Skala 1:100/500  
 odcinek: S32 - S39

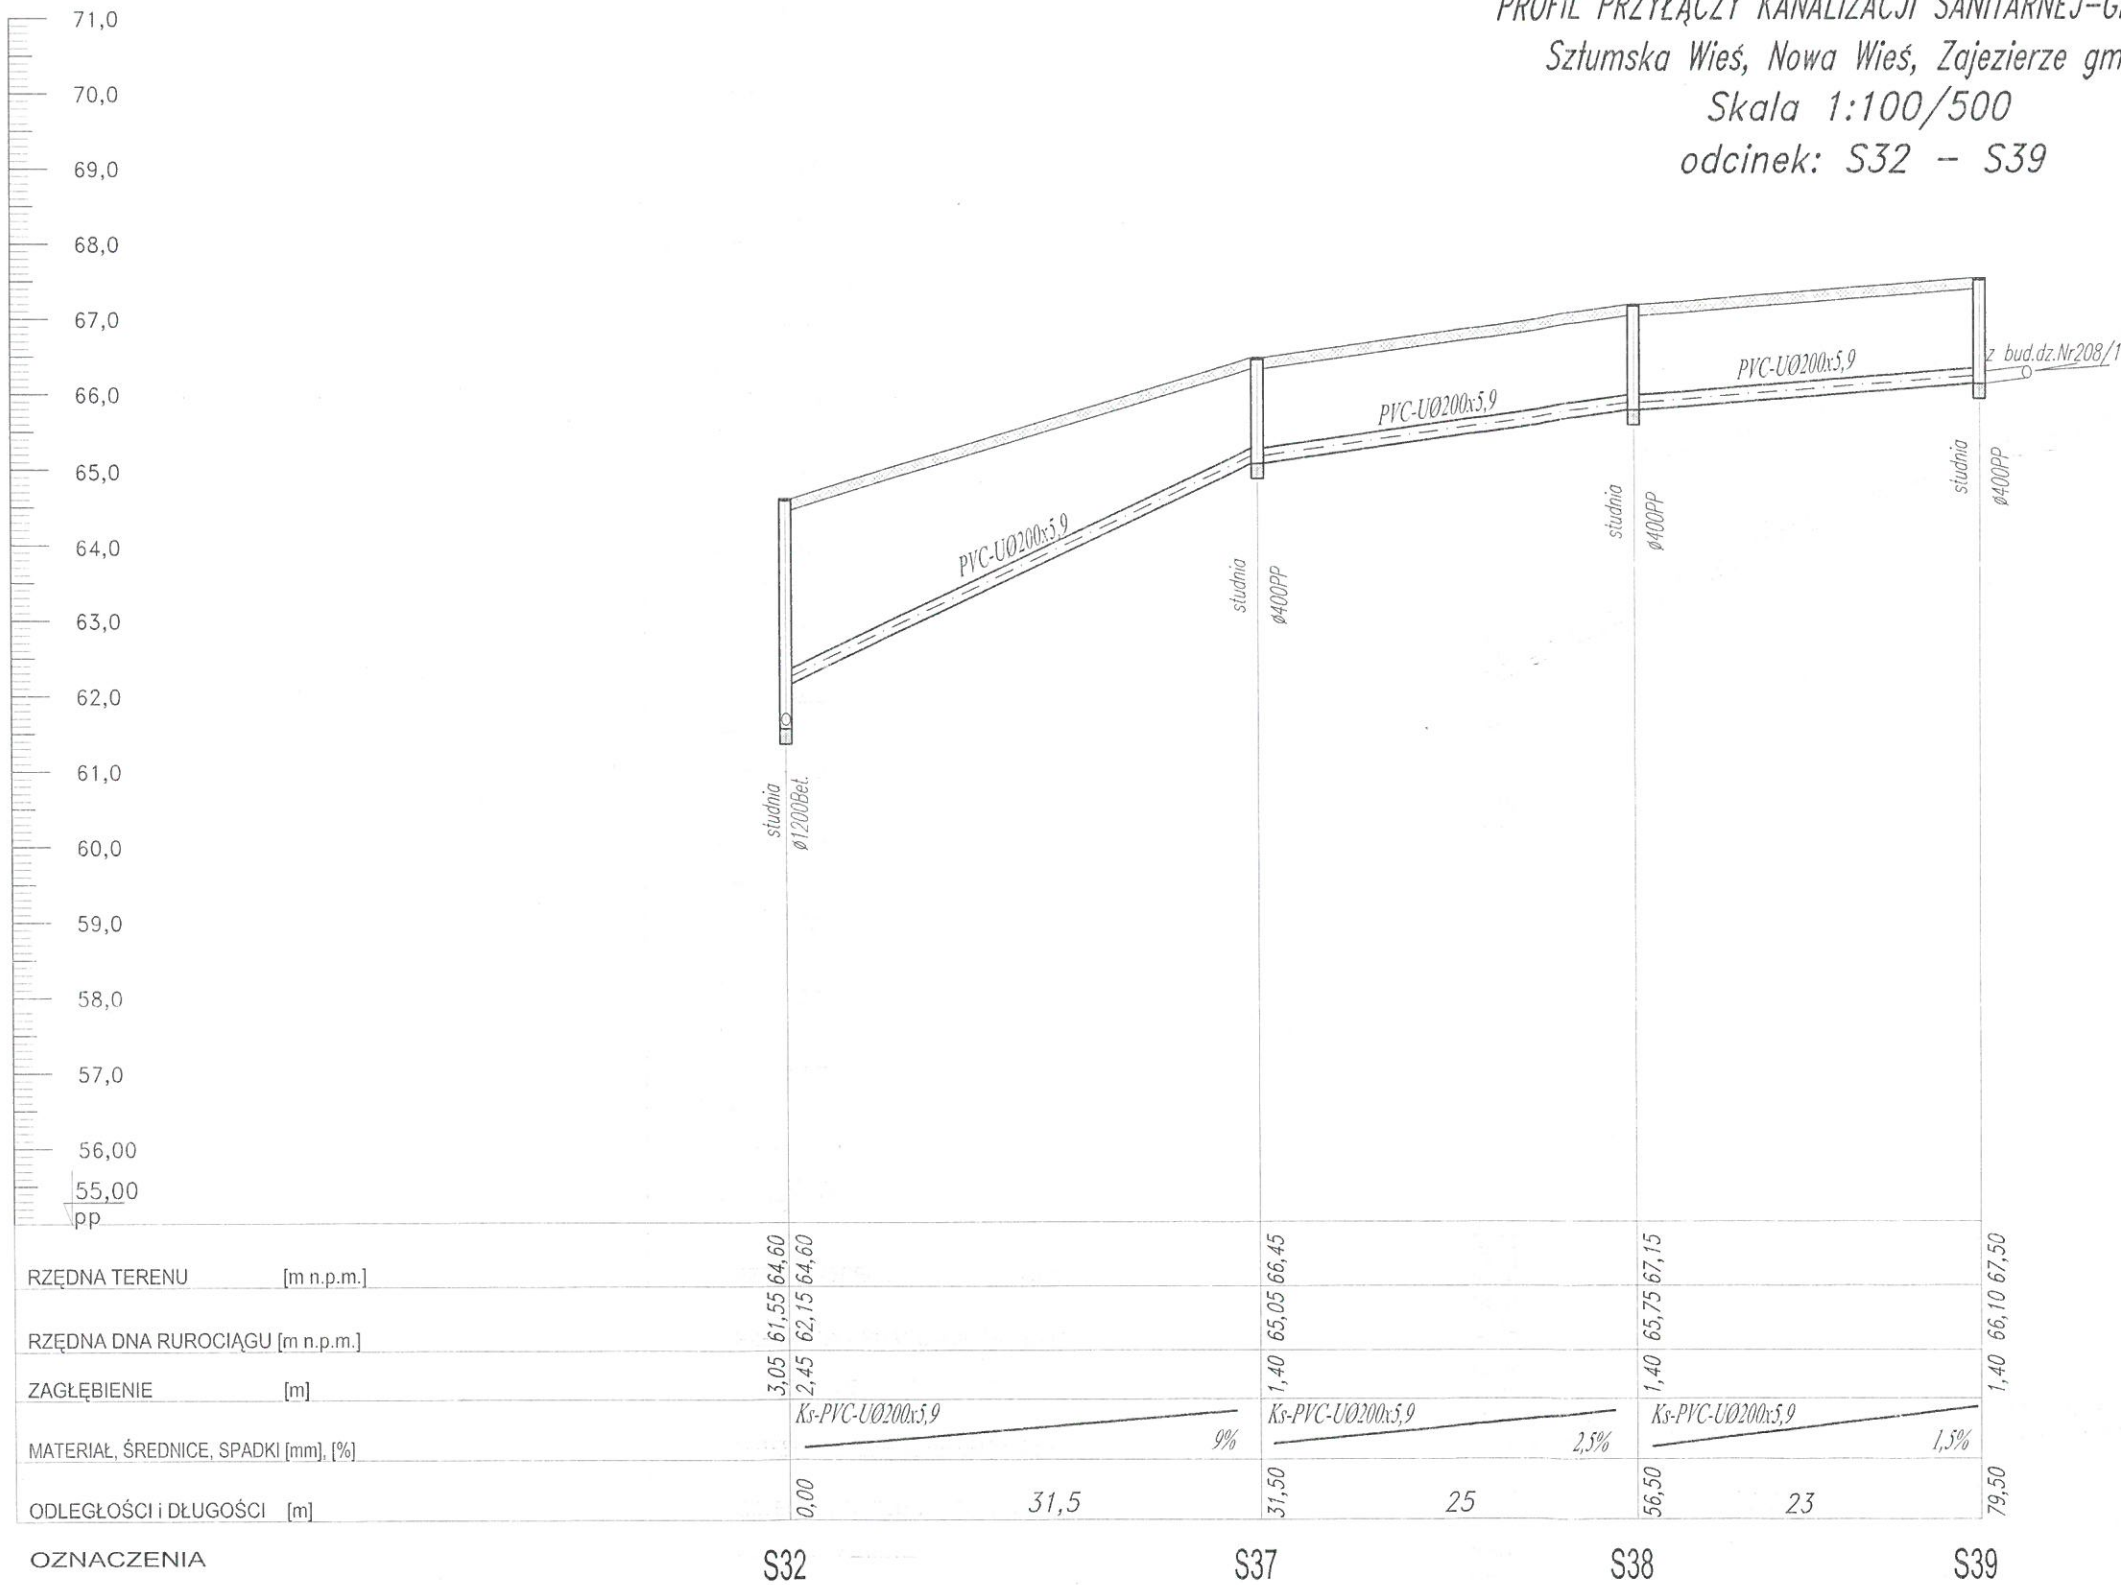

**HYDRO-TERM**  
 BIURO PROJEKTOWO-INWESTYCYJNE  
 82-200 MALBORK Al. Wojska Polskiego 90A/b tel. (55) 272-70-81 e-mail: biuro@hydroterm.strefa.pl NIP579-113-23-72

ZADANIE: PROJEKT ZAGOSPODAROWANIA TERENU BUDOWA SIECI KANALIZACJI SANITARNEJ W OBRĘBIE MIEJSCOWOŚCI SZTUMSKA WIEŚ NOWA WIEŚ I ZAJEZIERZE ETAP I	Branża: SANITARNA Projektant: mgr inż. Adam Papaj 15291EL/90 Uprawnienia budowlane w specjalności instalacyjno-inżynierskiej	Data: Styczeń 2017r.	Skala 1:100
LOKALIZACJA: SZTUMSKA WIEŚ - GMINA SZTUM	POMIS/3649/01 Asystent: B. Głęb		Rys. 50
TYTUŁ RYS. PROFIL SIECI KANALIZACJI SANITARNEJ - ŁŁCZNEJ odcinek: S32 - S39	Sprawdzający: mgr inż. Jacek Pogłowski POM/0139/POOCS/04 Uprawnienia budowlane bez ograniczeń w specjalności instalacyjnej		Nr zlecenia 5152

POMIS/0213/05