


PROFIL PRZYŁĄCZY KANALIZACJI SANITARNEJ-GRAWITACYJNEJ

Sztumska Wieś, Nowa Wieś, Zajezierze gm. Sztum

Skala 1:100/500

odcinek: S83 - bud.dz.nr212

S84 - bud.dz.nr212

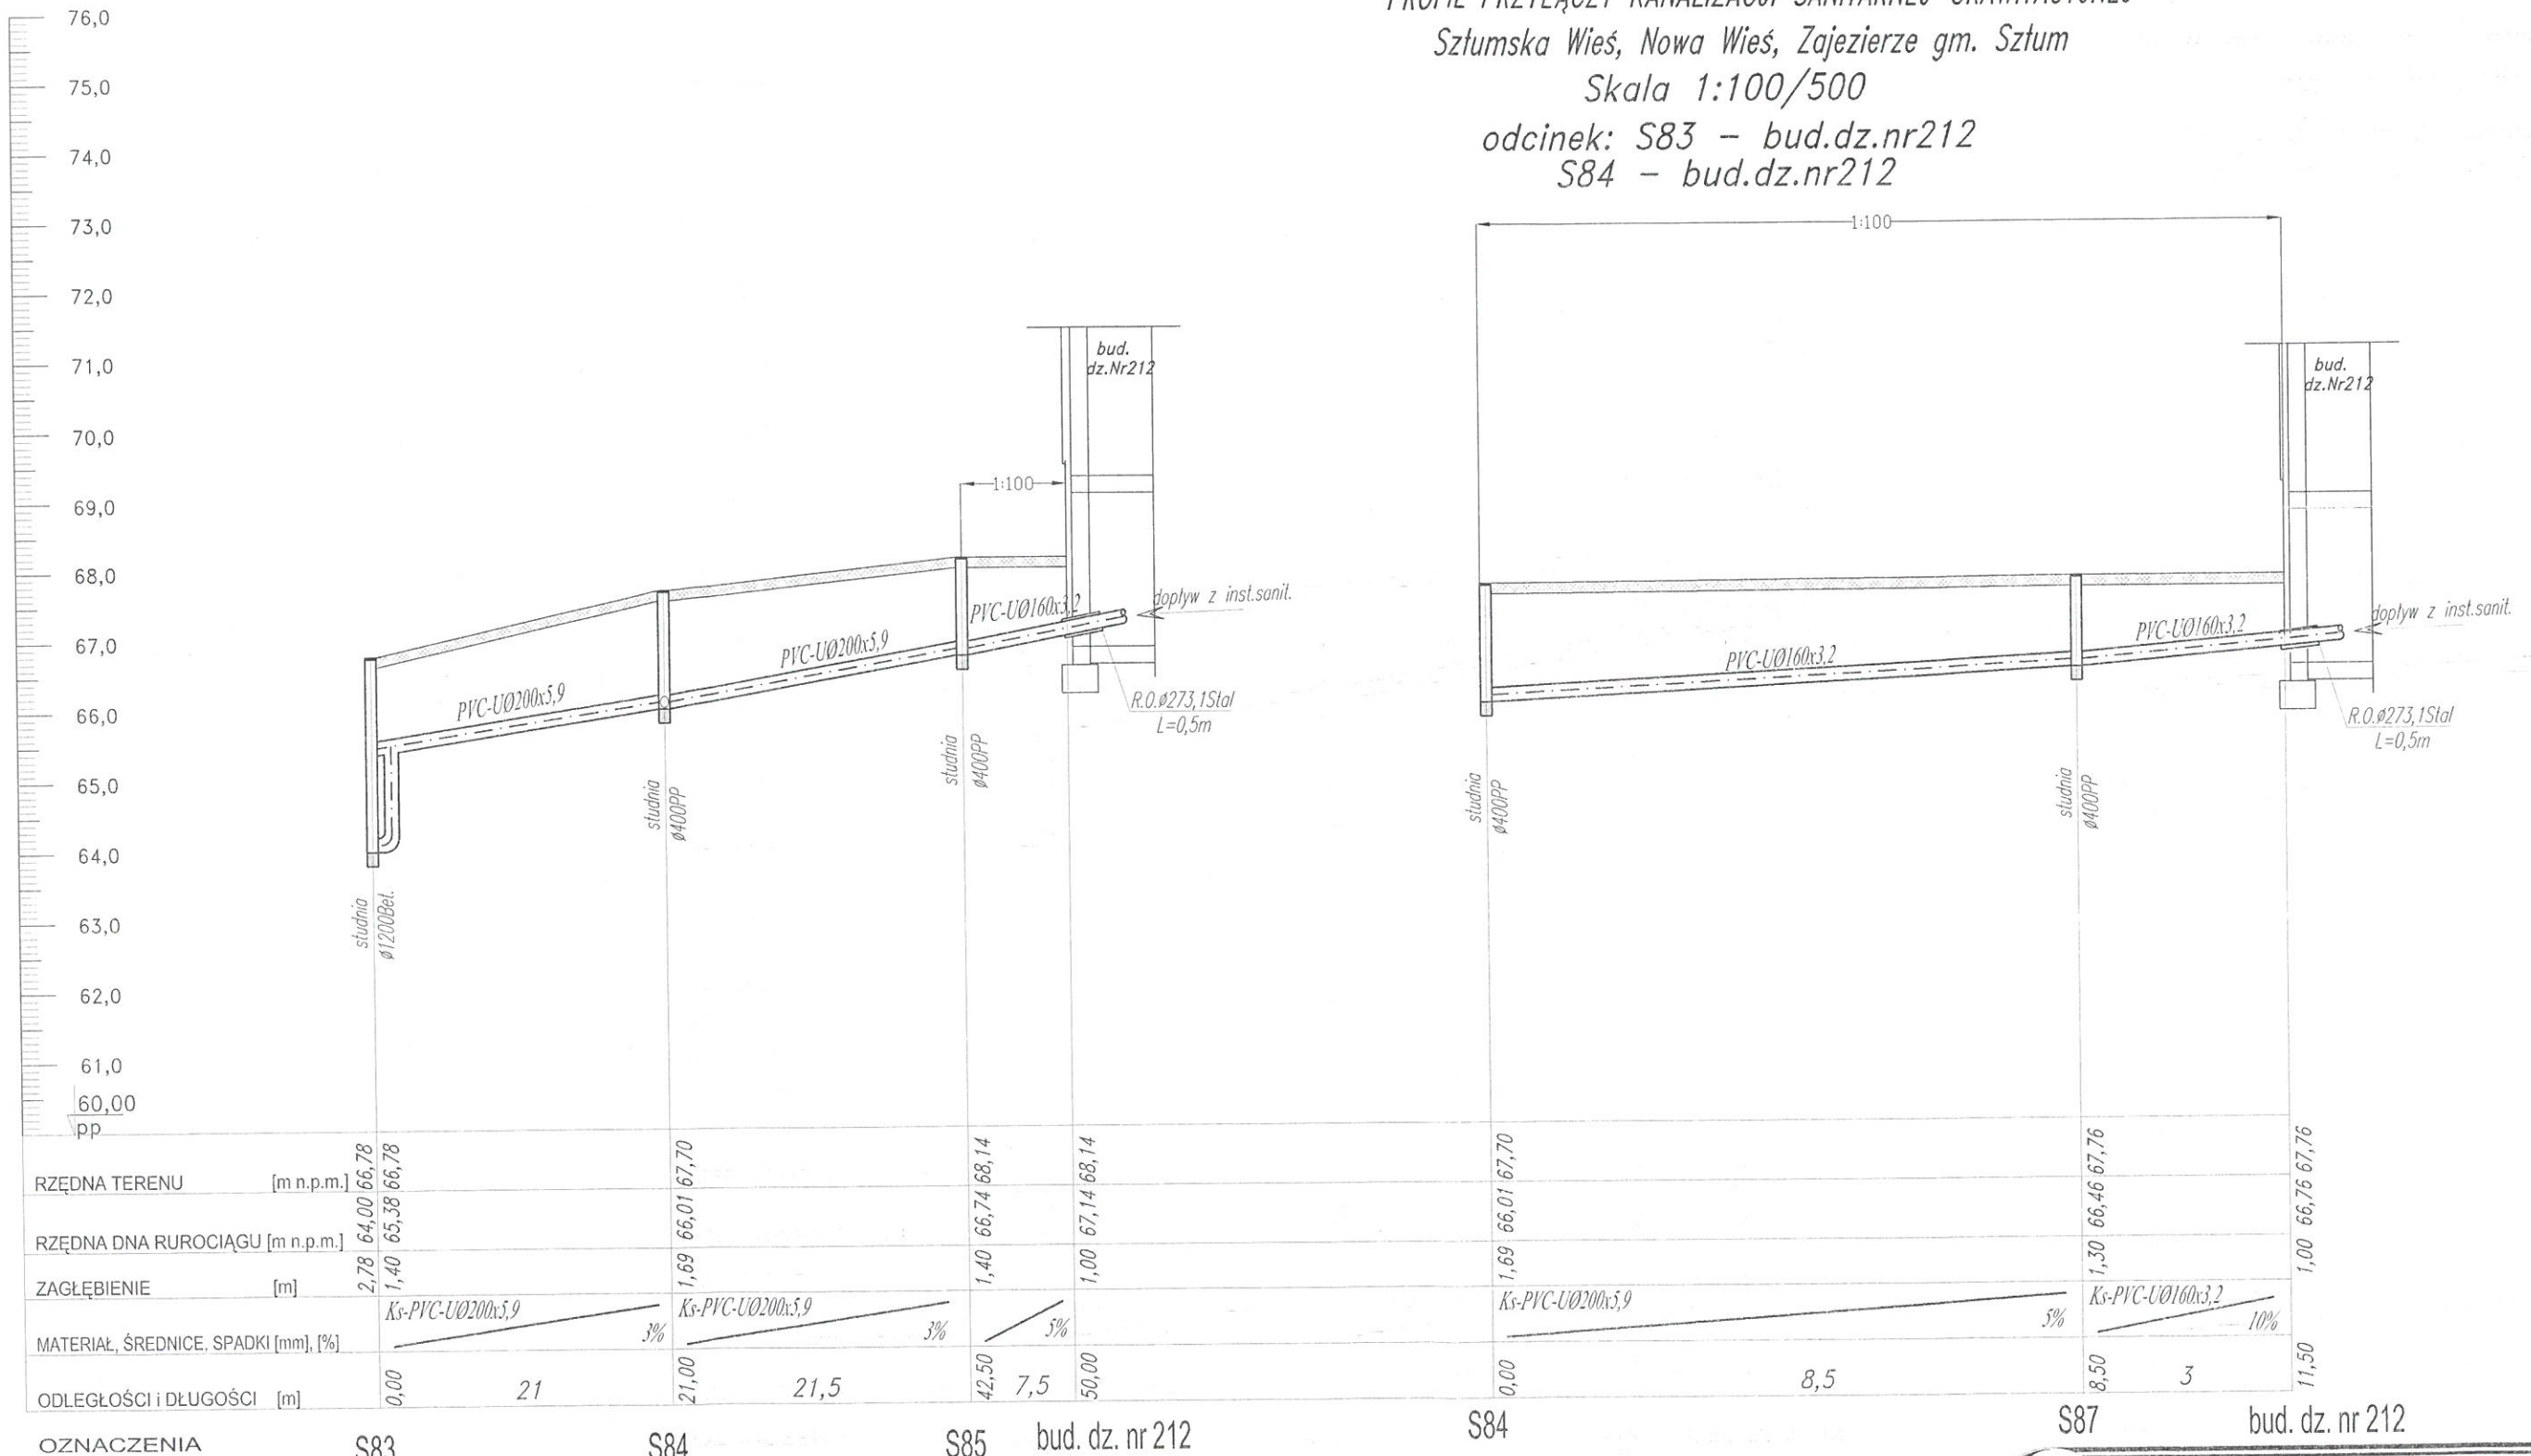

82-200 MALBORK Al. Wojska Polskiego 90A/b tel. (55) 272-70-81 e-mail: biuro@hydroterm.strefa.pl NIP579-113-23-72

ZADANIE: PROJEKT ZAGOSPODAROWANIA TERENU BUDOWA SIECI KANALIZACJI SANITARNEJ W OBRĘBIE MIEJSCOWOŚCI SZTUMSKA WIEŚ NOWA WIEŚ I ZAJEZIERZE ETAP I	Branża: SANITARNA Projektant: mgr inż. Adam Papaj 1529/EL/90 Uprawnienia budowlane w specjalności instalacyjno-inżynierskiej	Data: Styczeń 2017r.
LOKALIZACJA: SZTUMSKA WIEŚ - GMINA SZTUM	POM/IS/3649/01 Asystent: B. Głań	Skala 1:100/500 Rys. 51
TYTUŁ RYS. PROFIL SIECI KANALIZACJI SANITARNEJ - ŁŁCZNEJ odcinek: S83 - bud.dz.nr212 S84 - bud.dz.nr212	Sprawdzający: mgr inż. Jacek Popławski POM/0139/POOOS/04 Uprawnienia budowlane bez ograniczeń w specjalności instalacyjnej	Nr zlecenia 5152
	POM/IS/0213/05	