


# PROFIL PRZYŁĄCZY KANALIZACJI SANITARNEJ-GRAWITACYJNEJ

Sztumska Wieś, Nowa Wieś, Zajezerze gm. Sztum

Skala 1:100/500

odcinek: S79 - bud. dz. nr 270

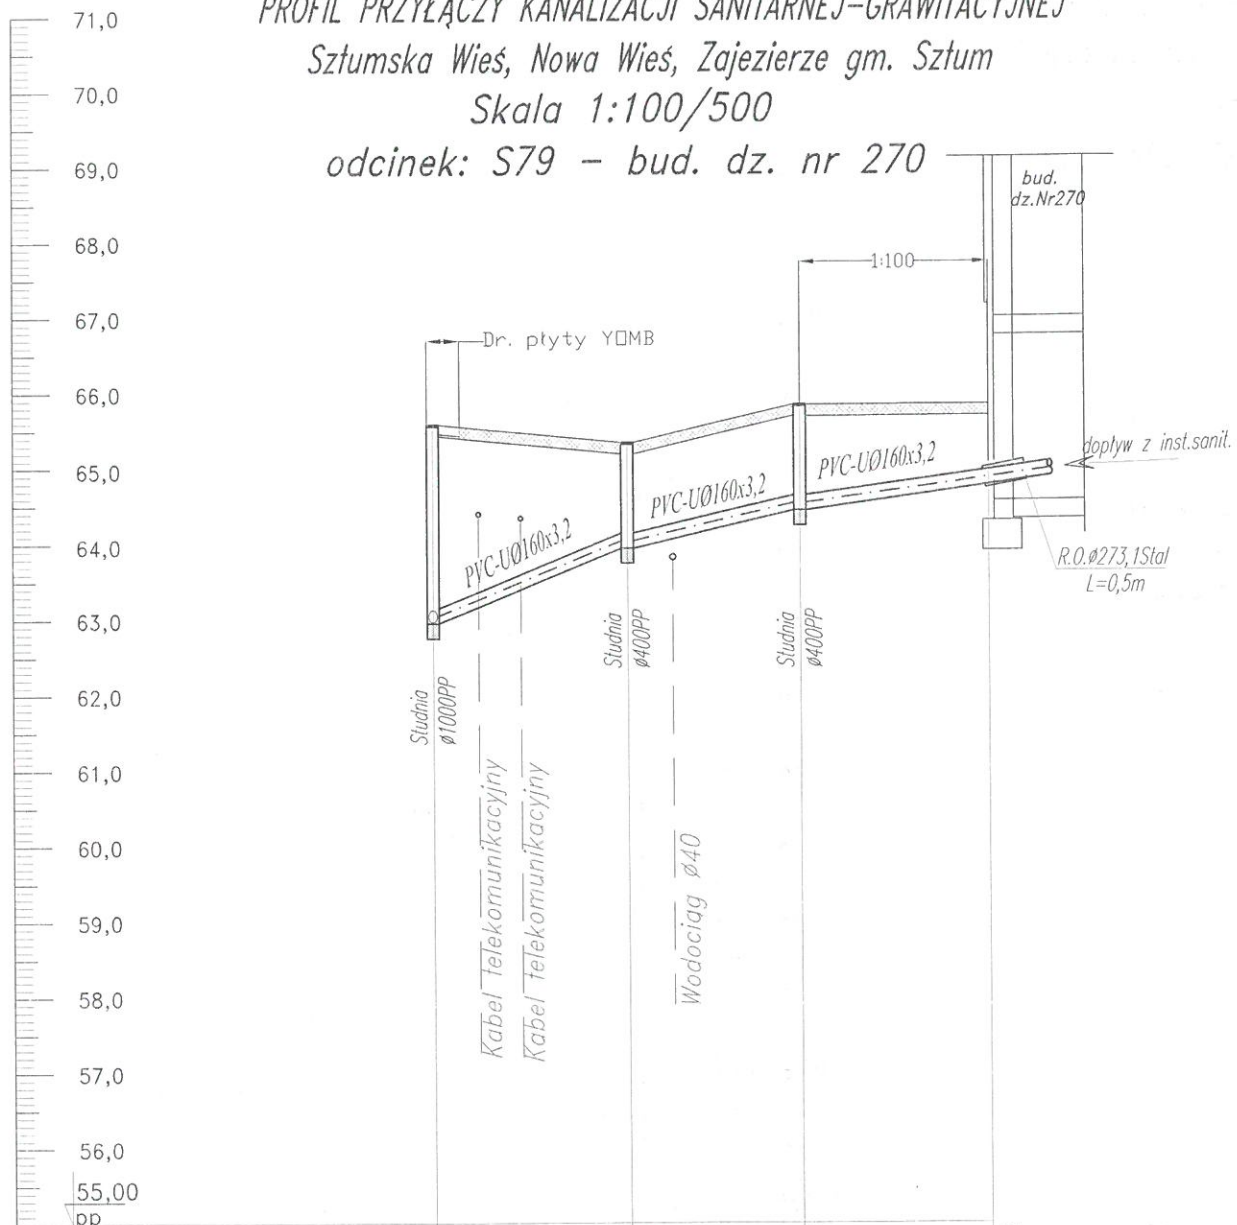

RZĘDNA TERENU [m n.p.m.]		65,58	65,34	65,84	
RZĘDNA DNA RUROCIĄGU [m n.p.m.]		62,95	63,94	64,44	65,84
ZAGŁĘBIENIE [m]		2,83	1,40	1,40	1,00
MATERIAŁ, ŚREDNICE, SPADKI [mm], [%]		Ks-PVC-UØ160x3,2 7,5%	Ks-PVC-UØ160x3,2 4,5%	Ks-PVC-UØ160x3,2 15%	
ODLEGŁOŚCI I DŁUGOŚCI [m]	0,00	13	13,00	11	24,00
					2,5
					26,50


OZNACZENIA

S79

S90

S91

bud. dz. nr 270

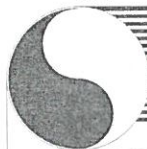

## HYDRO-TERM

BIURO PROJEKTOWO-INWESTYCYJNE

82-200 MALBORK Al. Wojska Polskiego 90A/b tel. (55) 272-70-81 e-mail: biuro@hydroterm.strefa.pl NIP579-113-23-72

ZADANIE: PROJEKT ZAGOSPODAROWANIA TERENU BUDOWA SIECI KANALIZACJI SANITARNEJ W OBRĘBIE MIEJSCOWOŚCI SZTUMSKA WIEŚ NOWA WIEŚ I ZAJEZIERZE ETAP I	Branża: SANITARNA	Data: Styczeń 2017r.
LOKALIZACJA: SZTUMSKA WIEŚ - GMINA SZTUM	Projektant: mgr inż. Adam Papaj 1529/EL/90 Uprawnienia budowlane w specjalności instalacyjno-inżynierskiej	Skala 1:100/500
TYTUŁ RYS. PROFIL SIECI KANALIZACJI SANITARNEJ - TŁOCZNEJ odcinek: S79 - bud. dz. nr 270	POM/IS/3649/01 Asystent: B. Głęb	Rys. 54
	Sprawdzający: mgr inż. Jacek Popławski POM/0139/POOOS/04 Uprawnienia budowlane bez ograniczeń w specjalności instalacyjnej	Nr zlecenia 5152
	POM/IS/0213/05	