


PROFIL PRZYŁĄCZY KANALIZACJI SANITARNEJ-GRAWITACYJNEJ

Sztumska Wieś, Nowa Wieś, Zajezerze gm. Sztum

Skala 1:100/500

odcinek: S78 - bud. dz. nr 270

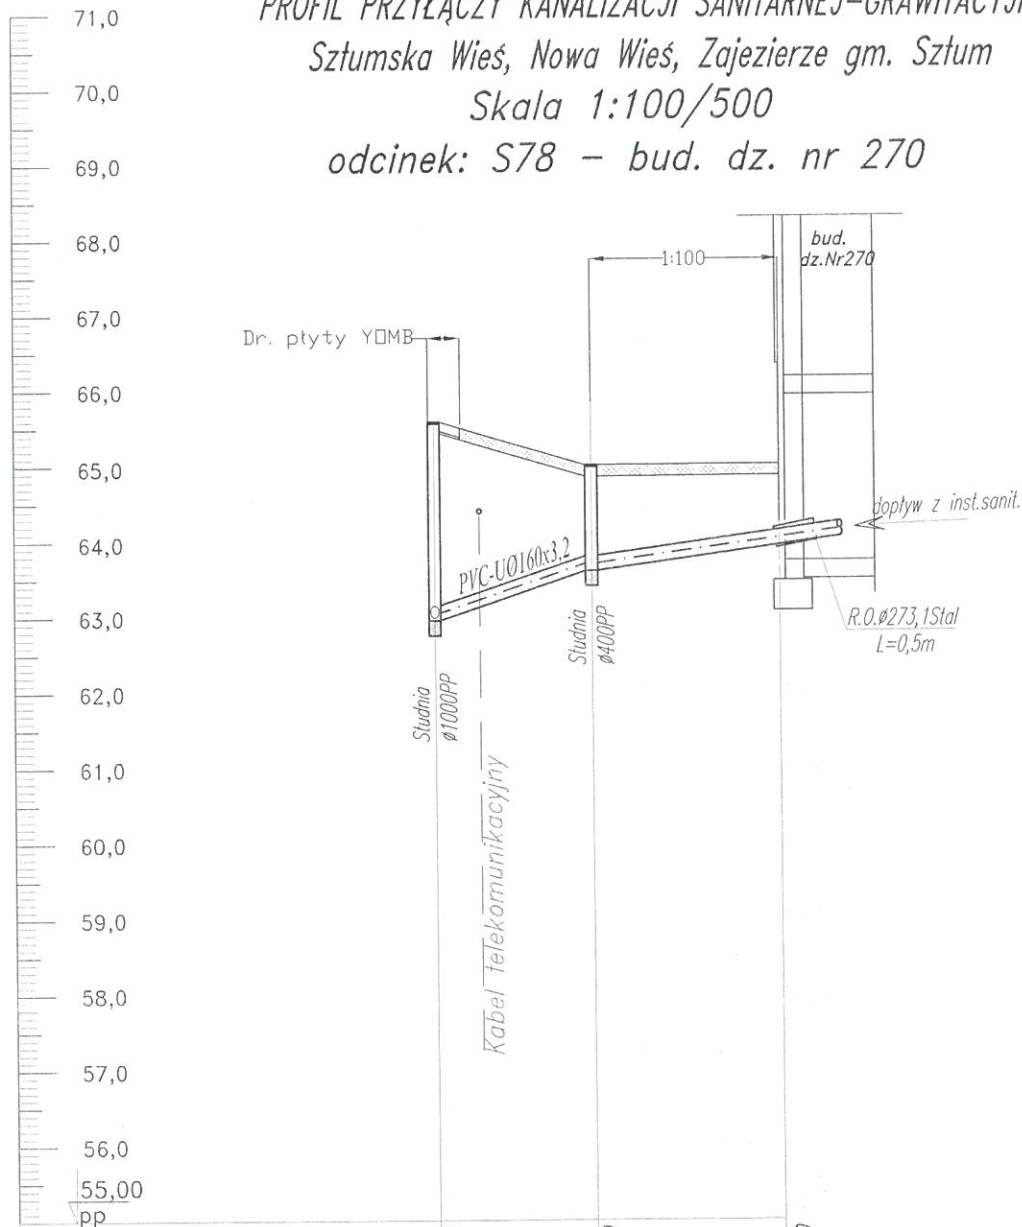


RZĘDNA TERENU [m n.p.m.]		65,04	65,00	
RZĘDNA DNA RUROCIĄGU [m n.p.m.]		62,84	63,60	64,00
ZAGŁĘBIENIE [m]		2,20	1,40	1,00
MATERIAŁ, ŚREDNICE, SPADKI [mm], [%]		Ks-PVC-UØ160x3,2 7%		Ks-PVC-UØ160x3,2 15%
ODLEGŁOŚCI I DŁUGOŚCI [m]		0,00	10,50	26,50

OZNACZENIA

S78

S92

bud. dz. nr 270

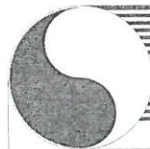

HYDRO-TERM

BIURO PROJEKTOWO-INWESTYCYJNE

82-200 MALBORK Al. Wojska Polskiego 90A/b tel. (55) 272-70-81 e-mail: biuro@hydroterm.strefa.pl NIP579-113-23-72

ZADANIE: PROJEKT ZAGOSPODAROWANIA TERENU BUDOWA SIECI KANALIZACJI SANITARNEJ W OBRĘBIE MIEJSCOWOŚCI SZTUMSKA WIEŚ NOWA WIEŚ I ZAJEZIERZE ETAP I	Branża: SANITARNA	Data: Styczeń 2017r.
	Projektant: mgr inż. Adam Papaj 1529/EL/90 Uprawnienia budowlane w specjalności Instalacyjno-inżynierskiej	
LOKALIZACJA: SZTUMSKA WIEŚ - GMINA SZTUM	POM/IS/3649/01	Rys. 55
Asystent: B. Głąb		
TYTUŁ RYS. PROFIL SIECI KANALIZACJI SANITARNEJ - TŁOCZNEJ odcinek: S78 - bud. dz. nr 270	Sprawdzający: mgr inż. Jacek Popławski POM/0139/POOOS/04 Uprawnienia budowlane bez ograniczeń w specjalności instalacyjnej	Nr zlecenia 5152
	POM/IS/0213/05	