


PROFIL PRZYŁĄCZY KANALIZACJI SANITARNEJ-GRAWITACYJNEJ  
 Sztumska Wieś, Nowa Wieś, Zajezerze gm. Sztum  
 Skala 1:100/500  
 odcinek: S96 - bud. dz. nr 228/2

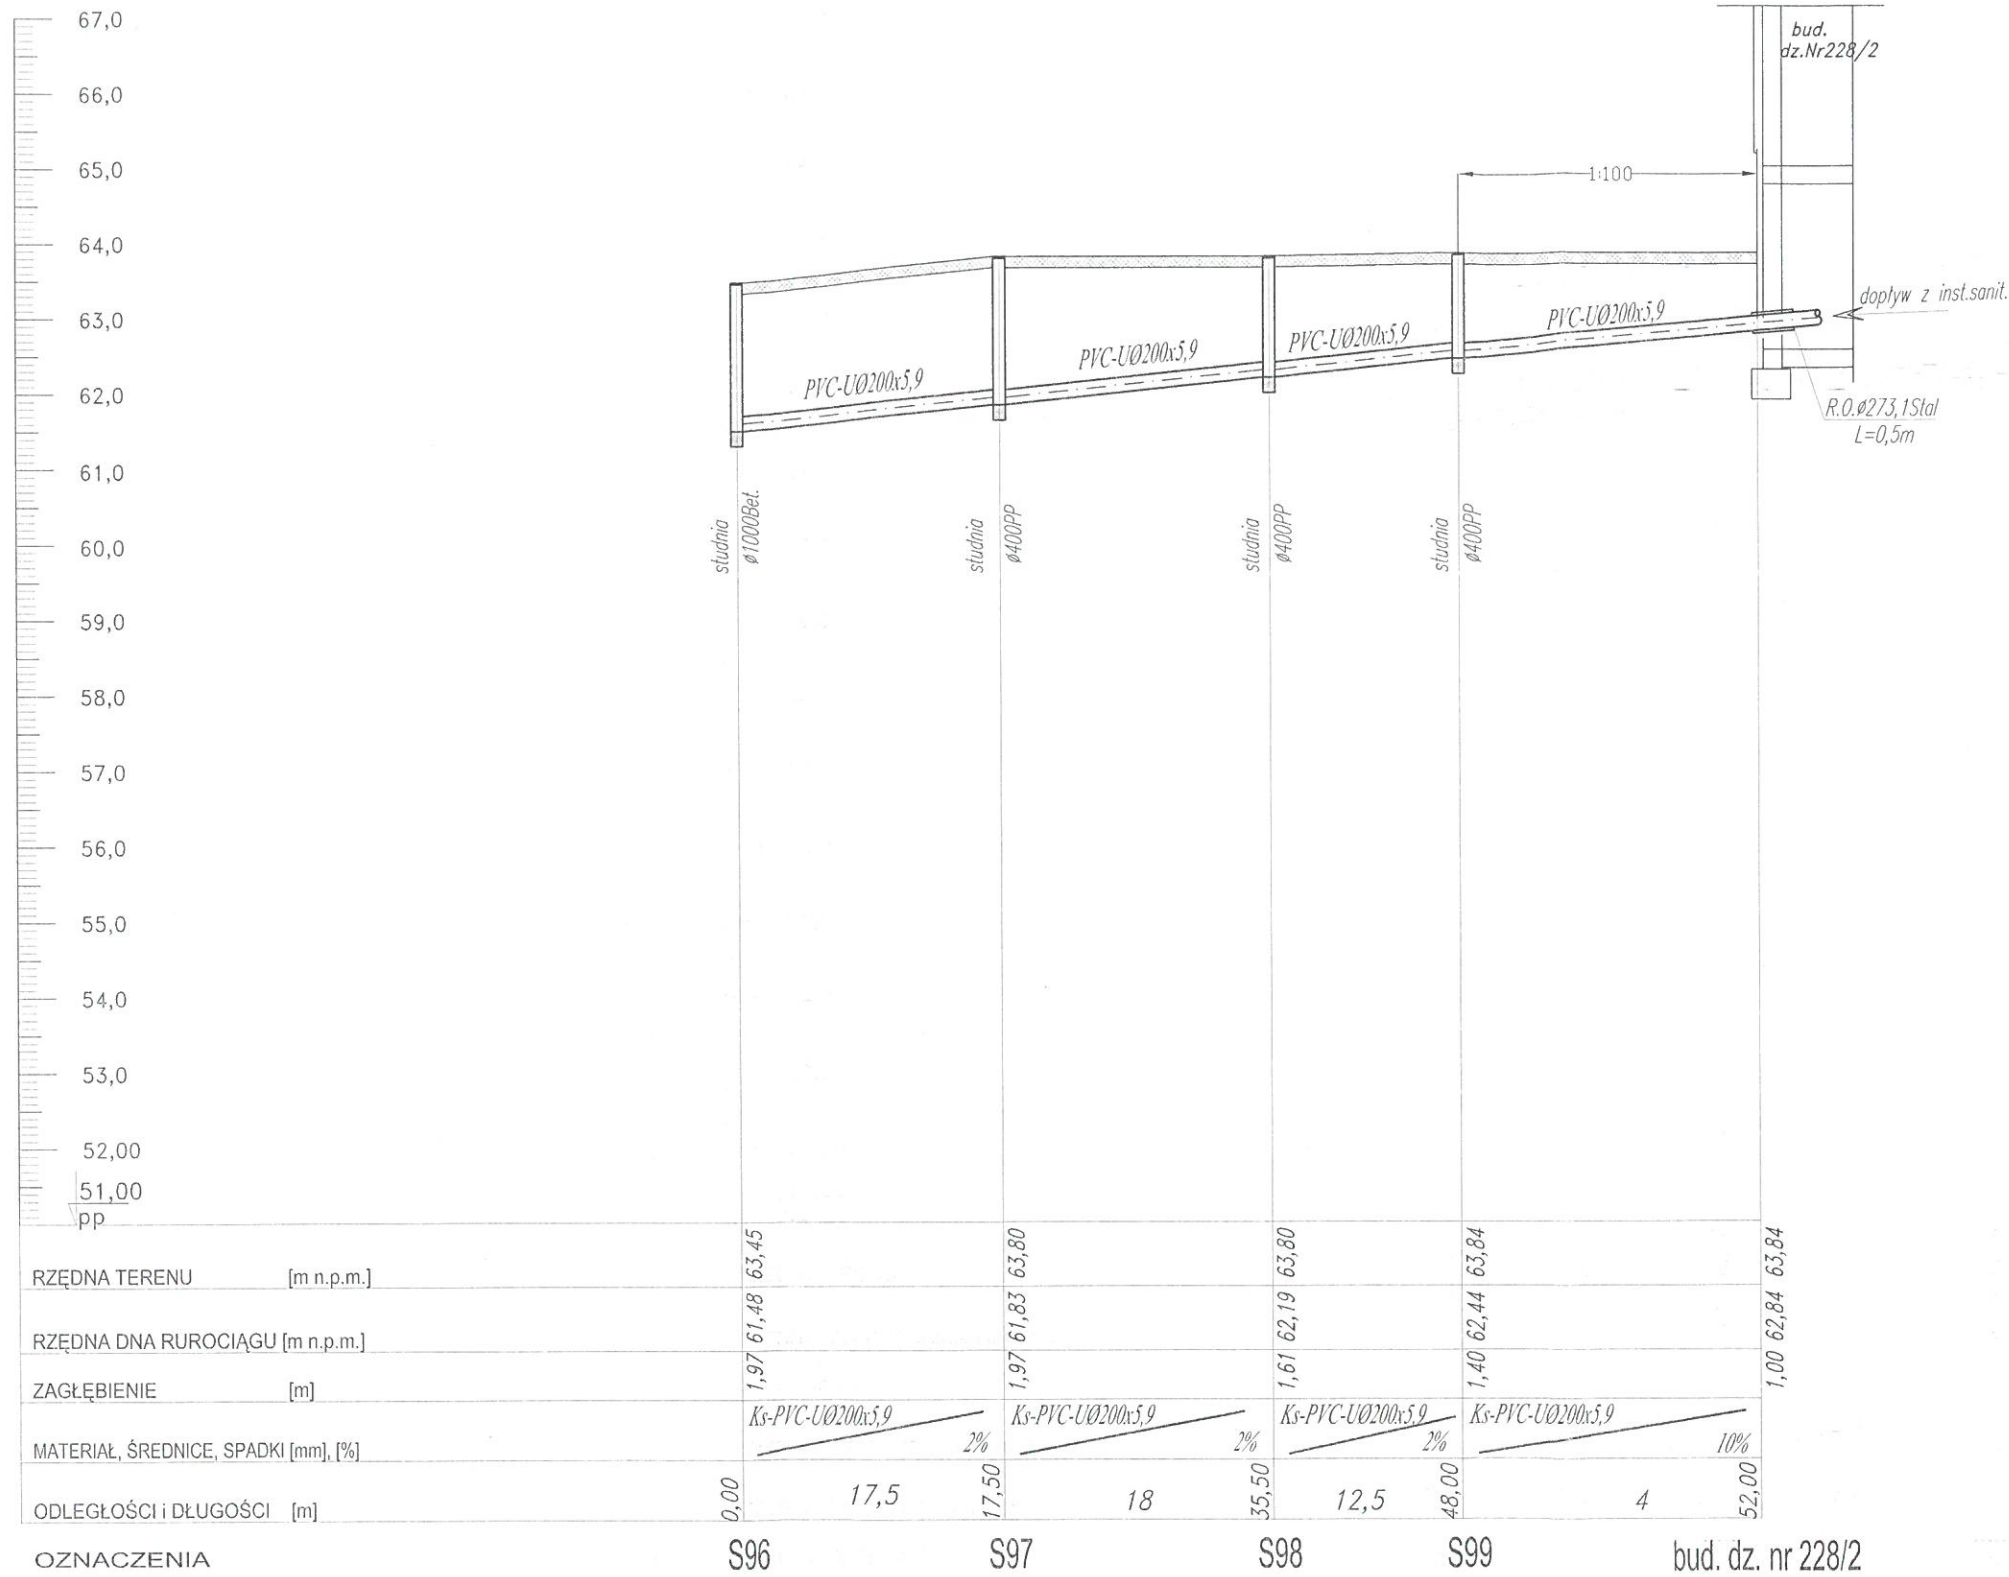

<b>ZADANIE:</b> PROJEKT ZAGOSPODAROWANIA TERENU BUDOWA SIECI KANALIZACJI SANITARNEJ W OBRĘBIE MIEJSCOWOŚCI SZTUMSKA WIEŚ NOWA WIEŚ I ZAJEZIERZE ETAP I	Branża: SANITARNA Projektant: mgr inż. Adam Papaj 1529/EL/90 Uprawnienia budowlane w specjalności instalacyjno-inżynieryjnej	Data: Styczeń 2017r.
<b>LOKALIZACJA:</b> Sztumska Wieś gm. Sztum	POM/IS/3649/01 Asystent: B. Głąb	Skala 1:100/500 Rys. 56
<b>TYTUŁ RYS.</b> PROFIL SIECI KANALIZACJI SANITARNEJ - TŁOCZNEJ odcinek: S96 - bud. dz. nr 228/2	Sprawdzający: mgr inż. Jacek Popławski POM/0139/POOOS/04 Uprawnienia budowlane bez ograniczeń w specjalności instalacyjnej	Nr zlecenia 5152