


# PROFIL PRZYŁĄCZY KANALIZACJI SANITARNEJ-GRAWITACYJNEJ

Sztumska Wieś, Nowa Wieś, Zajezerze gm. Sztum

Skala 1:100/100

odcinek: S94 - S100

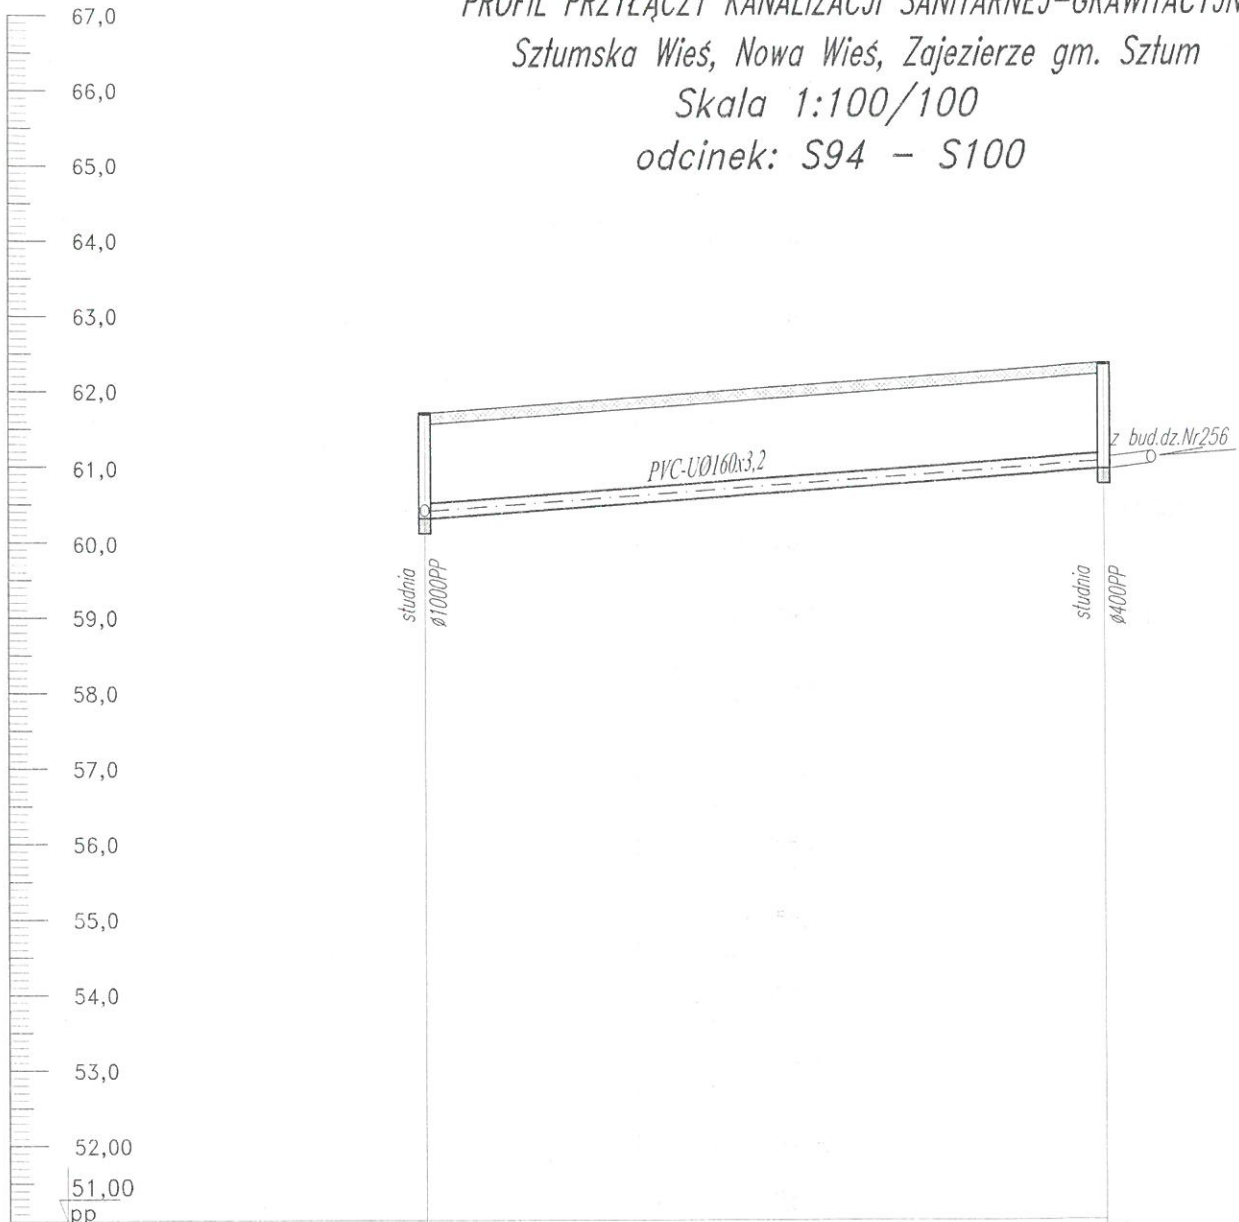

RZĘDNA TERENU [m n.p.m.]	61,70	62,34
RZĘDNA DNA RUROCIĄGU [m n.p.m.]	60,30	60,94
ZAGŁĘBIENIE [m]	1,40	1,40
MATERIAŁ, ŚREDNICE, SPADKI [mm], [%]	Ks - PVC-U Ø160x3,2 7%	
ODLEGŁOŚCI I DŁUGOŚCI [m]	0,00	9,00
OZNACZENIA	S94	S100



82-200 MALBORK Al. Wojska Polskiego 90A/b tel. (55) 272-70-81 e-mail: biuro@hydroterm.strefa.pl NIP579-113-23-72

ZADANIE: PROJEKT ZAGOSPODAROWANIA TERENU BUDOWA SIECI KANALIZACJI SANITARNEJ W OBRĘBIE MIEJSCOWOŚCI SZTUMSKA WIEŚ NOWA WIEŚ I ZAJEZIERZE ETAP I	Branża: SANITARNA	Data: Styczeń 2017r.
LOKALIZACJA: Sztumska Wieś gm. Sztum	Projektant: mgr inż. Adam Papaj 1529/EL/90 Uprawnienia budowlane w specjalności instalacyjno-inżynierskiej	Skala 1:100/100
TYTUŁ RYS. PROFIL SIECI KANALIZACJI SANITARNEJ - TŁOCZNEJ odcinek: S94 - S100	POMIS/3649/01 Asystent: B. Głęb	Rys. 57
	Sprawdzający: mgr inż. Jacek Popławski POM/0139/POOOS/04 Uprawnienia budowlane bez ograniczeń w specjalności instalacyjnej	Nr zlecenia 5152
	POMIS/0213/05	