


PROFIL PRZYŁĄCZY KANALIZACJI SANITARNEJ-GRAWITACYJNEJ

Sztumska Wieś, Nowa Wieś, Zajezerze gm. Sztum

Skala 1:100/500

odcinek: T2 - bud. dz. nr 257

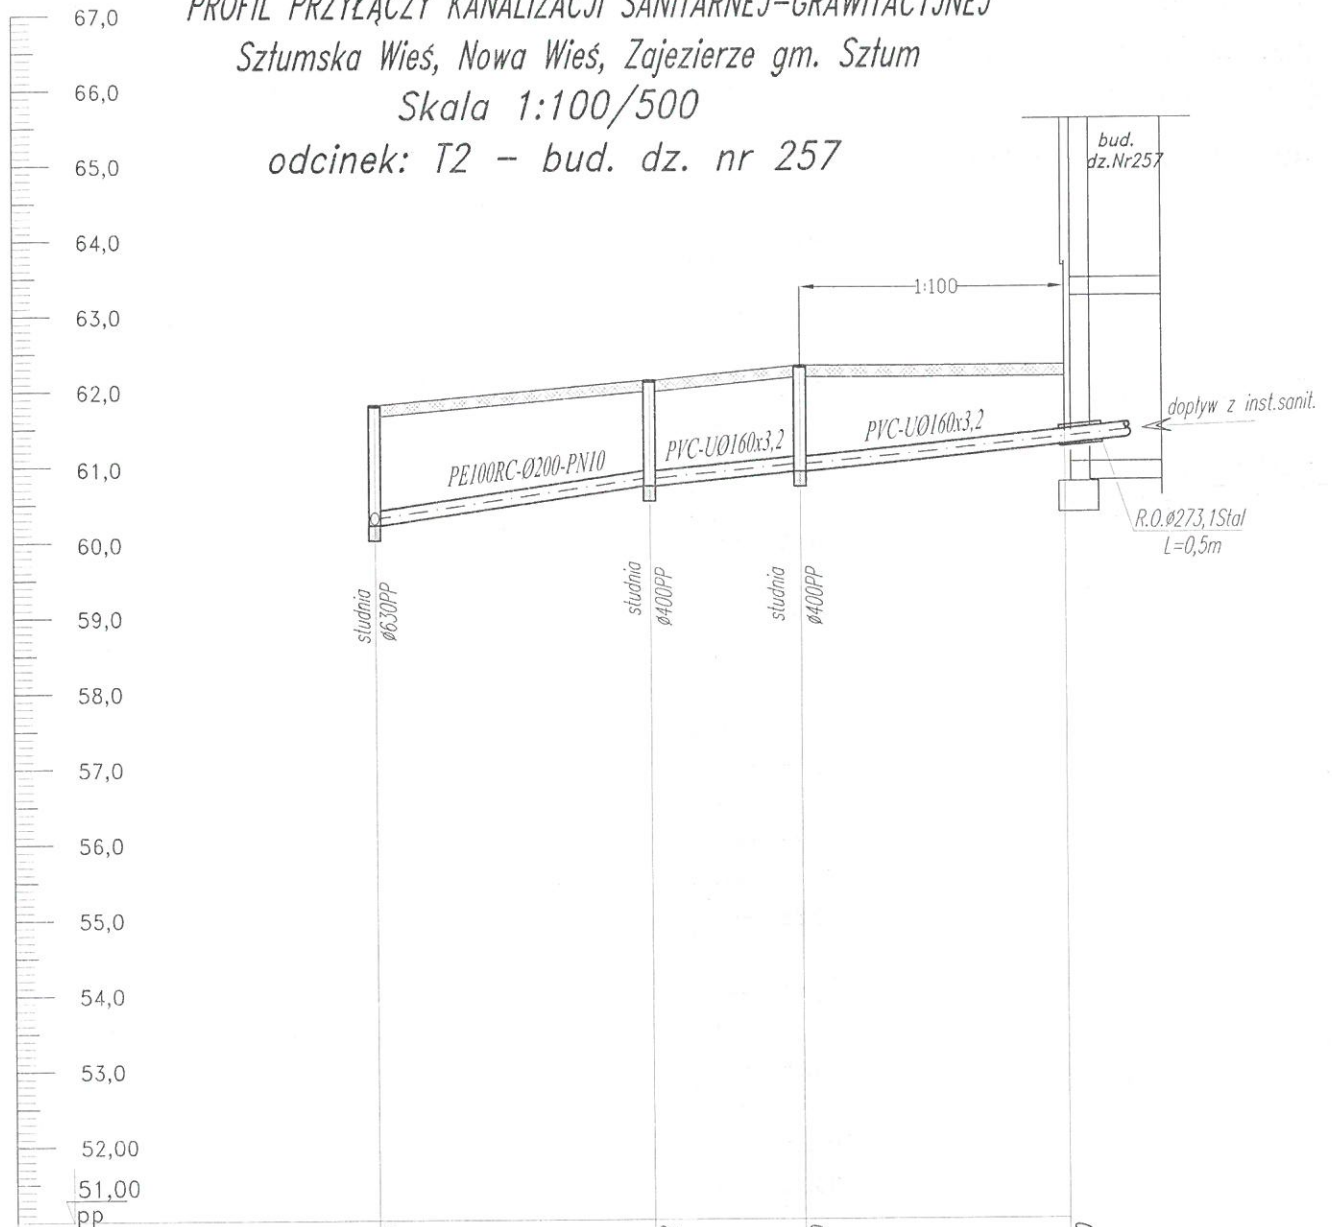

RZĘDNA TERENU [m n.p.m.]	61,80	62,12	62,50	62,30
RZĘDNA DNA RUROCIAGU [m n.p.m.]	60,21	60,72	60,90	61,30
ZAGŁĘBIENIE [m]	1,59	1,40	1,40	1,00
MATERIAŁ, ŚREDNICE, SPADKI [mm], [%]	PE100RC-Ø200-PN10 2,5%	Ks-PVC-UØ160x3,2 1,5%	Ks-PVC-UØ160x3,2 11%	
ODLEGŁOŚCI I DŁUGOŚCI [m]	0,00	18,5	10	3,5


OZNACZENIA

S93a

S101

S102

bud. dz. nr 257

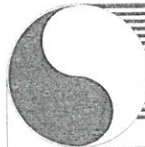

**HYDRO-TERM**  
BIURO PROJEKTOWO-INWESTYCYJNE

82-200 MALBORK Al. Wojska Polskiego 90A/b tel. (55) 272-70-81 e-mail: biuro@hydroterm.strefa.pl NIP579-113-23-72

ZADANIE: PROJEKT ZAGOSPODAROWANIA TERENU BUDOWA SIECI KANALIZACJI SANITARNEJ W OBRĘBIE MIEJSCOWOŚCI SZTUMSKA WIEŚ NOWA WIEŚ I ZAJEZIERZE ETAP I	Branża: SANITARNA Projektant: mgr inż. Adam Papaj 1529/EL/90 Uprawnienia budowlane w specjalności instalacyjno-inżynierskiej	Data: Styczeń 2017r.
LOKALIZACJA: Sztumska Wieś gm. Sztum	POM/IS/3649/01 Asystent: B. Głab	Skala 1:100/500 Rys. 58
TYTUŁ RYS. PROFIL SIECI KANALIZACJI SANITARNEJ - TŁOCZNEJ odcinek: T2 - bud. dz. nr 257	Sprawdzający: mgr inż. Jacek Popławski POM/0139/POOOS/04 Uprawnienia budowlane bez ograniczeń w specjalności instalacyjnej POM/IS/0213/05	Nr zlecenia 5152