


PROFIL PRZYŁĄCZY KANALIZACJI SANITARNEJ-GRAWITACYJNEJ

Sztumska Wieś, Nowa Wieś, Zajezierze gm. Sztum

Skala 1:100/100

odcinek: S51 - S74

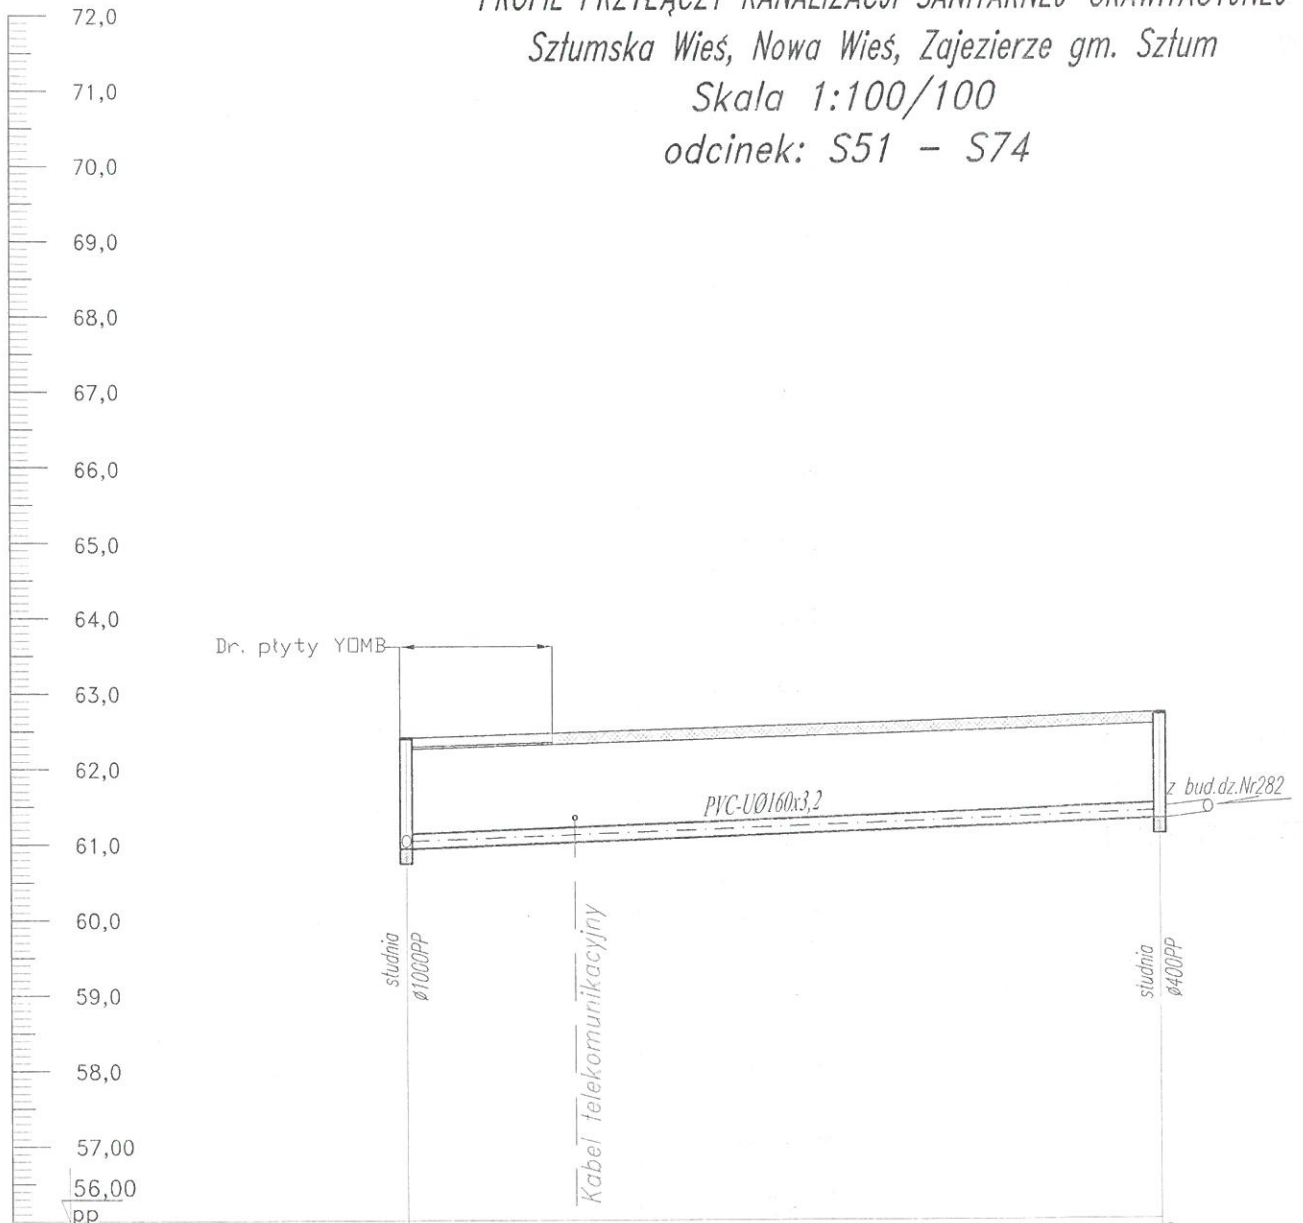

RZĘDNA TERENU [m n.p.m.]	62,40	62,70
RZĘDNA DNA RUROCIĄGU [m n.p.m.]	60,93	61,30
ZAGŁĘBIENIE [m]	1,47	1,40
MATERIAŁ, ŚREDNICE, SPADKI [mm], [%]	Ks - PVC-U 160x3,2 3,5%	
ODLEGŁOŚCI I DŁUGOŚCI [m]	0,00	10,00

OZNACZENIA

S51

S74



82-200 MALBORK Al. Wojska Polskiego 90A/b tel. (55) 272-70-81 e-mail: biuro@hydroterm.strefa.pl NIP579-113-23-72

ZADANIE: PROJEKT ZAGOSPODAROWANIA TERENU BUDOWA SIECI KANALIZACJI SANITARNEJ W OBRĘBIE MIEJSCOWOŚCI SZTUMSKA WIEŚ NOWA WIEŚ I ZAJEZIERZE ETAP I	Branża: SANITARNA Projektant: mgr inż. Adam Papaj 1529/EL/90 Uprawnienia budowlane w specjalności instalacyjno-inżynierskiej	Data: Styczeń 2017r.
LOKALIZACJA: Sztumska Wieś gm. Sztum	POMIS/3649/01 Asystent: B. Głąb	Skala 1:100/100 Rys. 59
TYTUŁ RYS. PROFIL SIECI KANALIZACJI SANITARNEJ - TŁOCZNEJ odcinek: S51 - S74	Sprawdzający: mgr inż. Jacek Popławski POM/139/POOOS/04 Uprawnienia budowlane bez ograniczeń w specjalności instalacyjnej POMIS/0213/05	Nr zlecenia 5152