


PROFIL SIECI KANALIZACJI SANITARNEJ-GRAWITACYJNEJ
 Sztumska Wieś, Nowa Wieś, Zajezerze gm. Sztum
 Skala 1:100/500
 odcinek: S12-S10

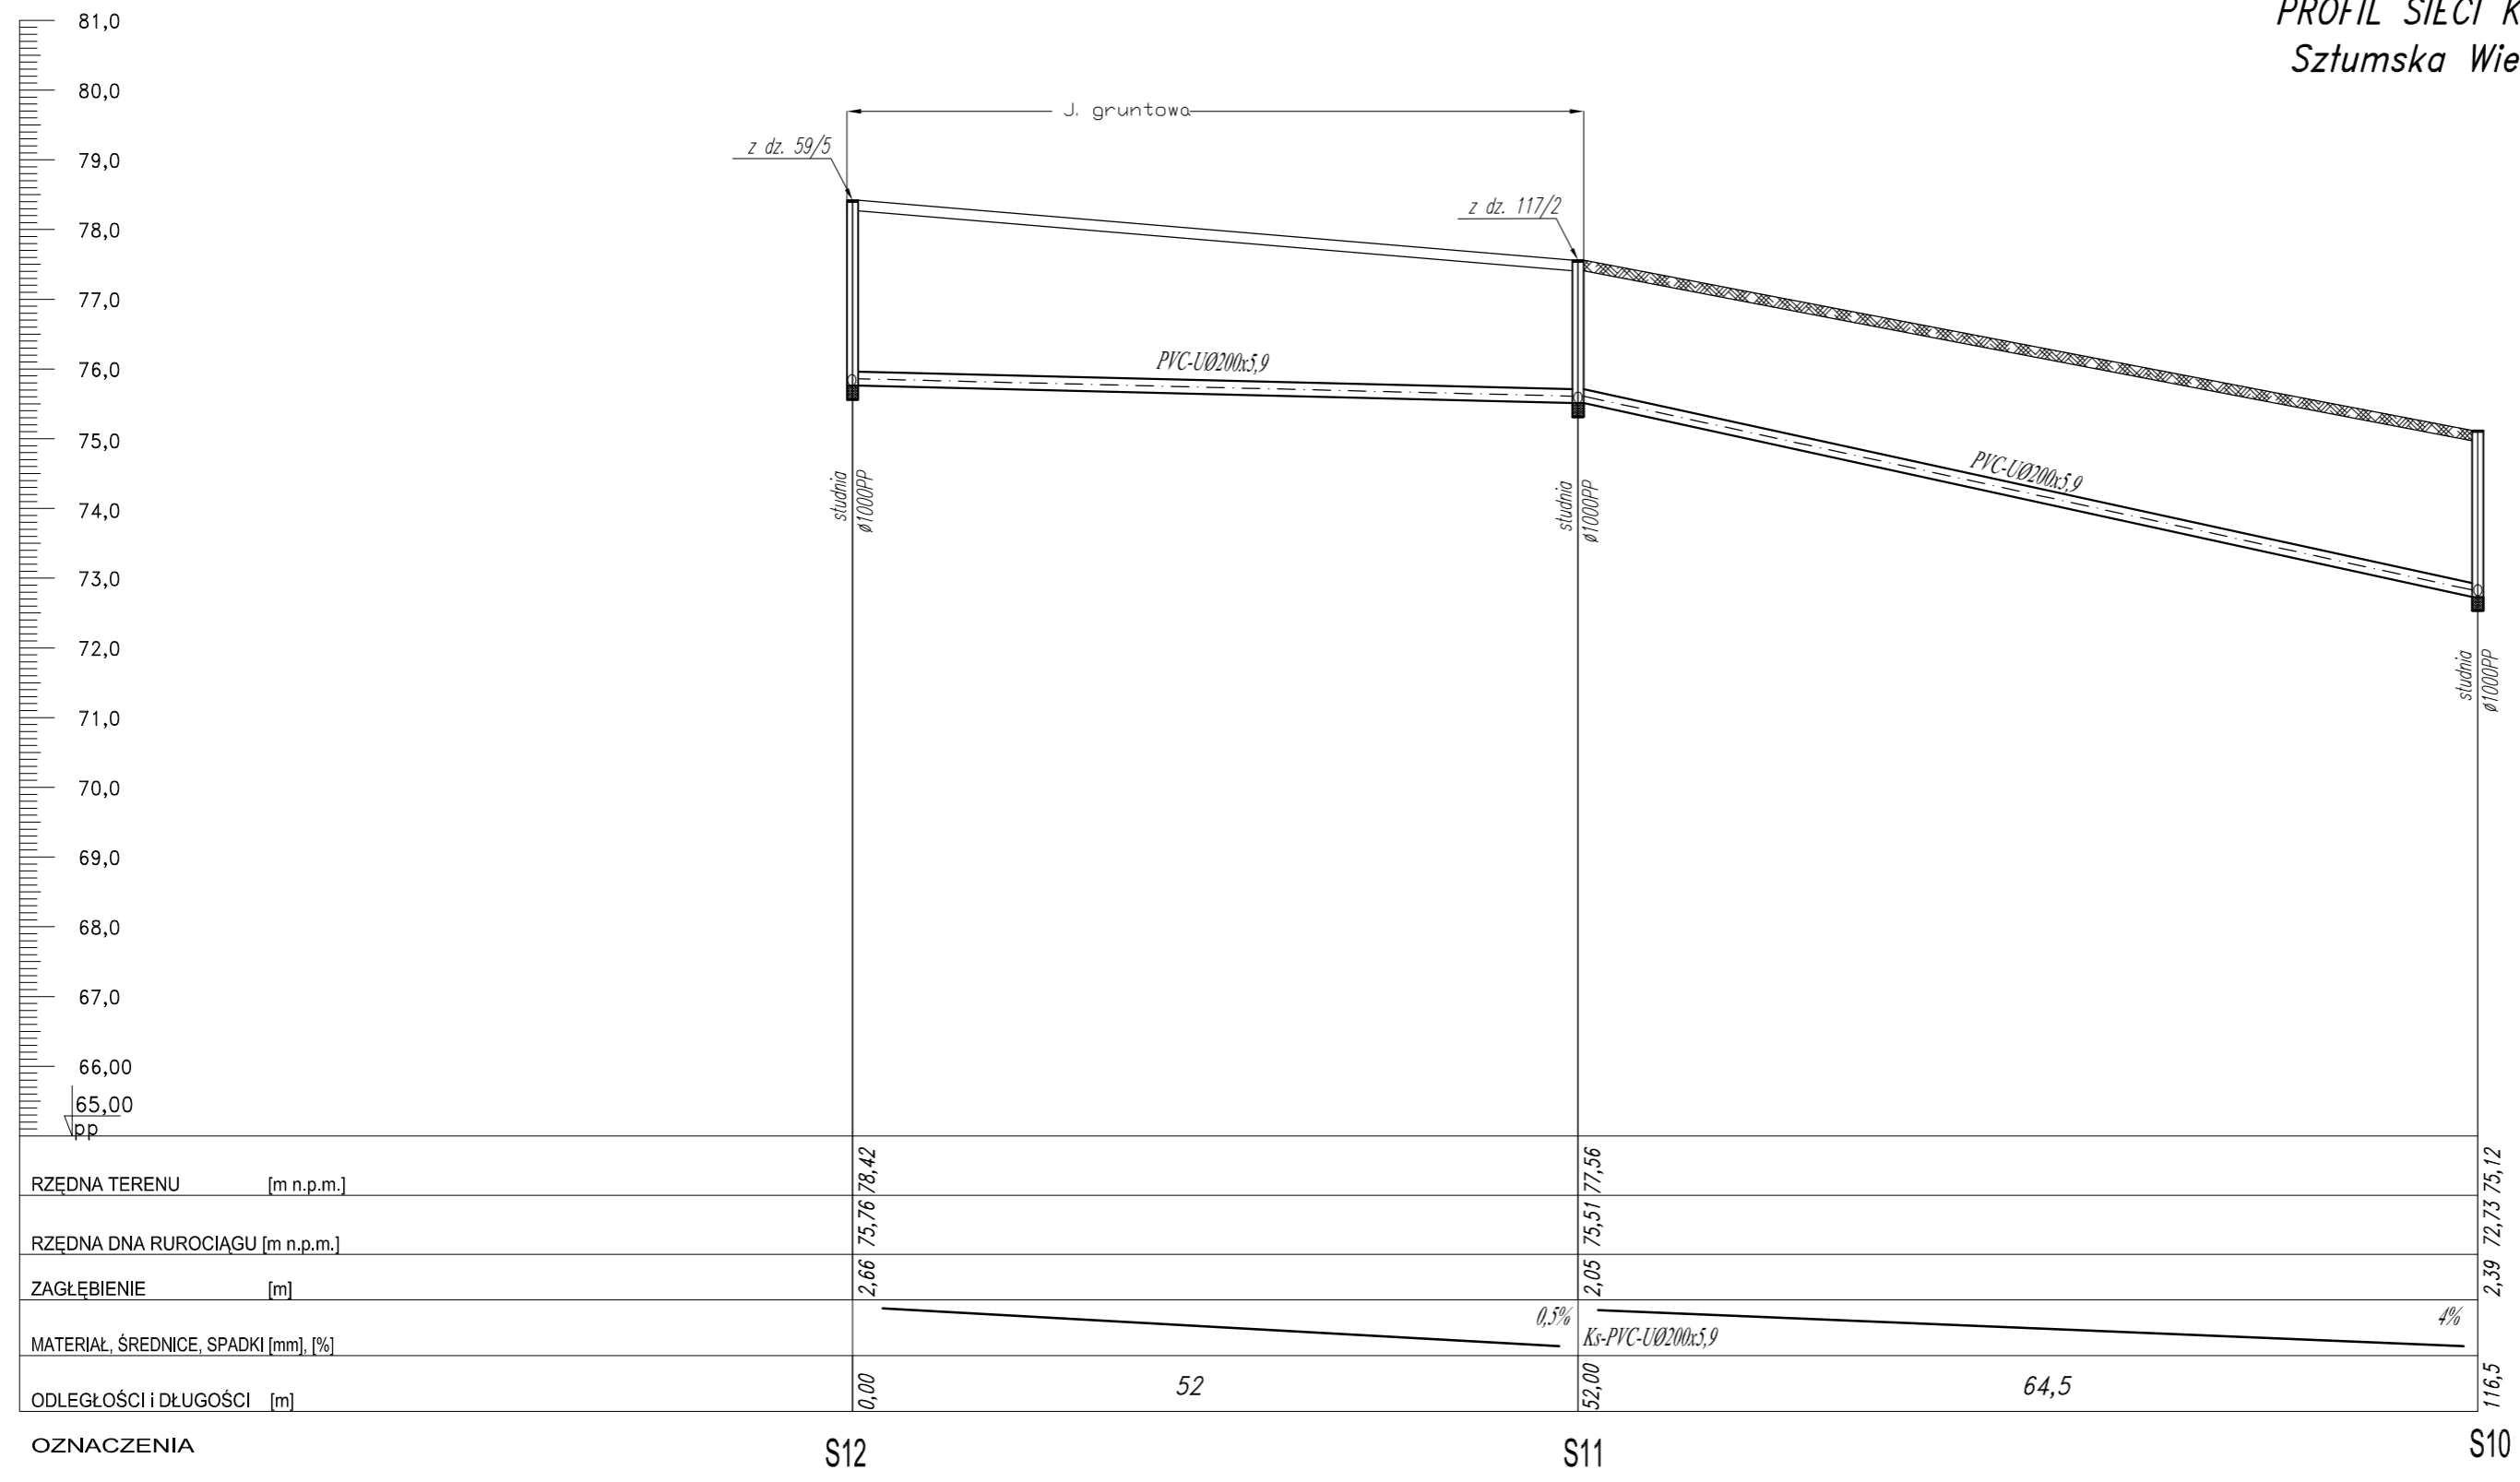

RZĘDNA TERENU [m n.p.m.]	78,42	77,56	75,12
RZĘDNA DNA RUROCIĄGU [m n.p.m.]	75,76	75,51	72,73
ZAGŁĘBIENIE [m]	2,66	2,05	2,39
MATERIAŁ, ŚREDNICE, SPADKI [mm], [%]	Ks-PVC-U Ø200x5,9		
ODLEGŁOŚCI i DŁUGOŚCI [m]	0,00	52	64,5

OZNACZENIA S12 S11 S10

HYDRO-TERM
 BIURO PROJEKTOWO-INWESTYCYJNE
 82-200 MALBORK Al. Wojska Polskiego 90A/b tel. (55) 272-70-81 e-mail: biuro@hydroterm.strefa.pl NIP579-113-23-72

ZADANIE: PROJEKT ZAGOSPODAROWANIA TERENU BUDOWA SIECI KANALIZACJI SANITARNEJ W OBRĘBIE MIEJSCOWOŚCI SZTUMSKA WIEŚ NOWA WIEŚ I ZAJEZIERZE ETAP I	Branta: SANITARNA Projektant: mgr inż. Adam Papaj 1529/EL/90 Uprawnienia budowlane w specjalności instalacyjno-inżynierskiej	Data: Styczeń 2017r.	Skala 1:100/500
LOKALIZACJA: SZTUMSKA WIEŚ - GMINA SZTUM	POMIS/3649/01 Asystent: B. Głęb		Rys. 6
TYTUŁ RYS. PROFIL SIECI KANALIZACJI SANITARNEJ - GRAWITACYJNEJ odcinek: S12-S10	Sprawdzający: mgr inż. Jacek Popławski POMIS/139/POOS/14 Uprawnienia budowlane bez ograniczeń w specjalności instalacyjnej		Nr zlecenia 5152