


PROFIL PRZYŁĄCZY KANALIZACJI SANITARNEJ-GRAWITACYJNEJ

Sztumska Wieś, Nowa Wieś, Zajezierze gm. Sztum

Skala 1:100/100

odcinek: S53 - S71a

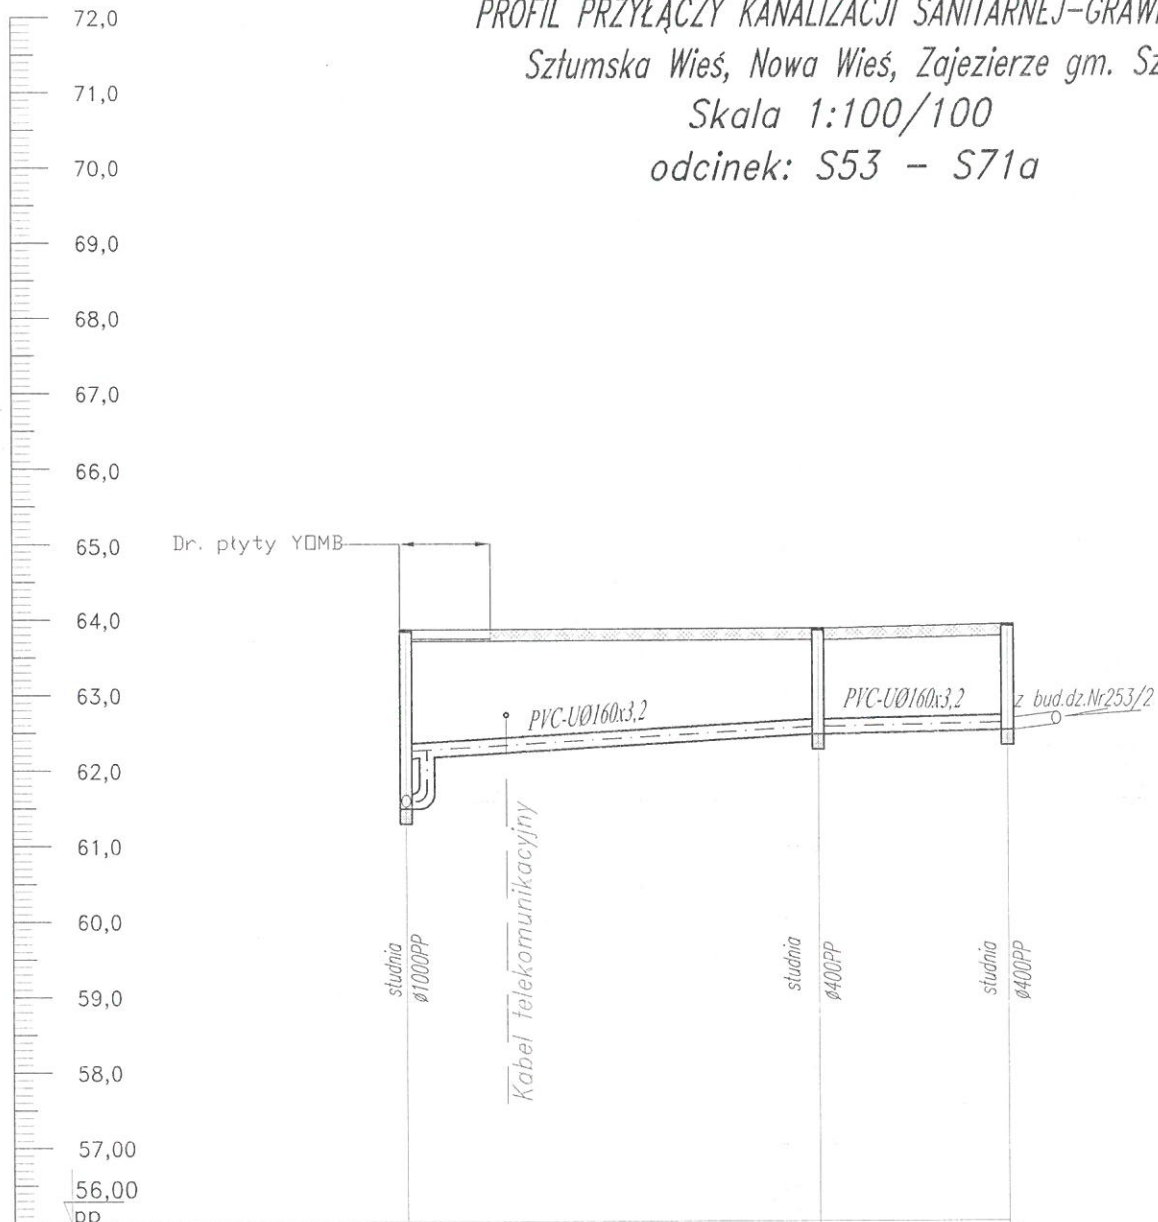


RZĘDNA TERENU [m n.p.m.]	63,85	63,85	63,85	63,85	63,90
RZĘDNA DNA RUROCIĄGU [m n.p.m.]	61,48	62,15	62,45	62,50	63,90
ZAGŁĘBIENIE [m]	2,37	1,70	1,40	1,40	8,00
MATERIAŁ, ŚREDNICE, SPADKI [mm], [%]	Ks-PVC-U Ø160x3,2		Ks-PVC-U Ø160x3,2		
			5%	2%	
ODLEGŁOŚCI I DŁUGOŚCI [m]	0,00	5,5	5,50	2,5	8,00

OZNACZENIA

S53

S71

S71a

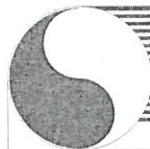

HYDRO-TERM

BIURO PROJEKTOWO-INWESTYCYJNE

82-200 MALBORK Al. Wojska Polskiego 90A/b tel. (55) 272-70-81 e-mail: biuro@hydroterm.strefa.pl NIP579-113-23-72

ZADANIE: PROJEKT ZAGOSPODAROWANIA TERENU BUDOWA SIECI KANALIZACJI SANITARNEJ W OBRĘBIE MIEJSCOWOŚCI SZTUMSKA WIEŚ NOWA WIEŚ I ZAJEZIERZE ETAP I	Branża: SANITARNA Projektant: mgr inż. Adam Papej 1529/EL/90 Uprawnienia budowlane w specjalności instalacyjno-inżynierskiej	Data: Styczeń 2017r.	Skala: 1:100/100
LOKALIZACJA: Sztumska Wieś gm. Sztum	POM/IS/3649/01 Asystent: B. Głab		Rys. 61
TYTUŁ RYS. PROFIL SIECI KANALIZACJI SANITARNEJ - TŁOCZNEJ odcinek: S53 - S71a	Sprawdzający: mgr inż. Jacek Popławski POM/0139/POOOS/04 Uprawnienia budowlane bez ograniczeń w specjalności instalacyjnej POM/IS/0213/05		Nr zlecenia 5152