


PROFIL PRZYŁĄCZY KANALIZACJI SANITARNEJ-GRAWITACYJNEJ


Sztumska Wieś, Nowa Wieś, Zajezierze gm. Sztum

Skala 1:100/500

odcinek: S54 - S70

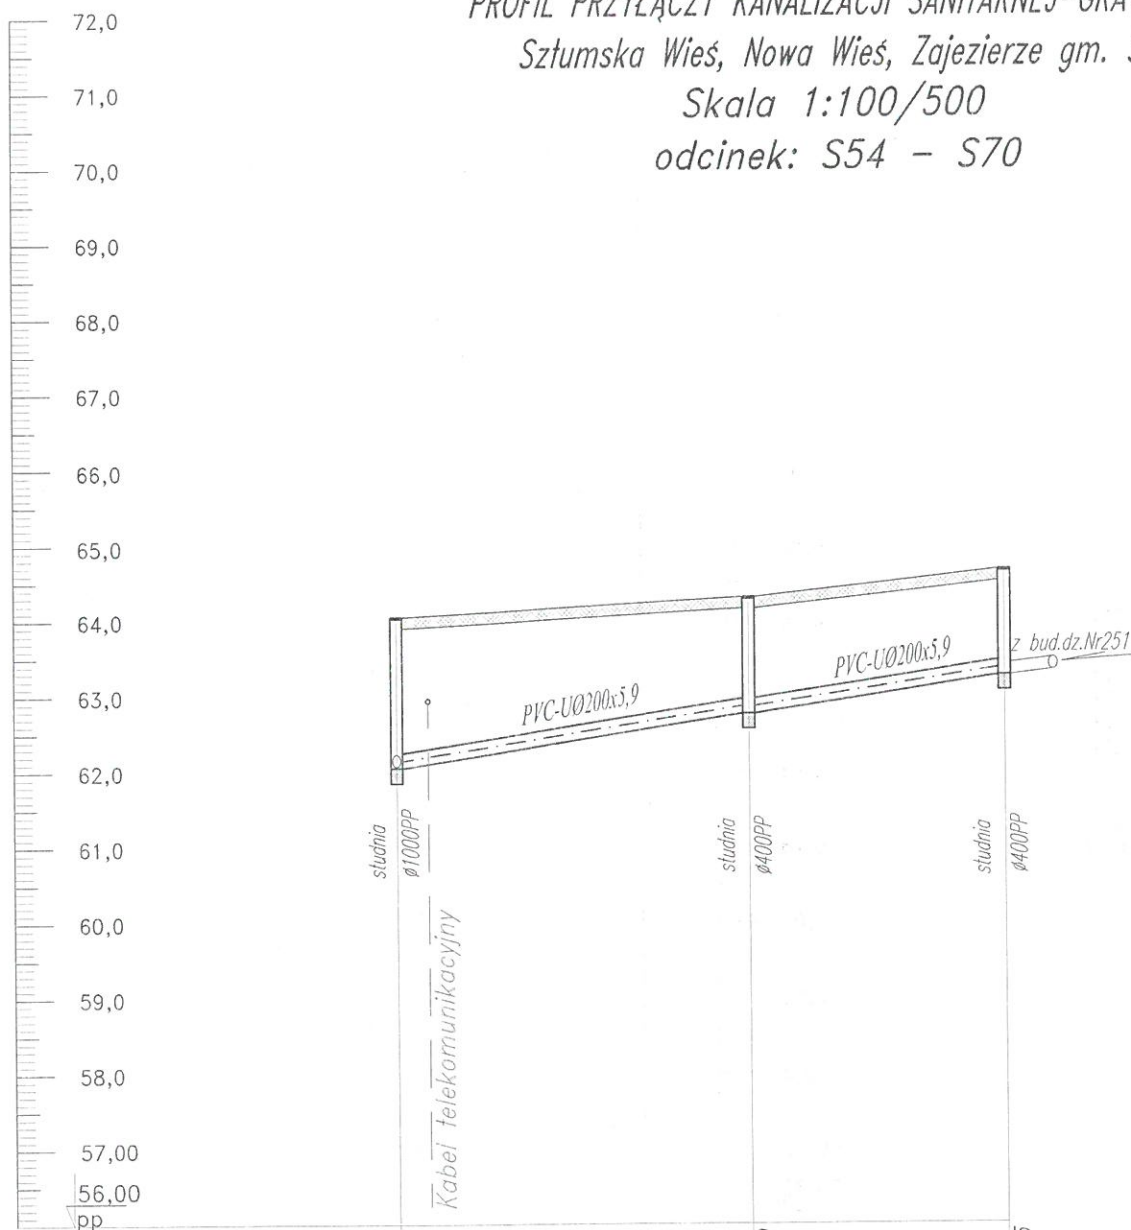

RZĘDNA TERENU [m n.p.m.]	64,05	64,30	64,65
RZĘDNA DNA RUROCIĄGU [m n.p.m.]	62,05	62,76	63,25
ZAGŁĘBIENIE [m]	2,00	1,54	1,40
MATERIAŁ, ŚREDNICE, SPADKI [mm], [%]	Ks-PVC-UØ200x5,9 3%		Ks-PVC-UØ200x5,9 2,5%
ODLEGŁOŚCI I DŁUGOŚCI [m]	0,00	23,5	17
OZNACZENIA	S54	S69	S70

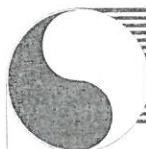

HYDRO-TERM
BIURO PROJEKTOWO-INWESTYCYJNE

82-200 MALBORK Al. Wojska Polskiego 90A/b tel. (55) 272-70-81 e-mail: biuro@hydroterm.strefa.pl NIP579-113-23-72

ZADANIE: PROJEKT ZAGOSPODAROWANIA TERENU BUDOWA SIECI KANALIZACJI SANITARNEJ W OBRĘBIE MIEJSCOWOŚCI SZTUMSKA WIEŚ NOWA WIEŚ I ZAJEZIERZE ETAP I	Branża: SANITARNA Projektant: mgr inż. Adam Papaj 1529/EL/90 Uprawnienia budowlane w specjalności instalacyjno-inżynierskiej	Data: Syczeń 2017r.	Skala 1:100/500
LOKALIZACJA: Sztumska Wieś gm. Sztum	POM/IS/3649/01 Asystent: B. Głąb		Rys. 62
TYTUŁ RYS. PROFIL SIECI KANALIZACJI SANITARNEJ - ŁŁCZNEJ odcinek: S54 - S70	Sprawdzający: mgr inż. Jacek Popławski POM/0139/POOOS/04 Uprawnienia budowlane bez ograniczeń w specjalności instalacyjnej POM/IS/0213/05		Nr zlecenia 5152