
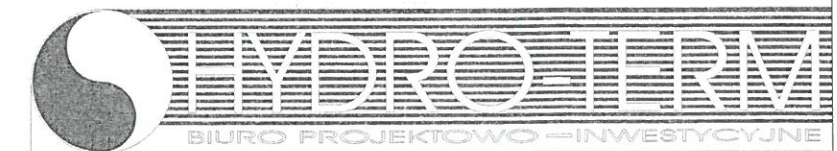


PROFIL PRZYŁĄCZY KANALIZACJI SANITARNEJ-GRAWITACYJNEJ

Sztumska Wieś, Nowa Wieś, Zajezierze gm. Sztum

Skala 1:100/500

odcinek: S56 - bud. dz. nr 248

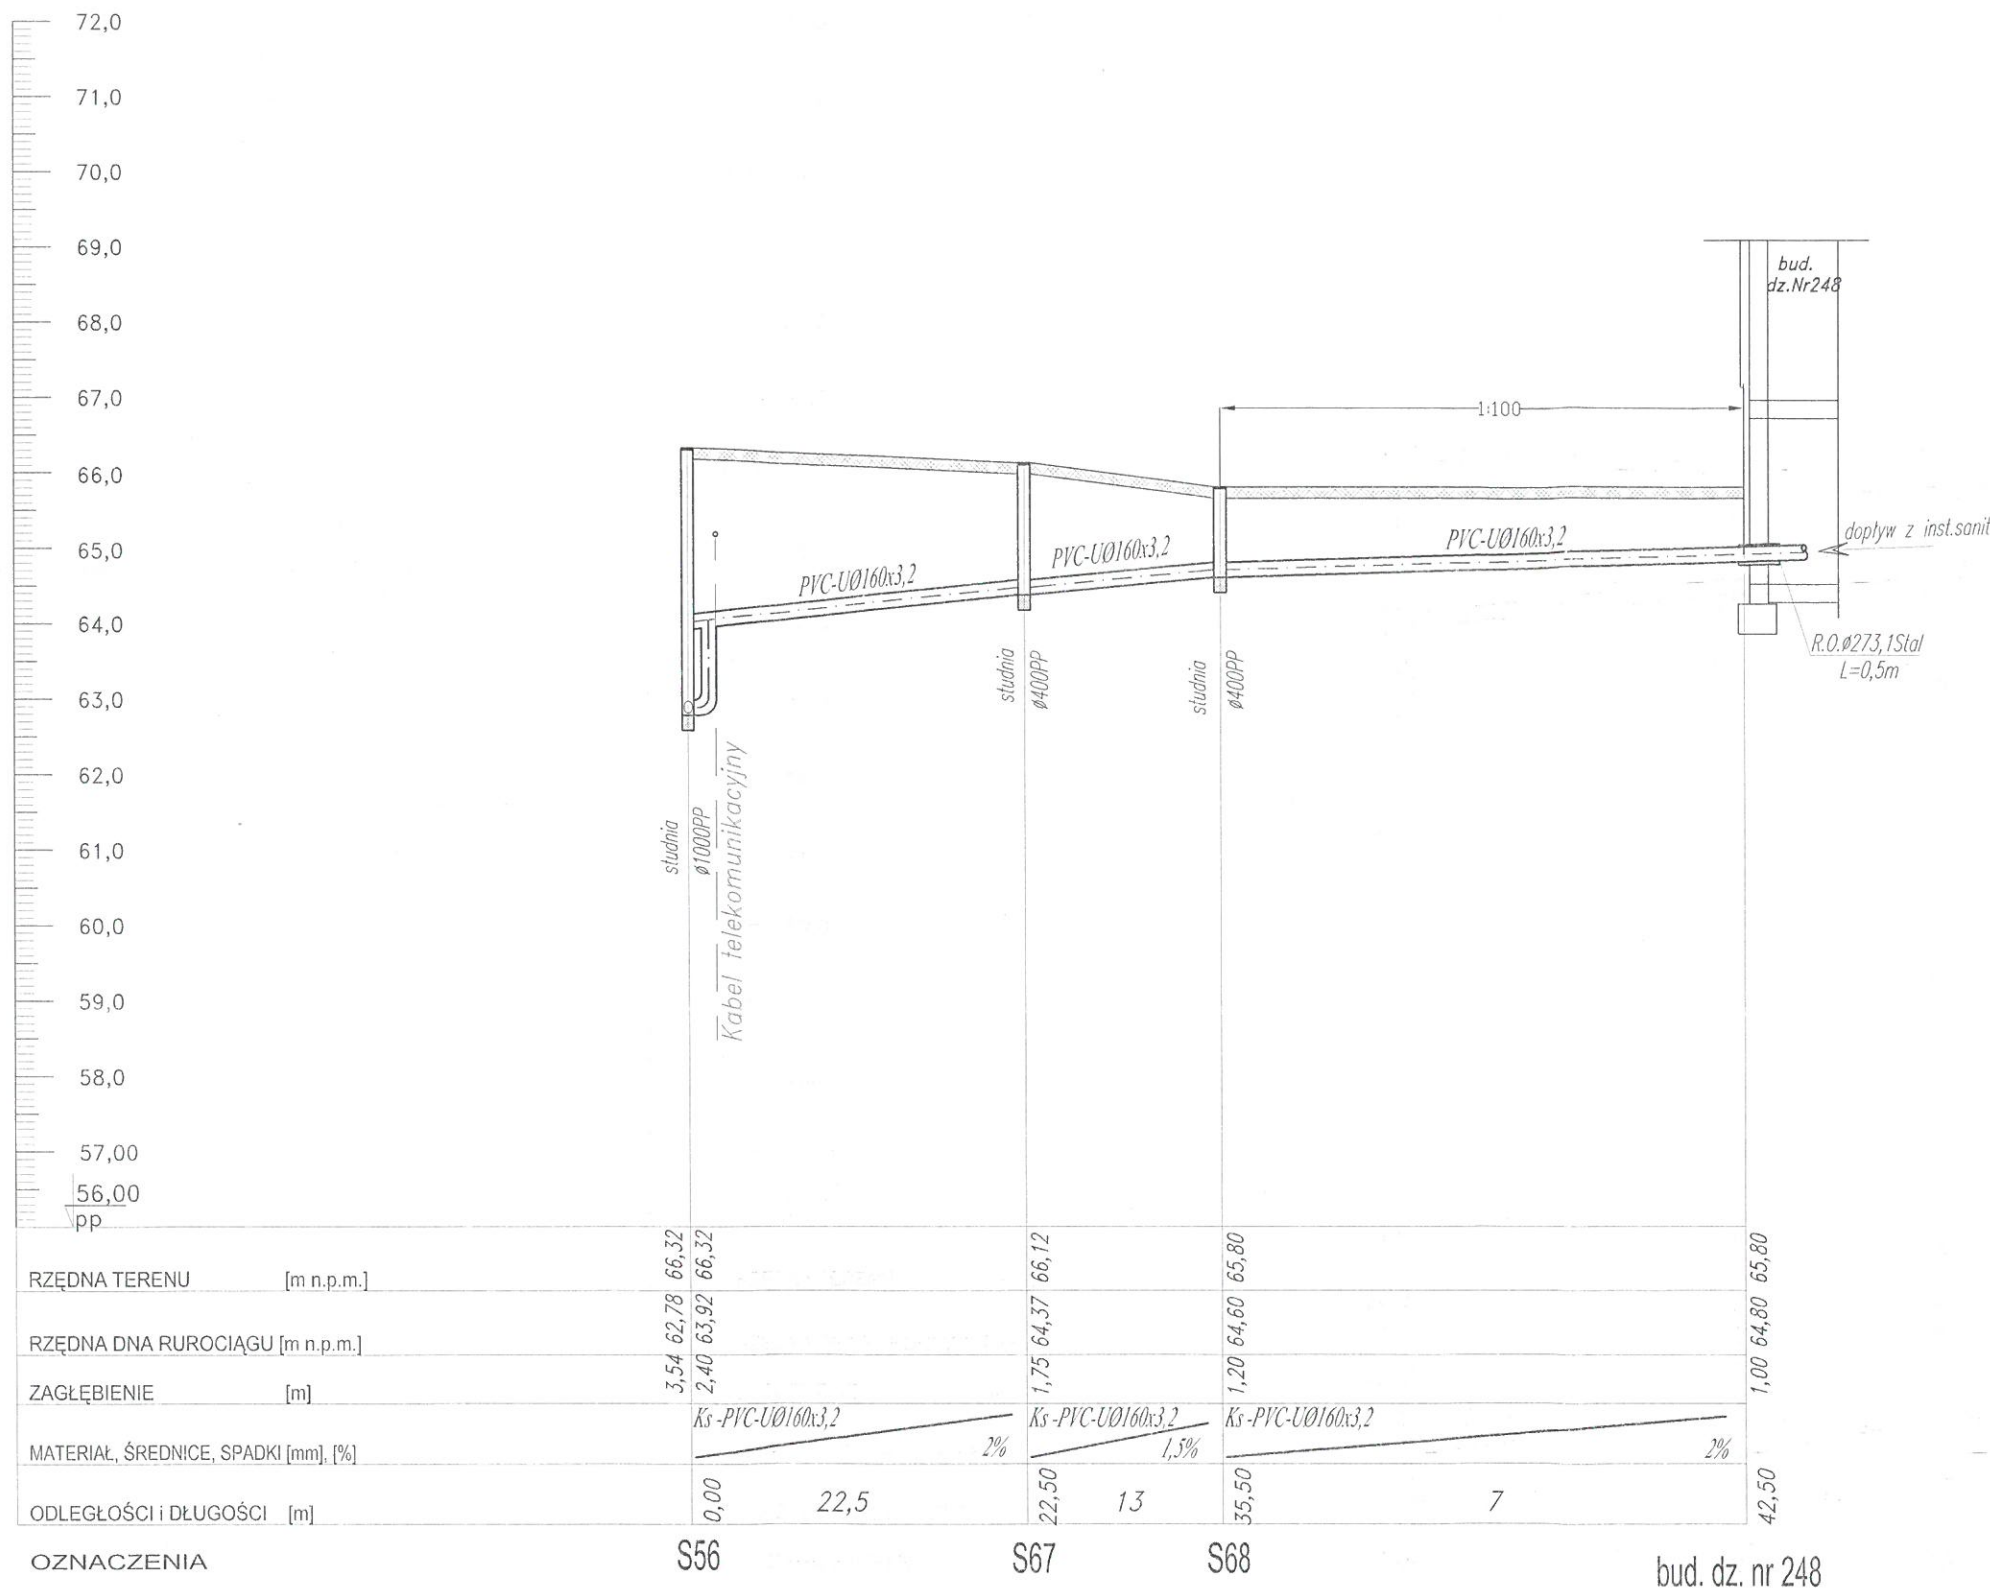

82-200 MALBORK Al. Wojska Polskiego 90A/b tel. (55) 272-70-81 e-mail: biuro@hydroterm.strefa.pl NIP579-113-23-72

ZADANIE: PROJEKT ZAGOSPODAROWANIA TERENU BUDOWA SIECI KANALIZACJI SANITARNEJ W OBRĘBIE MIEJSCOWOŚCI SZTUMSKA WIEŚ NOWA WIEŚ I ZAJEZIERZE ETAP I LOKALIZACJA: Sztumska Wieś gm. Sztum	Branża: SANITARNA Projektant: mgr inż. Adam Papaj 1529/EL/90 Uprawnienia budowlane w specjalności instalacyjno-inżynierskiej POM/IS/3649/01 Asystent: B. Głab	Data: Styczeń 2017r. Skala 1:100/500 Rys. 63
TYTUŁ RYS. PROFIL SIECI KANALIZACJI SANITARNEJ - TŁOCZNEJ odcinek: S56 - bud. dz. nr 248	Sprawdzający: mgr inż. Jacek Popławski POM/0139/POOS/04 Uprawnienia budowlane bez ograniczeń w specjalności instalacyjnej POM/IS/0213/05	Nr zlecenia 5152