
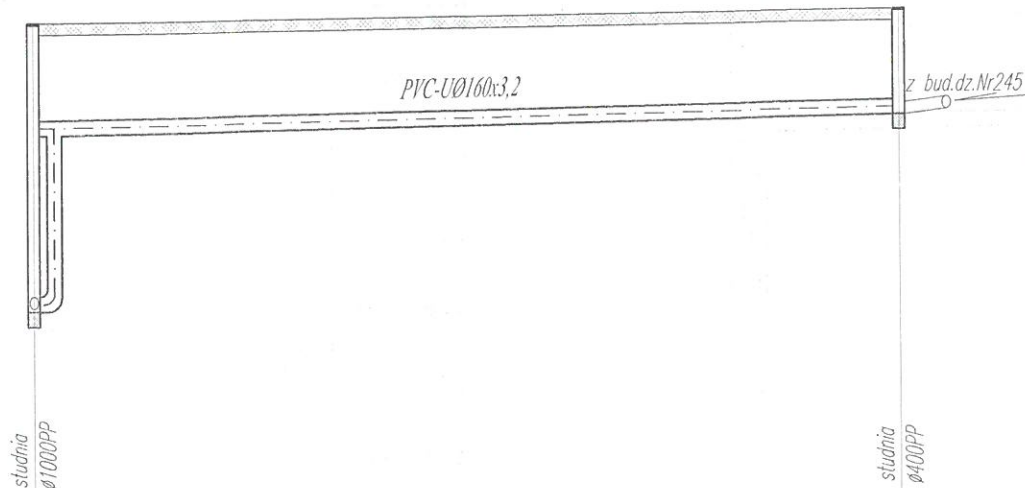


PROFIL PRZYŁĄCZY KANALIZACJI SANITARNEJ-GRAWITACYJNEJ
 Sztumska Wieś, Nowa Wieś, Zajezierze gm. Sztum
 Skala 1:100/100
 odcinek: S57 - S66

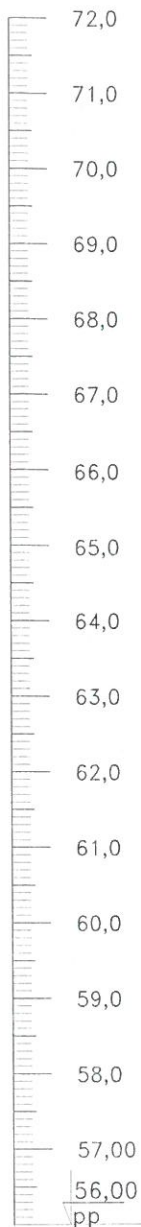

RZĘDNA TERENU [m n.p.m.]	66,78	66,78
RZĘDNA DNA RUROCIĄGU [m n.p.m.]	62,96	65,29
ZAGŁĘBIENIE [m]	3,82	1,49
MATERIAŁ, ŚREDNICE, SPADKI [mm], [%]	Ks-PVC-U Ø160x3,2 2%	
ODLEGŁOŚCI I DŁUGOŚCI [m]	0,00	11,5

OZNACZENIA

S57

S66



82-200 MALBORK Al. Wojska Polskiego 90A/b tel. (55) 272-70-81 e-mail: biuro@hydroterm.strefa.pl NIP579-113-23-72

ZADANIE: PROJEKT ZAGOSPODAROWANIA TERENU BUDOWA SIECI KANALIZACJI SANITARNEJ W OBRĘBIE MIEJSCOWOŚCI SZTUMSKA WIEŚ NOWA WIEŚ I ZAJEZIERZE ETAP I	Branża: SANITARNA Projektant: mgr inż. Adam Papaj 1529/EL/90 Uprawnienia budowlane w specjalności instalacyjno-inżynieryjnej	Data: Styczeń 2017r.
LOKALIZACJA: Sztumska Wieś gm. Sztum	POM/IS/3649/01 Asystent: B. Głąb	Skala 1:100/100 Rys. 64
TYTUŁ RYS. PROFIL SIECI KANALIZACJI SANITARNEJ - TŁOCZNEJ odcinek: S57 - S66	Sprawdzający: mgr inż. Jacek Popławski POM/0139/POOŚ/04 Uprawnienia budowlane bez ograniczeń w specjalności instalacyjnej POM/IS/0213/05	Nr zlecenia 5152