


PROFIL PRZYŁĄCZY KANALIZACJI SANITARNEJ-GRAWITACYJNEJ

Sztumska Wieś, Nowa Wieś, Zajezierze gm. Sztum

Skala 1:100/100

odcinek: S64 -- Ps6

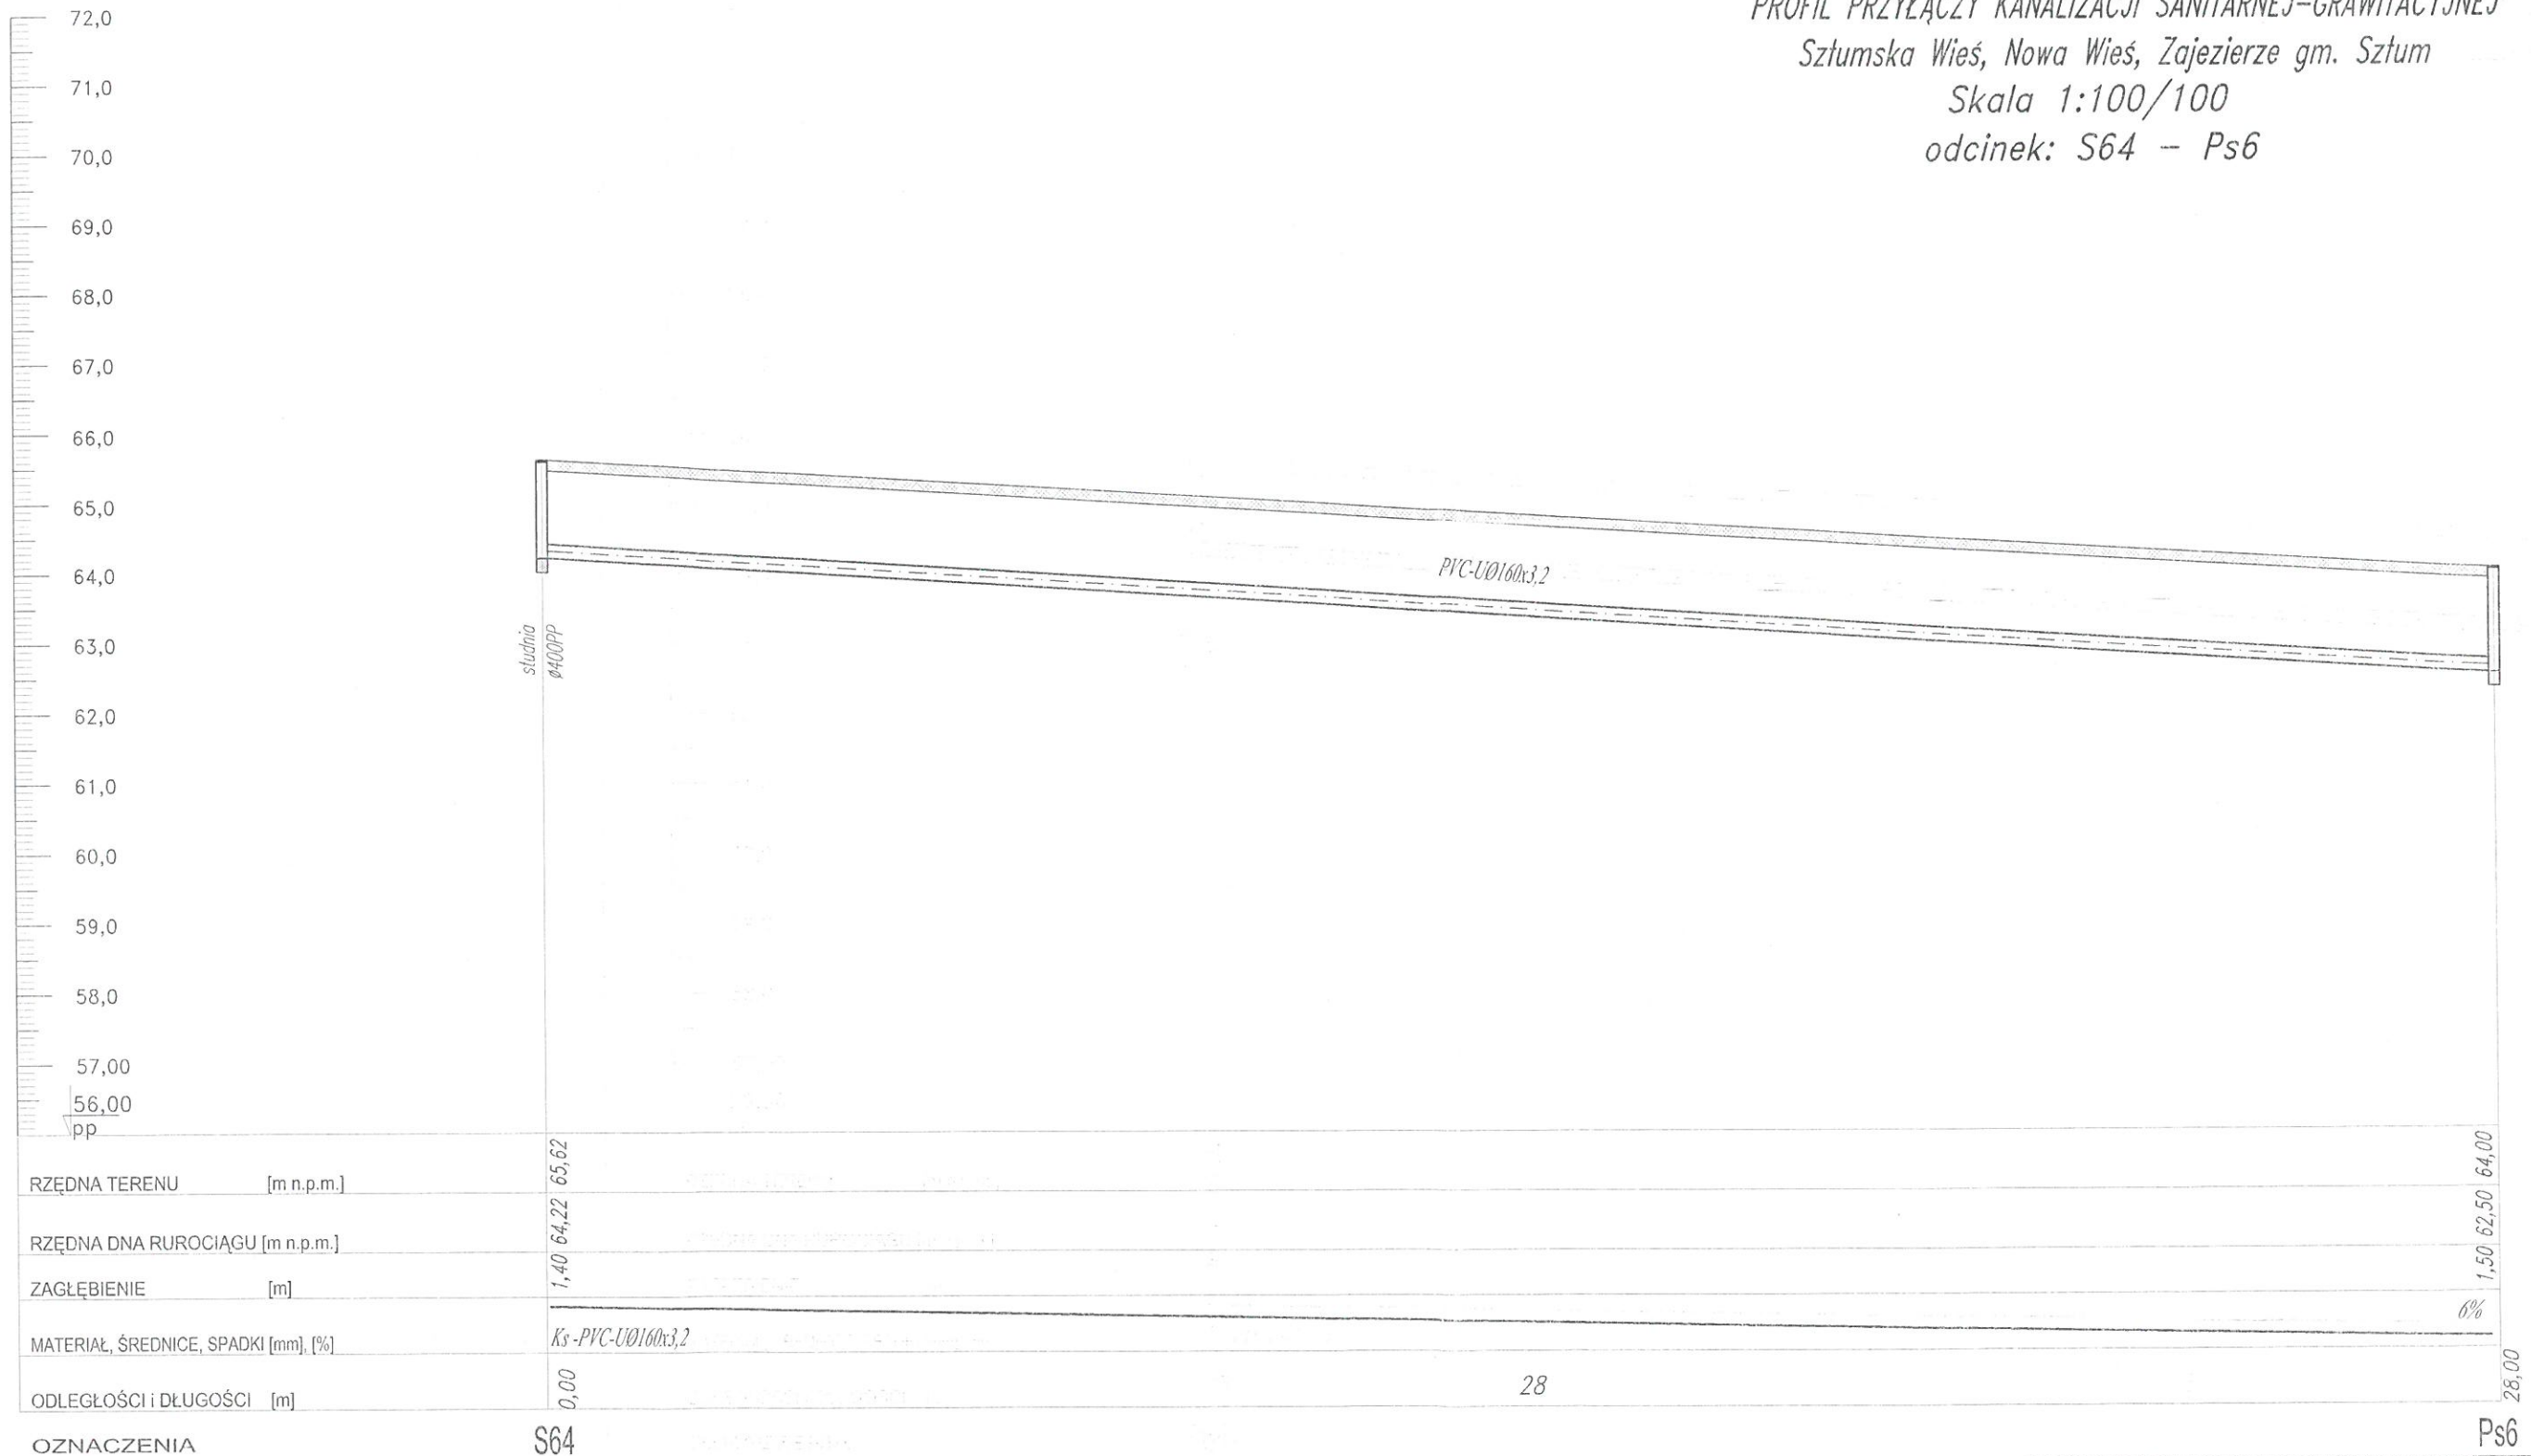

82-200 MALBORK Al. Wojska Polskiego 90A/b tel. (55) 272-70-81 e-mail: biuro@hydroterm.strefa.pl NIP579-113-23-72	
ZADANIE: PROJEKT ZAGOSPODAROWANIA TERENU BUDOWA SIECI KANALIZACJI SANITARNEJ W OBRĘBIE MIEJSCOWOŚCI SZTUMSKA WIEŚ NOWA WIEŚ I ZAJEZIERZE ETAP I	Branża: SANITARNA Data: Styczeń 2017r. Projektant: mgr inż. Adam Papaj 1529/EL/30 Uprawnienia budowlane w specjalności instalacyjno-inżynierskiej
LOKALIZACJA: Sztumska Wieś gm. Sztum	POM/IS/3649/01 Asystent: B. Ciągł
TYTUŁ RYS. PROFIL SIECI KANALIZACJI SANITARNEJ - TŁOCZNEJ odcinek: S64 - Ps6	Sprawdzający: mgr inż. Jacek Popławski POM/0139/POOOS/04 Uprawnienia budowlane bez ograniczeń w specjalności instalacyjnej POM/IS/0213/05
	Skala 1:100/100 Rys. 65 Nr zlecenia 5152