



PROFIL SIECI KANALIZACJI SANITARNEJ-GRAWITACYJNEJ
Sztumska Wieś, Nowa Wieś, Zajezerze gm. Sztum
Skala 1:100
odcinek: S4 - S3

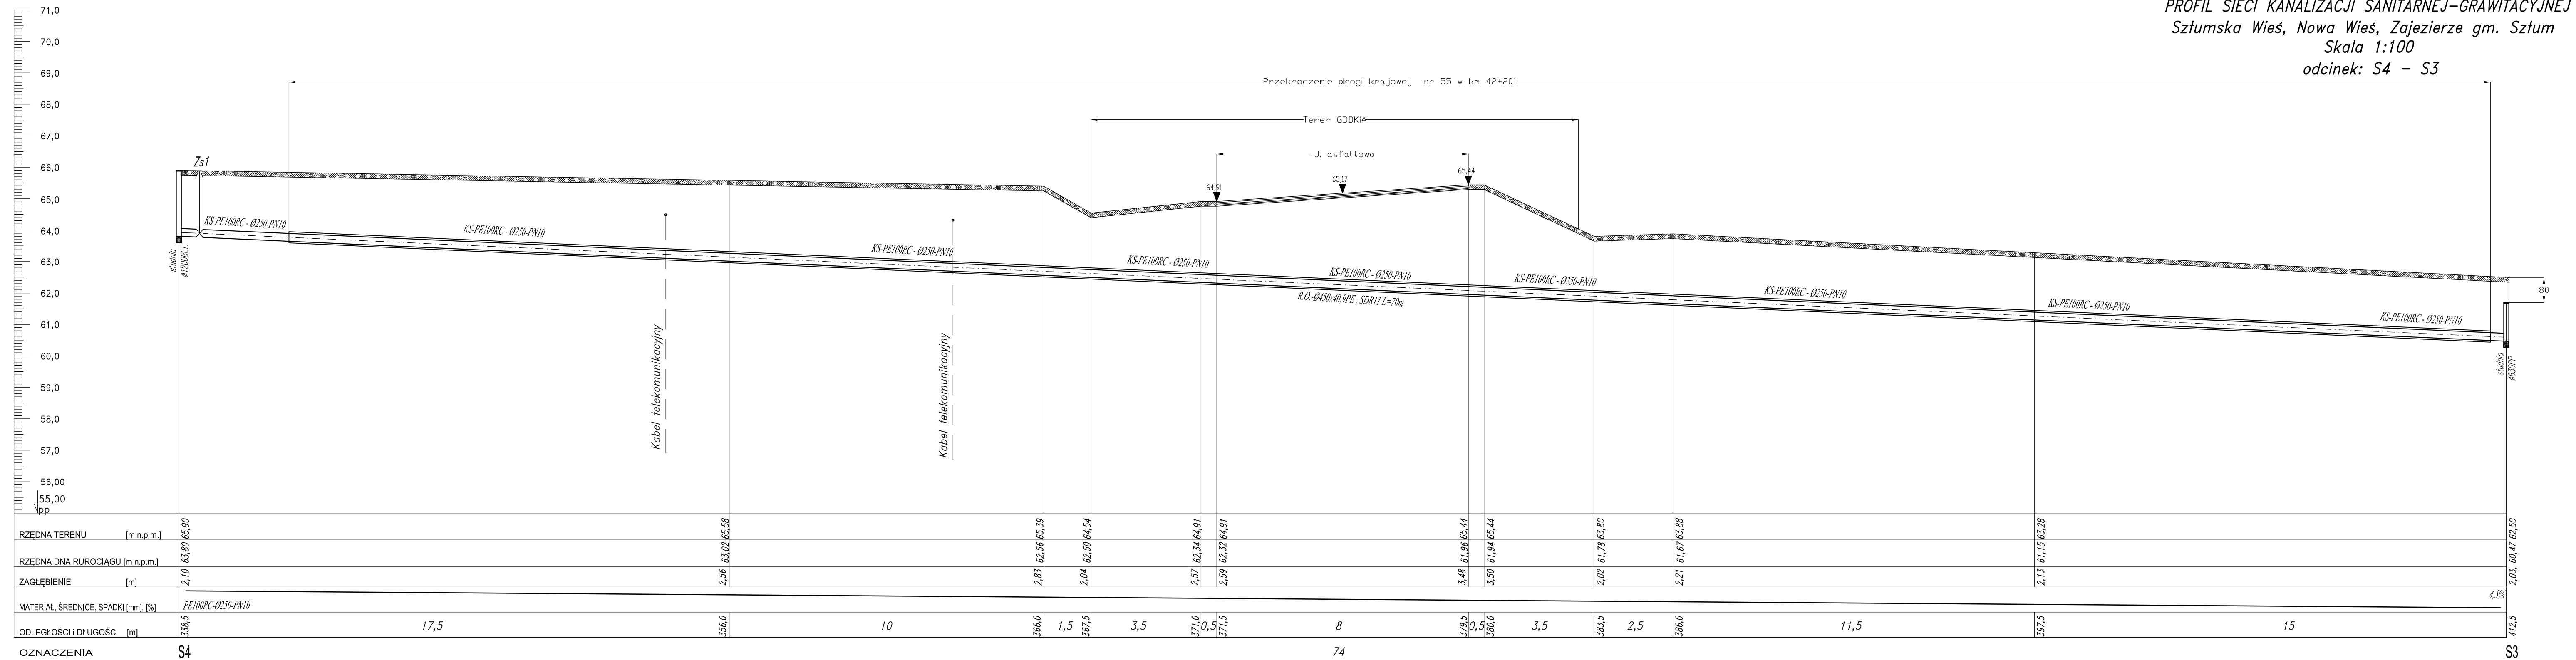

OZNACZENIA S4 74 S3

OZNACZENIA:
B - Blok oporowy
1. Tuleja kolnierzowa PE- 250 SDR11 z pierścieniem dociskowym żel.
2. Zasuwka żel. ciśn. kolnie. DN250 z uszczelnieniem miękkim, obudowa i skrzynka.

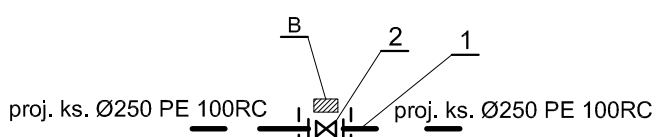

HYDRO-TERM
BIURO PROJEKTOWO-INWESTYCYJNE

62-200 MALBORK Al. Wojska Polskiego 90A/b tel. (55) 272-70-81 e-mail: biuro@hydroterm.strefa.pl NIP:579-113-23-72

ZADANIE: PROJEKT ZAGOSPODAROWANIA TERENU BUDOWA SIECI KANALIZACJI SANITARNEJ W OBRĘBIE MIEJSCOWOŚCI SZTUMSKA WIEŚ NOWA WIEŚ I ZAJEZERZE ETAP I

PROJEKTANT: mgr inż. Adam Papaj 1529/EL50

LOKALIZACJA: POMS/3649/01 B. Głęb

SZTUMSKA WIEŚ - GMINA SZTUM

TYTUŁ RYS. PROFIL SIECI KANALIZACJI SANITARNEJ - GRAWITACYJNEJ odcinek: S4-S3

Skala: 1:100/100

Rys. 9

Nr zlecenia: 5152