



PROJEKT ZAGOSPODAROWANIA TERENU
 BUDOWA SIECI KANALIZACJI SANITARNEJ
 W OBRĘBIE MIEJSCOWOŚCI SZTUMSKA WIEŚ
 NOWA WIEŚ I ZĄJEZIERZE
 SKALA 1:500

ETAP I

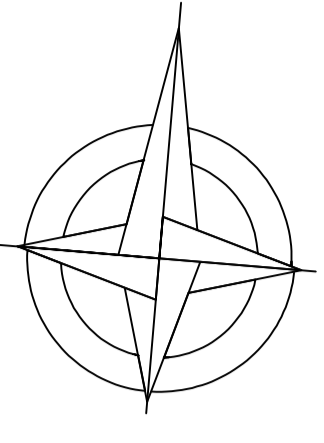

- LEGENDA :**
- URZĄDZENIA ISTNIEJĄCE**
- Sieć wodociągowa
 - Sieć elektroenergetyczna
 - Sieć telekomunikacyjna
 - Kanalizacja sanitarna
- URZĄDZENIA PROJEKTOWANE**
- Kanalizacja sanitarna-grawitacyjna
 - Kanalizacja sanitarna-łociwna

MAPA DO CELÓW PROJEKTOWYCH		ARKUSZ 4		SKALA 1:500	
Woj. Pomorskie gm. Sztum wieś Nowa Wieś i Ząziejrze		WYKONAWCA		Sztum, dnia 29.11.2016 r.	
Woj. Pomorskie gm. Sztum wieś Nowa Wieś i Ząziejrze		MAPA SPORZĄDZIŁ		Sztum, dnia 29.11.2016 r.	
Woj. Pomorskie gm. Sztum wieś Nowa Wieś i Ząziejrze		WYKONAWCA		Sztum, dnia 29.11.2016 r.	

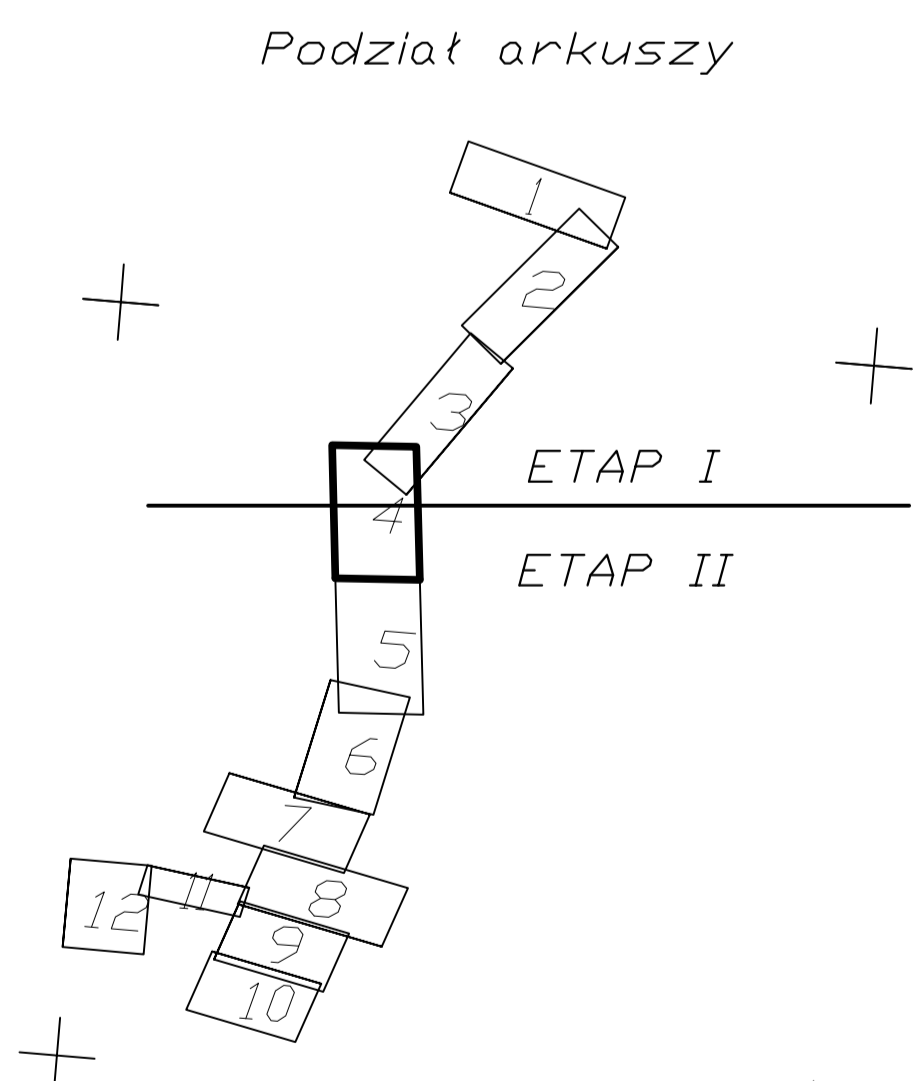

Mapa elektroniczna zgodna z mapą do celów projektowych
 wpisaną do zasobów ośrodka geodezyjnego dnia
 pod numerem

HYDROTERM
 BIURO PROJEKTOWO-INWESTYCYJNE

82-200 MALBORK Al. Wolności 64-66 tel. (55) 772-70-81 e-mail: biuro@hydroterm.pl NIP: 579-113-23-72

ZADANIE:	PROJEKT ZAGOSPODAROWANIA TERENU BUDOWA SIECI KANALIZACJI SANITARNEJ W OBRĘBIE MIEJSCOWOŚCI SZTUMSKA WIEŚ NOWA WIEŚ I ZĄJEZIERZE	Wzrost: Adam Pasol Data: 2016-11-29	Skala: 1:500
TYTUŁ RYSU:	PLAN ZAGOSPODAROWANIA TERENU	Architekt: Andrzej Pasol Data: 2016-11-29	Rok: 4
LOKALIZACJA:	SZTUMSKA WIEŚ, GMINA SZTUM	Wykonawca: Sztum, dnia 29.11.2016 r.	№ sheets: 5152

